

小郡駐屯地蒸気管改修工事

件名	小郡駐屯地蒸気管改修工事									
図面名称	表紙									
縮尺	1	図面番号	1 / 6	作成年月日	令和7年4月21日					
業務隊長	管理科長	営繕主任	管財主任	工事企画	営繕係	ボイラー	施設管理			

仕 様 書

1 工事件名 小郡駐屯地蒸気管改修工事

2 場所 福岡県小郡市小郡2277 陸上自衛隊小郡駐屯地

3 概要 蒸気管撤去
既設蒸気管設置
一式

4 工期 工事施工しない日及び時間帯



(1) 原則として、工事施工しない日及び時間を指定しない。
(2) 原則として、平日の午後5時から翌日午前8時15分まで。ただし、別に定める場合はこの限りではない。

5 一般事項




- (1) 本設計図によるほか、国土交通省大臣官庁設備工部局「土木建築改修工事標準仕様書」(機械設備工制)に基づき実施する。
- (2) 本工事は、当該工事標準仕様書及び本設計図に準拠して実施する。本工事は、工事現場において、関係者(関係者)の指示に従って実施する。本工事は、工事現場において、関係者(関係者)の指示に従って実施する。
- (3) 本工事は、工事現場において、関係者(関係者)の指示に従って実施する。本工事は、工事現場において、関係者(関係者)の指示に従って実施する。
- (4) 本工事は、工事現場において、関係者(関係者)の指示に従って実施する。本工事は、工事現場において、関係者(関係者)の指示に従って実施する。
- (5) 本工事は、工事現場において、関係者(関係者)の指示に従って実施する。本工事は、工事現場において、関係者(関係者)の指示に従って実施する。
- (6) 本工事は、工事現場において、関係者(関係者)の指示に従って実施する。本工事は、工事現場において、関係者(関係者)の指示に従って実施する。
- (7) 本工事は、工事現場において、関係者(関係者)の指示に従って実施する。本工事は、工事現場において、関係者(関係者)の指示に従って実施する。
- (8) 本工事は、工事現場において、関係者(関係者)の指示に従って実施する。本工事は、工事現場において、関係者(関係者)の指示に従って実施する。
- (9) 本工事は、工事現場において、関係者(関係者)の指示に従って実施する。本工事は、工事現場において、関係者(関係者)の指示に従って実施する。
- (10) 本工事は、工事現場において、関係者(関係者)の指示に従って実施する。本工事は、工事現場において、関係者(関係者)の指示に従って実施する。
- (11) 本工事は、工事現場において、関係者(関係者)の指示に従って実施する。本工事は、工事現場において、関係者(関係者)の指示に従って実施する。

6 特記事項

- (1) 特記事項は、本設計図に準拠して実施すること。
- (2) 本工事は、工事現場において、関係者(関係者)の指示に従って実施すること。
- (3) 本工事は、工事現場において、関係者(関係者)の指示に従って実施すること。
- (4) 本工事は、工事現場において、関係者(関係者)の指示に従って実施すること。
- (5) 本工事は、工事現場において、関係者(関係者)の指示に従って実施すること。
- (6) 本工事は、工事現場において、関係者(関係者)の指示に従って実施すること。

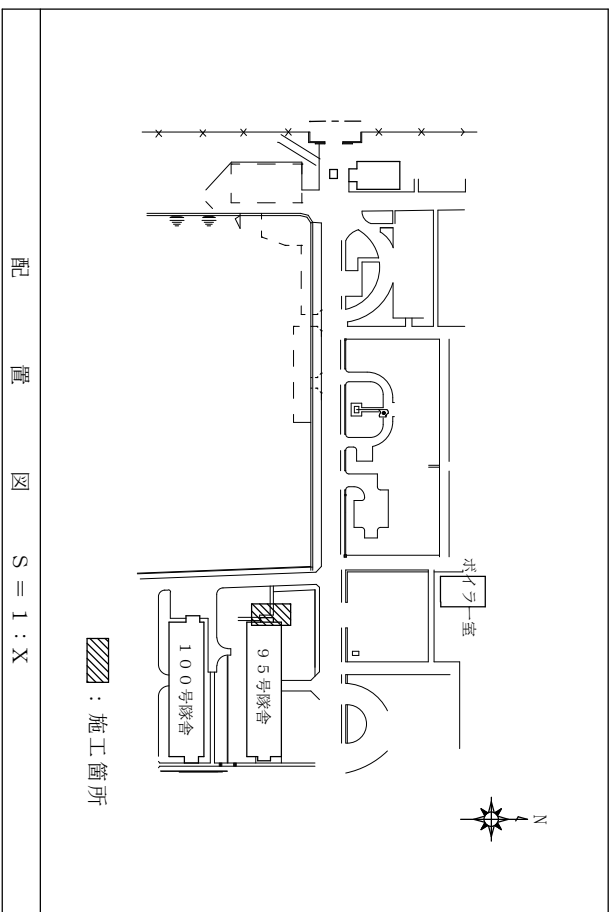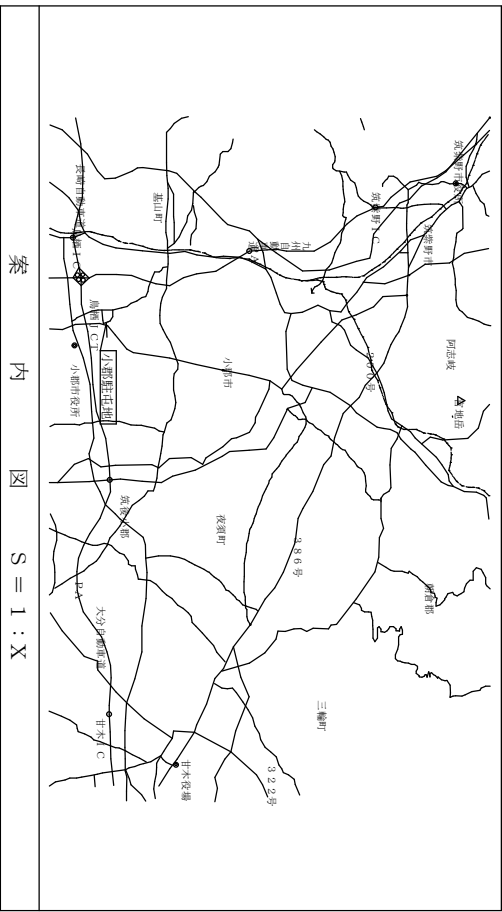

件名	小郡駐屯地蒸気管改修工事		
図面名称	仕様書・案内図・配置図		
縮尺	図示	図面番号	2 / 6
		作成年月日	令和7年4月21日
陸上自衛隊 小郡駐屯地業務隊 管理科			

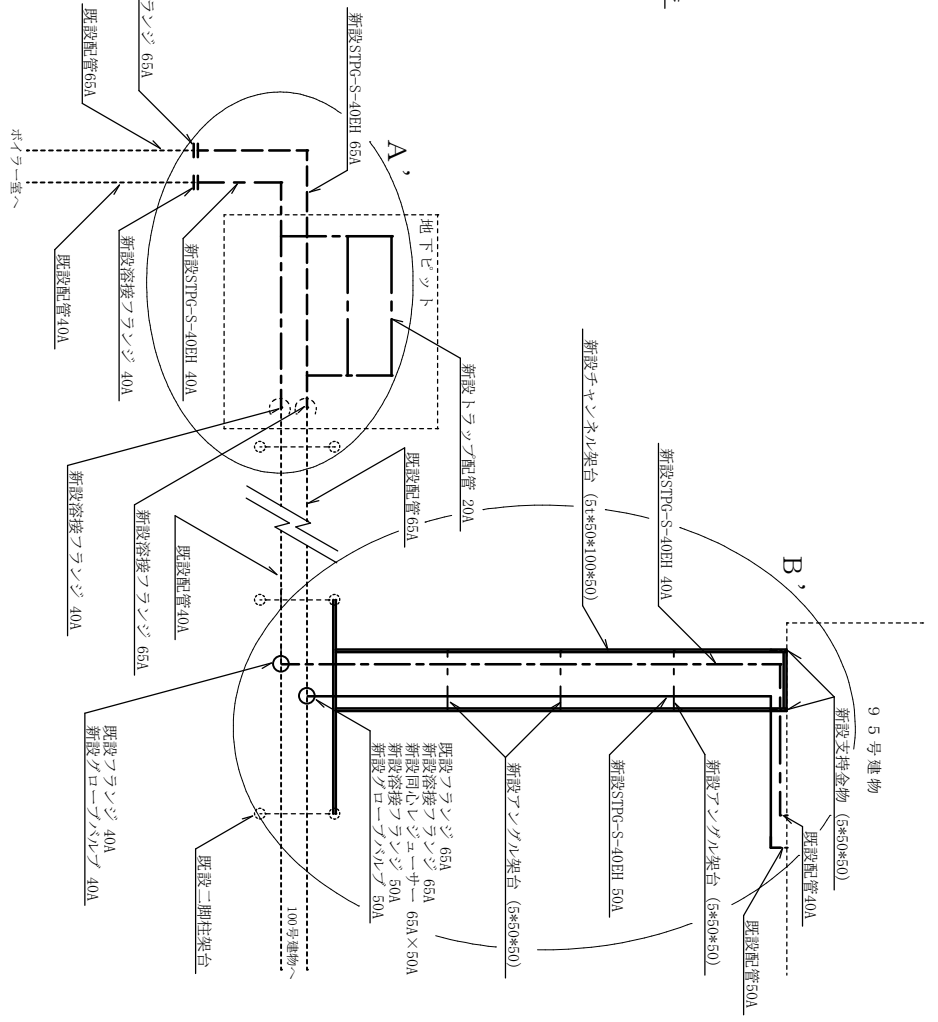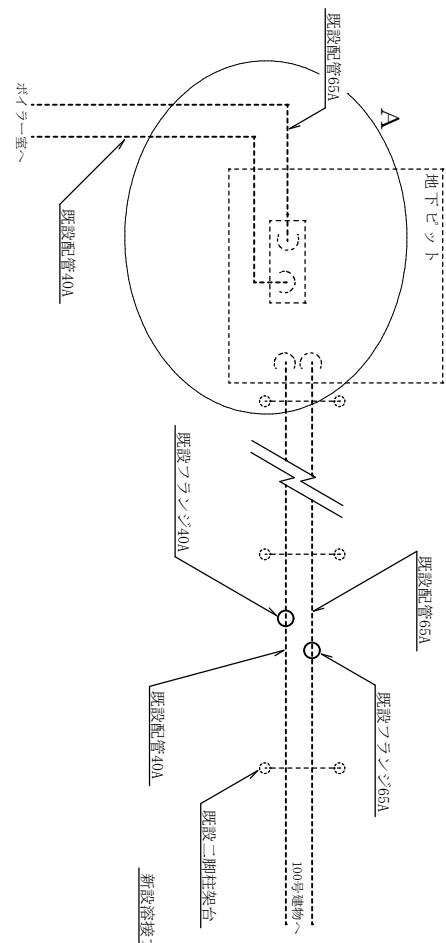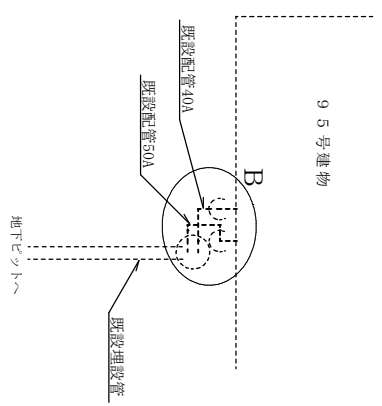


改修前蒸気管平面図

凡	例
---	新設STPG-S-40EH 65A
---	新設STPG-S-40EH 50A
---	新設STPG-S-40EH 40A
---	新設トランプ配管 20A
---	新設アンクル架台 (5*50*100*50)
---	新設アンクル架台 (5*50*50)


改修後蒸気管平面図

件名	小郡駐屯地蒸気管改修工事				
図面名称	蒸気管平面図				
縮尺	1/X	図面番号	3/6	作成年月日	令和7年4月21日
陸上自衛隊	小郡駐屯地業務隊				管理科

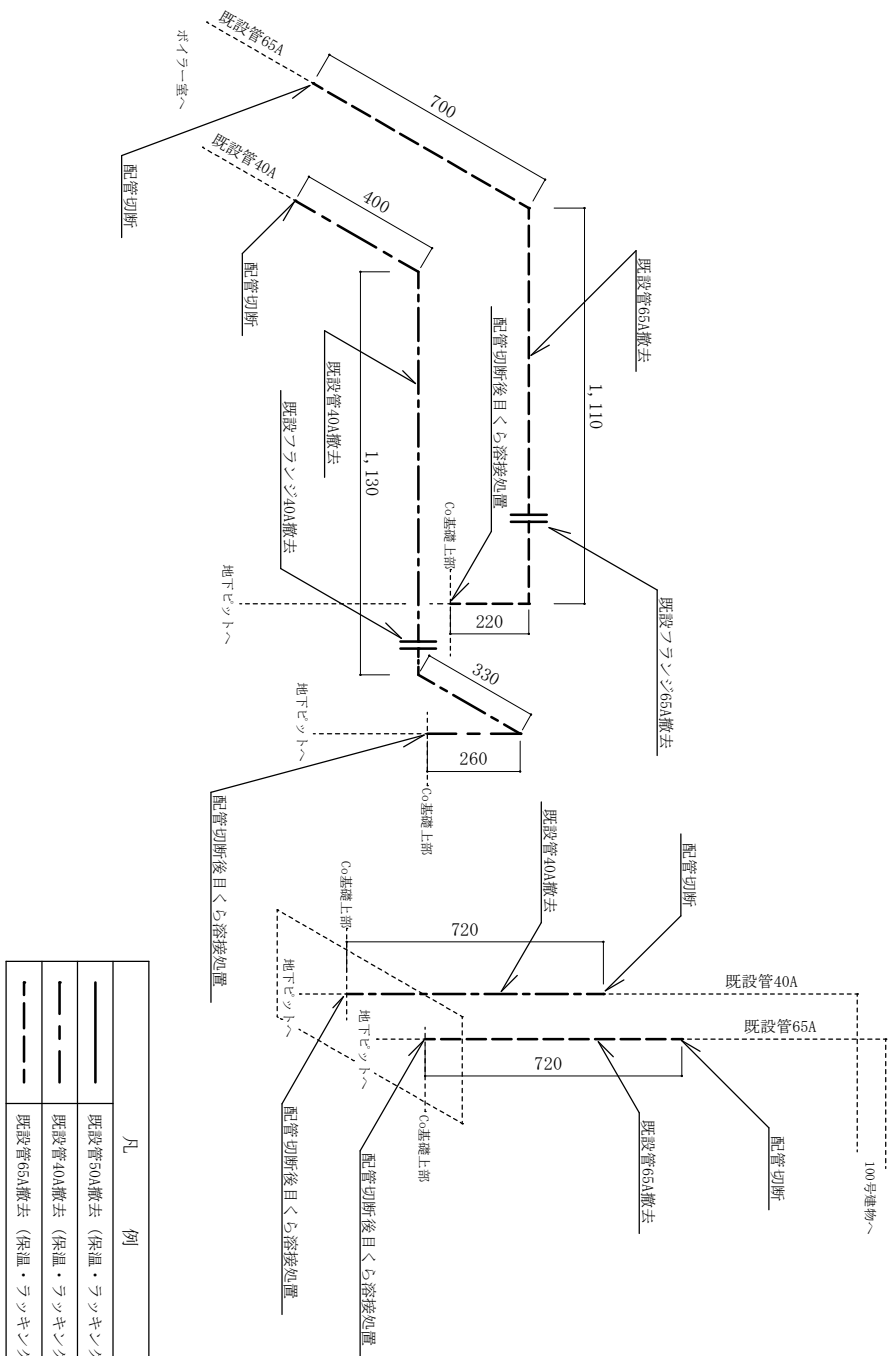

凡	例
——	既設管50A撤去 (保温・ラッキンゴ含む)
---	既設管40A撤去 (保温・ラッキンゴ含む)
---	既設管65A撤去 (保温・ラッキンゴ含む)

蒸気管平面図 A部撤去詳細図

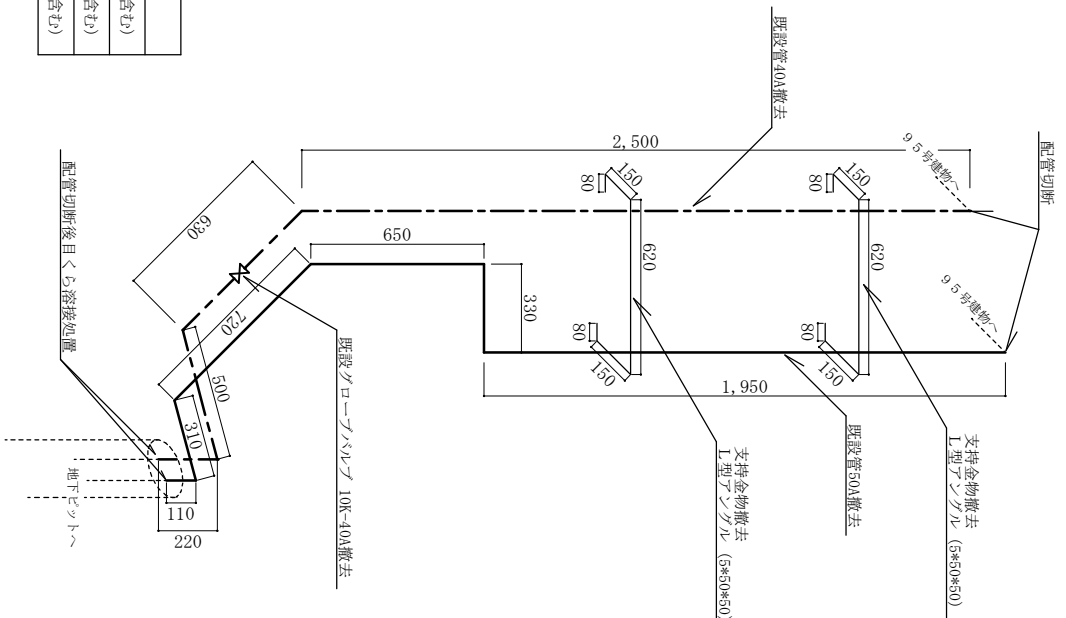

蒸気管平面図 B部撤去詳細図

件名	小郡駐屯地蒸気管改修工事					
図面名称	詳細図 (蒸気管撤去)					
縮尺	1/X	図面番号	4/6	作成年月日	令和7年4月21日	
縮					陸上自衛隊 小郡駐屯地業務隊 管理科	

