


 
 
 
 
 


変圧器等更新

件名	変圧器等更新						
図面名称	表紙						
縮尺	—	図面番号	1 / 5	作成年月日	令和7年5月19日		
業務隊長	管理科長	営繕主任	管財主任	工事企画	施設管理	営繕係	作成者
							
陸上自衛隊 小郡駐屯地業務隊 管理科							

仕 様 書

1 件 名
変圧器等更新

2 場 所
福岡県小郡市小郡2277 小郡駐屯地

- 3 概 要
- | | |
|-----------------|------|
| (1) 変圧器の撤去 | 6 台 |
| (2) 変圧器の設置 | 6 台 |
| (3) 高圧ピン碍子の取替 | 21 個 |
| (4) 高圧カットアウトの取替 | 10 個 |
| (5) 高圧引下用電線の取替 | 79 m |
| (6) 変圧器台板の取替 | 2 箇所 |

4 作業実施日及び時間帯

- (1) 停電を伴わない場合
原則、平日の午前8時15分から午後5時まで。ただし、別に定める場合はこの限りではない。
- (2) 停電を伴う場合
原則、土曜日、日曜日及び祝日の午前8時15分から午後5時まで。

5 一般事項

- (1) 本役務は、本仕様書及び本設計図によるほか、国土交通省大臣官房官庁営繕部制定「公共建築工事標準仕様書」「公共建築改修工事標準仕様書」（電気設備工事編、機械設備工事編）に基づき実施する。
- (2) 施工上、軽微なもので当然必要と思われる事項は、本仕様書に記載なくとも監督官の指示により実施すること。
- (3) 写真は、着工前・完成後及び主要な役務段階毎及び監督官の指示する箇所を撮影し、写真帳に整理後、1部提出する。尚、写真データについては、確実に消去するものとする。
- (4) 役務中、他の箇所に汚損又は破損等を及ぼした場合は、速やかに監督官に報告するとともに請負者の責任において速やかに現状復旧するものとする。
- (5) 役務中の安全管理には十分留意し、事故等が発生しないよう万全を期す。
- (6) 本仕様書及び役務に際し疑義を生じた場合は、監督官と協議した後、実施する。
- (7) 役務で発生した金属発生材については、発生材調書を作成の上、監督官の指示する場所に集積するものとする。その他の発生材は関係法令に基づき、請負者の責任において全て駐屯地外に搬出し、処分するものとする。
- (8) 本仕様書図面に記載されている寸法等は標準寸法であるため、作業に先立ち現場調査を実施すること。
- (9) 工事に必要な場所以外には立ち入らないものとする。

6 特記事項

- (1) 作業実施日は、事前に監督官と打ち合わせするものとする。
- (2) 官側の電気の使用は原則禁止とする。
- (3) 監督官の指示する書類を速やかに提出すること。
- (4) 高圧引下線の規格
高圧架橋が「リチンケ-プル (PDC) 5.5SQ

(5) 変圧器の規格は、以下に示す同等以上とする。尚、調達の前に承認図等を提出し、監督官の承認を得ること。

項番	場所	容量	相数	電圧	重量 (概算)
1	浴場横	100KVA撤去・新設	単相	6600/210-105V	約300kg
2	キュービクル	75KVA撤去・新設	3相	6600/210	約300kg
3	発生材	20KVA撤去・新設	単相	6600/210-105V	約110kg
4	置場	50KVA撤去・新設	3相	6600/210	約220kg
5	1号隊舎	20KVA撤去・新設	単相	6600/210-105V	約110kg
6		50KVA撤去・新設	3相	6600/210	約220kg

※新設分はすべて” JIS C 4304”、トッパ-油入変圧器、60Hz

(6) 変圧器については絶縁耐力試験を行うこと。


件 名	変圧器等更新				
図面名称	仕様書				
縮 尺	-	図面番号	2 / 5	作成年月日	令和 7年 5月 19日
陸上自衛隊 小郡駐屯地業務隊 管理科					

新設する変圧器は全て4カ所をアンカーでキュービクルに固定し、防振ゴム付とすること





変圧器 3相75KVA撤去・新設

変圧器 単相100KVA撤去・新設

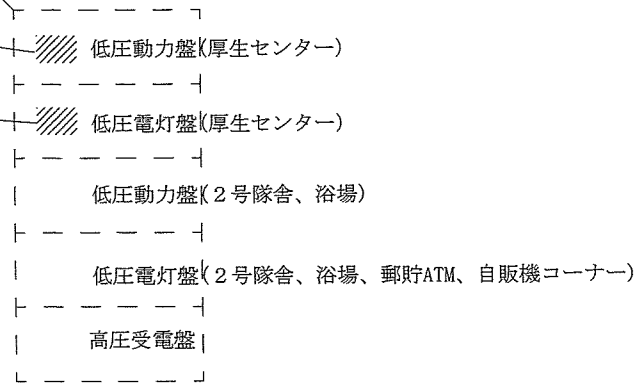

浴場横キュービクル平面図 S=1:X

件名	変圧器等更新				
図面名称	浴場横キュービクル平面図				
縮尺	—	図面番号	4 / 5	作成年月日	令和 7年 5月 19日
陸上自衛隊 小郡駐屯地業務隊 管理科					

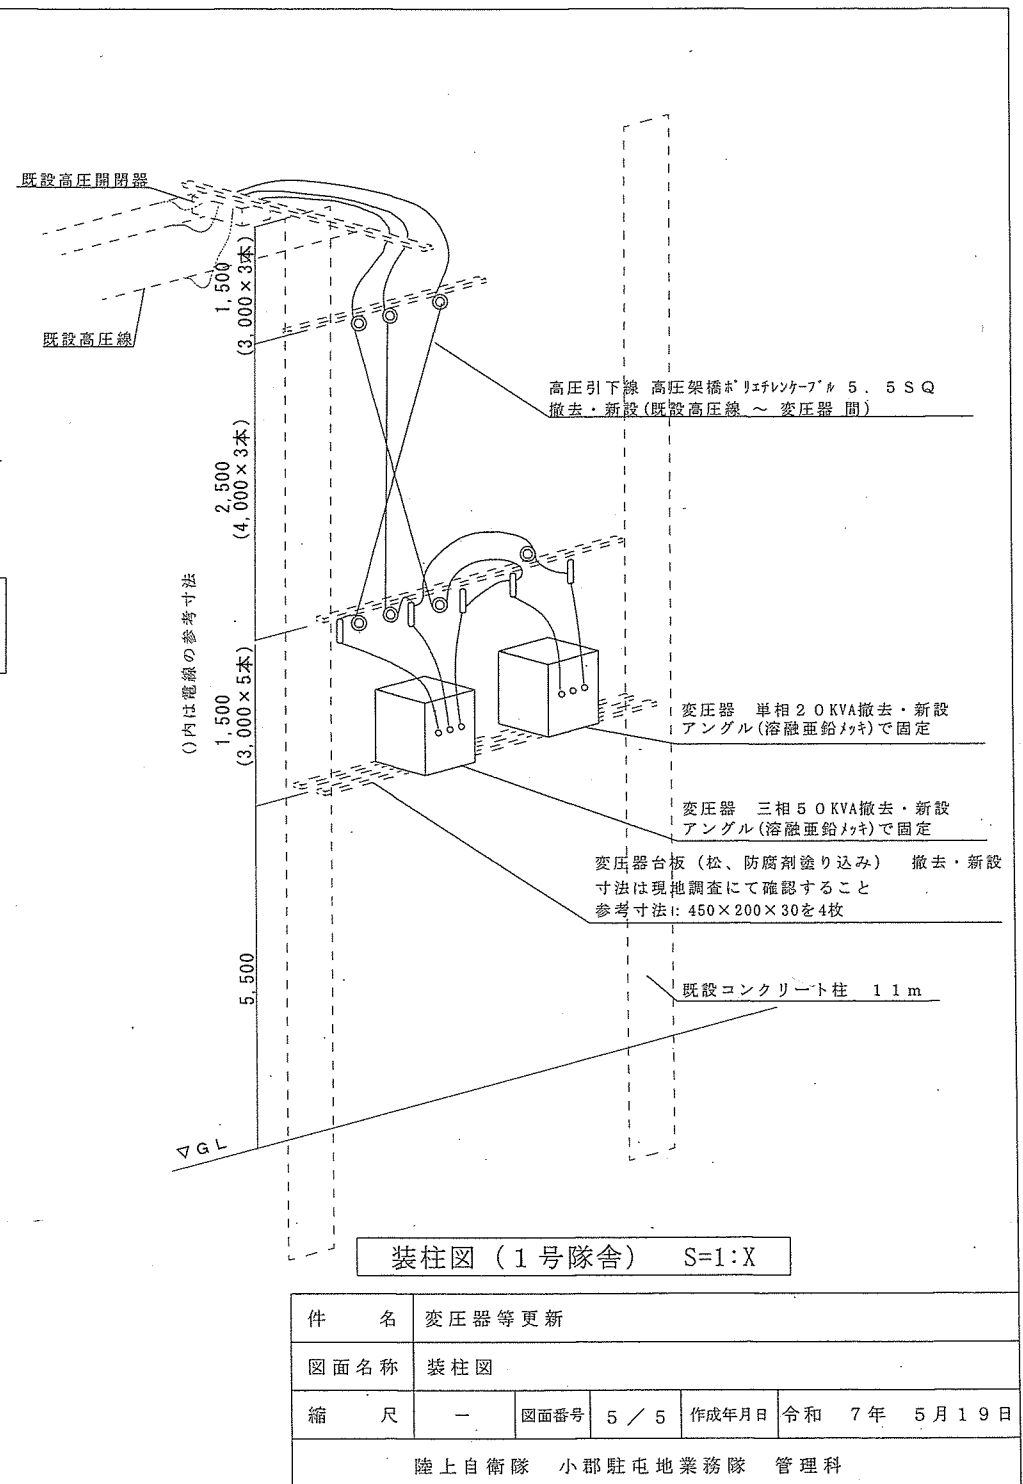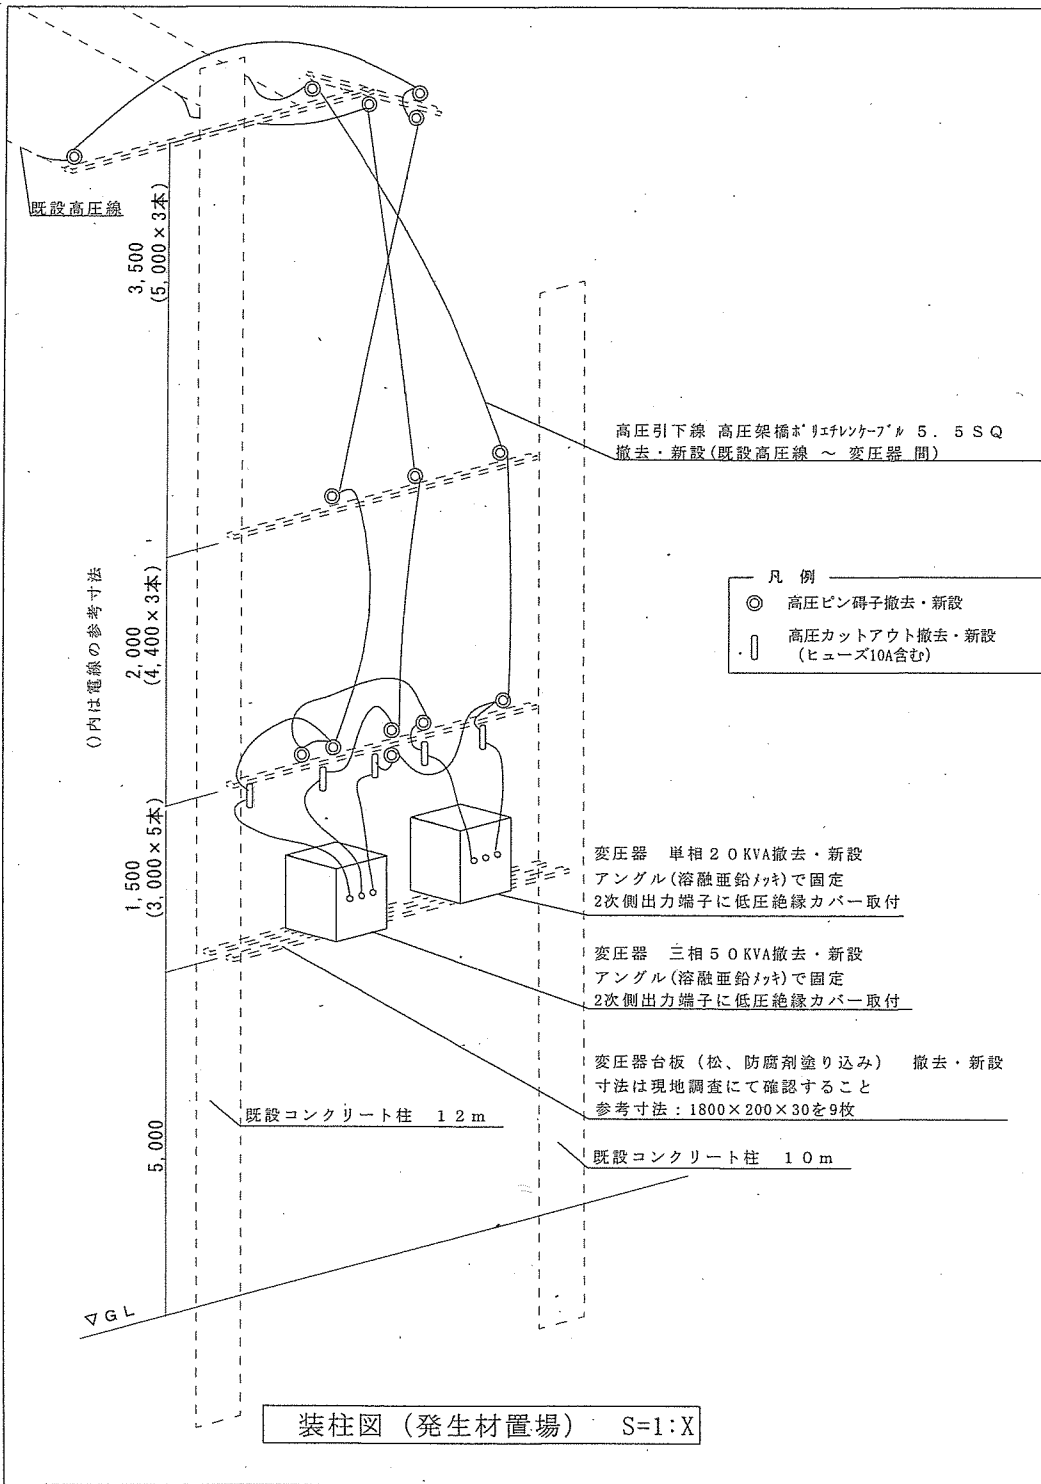

件名	変圧器等更新				
図面名称	装柱図				
縮尺	—	図面番号	5 / 5	作成年月日	令和 7年 5月 19日
陸上自衛隊 小郡駐屯地業務隊 管理科					