

# 小郡駐屯地便所改修工事

件名	小郡駐屯地便所改修工事					
図面名称	表紙					
縮尺	-	図面番号	1 / 1 2	作成年月日	令和7年11月11日	
業務隊長	管理科長	営繕主任	管財主任	工事企画	給排水	作成者
陸上自衛隊 小郡駐屯地業務隊 管理科						

仕 様 書

1 工事名称 小郡駐屯地便所改修工事

2 場所 福岡県小郡市小郡2277 陸上自衛隊小郡駐屯地

3 工事概要  
 (1) 和式大工工事  
 (2) 洋式大工工事  
 (3) 給排水工事  
 (4) 床修繕工事  
 (5) 壁面調整  
 (6) 試運転  
 (7) 撤去  
 13箇所  
 一式一式  
 一式一式

4 工事施工しない日及び時間帯

- (1) 原則として土曜日の日曜日及び祝日。ただし、別に定める場合はこの限りではない。
- (2) 原則として施工日の午後5時から午前8時15分まで。ただし、別に定める場合はこの限りではない。



5 一般事項

- (1) 本工事は、建築工事標準仕様書「編」に定めるほか、国土交通省大臣官庁営繕部（機械設備工事編）（電気設備工事編）に諸規定を遵守し、毎及び写真監督の指示に従って実施する。
- (2) 本工事は、工事現場の安全確保に留意し、発生した事故の発生原因を調査し、再発防止を図る。
- (3) 写真撮影は、工事現場の安全確保に留意し、発生した事故の発生原因を調査し、再発防止を図る。
- (4) 現場作業中に発生した事故の発生原因を調査し、再発防止を図る。
- (5) 現場作業中に発生した事故の発生原因を調査し、再発防止を図る。
- (6) 現場作業中に発生した事故の発生原因を調査し、再発防止を図る。
- (7) 現場作業中に発生した事故の発生原因を調査し、再発防止を図る。
- (8) 現場作業中に発生した事故の発生原因を調査し、再発防止を図る。
- (9) 現場作業中に発生した事故の発生原因を調査し、再発防止を図る。
- (10) 現場作業中に発生した事故の発生原因を調査し、再発防止を図る。


6 特記事項  
 (1) 設置(配管含む)については、事前に承認図を提出し、監督官の承認をうけた後使用する。

材料名	規格
一般用プラスチック	LIXIL C-P25H
シャワーユニット	LIXIL CF-T7114A
	LIXIL CW-FB21-NE

- (3) 紙巻器は、洋式便器にあつた場所に移動するものとし、既設を再使用する。
- (4) 官側の電機点検を行うこととする。
- (5) 改修後、機器の使用を原則禁止とする。

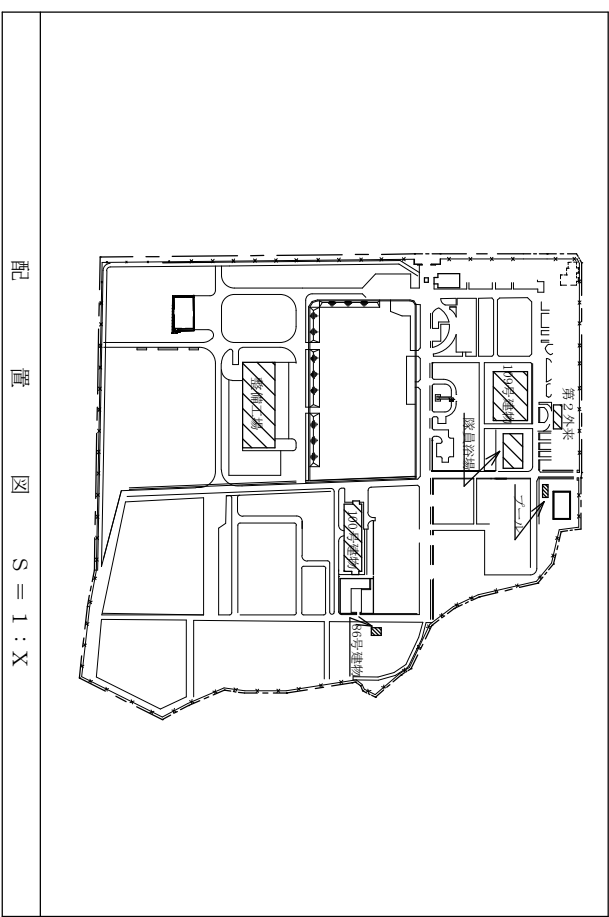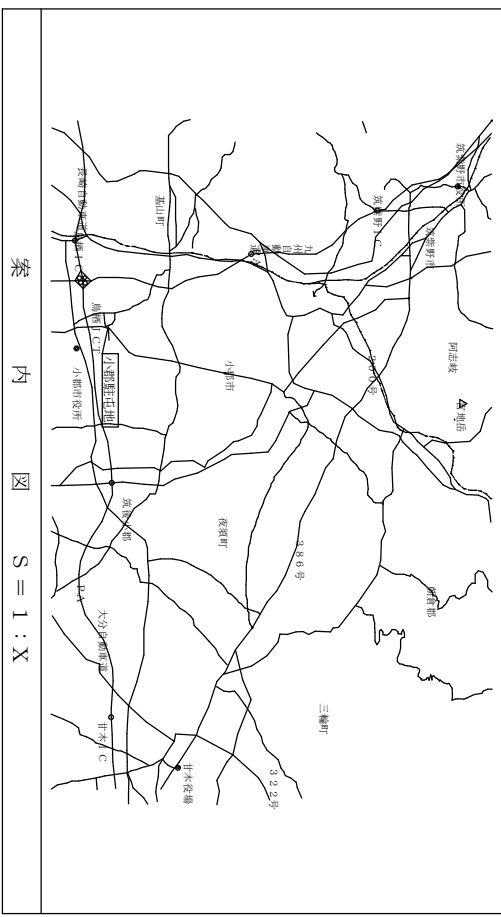


件名	小郡駐屯地便所改修工事				
図面名称	仕様書・案内図・配置図				
縮尺	1/X	図面番号	2/12	作成年月日	令和7年11月11日
陸上自衛隊 小郡駐屯地業務隊 管理科					

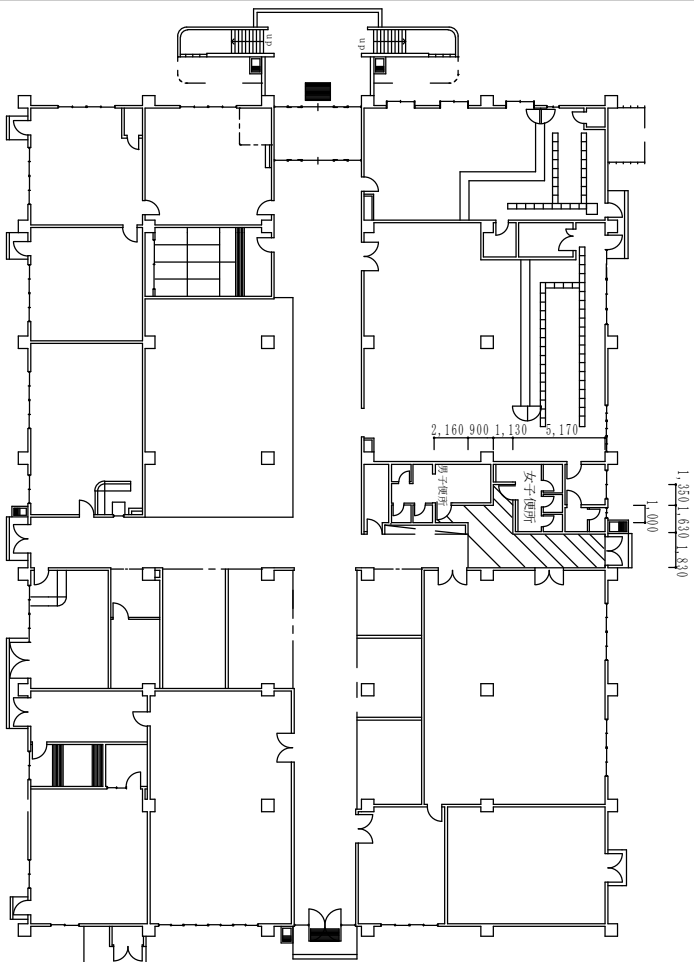


109号建物1階平面図 1/X

凡例  
養生範囲

- ・既設便器撤去
- ・給水管改修
- ・トイレ撤去

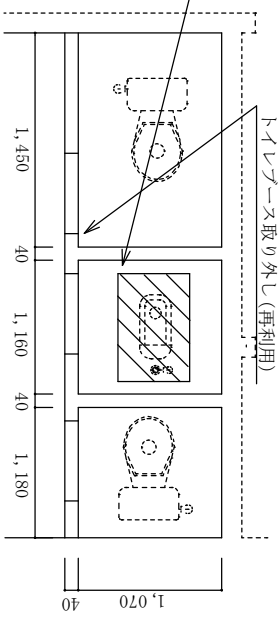

- ・既設給水管接続
- ・便器撤去部防水モルタル補修
- ・トイレ仕上げ
- ・既設汚水管に接続

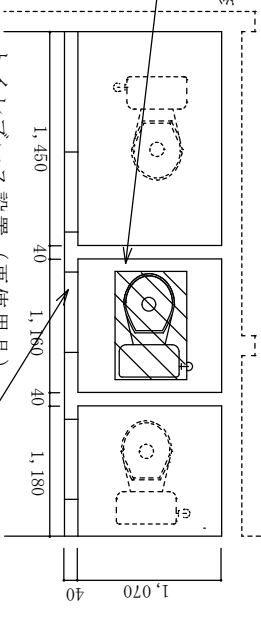


※扉勝手変更含む


1F女子便所改修後平面図 1/X

凡例  
施工範囲

- ・既設便器撤去
- ・給水管改修
- ・トイレ撤去

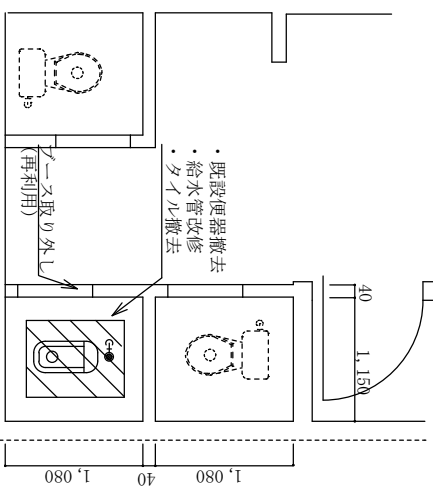

- ・既設給水管接続
- ・トイレ撤去部防水モルタル補修
- ・トイレ仕上げ
- ・既設汚水管に接続

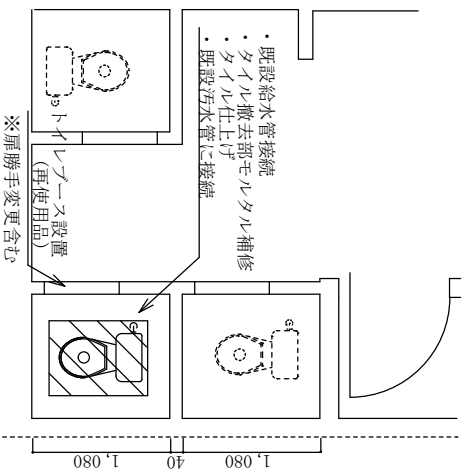



1F男子便所改修後平面図 1/X

凡例  
施工範囲

1F男子便所改修前平面図 1/X

小郡駐屯地便所改修工事

作	小郡駐屯地便所改修工事				
図面名称	109号建物1F改修前後平面図				
縮	1/X	図面番号	3/12	作成年月日	令和7年11月11日
陸上自衛隊 小郡駐屯地業務隊 管理科					

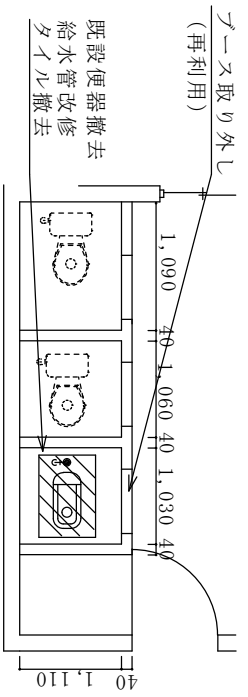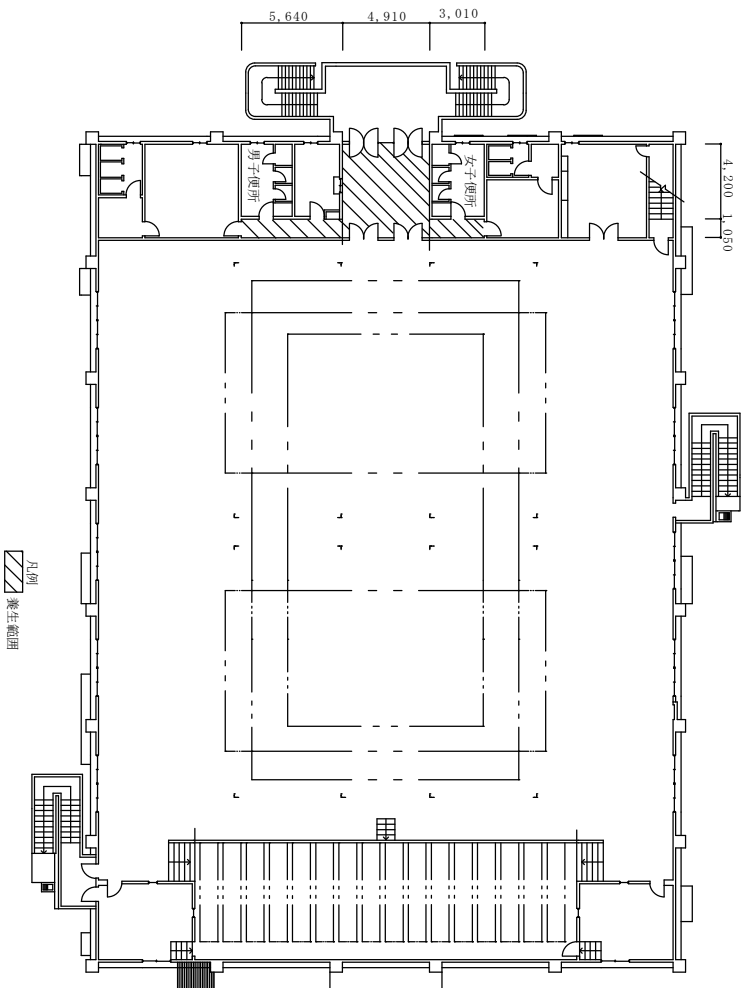


2F女子便所改修前平面図

- ゾーン設置 (再使用品)  
※扉勝手変更含む
- ・既設給水管接続
  - ・便器撤去部モルタル補修
  - ・タイル仕上げ
  - ・既設汚水管に接続

2F女子便所改修後平面図

- 既設便器撤去  
給水管改修  
タイル撤去
- ゾーン取り外し  
(再利用)
- ・既設給水管接続
  - ・便器撤去部モルタル補修
  - ・タイル仕上げ
  - ・既設汚水管に接続

2F男子便所改修前平面図

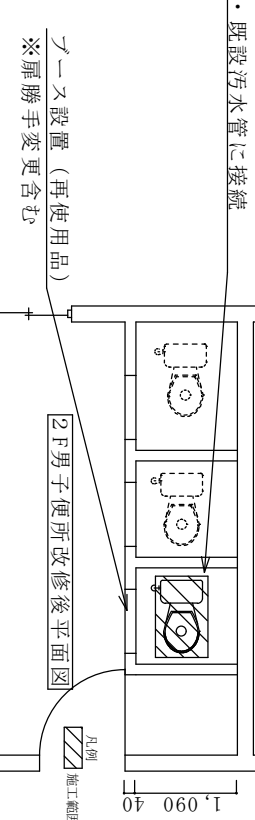


2F男子便所改修後平面図

ゾーン設置 (再使用品)  
※扉勝手変更含む

作名	小郡駐屯地便所改修工事				
図面名称	109号建物2F改修前後平面図				
縮尺	1/X	図面番号	4/12	作成年月日	令和7年11月11日
陸上自衛隊 小郡駐屯地業務隊 管理科					


# 隊員浴場平面図

凡例  
養生範囲

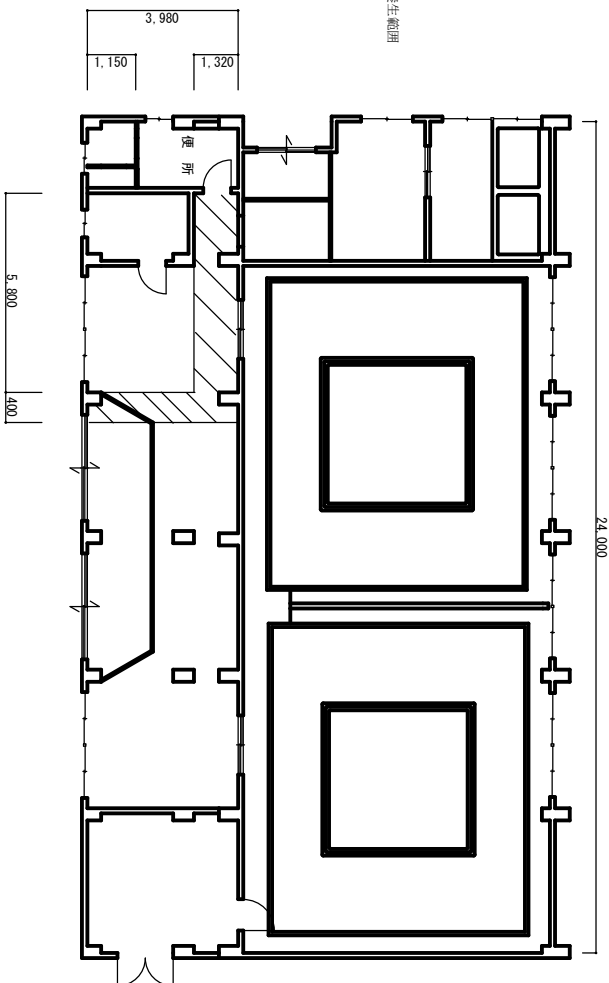


## 改修前

凡例  
施工範囲

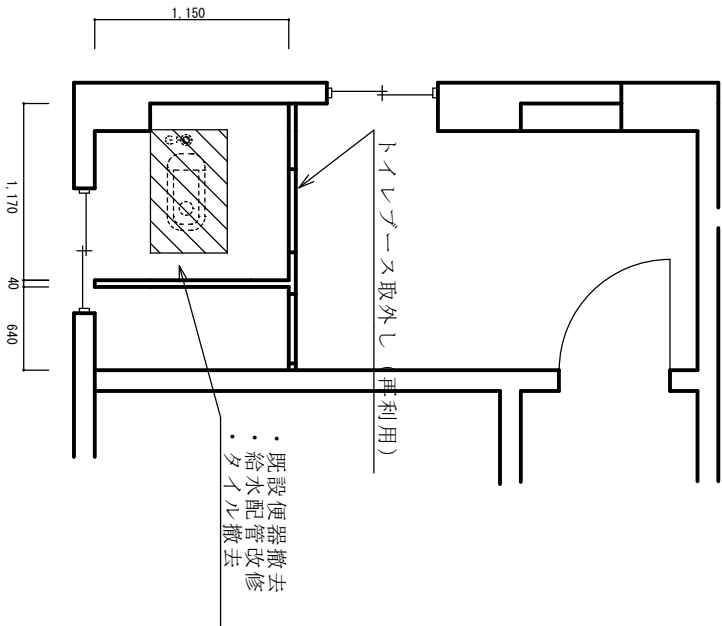


## 改修後

凡例  
施工範囲

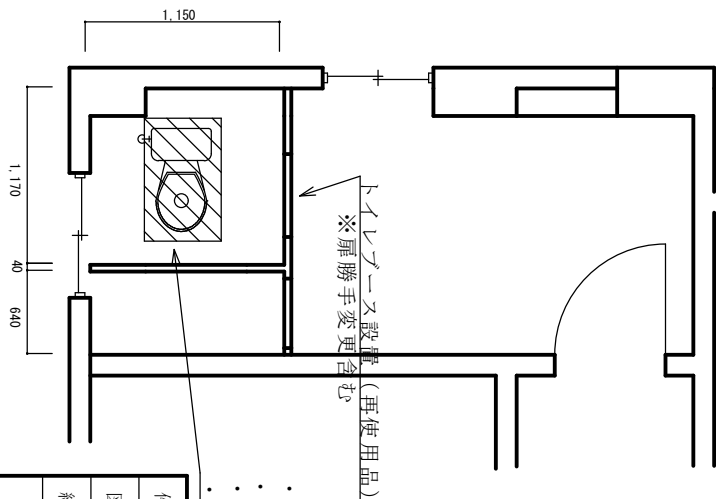


- ・ 既設給水管接続
- ・ 便器撤去部防水モルタル補修
- ・ タイル仕上げ
- ・ 既設汚水管に接続

作	名	小郡駐屯地便所改修工事			
図面名称	隊員浴場改修前後平面図				
縮	尺	1 / X	図面番号	5 / 12	作成年月日
					令和7年11月11日
陸上自衛隊 小郡駐屯地業務隊 管理科					

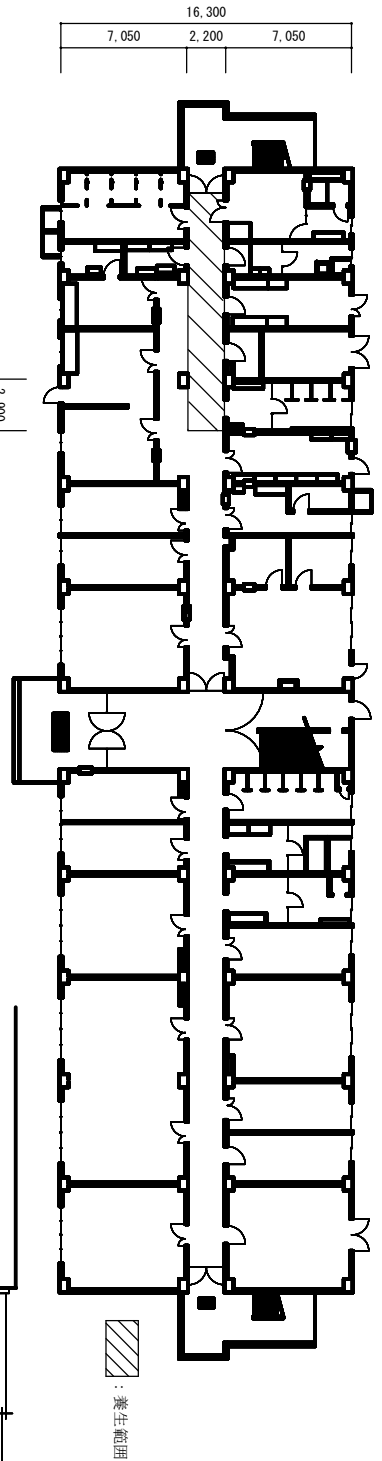


100号建物 1F平面図

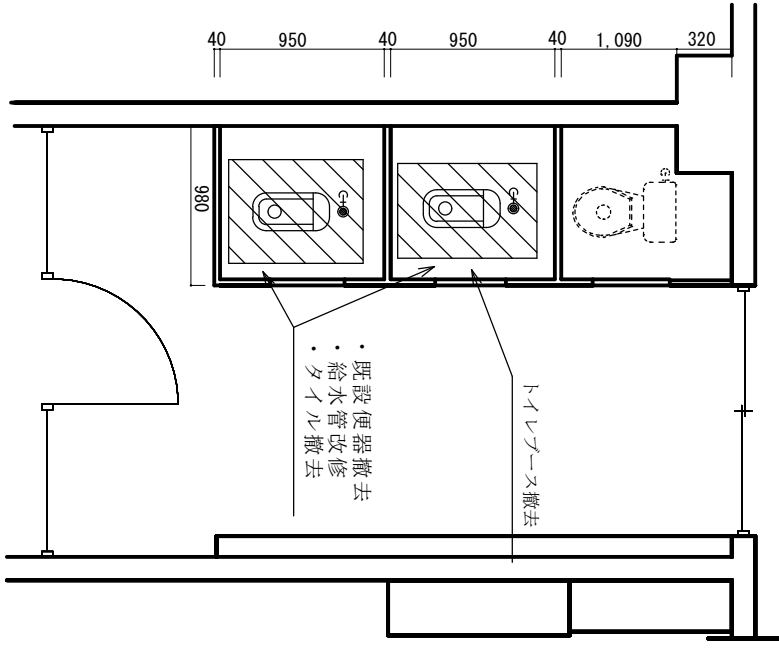

改修前

1 / X

：施工範囲

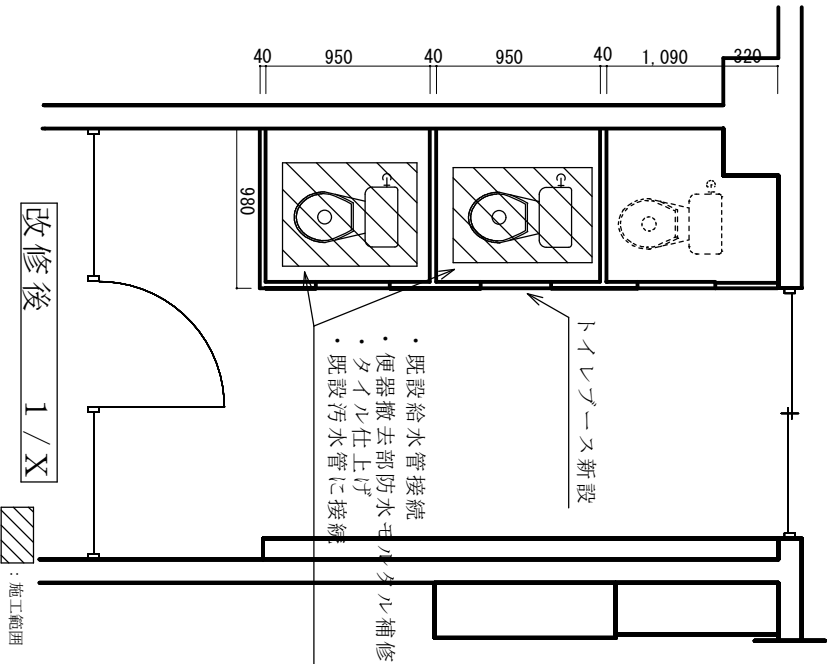

改修後

1 / X

：施工範囲


- ・ 既設給水管接続
- ・ 便器撤去部防水モルタル補修
- ・ タイアル仕上げ
- ・ 既設汚水管に接続

トイレブース新設


トイレブース撤去

- ・ 既設便器撤去
- ・ 給水管改修
- ・ タイアル撤去

件名	小郡駐屯地便所改修工事				
図面名称	100号建物 1F改修前後平面図				
縮尺	1 / X	図面番号	6 / 12	作成年月日	令和7年11月11日
陸上自衛隊 小郡駐屯地業務隊 管理科					

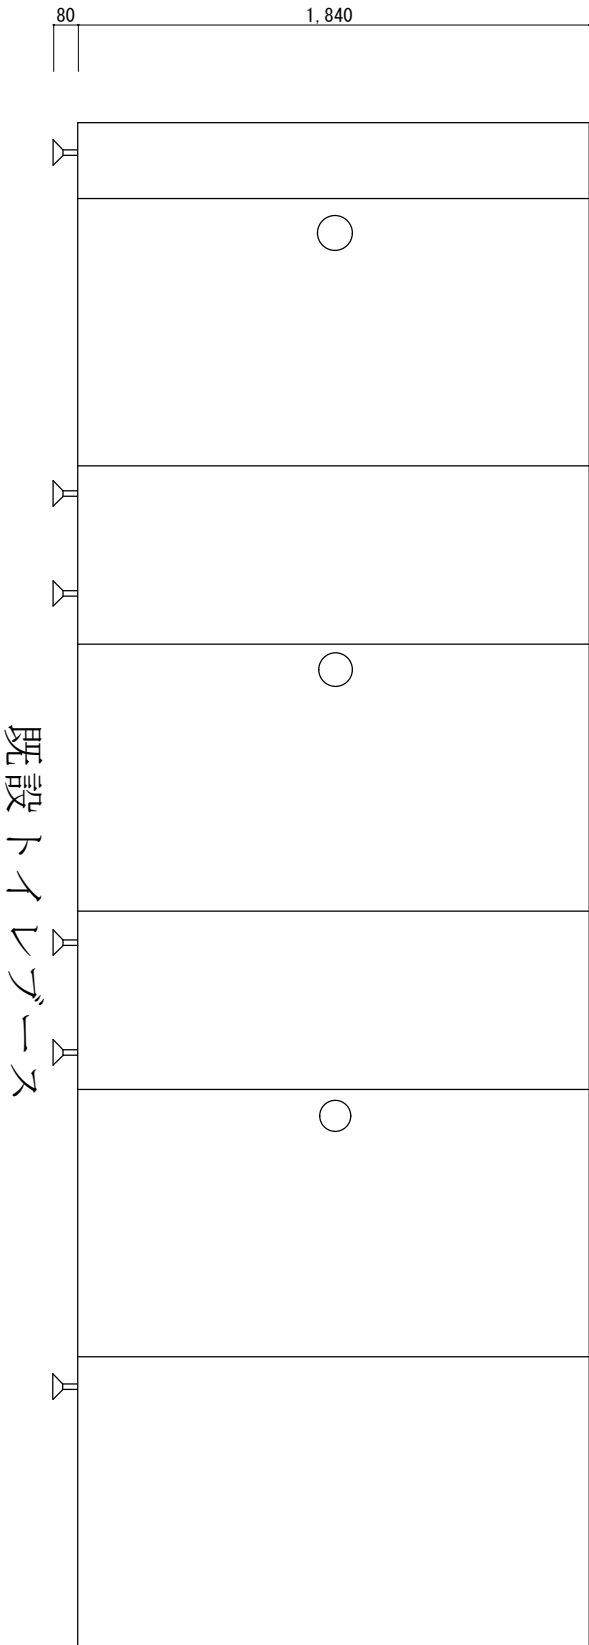




既設トイレベース

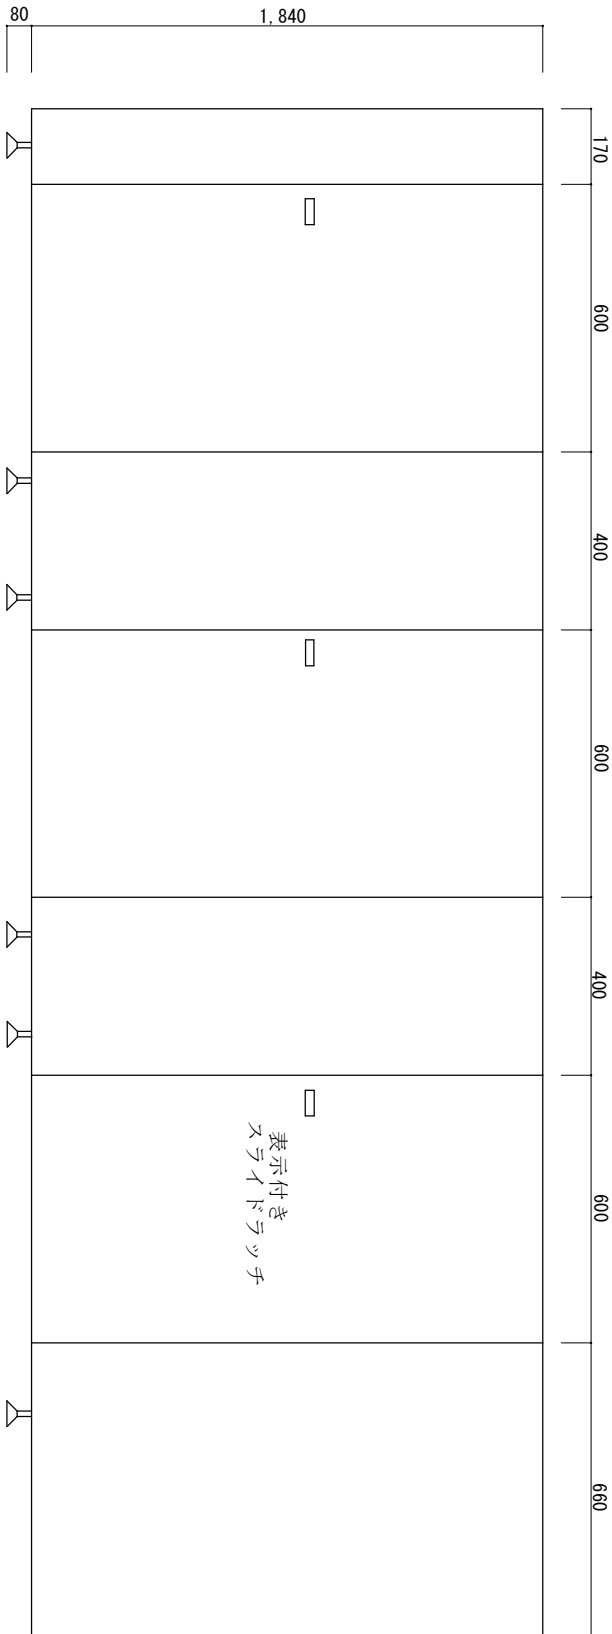

新設トイレベース


表示付き  
スライドラッチ

件名	小郡駐屯地便所改修工事			
図面名称	100号建物1Fトイレベース			
縮尺	1/X	図面番号	7/12	作成年月日
				令和7年11月11日
陸上自衛隊 小郡駐屯地業務隊 管理科				

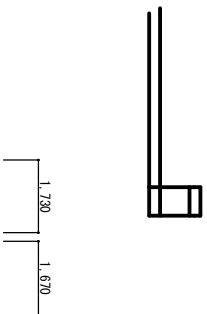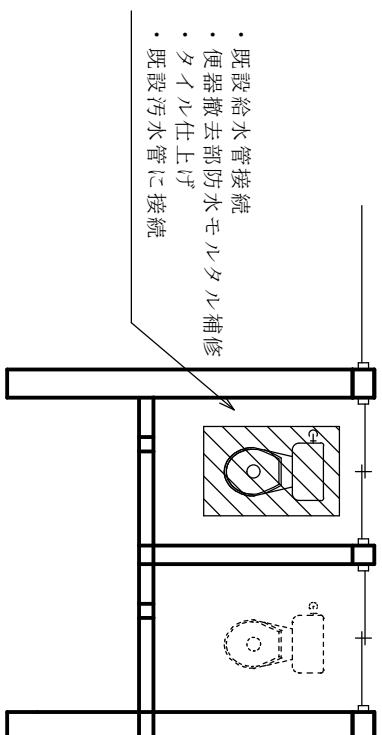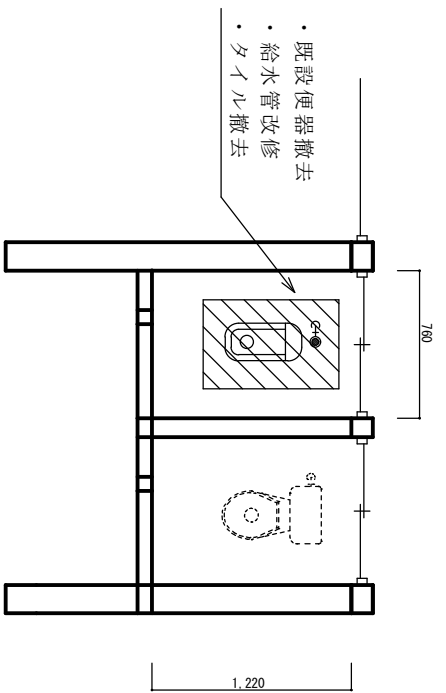


改修前

 凡例  
施工範囲



改修後


凡例  
施工範囲

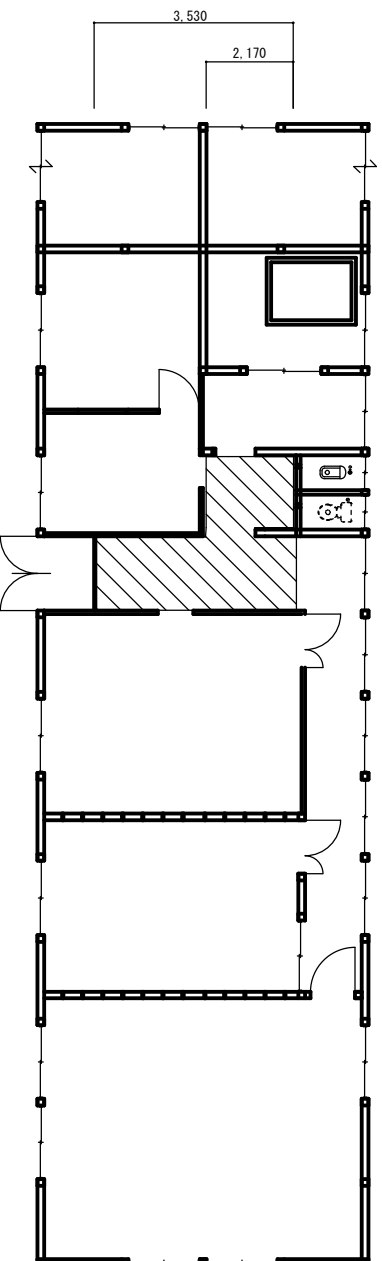

第2外来平面図


凡例  
養生範囲

作	小郡駐屯地便所改修工事			
図面名称	第2外来改修前後平面図			
縮	尺	1/X	図面番号	8/12
			作成年月日	令和7年11月11日
陸上自衛隊 小郡駐屯地業務隊 管理科				

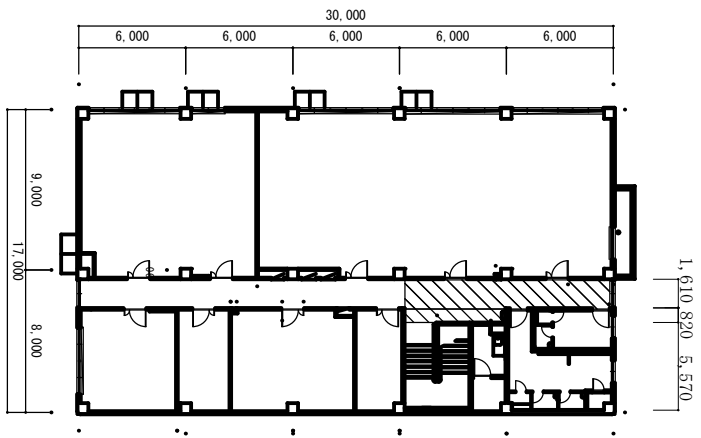

整備工場平面図


凡例  
養生範囲

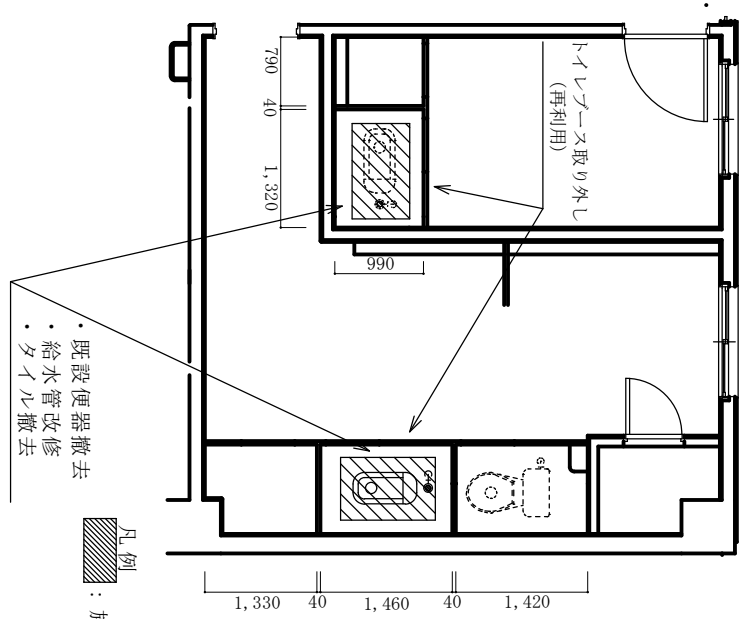

便所改修前平面図 1/X

- ・既設便器撤去
- ・給水管改修
- ・タイル撤去


凡例  
： 施工範囲

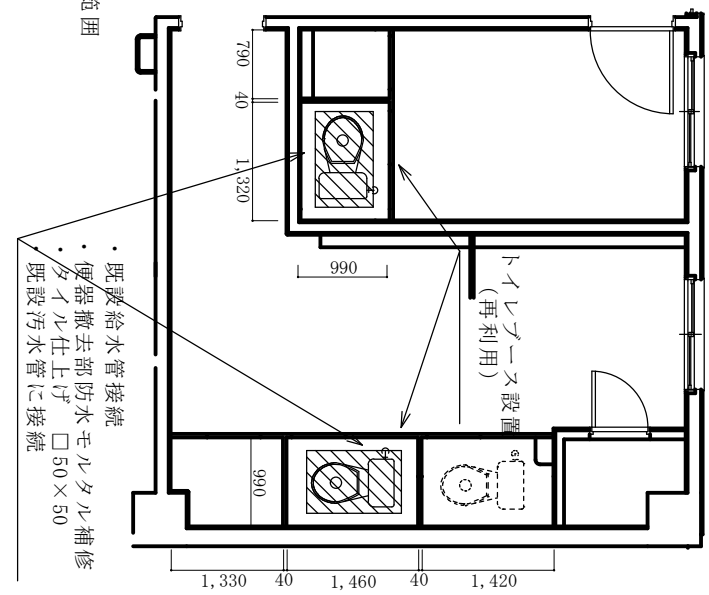

便所改修後平面図 1/X

- ・既設給水管接続
- ・便器撤去部防水モルタル補修
- ・タイル仕上げ
- ・既設汚水管に接続


作名	小郡駐屯地便所改修工事				
図面名称	整備工場改修前後平面図				
縮尺	1/X	図面番号	9/12	作成年月日	令和7年11月11日
陸上自衛隊 小郡駐屯地業務隊 管理科					

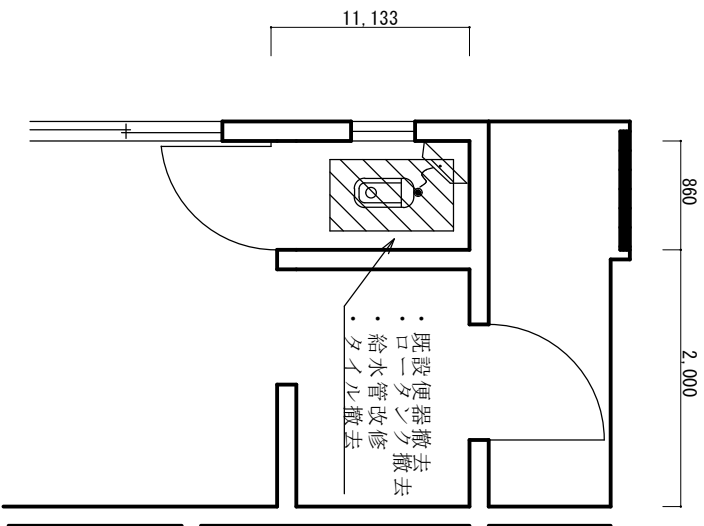

プール女子便所改修前 1/X




: 施工範囲

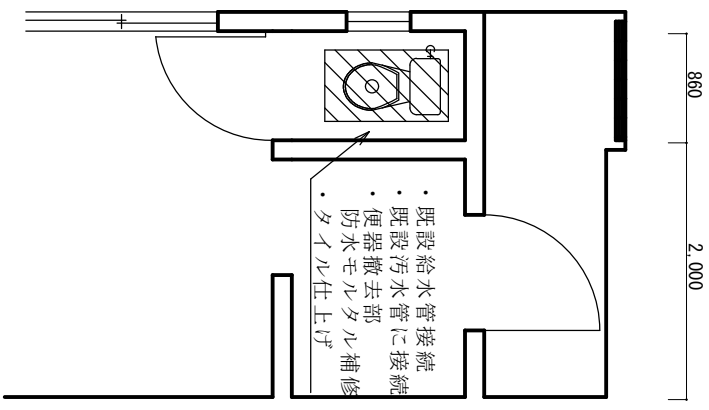

プール女子便所改修後 1/X




: 施工範囲

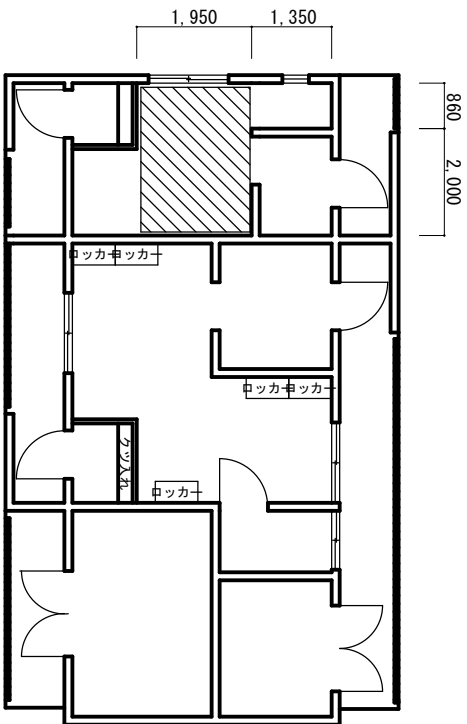

: 養生範囲


プール管理棟平面図

作	名	小郡駐屯地便所改修工事					
図面名称	縮	尺	1/X	図面番号	10/12	作成年月日	令和7年11月11日
陸上自衛隊 小郡駐屯地業務隊 管理科							

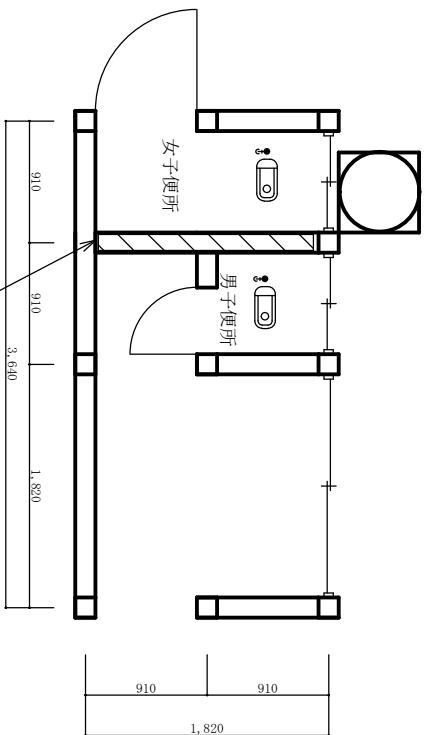


86号建物平面図


ベニヤ壁撤去  
ケイ酸カリシウロ板壁新設  
(NAD塗料塗り) H=2,200mm

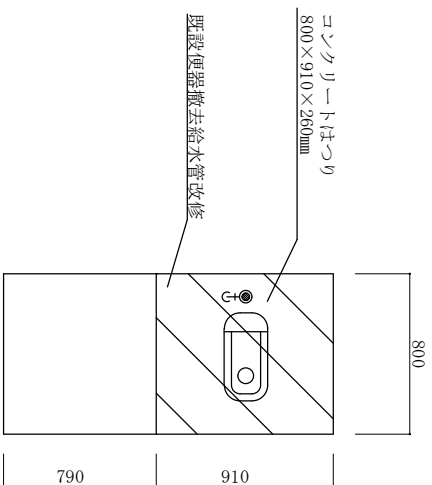


86号建物女子便所改修前平面図

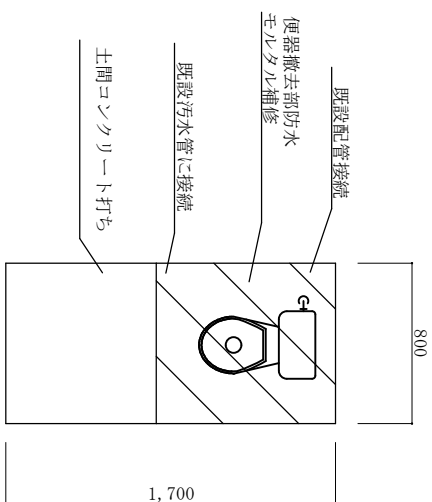

86号建物女子便所改修後平面図

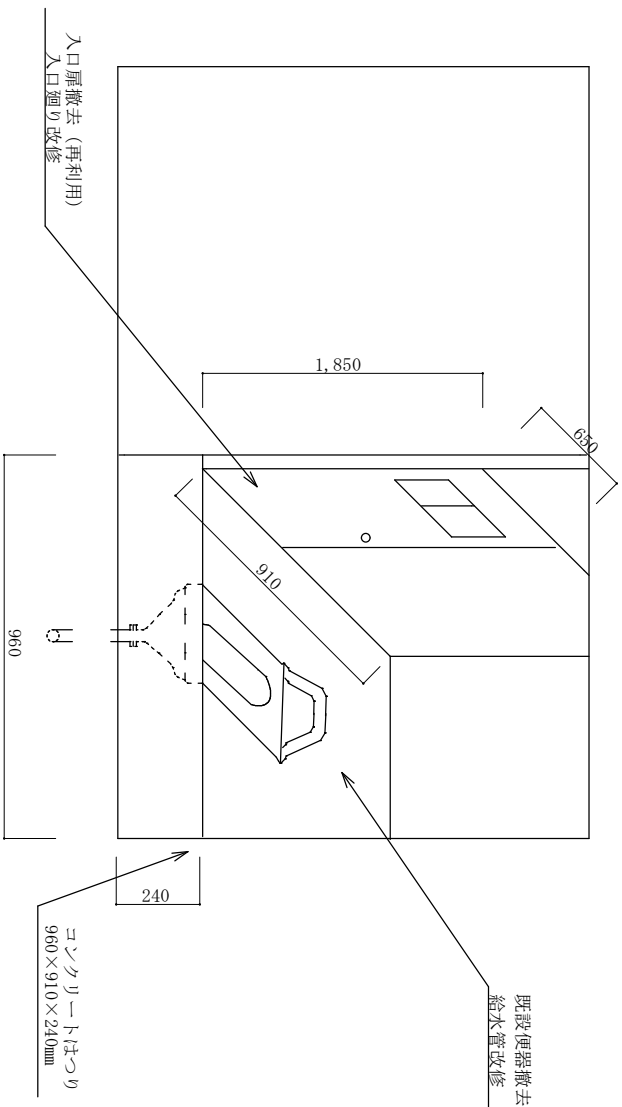

86号建物男子便所改修前断面図

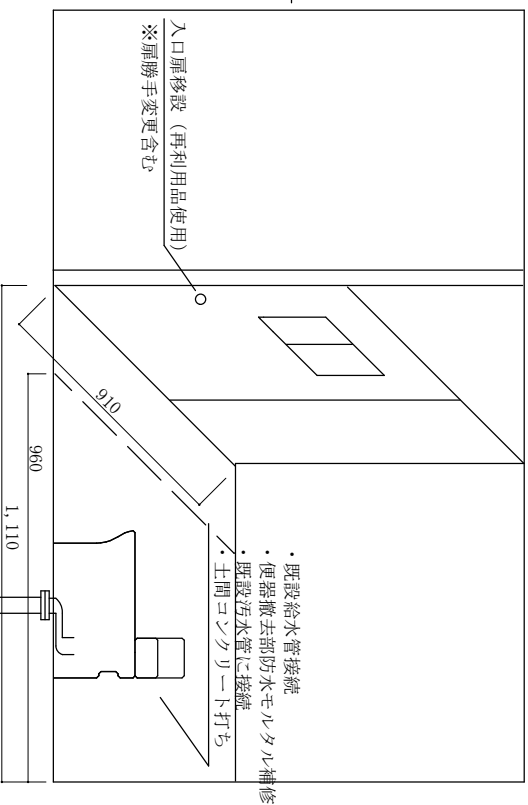


86号建物男子便所改修後断面図


小郡駐屯地便所改修工事

件名	小郡駐屯地便所改修工事				
図面名称	86号建物平面図、改修前後平面図、改修前後断面図				
縮尺	1/X	図面番号	11/12	作成年月日	令和7年11月11日

陸上自衛隊 小郡駐屯地業務隊 管理科

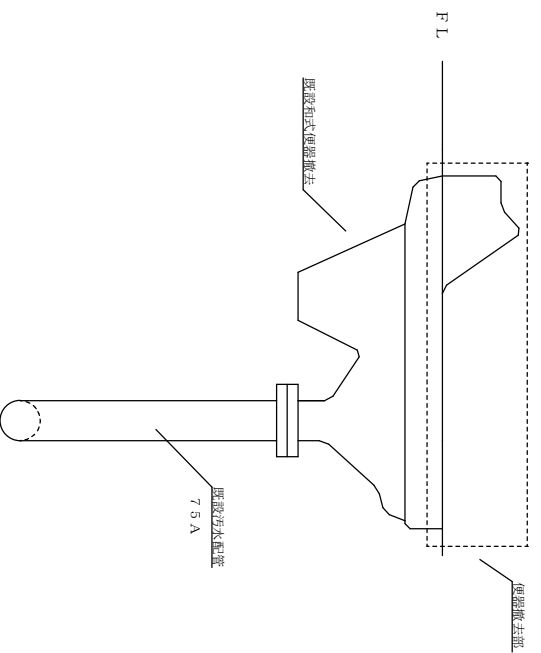

改修前便器断面図(標準) 1/20

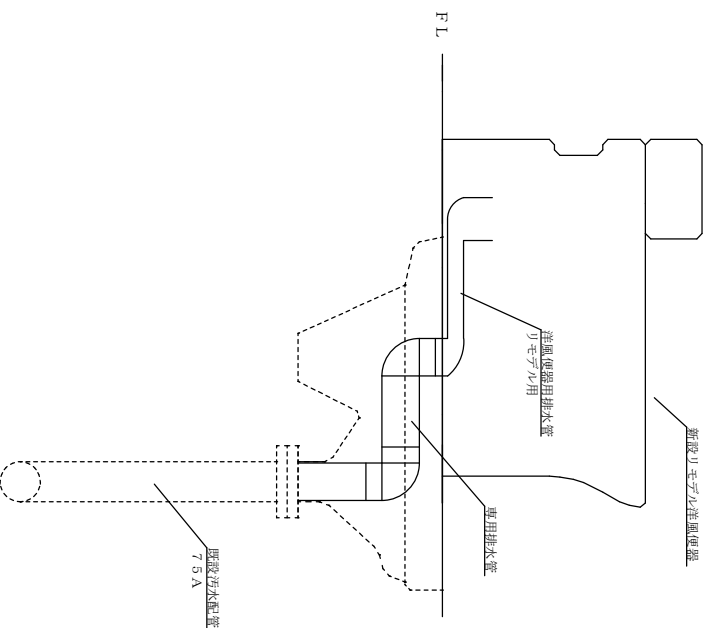

改修後便器断面図(標準) 1/20

件名	小郡駐屯地便所改修工事				
図面名称	改修前便器断面図、改修後便器断面図				
縮尺	図示	図面番号	12 / 12	作成年月日	令和7年11月11日
陸上自衛隊 小郡駐屯地業務隊 管理科					