

仕 様 書			
件 名	217号建物シャワー補修	作 成 年 月 日	令和7年6月19日
		所 属	久留米駐屯地業務隊
		作 成 者	防衛技官 宮本 麻衣

1 場 所

福岡県久留米市国分町100 陸上自衛隊久留米駐屯地

2 概 要


- (1) 既設ユニットシャワーの撤去 3箇所（構成部品の撤去含む）
- (2) 新規ユニットシャワーの設置 3箇所（構成部品の設置含む）

3 一般事項


- (1) 本役務は、本仕様書により実施するものとし、仕様書に記載なき事項も技術的に必要とされる事項は実施するものとする。
- (2) 本仕様書及び施工に際し疑義が生じた場合は、監督官と協議した後実施する。
- (3) 安全管理については請負者の責任において実施するものとし、官側は一切責任を負わないものとする。
- (4) 本役務の写真は、作業前、作業中、作業後の他、監督官の指示する箇所を撮影し、工事写真帳（A4タテ）に整理して提出する。
- (5) 本役務において他の施設に汚損または損傷を与えた場合は、速やかに監督官へ報告するとともに、請負者の責任において速やかに現状復旧する。
- (6) 本役務で使用する材料は全て新品とし、使用前に監督官の検査を受けるものとする。
- (7) 本役務で発生した金属発生材については、発生材調書を作成の上、監督官の指示する場所に集積するものとし、その他の発生材については、請負者の責任において適切に処分する。
- (8) 本作業において必要な電気・水は、請負者で準備することを基本とする。
- (9) 駐屯地内の出入門及び作業に際して、駐屯地の諸規則に従うものとする。

4 特記事項

- (1) 施工に先立ち現地採寸及び規格の確認を行うとともに、使用するユニットシャワーについて監督官の承認を受けるものとする。
- (2) 他の箇所に汚損及び破損を及ぼさないよう養生を行うとともに、施工完了後は整理清掃後片付けを行うものとする。
- (3) シャワーユニットの規格等については、図示のとおりとする。

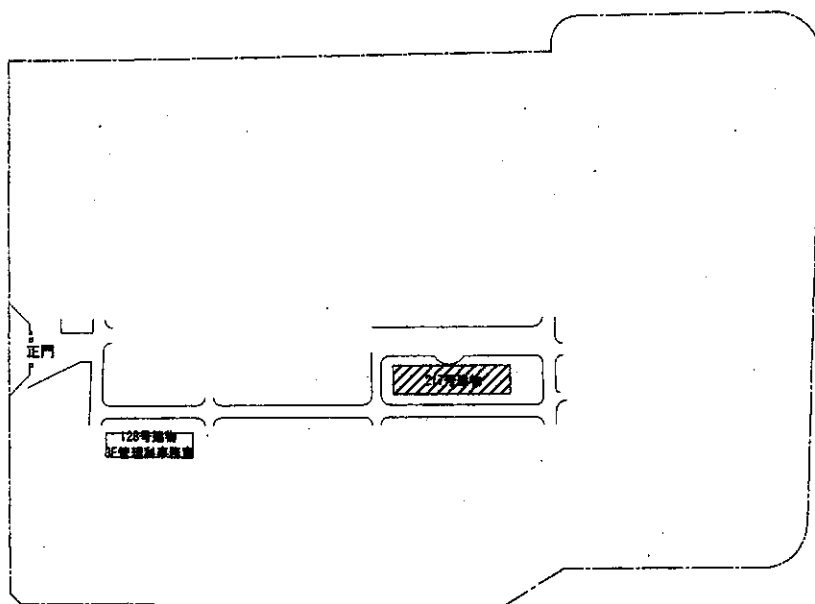


駐屯地配置図 S=1/5,000

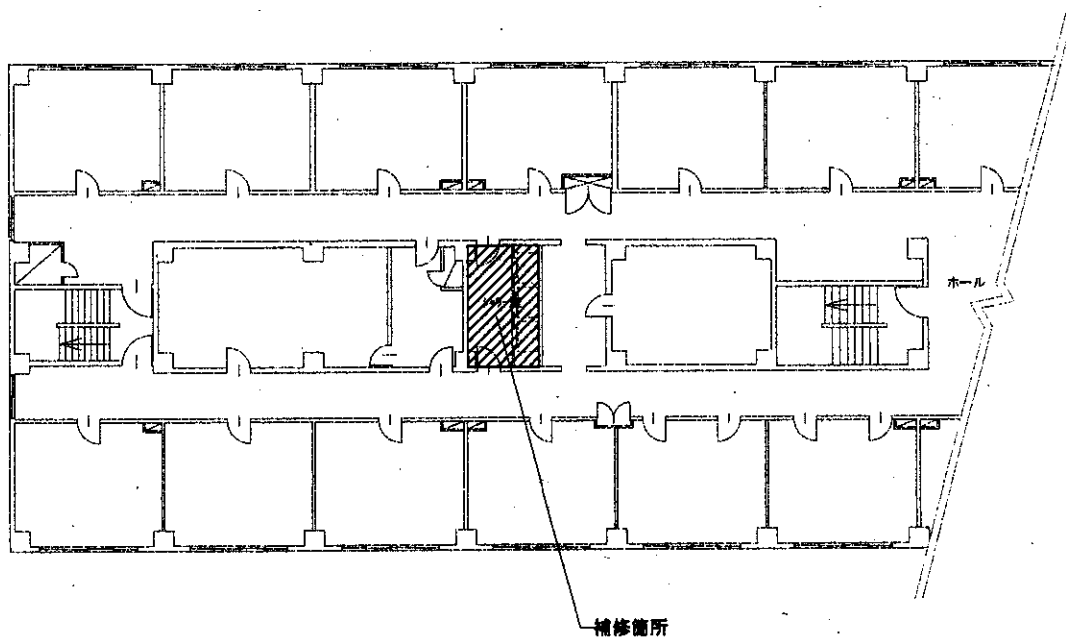

217建物4階平面図 S=1/300

名 称	217号建物シャワー補修	図面番号	2 / 4
図面名称	図 示	縮 尺	図 示
陸上自衛隊久留米駐屯地業務隊管理科			

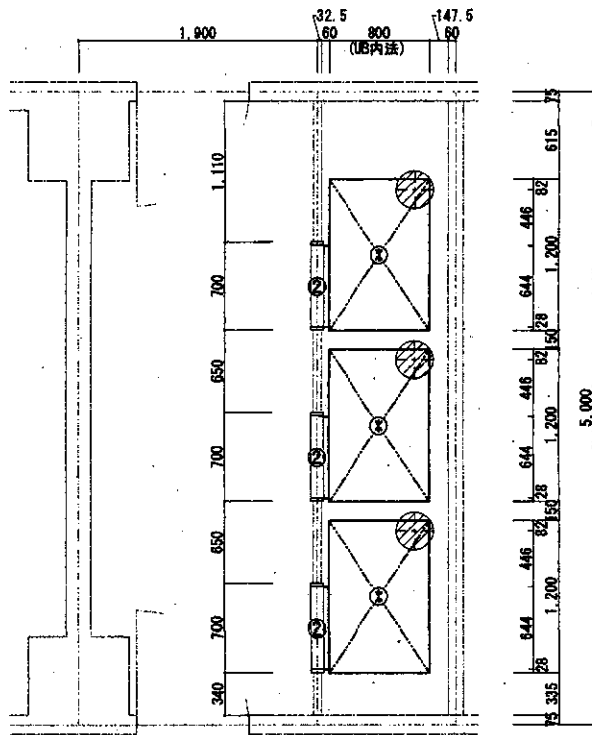


シャワー室平面図 S=1/60

凡例表


記号	仕様・寸法	適用
①	ユニットシャワー TOTOJSC0812S 据付高75mm	取替
②	アルミ製4方枠 W750×H1,960mm	取替
⊗	排水スリーブ 雑排水トラップφ300	既設のまま (排水トラップ 取替)

既設ユニットシャワー細部仕様

項目	仕様・寸法	備考
メーカー 規格	TOTO JSC0812S	下抜き
ユニット据付高	75mm	
バリエーション番号	B-101	
天井パネル	塩ビ鋼板複合パネル 点検口 □450	
壁パネル	塩ビ鋼板複合パネル	天井高さ2,200mm
ドア	アルミ複二枚折戸	
シャワー水栓	TGB18 固定シャワー TGB43ZR 湯水混合栓 サーマスタット式 TGB9AZ 止水栓	セット品番 TBS62FZ
化粧棚	A364 陶器製	
照明	60w薄床嵌内筒平型 (防湿型) VVF1.6φ×20 L=1.3m付	
ジョイントボックス	エコノミージョイント WJ3107相当品	
換気設備	換気グリル	
給水管 / 給湯管	R1/2 / R1/2	
排水トラップ	鍍鉄製 封水深さ50mm ヘアキャッチャー付	
タオル掛け	ステンレスパイプ φ13 L=300	
石鹸受け	S8 陶器製	

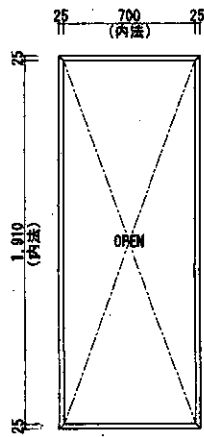

アルミ製4方枠姿図 S=1/40

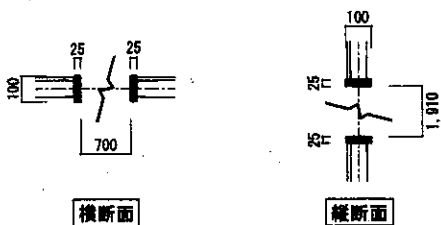


アルミ製4方枠断面図 S=1/40

取替後ユニットシャワー細部仕様

項目	仕様・寸法		備考
	TOTO	LIXIL	
メーカー	TOTO	LIXIL	
規格	JSV0812ULW4AS	SPB0812LBEL-C+H RL	
壁パネル	標準仕様	標準仕様	
床パネル	標準仕様	標準仕様	
水栓金具	標準仕様	標準仕様	
シャワー	標準仕様	標準仕様	
収納	コーナー収納2段 (ESA51)	標準仕様 (コーナー収納2段)	
ドア	標準仕様 (W800折戸)	標準仕様 (W800折戸)	
照明	標準仕様	標準仕様	
換気設備	標準仕様 (換気グリル)	換気グリル (YG-100A(2)/458S)	既設ダクト接続
シャワーフック	標準仕様 (2個)	標準仕様 (2個)	
タオル掛け	なし	標準仕様 (なし)	
鏡	標準仕様 (なし)	標準仕様 (なし)	
出入口4方枠	EKH84009W	DG-0821 (3)-SET/WM	

※ その他メーカーの場合は、同等以上とする。

名称	217号建物シャワー補修	図面番号	3 / 4
図面名称	図示	縮尺	図示
陸上自衛隊久留米駐屯地業務隊管理科			

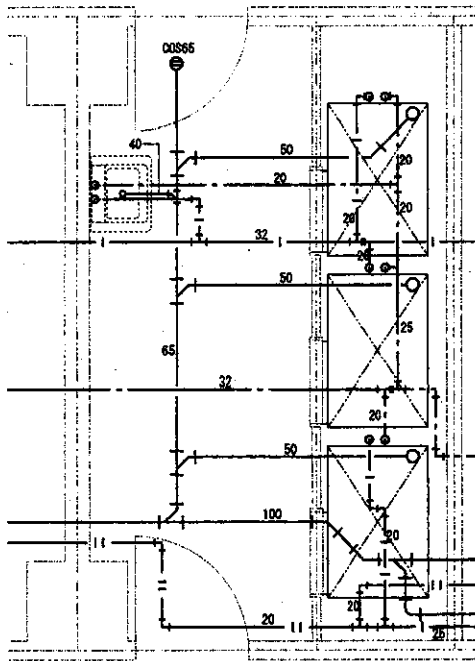


凡例表

記号	種別
---	給水管
— —	給湯管 (送り)
— —	給湯管 (還り)
—	排水管

※1 配管径は図示

※2 ユニットシャワーへの配管接続は、既設配管へ接続とする。


シャワー室給排水配管平面図 S=1/60

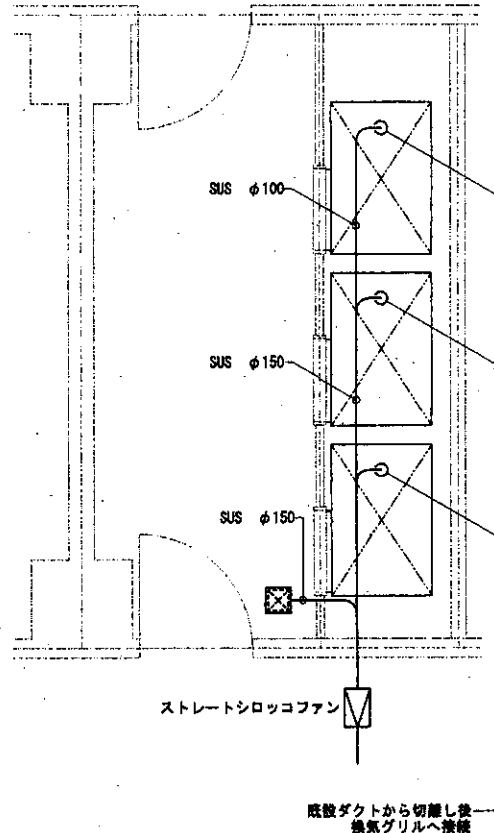

ストレートシロッコファン

既設ダクトから切断し後換気グリルへ接続

シャワー室換気設備平面図 S=1/60

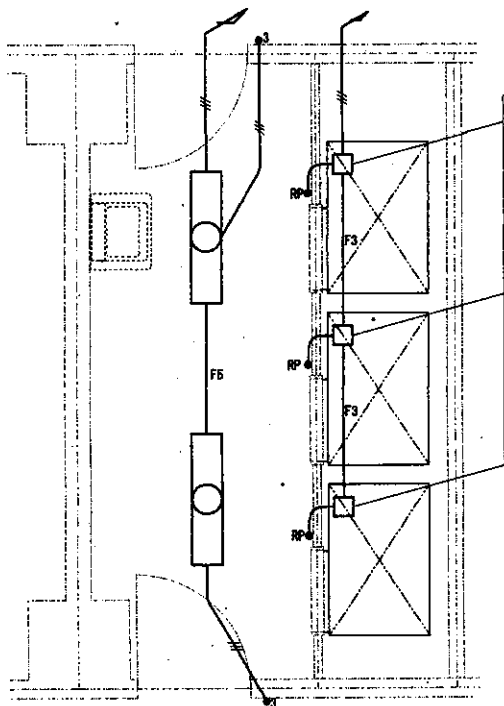

既設ユニットシャワーへの配線切り離し後、取替ユニットシャワーへ配線接続

凡例表

記号	名称・仕様
●3	大角型タンブラスイッチ 3W15A×1
●RP	大角型タンブラスイッチ 1P15A×1 (防雨)
□	照明器具 (LED)
□	ジョイントボックス (ユニットシャワー付属)
—	1.6×2 (PF14)
—	1.6×3 (PF14)
F3	VVF1.6-3C (天井内コロガシ)
F5	VVF1.6-2C+3C (天井内コロガシ)

シャワー室照明設備平面図 S=1/60

名称	217号建物シャワー補修	図面番号	4 / 4
図面名称	図示	縮尺	図示
陸上自衛隊久留米駐屯地業務隊管理科			