






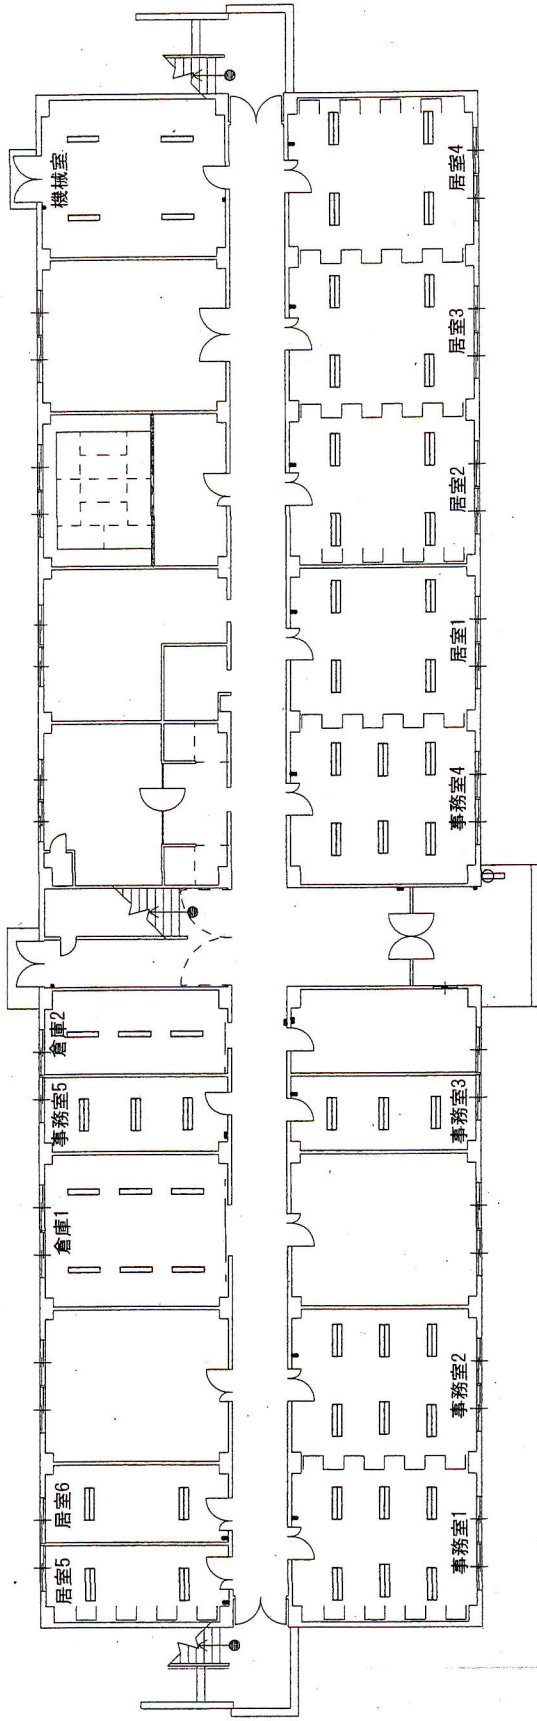


91号建物照明器具取替

件名	91号建物照明器具取替						番号	1/6
図名	表紙						縮尺	—
業務隊長	管理科長	営繕班長	工事企画係	管財係	施設管理	営繕係	設計者	
								
陸上自衛隊 国分駐屯地業務隊							令和7年11月27日	



91号建物1階電灯設備図 S=1:200

事務室1	①×6	CH=3000
FSS4-402		6

事務室2	①×6	CH=3000
FSS4-402		6

事務室3	①×3	CH=3000
FSS4-402		3

事務室4	①×6	CH=3000
FSS4-402		6

居室1	①×4	CH=3000
FSS4-402		4

居室2	③×4	CH=3000
FSS4-402		4

居室3	③×4	CH=3000
FSS4-402		4

居室4	③×4	CH=3000
FSS4-402		4

居室5	③×2	CH=3000
FSS4-402		2

居室6	③×2	CH=3000
FSS4-402		2

倉庫1	⑤×6	CH=3000
FSR1-401		6

事務室5	③×3	CH=3000
FSS4-402		3


倉庫2	⑥×3	CH=3500
FSR1-401		3

機械室	④×4	CH=2500
FCHR1-401		4

件名 91号建物照器具取替 番号 3/6

図名 91号建物1階電灯設備図 縮尺 1:200

陸上自衛隊 国分駐屯地業務隊

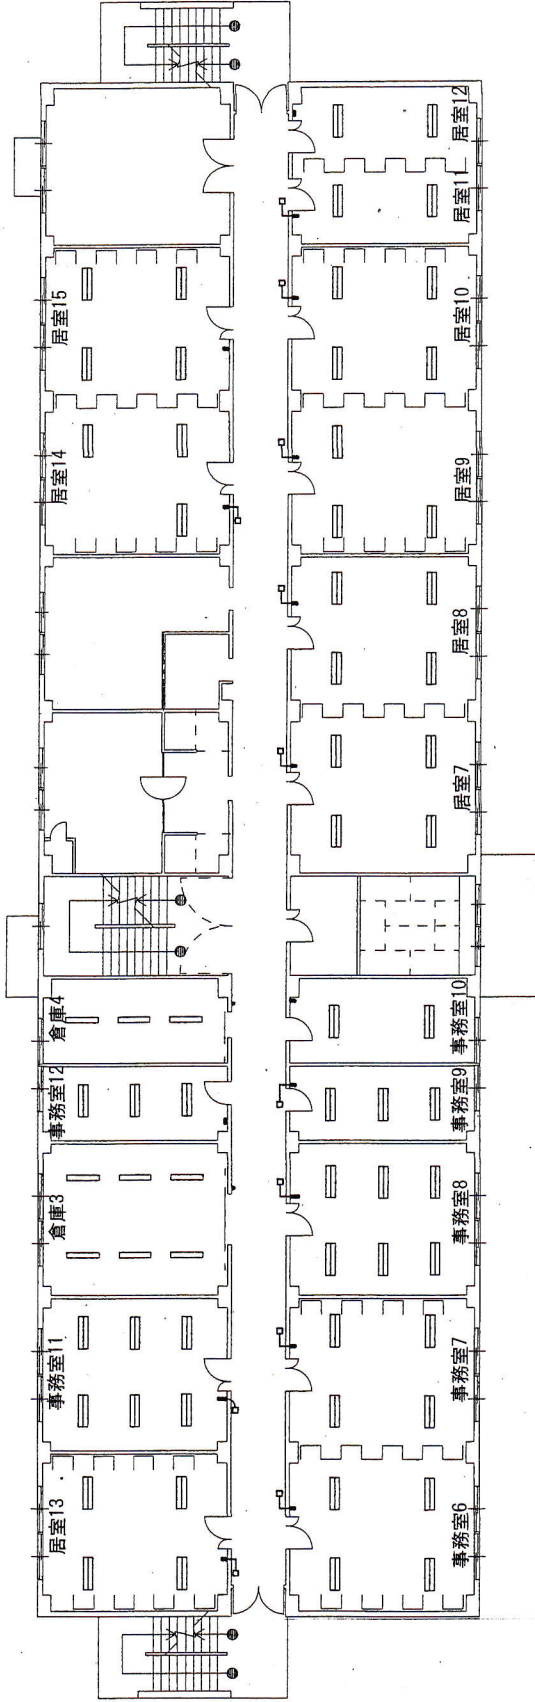


91号建物2階電灯設備図 S=1:200

事務室6	②×4	CH=3000
FSS4-402		4
事務室7	②×4	CH=3000
FSS4-402		4
事務室8	①×6	CH=3000
FSS4-402		6
事務室9	①×3	CH=3000
FSS4-402		3
事務室10	②×2	CH=3000
FSS4-402		2
居室7	①×4	CH=3000
FSS4-402		4

居室8	③×4	CH=3000
FSS4-402		4
居室9	③×3	CH=3000
FSS4-402		3
居室10	③×4	CH=3000
FSS4-402		4
居室11	③×2	CH=3000
FSS4-402		2
居室12	③×2	CH=3000
FSS4-402		2
居室13	③×4	CH=3000
FSS4-402		4

事務室11	①×6	CH=3000
FSS4-402		6
倉庫3	⑤×6	CH=3000
FSR1-401		6
事務室12	③×3	CH=3000
FSS4-402		3
倉庫4	⑥×3	CH=3500
FSR1-401		3
居室14	③×3	CH=3000
FSS4-402		3
居室15	③×4	CH=3000
FSS4-402		4

件名	91号建物照明器具取替	番号	4/6
図名	91号建物2階電灯設備図	縮尺	1:200
陸上自衛隊 国分駐屯地業務隊			

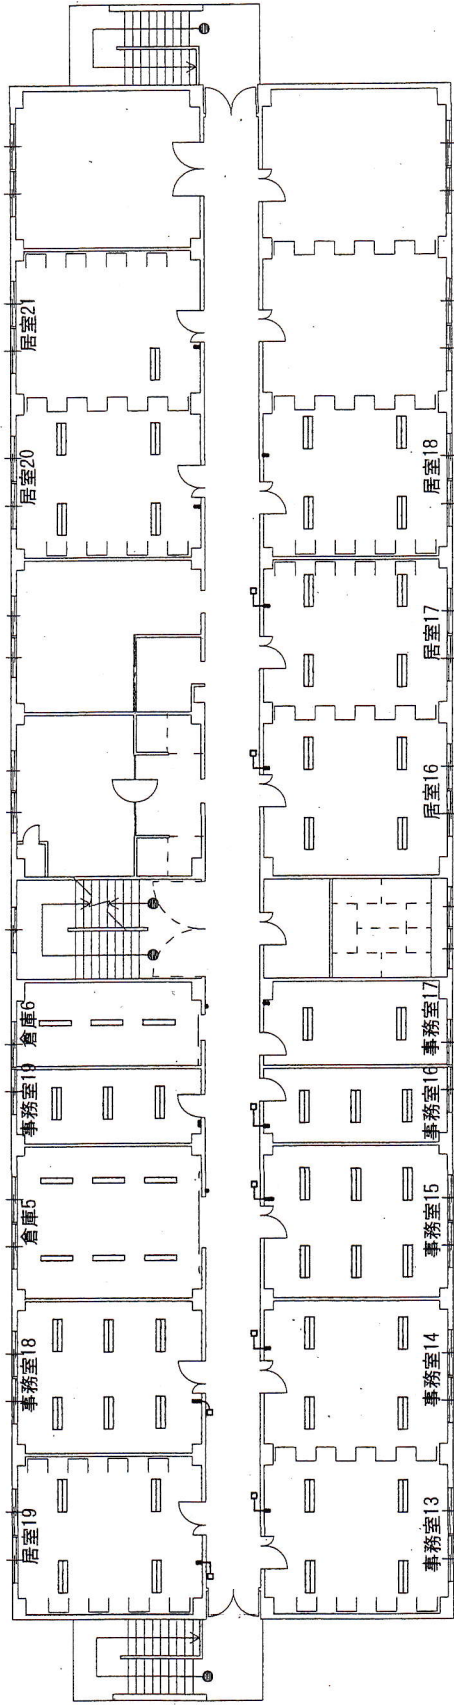

91号建物3階電灯設備図 S=1:200

事務室13	②×2, ③×2	CH=3000	4
事務室14	②×4	CH=3000	4
事務室15	①×6	CH=3000	6
事務室16	①×3	CH=3000	3
事務室17	②×2	CH=3000	2

居室16	①×4	CH=3000	4
居室17	③×4	CH=3000	4
居室18	③×4	CH=3000	4
居室19	③×4	CH=3000	4
事務室18	①×6	CH=3000	6

倉庫5	⑤×6	CH=3000	6
事務室19	③×3	CH=3000	3
倉庫6	⑥×3	CH=3500	3
居室20	③×4	CH=3000	4
居室21	③×1	CH=3000	1

件名	91号建物照器具取替	番号	5/6
図名	91号建物3階電灯設備図	縮尺	1:200

陸上自衛隊 国分駐屯地業務隊

No. 9 1 号建物取替器具一覧

器具 番号	図記号	既設照明器具仕様 (東芝)	新設照明器具仕様	取替機種 (支給品)	数量			備考	
					合計	1階	2階		3階
①		FSS4-402 FT-42301 RS26	直付形 逆富士 40形 リュウブ抑制 6900lm	三菱 MY-V470253/N AHTN	63	25	19	19	
②		FSS4-402 FT-42301 RS26	直付形 逆富士 40形 6900lm	三菱 MY-V470333/N AHTN	18		10	8	
③		FSS4-402 FT-42301 RS26	直付形 逆富士 40形 リュウブ抑制 5200lm	三菱 MY-V450333/N AHTN	70	19	29	22	
④		F0bR1-401 FT-41104K+PW-415C	直付形 笠付 40形 (既設吊具取付) 6900lm	三菱 MY-H470330/N AHTN	4	4			
⑤		FPbR1-401 FT-41104K+PW-415P	直付形 笠付 40形 (既設吊具取付) 5200lm	三菱 MY-H450330/N AHTN	18	6	6	6	
⑥		FSSR1-401 FT-41104K RS26	直付形 笠付 40形 5200lm	三菱 MY-H450330/N AHTN	9	3	3	3	
合 計					182	57	67	58	

凡 例

事務室1	④	CH=2600	器具番号	取付高さ
FRS15F1-322	PX	12	照明器具型番	数量

件名	91号建物照明器具取替	番号	6/6
図名	取替器具一覧	縮尺	—
陸上白衛隊 国分駐屯地業務隊			