





# 108号建物屋外給水管更新工事


件名	108号建物屋外給水管更新工事					番号	1/7
図名	表紙					縮尺	—
業務隊長	管理科長	営繕班長	施設管理専門官	営繕係	管財係	給排水係長	設計者
							
陸上自衛隊 国分駐屯地業務隊							令和7年 月 日

# 仕様書

(6) 工事中、車両等の往来があるため、敷き鉄板等で処置するものとする。




案内図 S=1:X

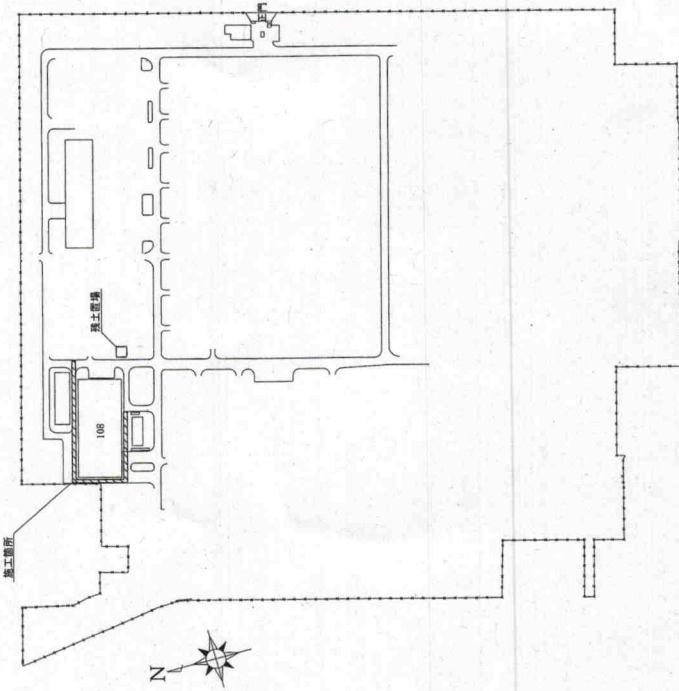


配置図 S=1:X

- 1 件名  
108号建物屋外給水管更新工事
- 2 実施場所  
鹿児島県霧島市国分福島2丁目4-14 陸上自衛隊 国分駐屯地
- 3 工事概要  
給水管撤去新設 1式  
付帯工事 1式
- 4 一般事項
  - (1) 本作業において図面及び仕様書に記載なき事項は、国土交通省大臣官庁官庁営繕部監修公共建築工事標準仕様書（機械設備工事編）、公共建築改修工事標準仕様書（機械設備工事）最新版によるものとする。
  - (2) 本作業に際し疑義を生じた場合は、監督官と協議しその指示に従うものとする。
  - (3) 本作業に際し、仕様書に記載なき事項で取扱い上及び技術的に当然施工すべき事項については、請負業者の責任において施工するものとする。
  - (4) 本工事で使用する材料等は全て新品とし、合格した材料のみを使用するものとする。
  - (5) 駐屯地施設への入出門及び工事の実施にあたっては、駐屯地規則で定められた手続きを行うとともに、従うものとする。
  - (6) 本作業に際し、事故・火災防止及び第三者への被害等の安全管理には十分注意するものとし、万一災害等発生した場合は、請負業者の責任において処置するとともに、速やかに監督官に報告するものとする。
  - (7) 本作業に際し、他の構造物等に損傷を与えないよう十分注意するものとし、万一損傷を与えた場合は、請負業者の責任において原形復旧するものとする。
  - (8) 本作業の写真は、カメラ（カラー）又はデジタルカメラ（ファイル形式JPEG）を使用し、施工前、施工後など主要な作業段階ごと、職能箇所及び監督官の指示する箇所を撮影し、写真台帳に整理のうえ1部監督官に提出するものとする。なお、写真データは取替完了後、確実に破壊するものとする。
  - (9) 金属屑については、現場の清掃及び片付けを実施するものとする。
  - (10) 作業終了時は、現場の清掃及び片付けを実施するものとする。
  - (11) 本仕様書に記載されている寸法等は標準寸法であるため、施工に先立ち現場調査のうえ実施するものとする。
  - (12) 本件に際し、監督官が指示した書類は速やかに作成し、納期内に提出するものとする。
  - (13) 提出書類
    - ア 請負者は、請負契約後速やかに下記書類各2部を監督官へ提出する。
      - (7) 計画工程表
      - (4) 現場代理人等通知書
      - (ウ) その他監督官が指示した書類
      - イ 請負者は、着工後速やかに着工届2部を監督官へ提出するものとする。
      - ウ 請負者は、関係検査後速やかに下記書類各2部を監督官へ提出するものとする。
        - (7) 完成届
        - (4) 実施工程表（社印を捺印したもの）
        - (ウ) 工事写真
        - (エ) 出荷証明
        - (4) 発生材報告書
        - (ハ) その他監督官が指示した書類
- 5 特記事項
  - (1) 配管接続時の断水作業は、可能な限り短時間とし、部隊の業務に影響が少ない日時を監督官と調整するものとする。
  - (2) 埋設管上部には、埋設表示シートを施工するものとする。
  - (3) 埋設管の曲面部、分岐部の上には、埋設表示シートを施工するものとする。
  - (4) 施工に先立ち、試掘を実施し既設配管や他の埋設管の状況を確認したうえで施工を行うものとする。
  - (5) 配管後、接続確認のため水圧試験を行う。なお、圧力は配管の最低部におけるもので、保持時間は最小6.0分とするものとする。


件名	108号建物屋外給水管更新工事	番号	2/7
図名	仕様書	縮尺	図示
陸上自衛隊 国分駐屯地 業務隊			

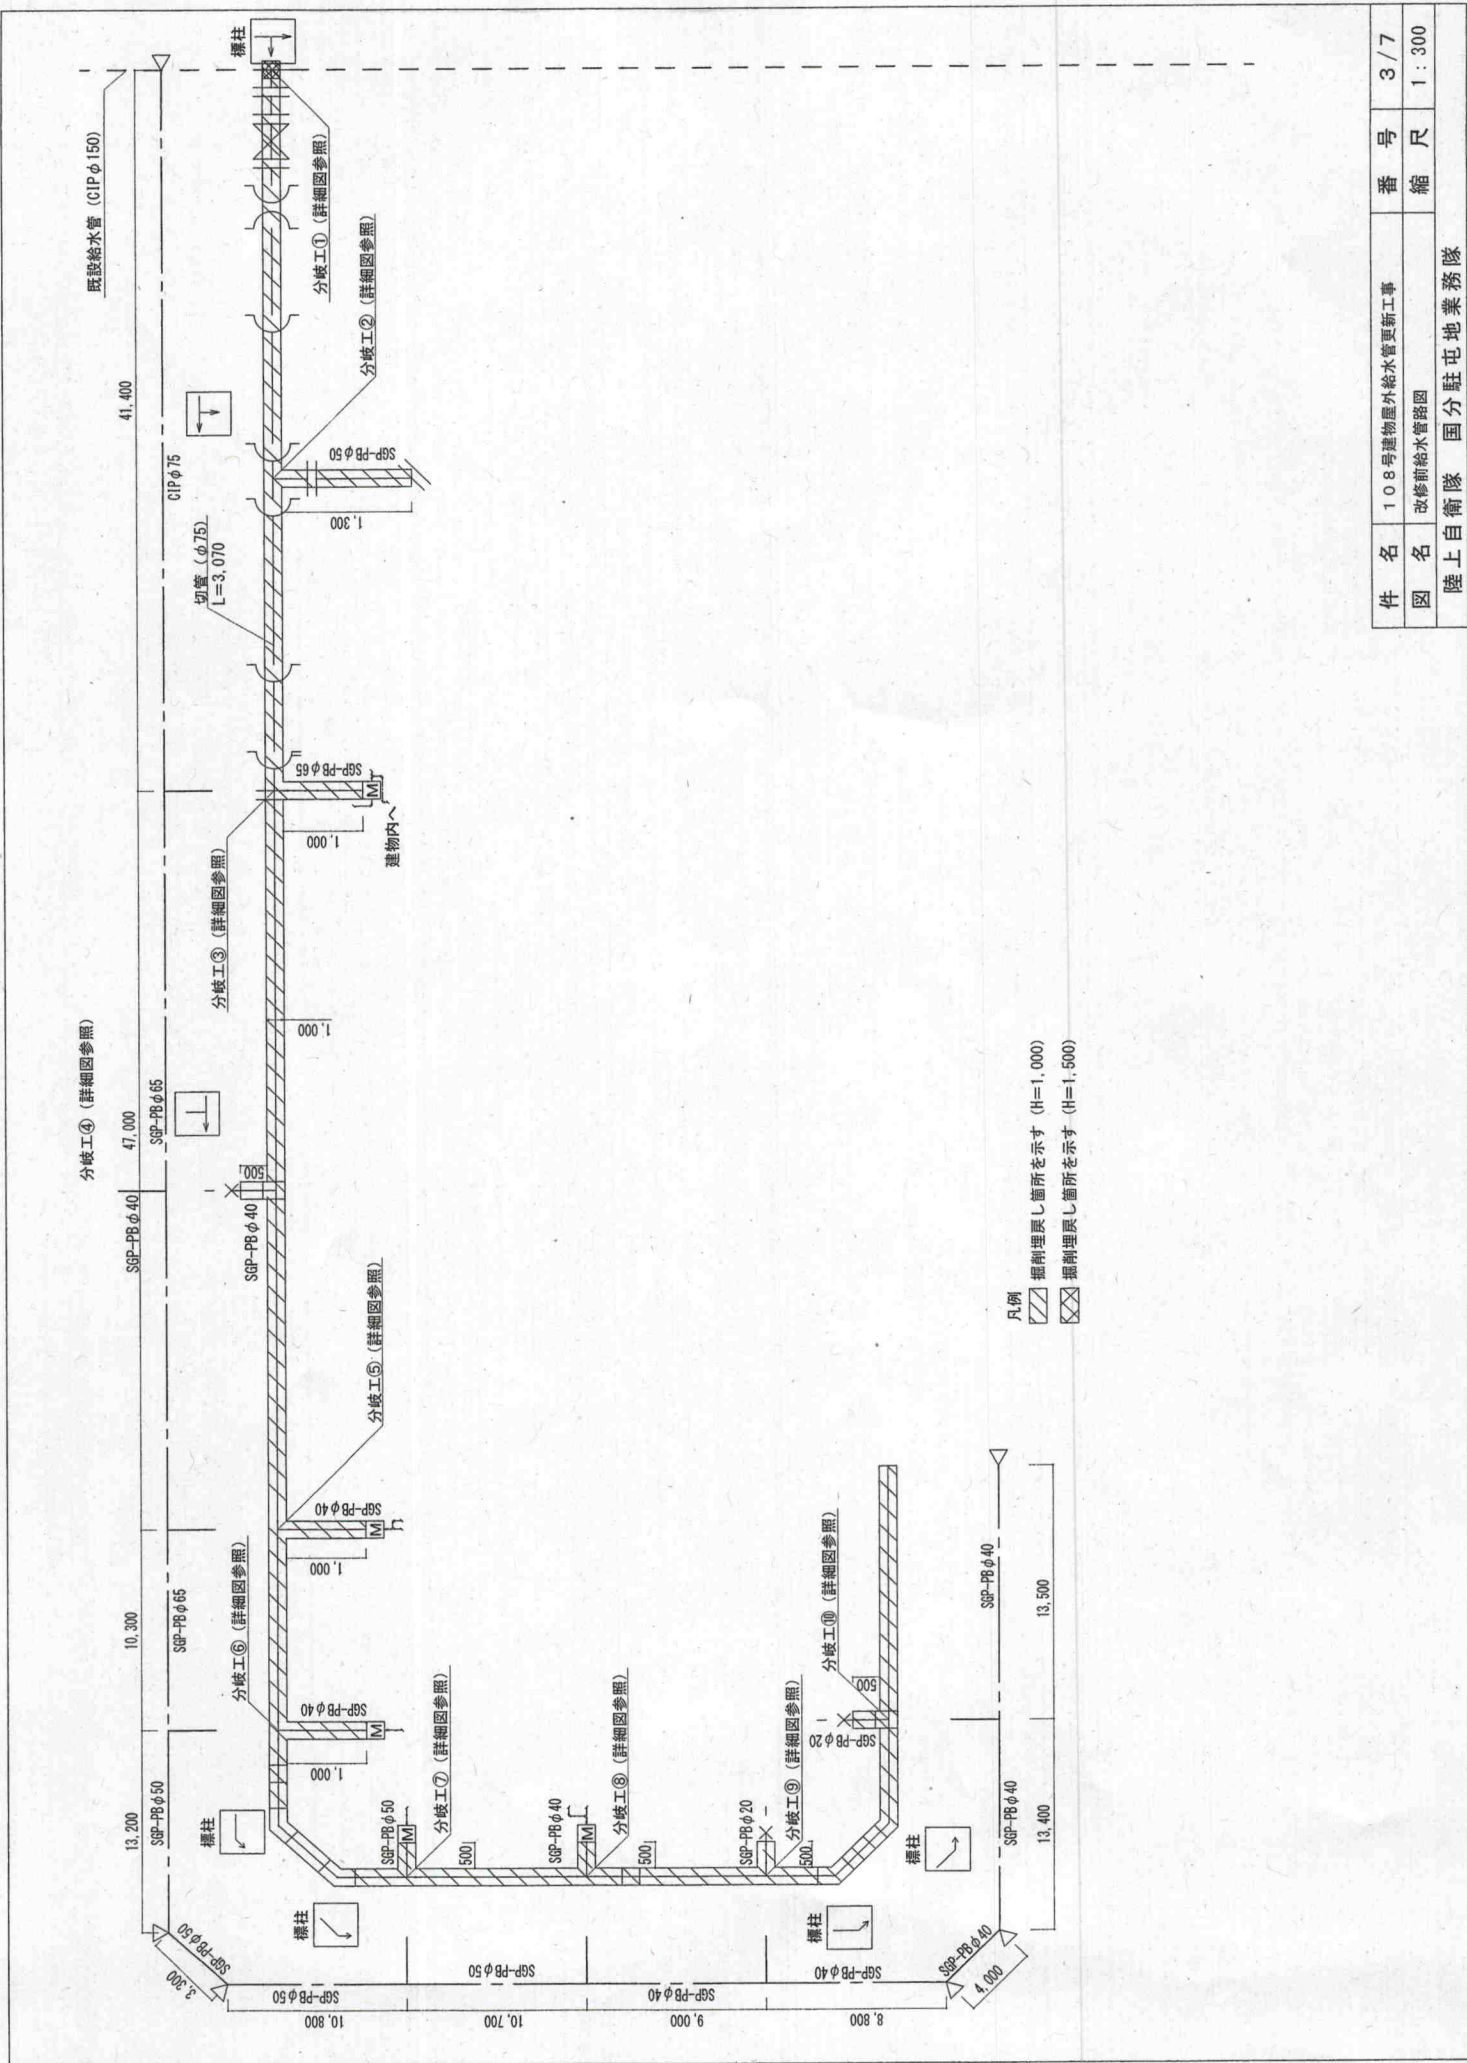


件名	108号建物屋外給水管更新工事	番号	3/7
図名	改修前給水管路図	縮尺	1:300
陸上自衛隊 国分駐屯地業務隊			

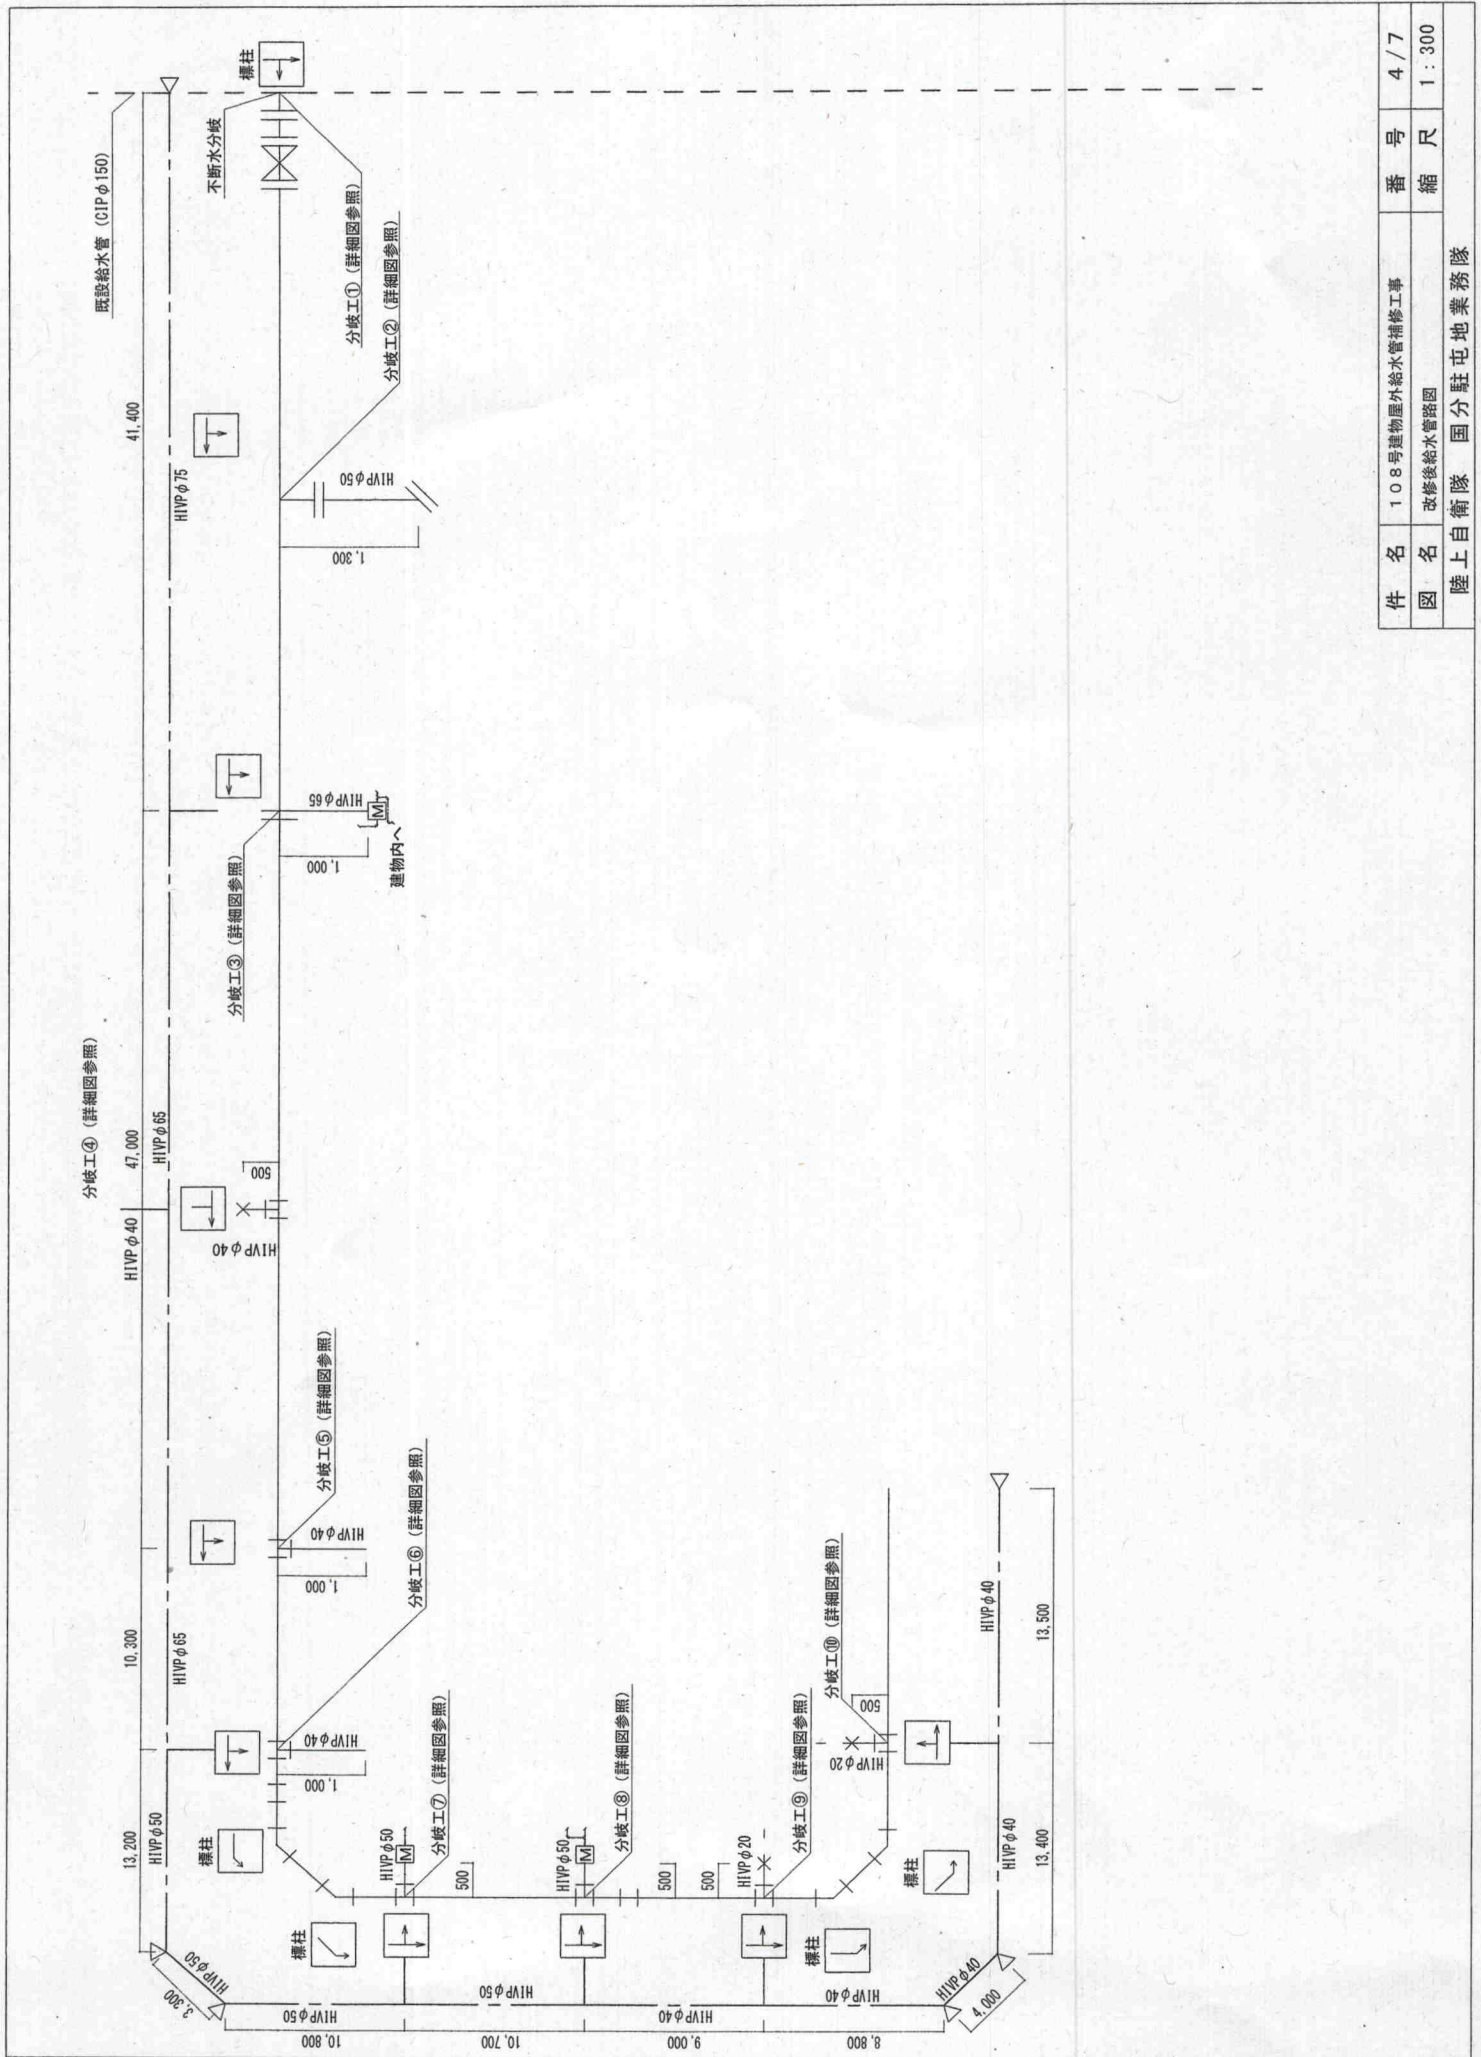


件名	108号建物屋外給水管補修工事	番号	4/7
図名	改修後給水管図	縮尺	1:300
陸上自衛隊 国分駐屯地業務隊			

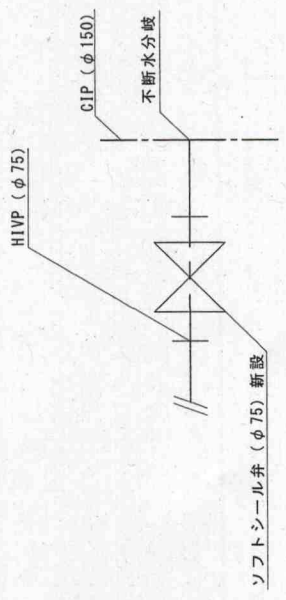


分岐工①施工後詳細図 S=1:30

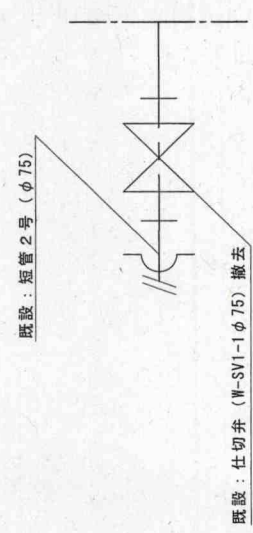


分岐工①施工前詳細図 S=1:30

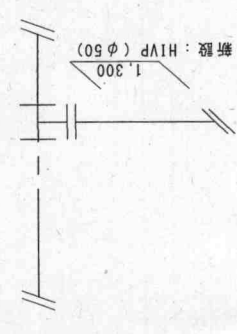


分岐工②施工後詳細図 S=1:30

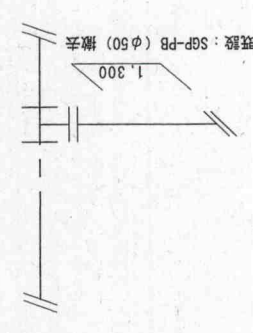


分岐工②施工前詳細図 S=1:30

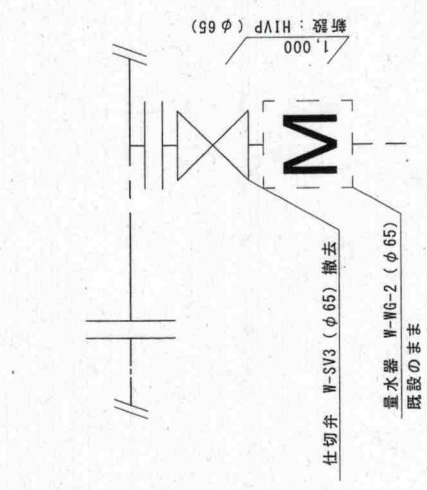


分岐工③施工後詳細図 S=1:30

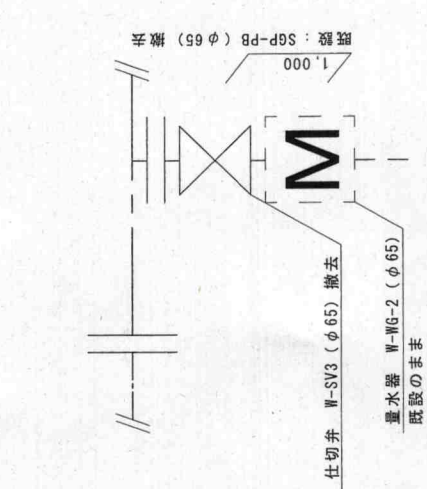


分岐工③施工前詳細図 S=1:30

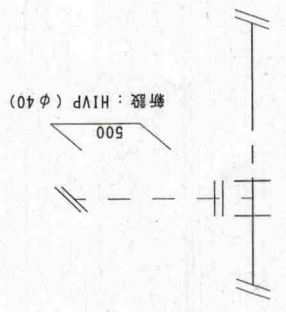


分岐工④施工後詳細図 S=1:30

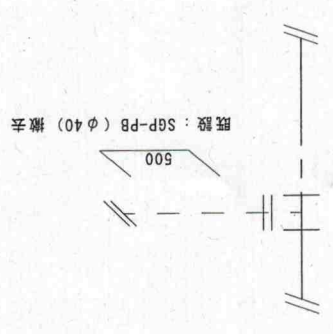


分岐工④施工前詳細図 S=1:30

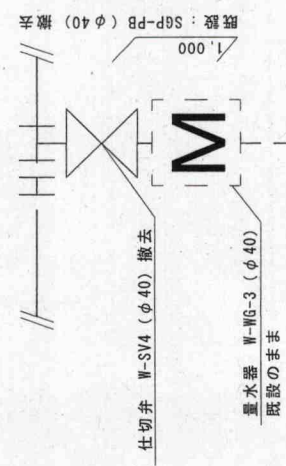


分岐工⑤施工前詳細図 S=1:30

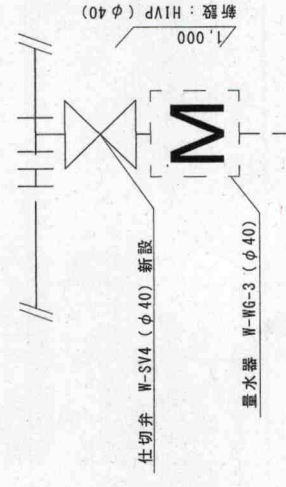


分岐工⑤施工後詳細図 S=1:30

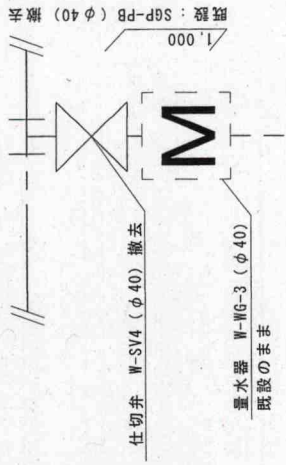


分岐工⑥施工前詳細図 S=1:30

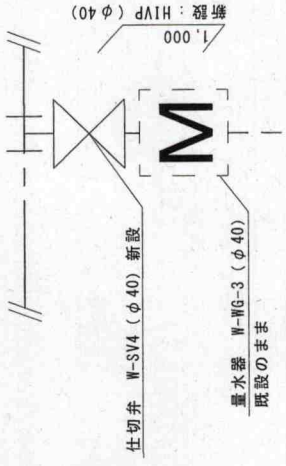


分岐工⑥施工後詳細図 S=1:30

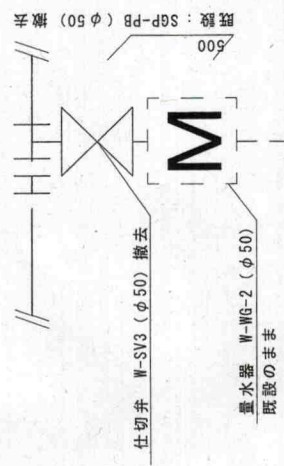


分岐工⑦施工前詳細図 S=1:30

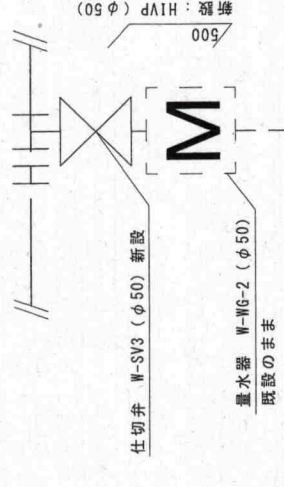


分岐工⑦施工後詳細図 S=1:30

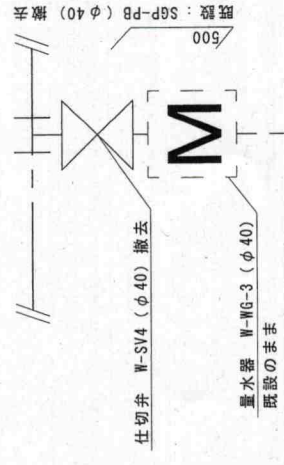


分岐工⑧施工前詳細図 S=1:30

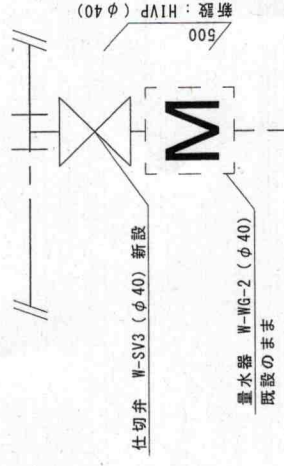


分岐工⑧施工後詳細図 S=1:30

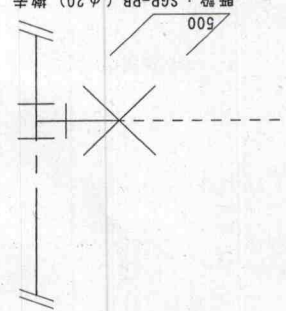


分岐工⑨施工前詳細図 S=1:30

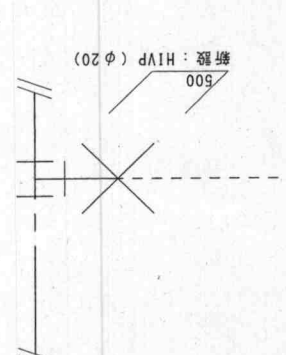

分岐工⑨施工後詳細図 S=1:30






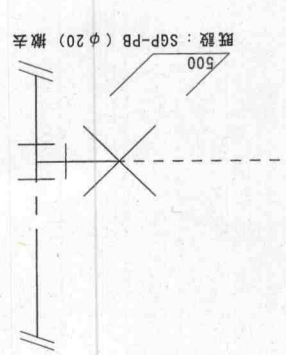


分岐工⑩施工前詳細図 S=1:30

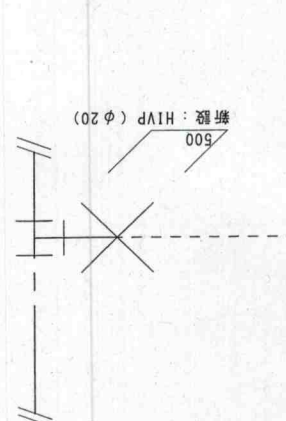

分岐工⑩施工後詳細図 S=1:30

取替部品等一覧表		備考
取替部品等	数量等	
ソフトシール弁 (φ75)	1個	分岐工①
ソフトシール弁 (φ65)	1個	分岐工③
ソフトシール弁 (φ50)	1個	分岐工⑦
ソフトシール弁 (φ40)	3個	分岐工⑤、⑥、⑧
HNP (φ75)	41.4m	
HNP (φ65)	58.3m	
HNP (φ50)	39.8m	
HNP (φ40)	52.2m	
HNP (φ20)	1m	
止水弁管	φ75用	1個
止水弁管	φ65、50用	2個
止水弁管	φ40用	3個
地中埋設標 (鉄製)	14個	
仕切弁 (W-SV1-1 φ75)	1個	分岐工①
仕切弁 (W-SV3 φ65)	1個	分岐工③
仕切弁 (W-SV4 φ50)	1個	分岐工⑦
仕切弁 (W-SV3 φ40)	3個	分岐工⑤、⑥、⑧
CIP φ75	41.4m	
SGP-PB (φ65)	58.3m	
SGP-PB (φ50)	39.8m	
SGP-PB (φ40)	52.2m	
SGP-PB (φ20)	1m	
弁管	6個	
地中埋設標	7個	

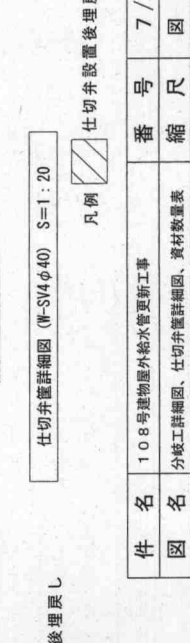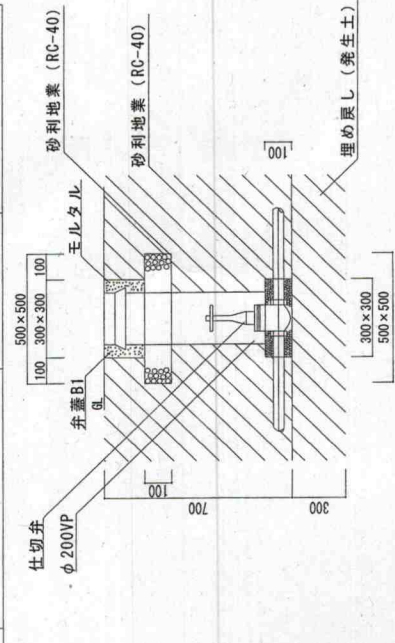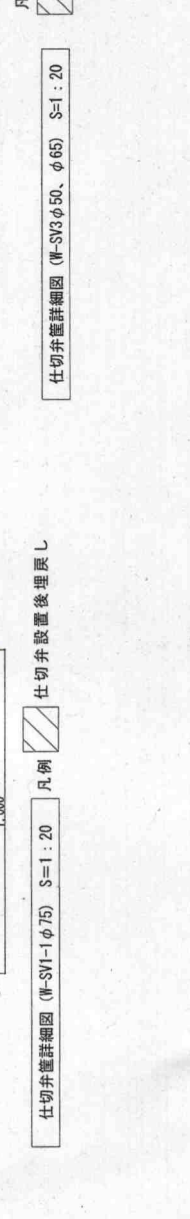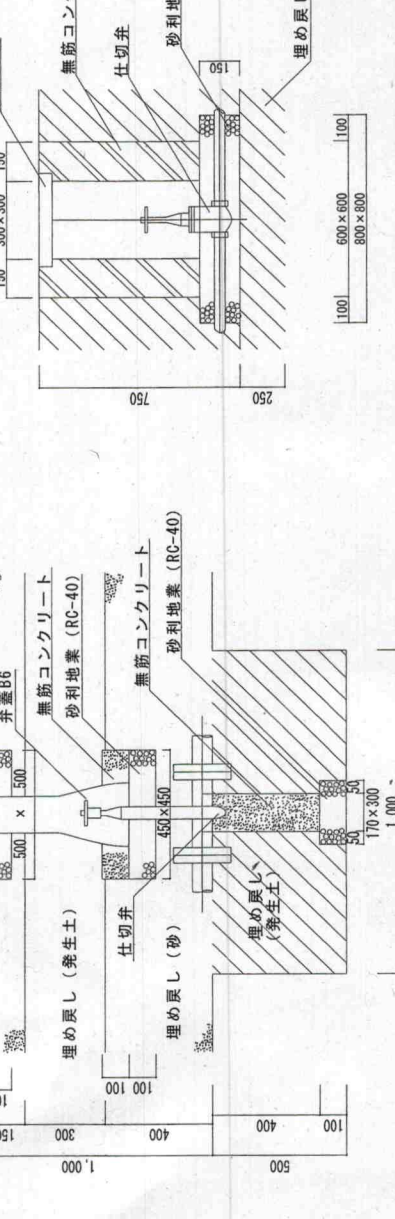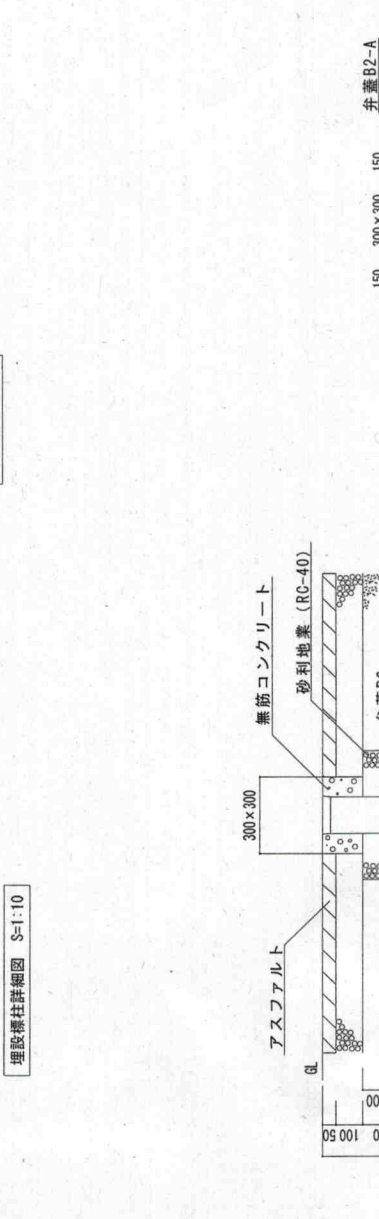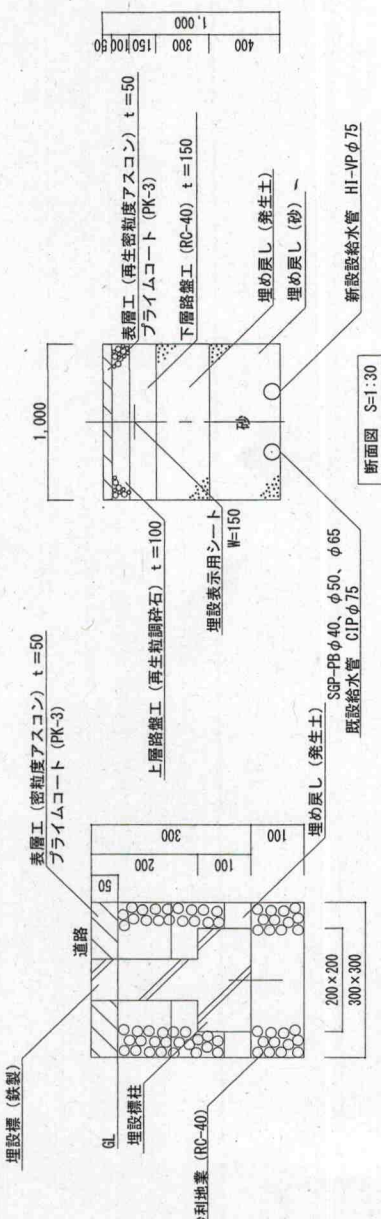

件名	108号建物屋外給水管更新工事	番号	7/7
図名	分岐工詳細図、仕切弁詳細図、資材数量表	縮尺	図示
陸上自衛隊 国分駐屯地業務隊			