




 
 

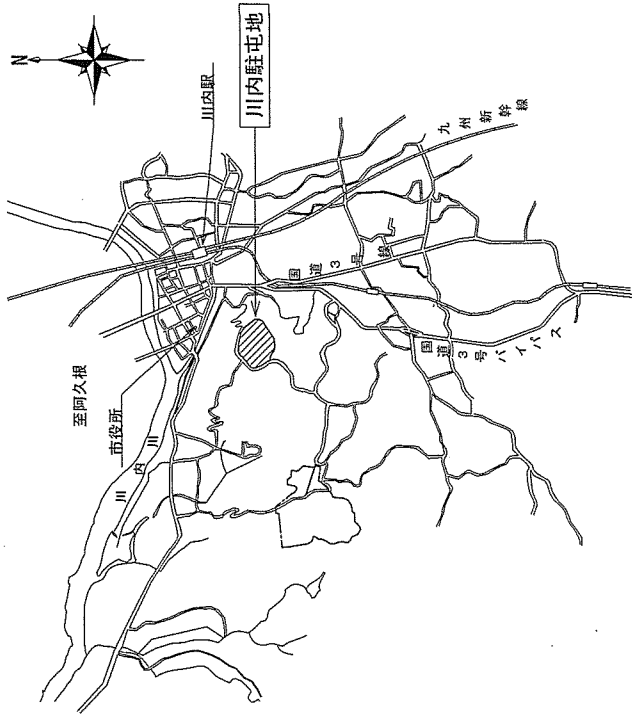


# 1号建物2階女子便所改修工事


電気	
給排水	

業務隊長		管理科長		営繕班長		営繕主任		管財		施設管理		工事企画	
件名	1号建物2階女子便所改修工事												
図面名	表紙												
縮尺	-		図面番号		1/18								
川内駐屯地業務隊 管理科 営繕班													






駐屯地案内図 S=1/X

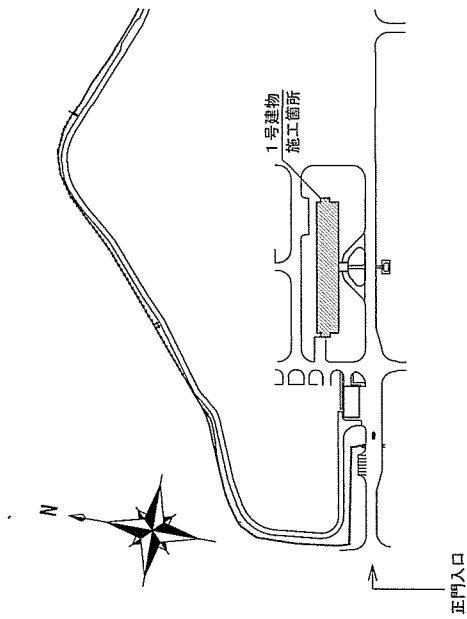


駐屯地配置図 S=1/4,000

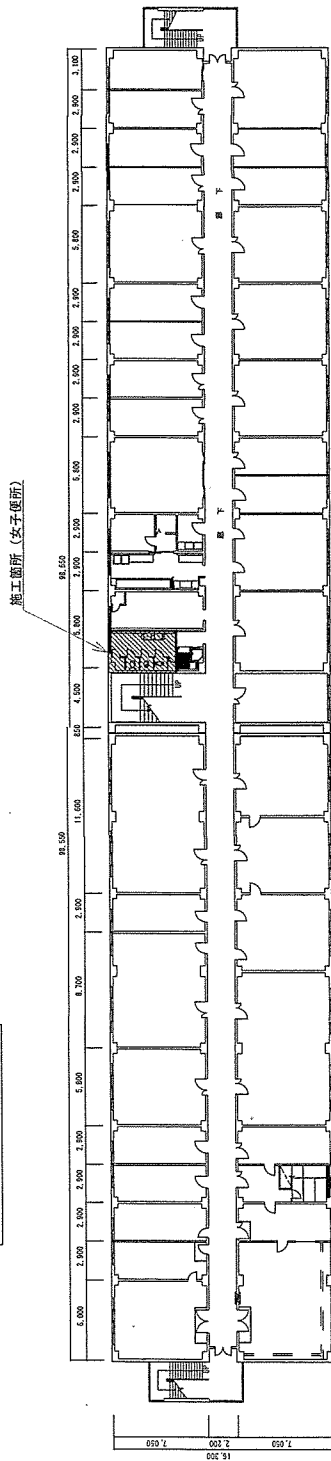


1号建物2階平面図 S=1/400

件名	1号建物2階女子便所改修工事		
図面名	案内図・配置図・平面図		
縮尺	図示	図面番号	3/18
川内駐屯地業務隊 管理科 営繕班			


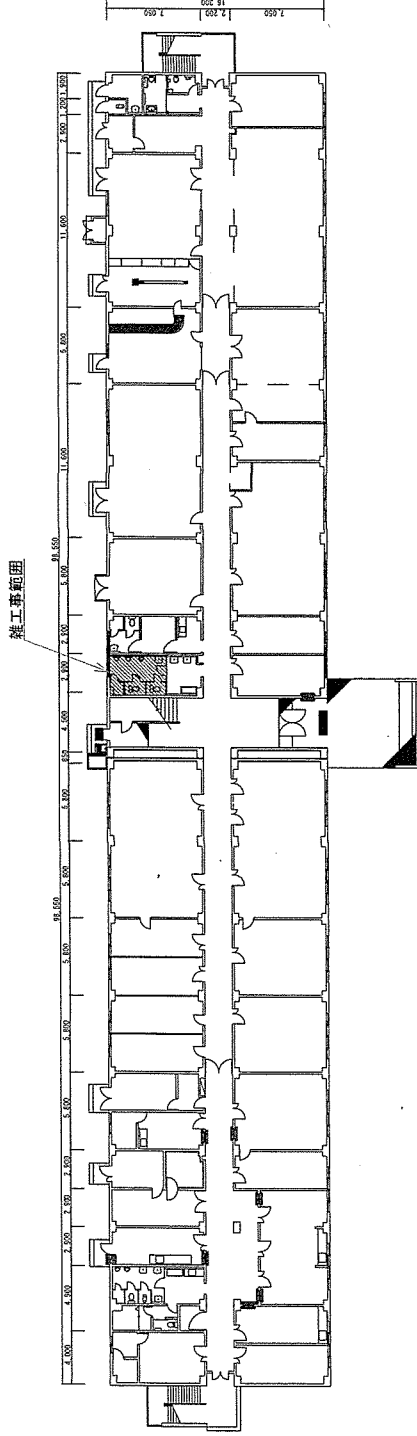


1号建物1階平面図 S=1/400

件名	1号建物2階女子便所改修工事		
図面名	平面図		
縮尺	1/400	図面番号	4/18
川内駐屯地業務隊 管理科 営繕班			

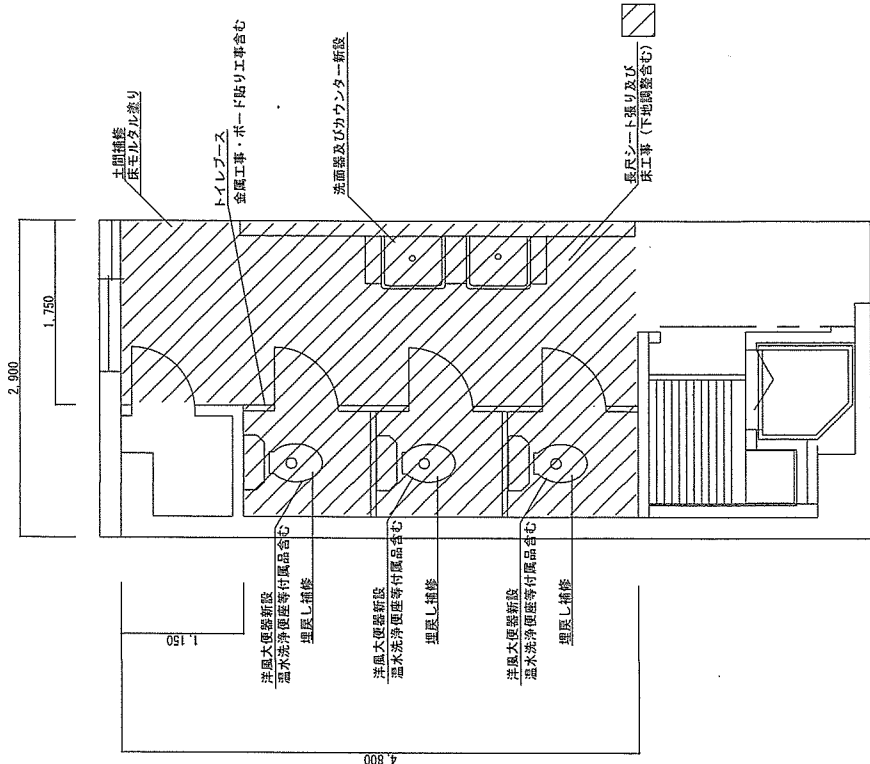

改修前平面図 S=1/50

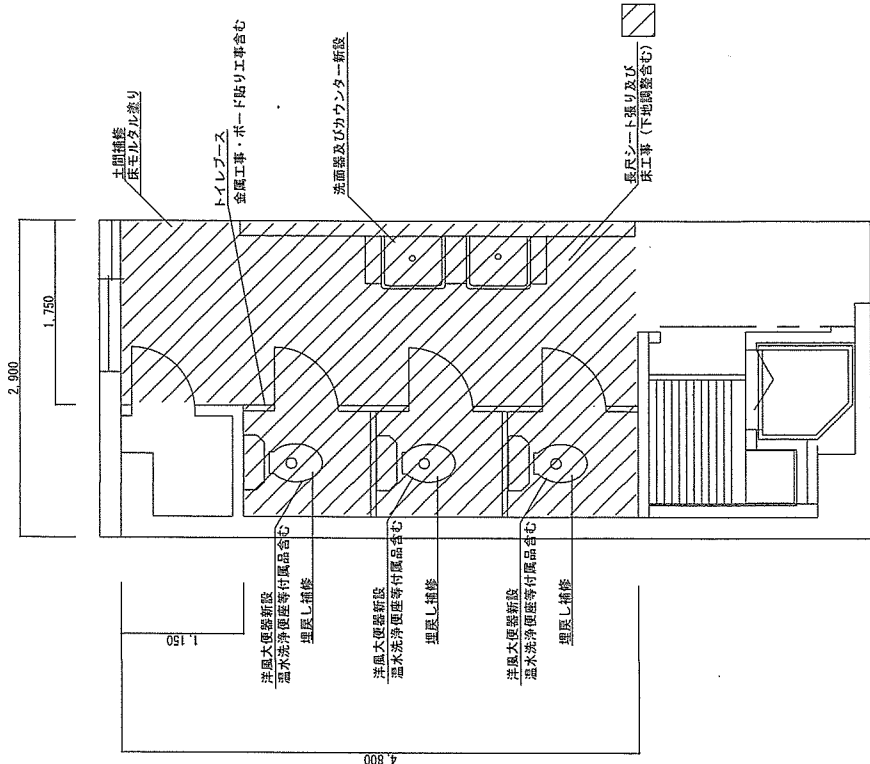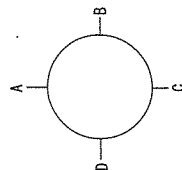

改修後平面図 S=1/50


長尺シート面積  
4.8m x 2.9m = (1.15m x 1.15m) = 12.5975m<sup>2</sup> = 12.59m<sup>2</sup>

件名 1号建物2階女子便所改修工事


図面名 改修前後平面図

縮尺 1/50 図面番号 5/18

川内駐屯地業務隊 管理科 管繕班


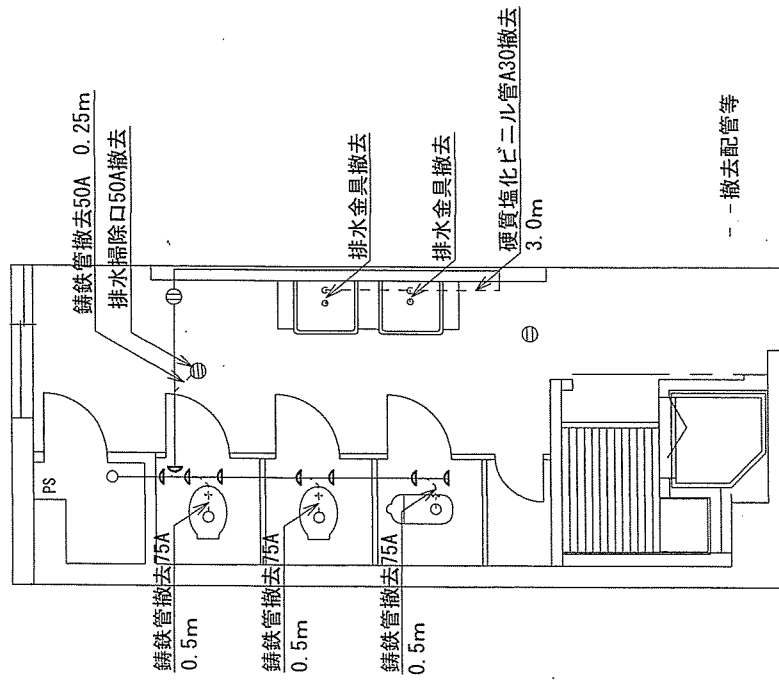


改修前排水設備平面図 S=1/50

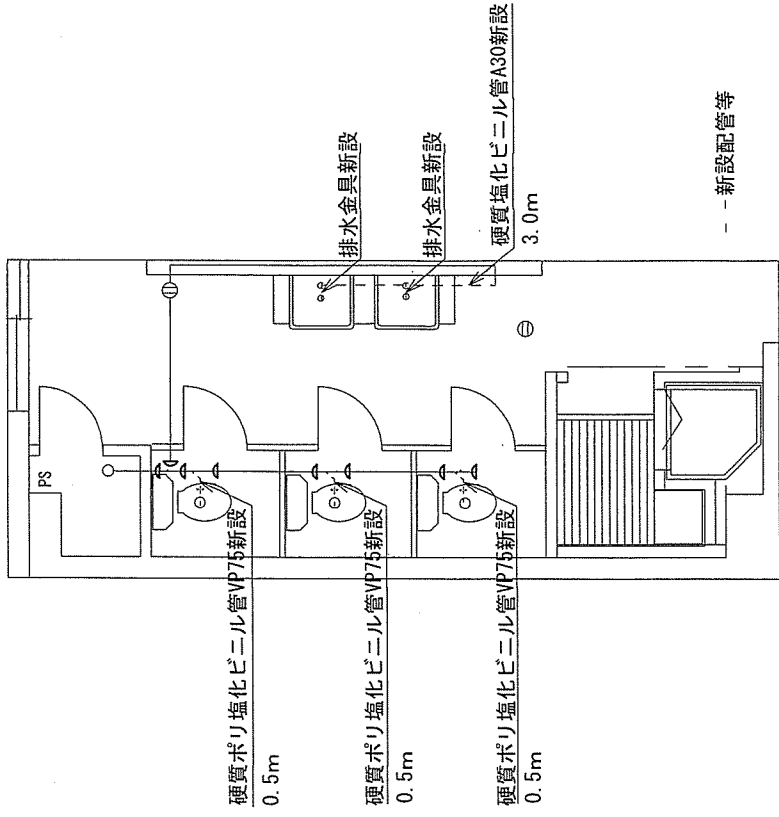

改修後排水設備平面図 S=1/50

件名	1号建物2階女子便所改修工事		
図面名	改修前後排水管平面図		
縮尺	1/50	図面番号	6/18
川内駐屯地業務隊 管理科 営繕班			

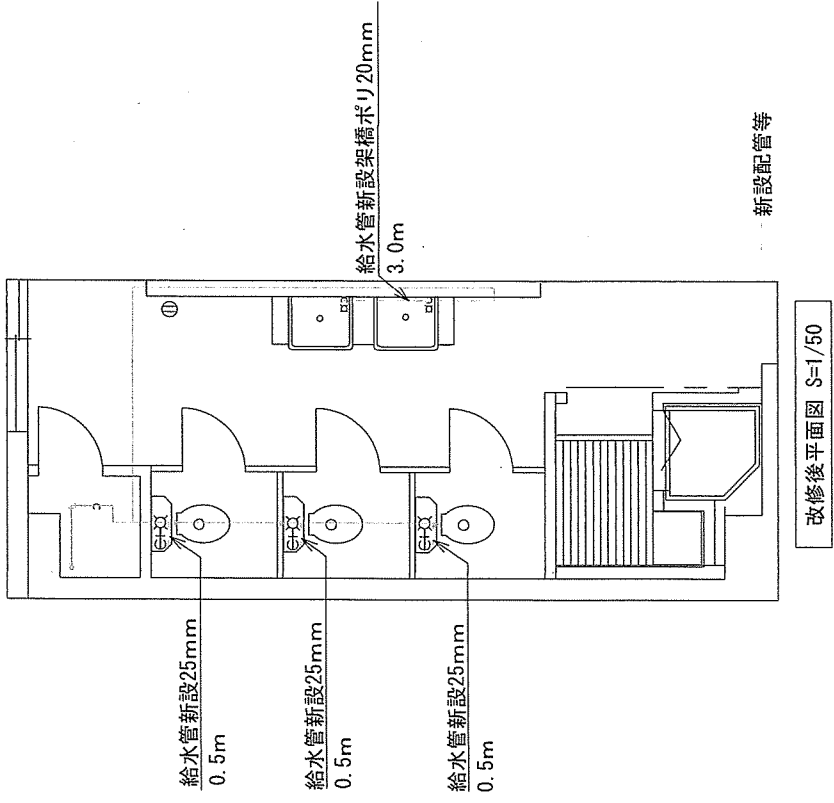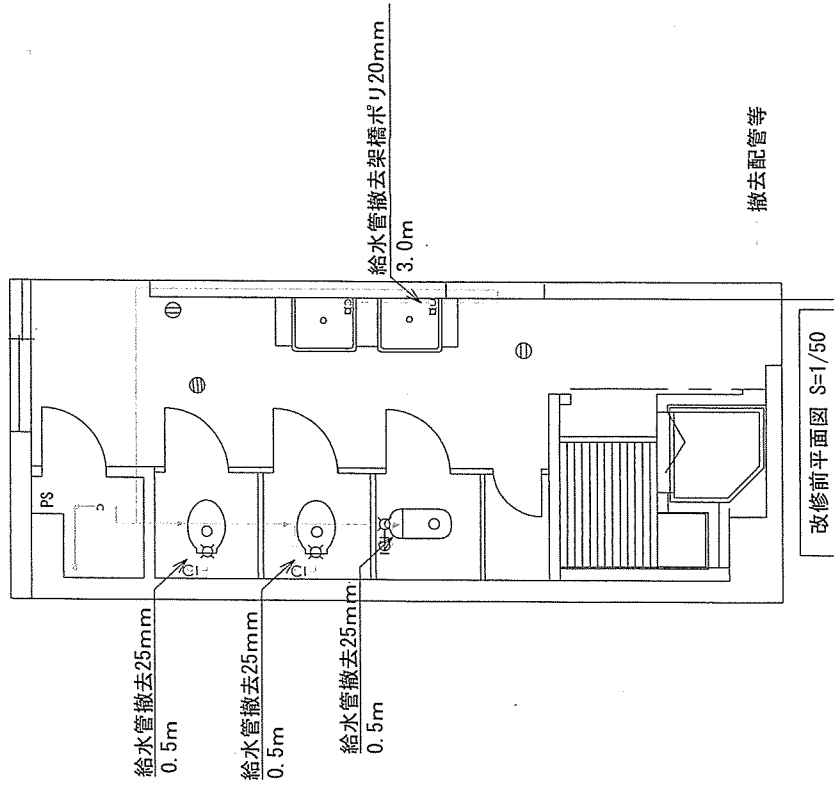


件名 1号建物2階女子便所改修工事

図面名 改修前後給水管平面図

縮尺 1/50 図面番号 7/18

川内駐屯地業務隊 管理科 営繕班



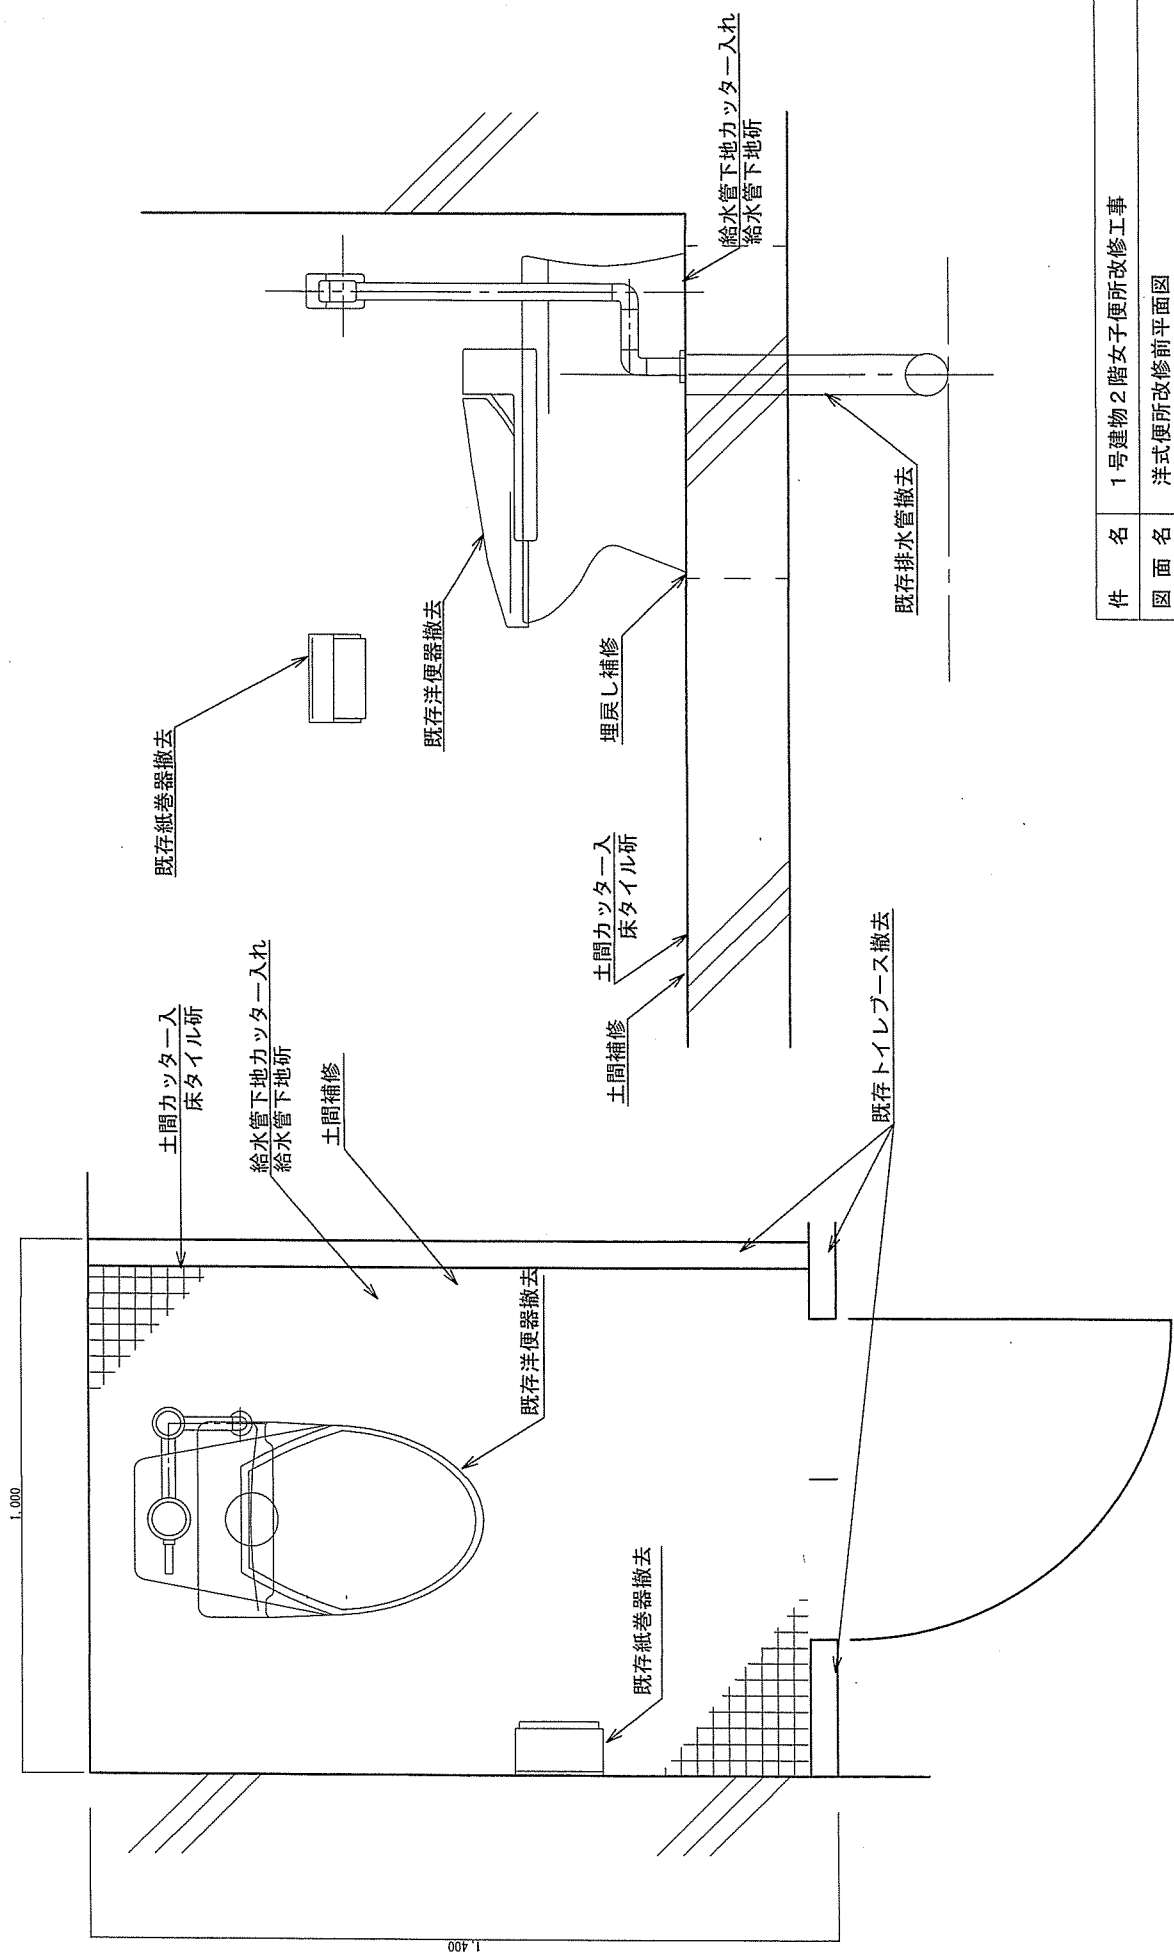


件名 1号建物2階女子便所改修工事

図面名 洋式便所改修前平面図

縮尺 1/10 図面番号 9/18


川内駐屯地業務隊 管理科 営繕班

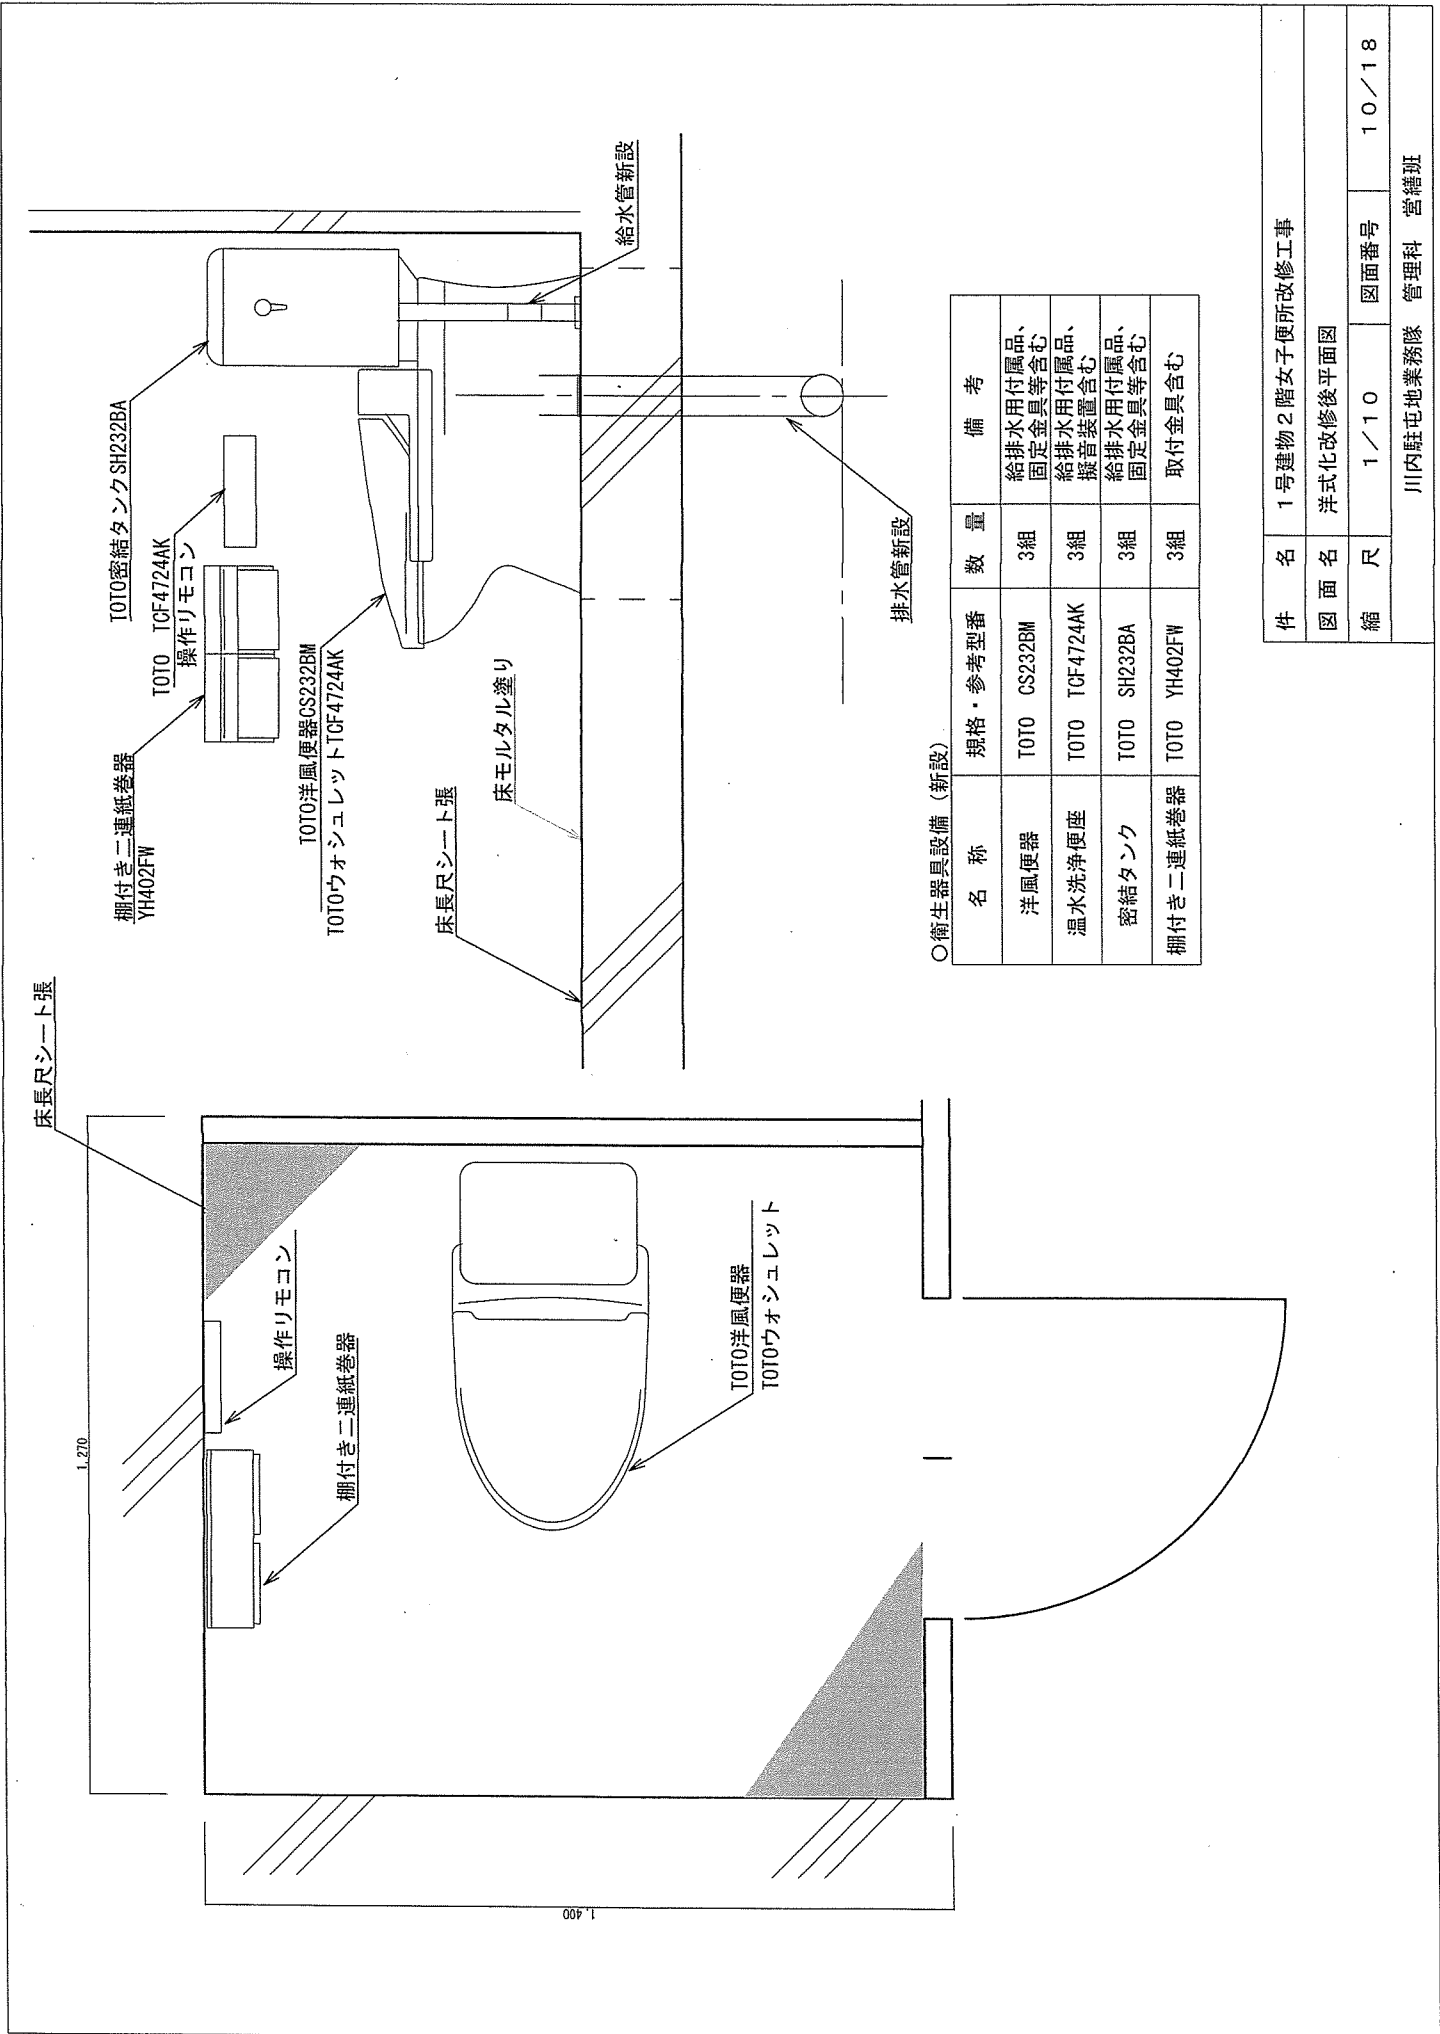


○衛生器具設備 (新設)

名称	規格・参考型番	数量	備考
洋風便器	TOTO CS232BM	3組	給排水用付属品、 固定金具等含む
温水洗浄便座	TOTO TCF4724AK	3組	給排水用付属品、 擬音装置含む
密結タンク	TOTO SH232BA	3組	給排水用付属品、 固定金具等含む
柵付き二連紙巻器	TOTO YH402FW	3組	取付金具含む


件名	1号建物2階女子便所改修工事		
図面名	洋式化改修後平面図		
縮尺	1/10	図面番号	10/18
	川内駐屯地業務隊 管理科 管繕班		

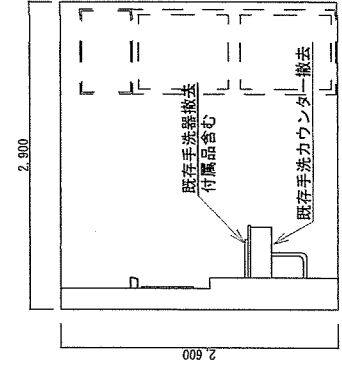


— C —

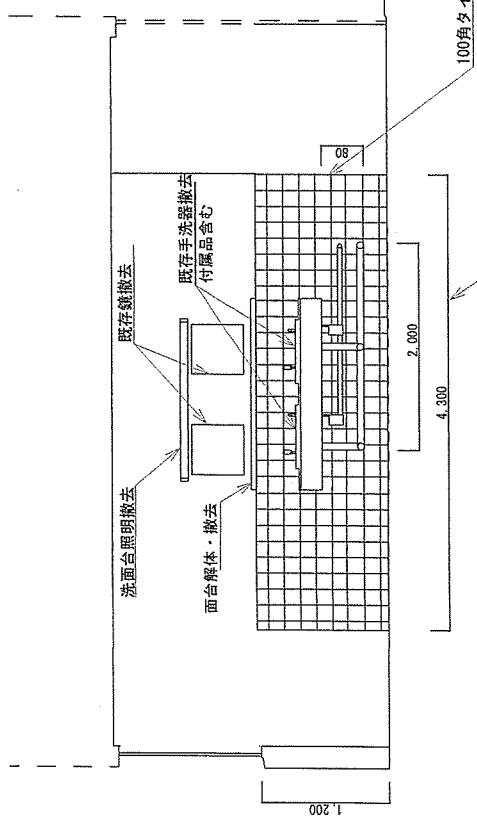

— B —

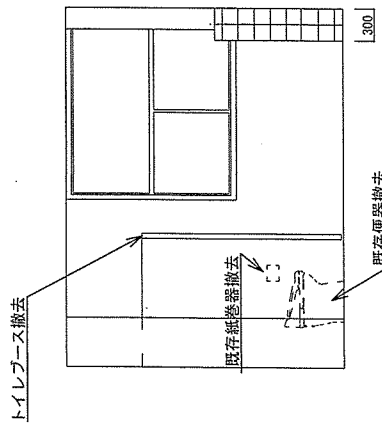

— A —

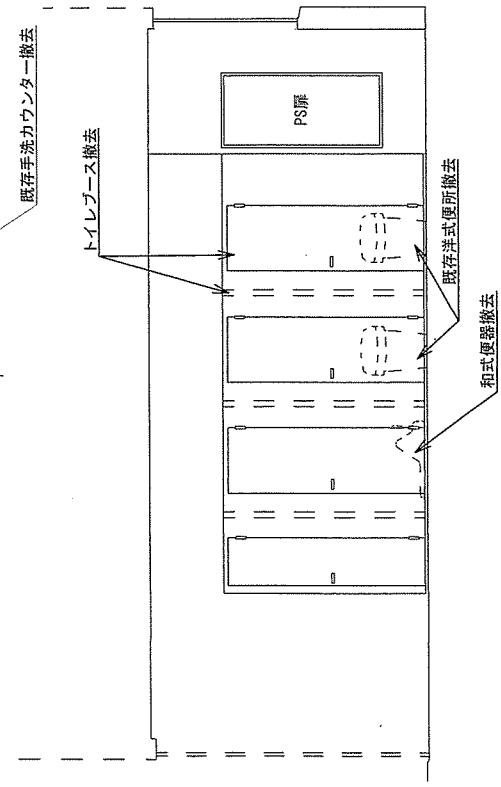

— D —



改修前

件名	1号建物2階女子便所改修工事		
図面名	改修前図		
縮尺	1/50	図面番号	11/18
川内駐屯地業務隊 管理科 宮織班			

○衛生器具設備 (新設)

名称	規格・参考型番	数量	備考
洗面カウンター	TOTO CR11	1組	給排水用付属品、固定金具等含む
アンダーカウンター一式洗面器	TOTO L502	2組	給排水用付属品、固定金具等含む
自動水栓	TOTO TLE25SS2A	2組	給水用付属品、取付金具等含む
水石けん供給栓	TOTO TLK05202J	2組	取付金具含む


洗面カウンターCR11新設  
アンダーカウンター一式洗面器TOTO L502新設  
自動水栓TLE25SS2A新設  
水石けん供給栓TLK05202J新設

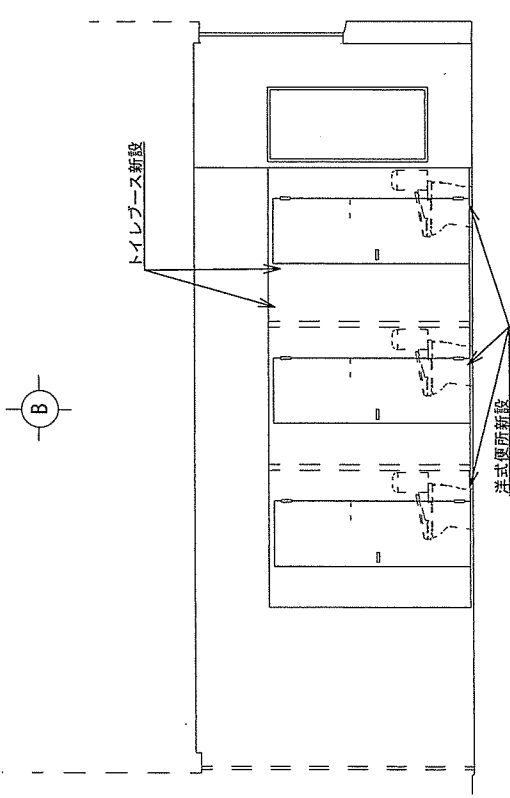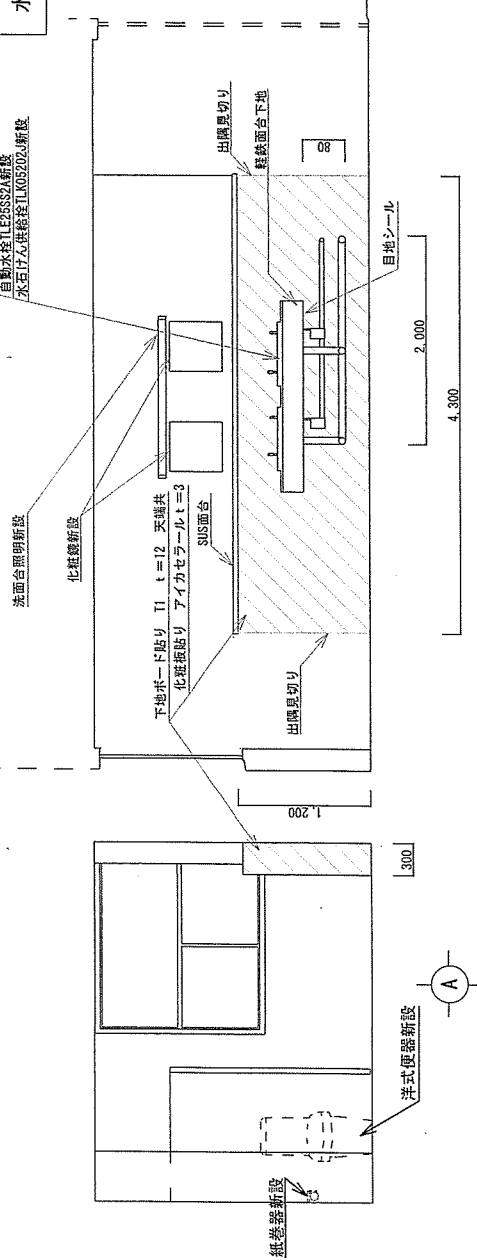

※器具撤去部については、モルタル補修を実施するものとする。

件名	1号建物2階女子便所改修工事		
図面名	改修後図		
縮尺	1/50	図面番号	12/18
川内駐屯地業務隊 管理科 営繕班			


改修後

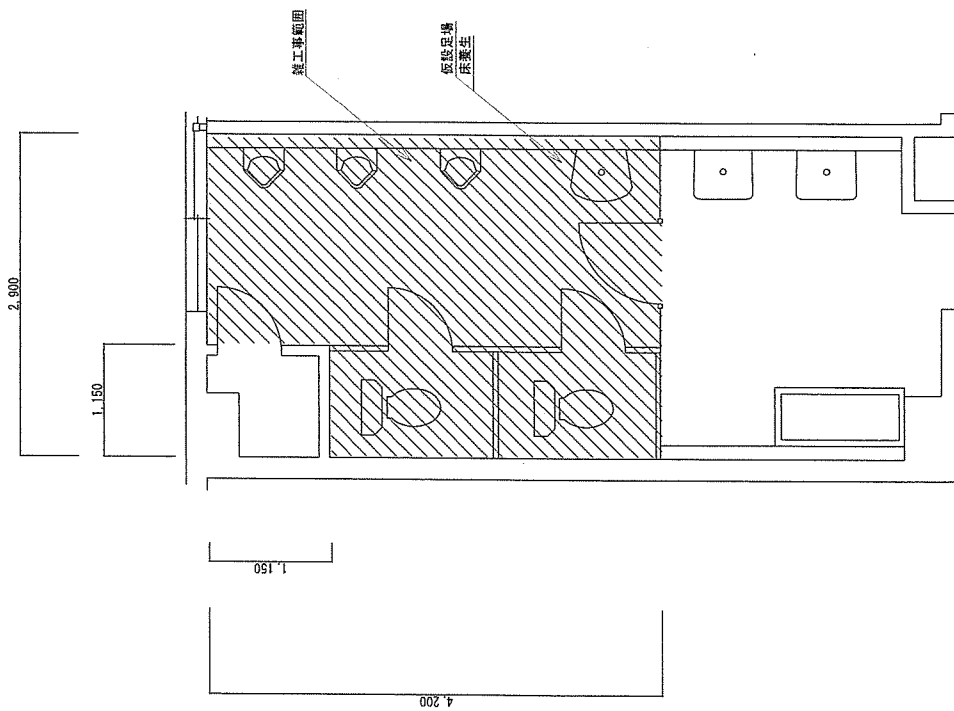


1階男子トイレ雑工事範囲 S=1/50

竣工専面積  
 $4.2m \times 2.9m - (1.15m \times 1.15m) = 10.8575m^2 \approx 10.86m^2$

件名	1号建物2階女子便所改修工事		
図面名	1階男子トイレ雑工事範囲		
縮尺	1/50	図面番号	13/18
川内駐屯地業務隊 管理科 営繕班			

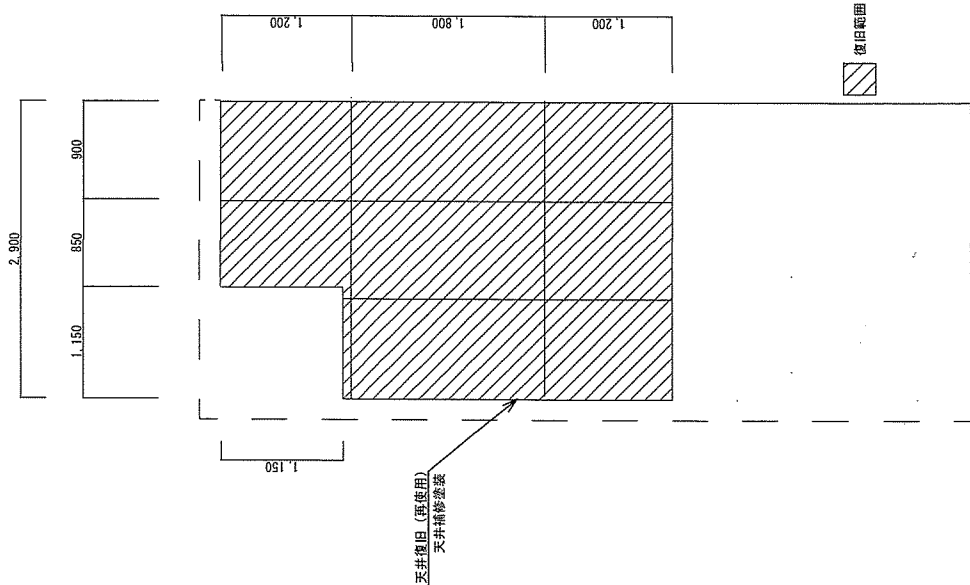


改修後天井伏図 S=1/50

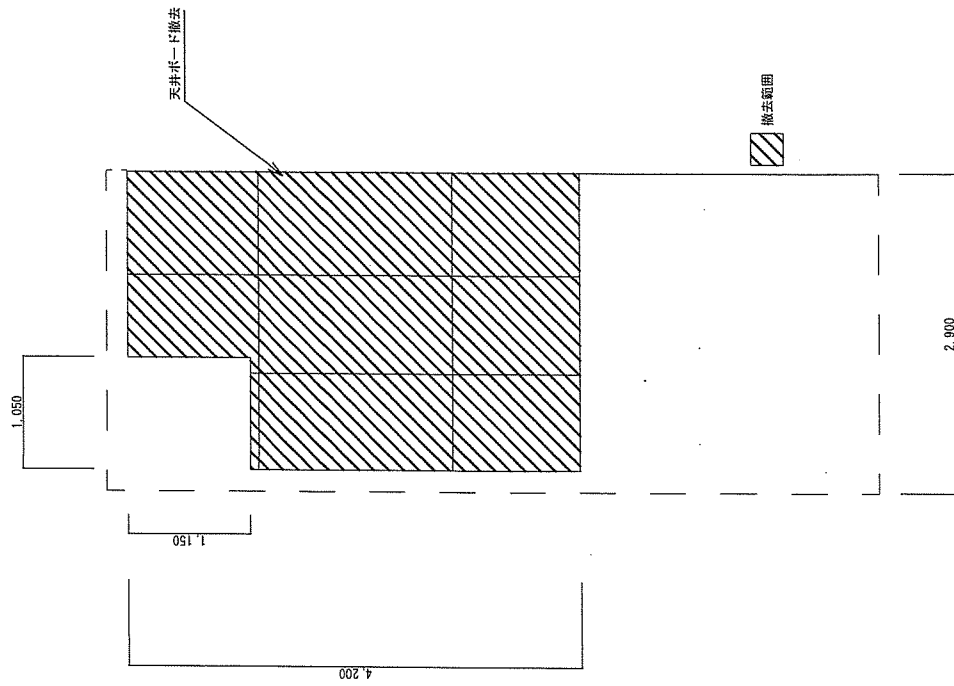


改修前天井伏図 S=1/50

件名	1号建物2階女子便所改修工事		
図面名	改修前後1階天井伏せ図		
縮尺	1/50	図面番号	14/18
川内駐屯地業務隊 管理科 営繕班			

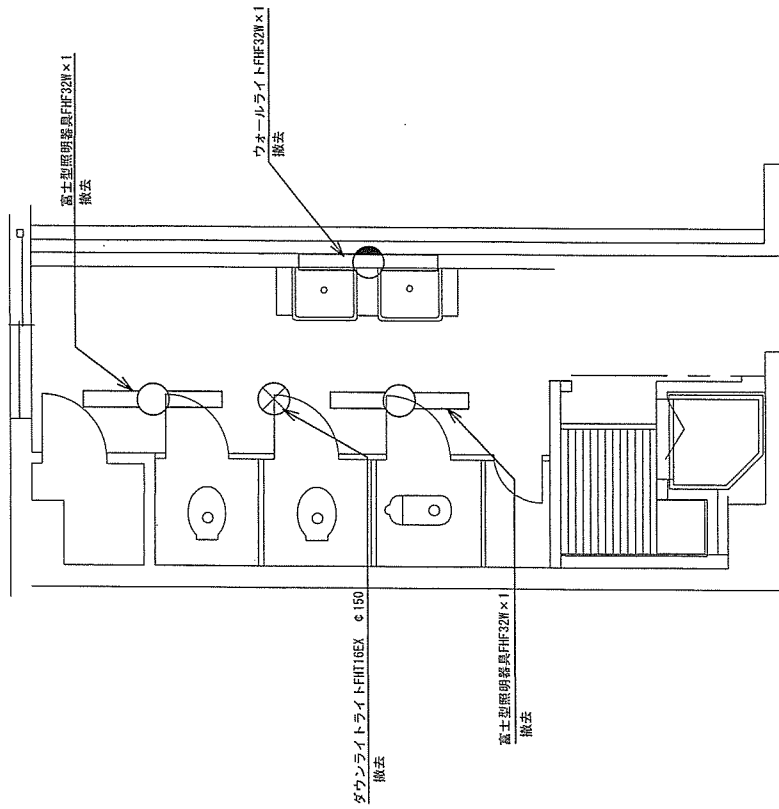

電灯設備 (既設)

記号	名称	規格	数量	改修内容	備考
○	富士型器具	FHF32W×1	2台	撤去	
○	ウォールライト	FHF32W×1	1台	撤去	
⊗	ダウンライト	FHT16EX φ150	1台	撤去	

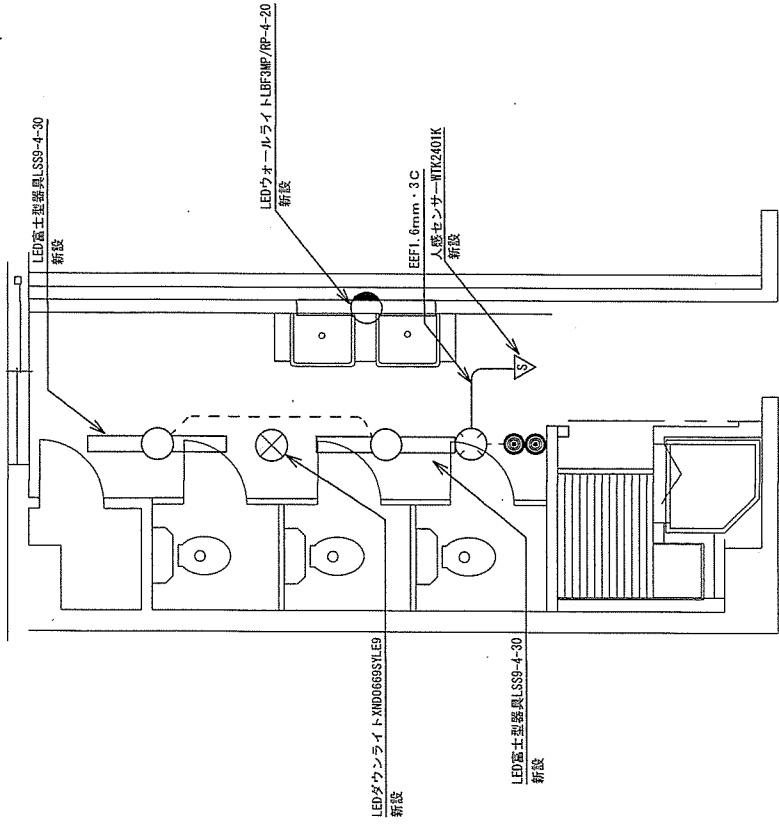

電灯設備 (新設)


記号	名称	規格	数量	備考
○	LED富士型器具	LSS9-4-30	2台	
⊗	LEDダウンライト	XND0669STYLE9	1台	
▽	熱線センサー付自動スイッチ	3A、100V、AC	1台	
○	LEDウォールライト	LBF3MP/RP-4-20	1台	

件名 1号建物2階女子便所改修工事

図面名 照明器具改修前後平面図


縮尺 1/50 図面番号 15/18

川内駐屯地業務隊 管理科 営繕班

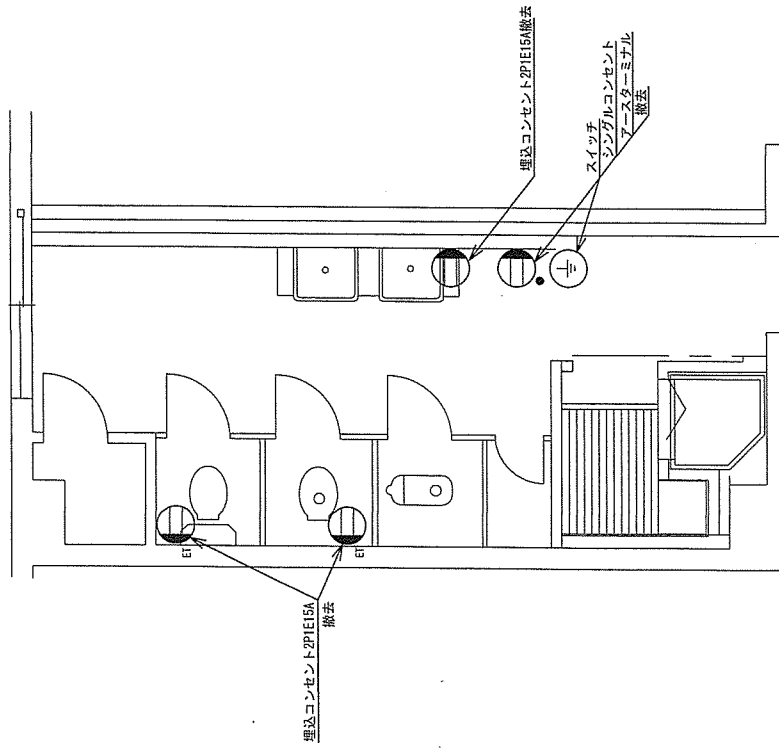

コンセント設備 (既設)

記号	名称	規格	数量	改修内容	備考
⊕	埋込コンセント	2P1E15A	1	撤去	
⊕	埋込コンセント	2P1E15A ET付	2	撤去	
⊕	埋込スイッチ ・埋込シングルコンセント ・埋込アースターミナル	1P15A×1 2P1E15A×1	1	撤去	組合せ

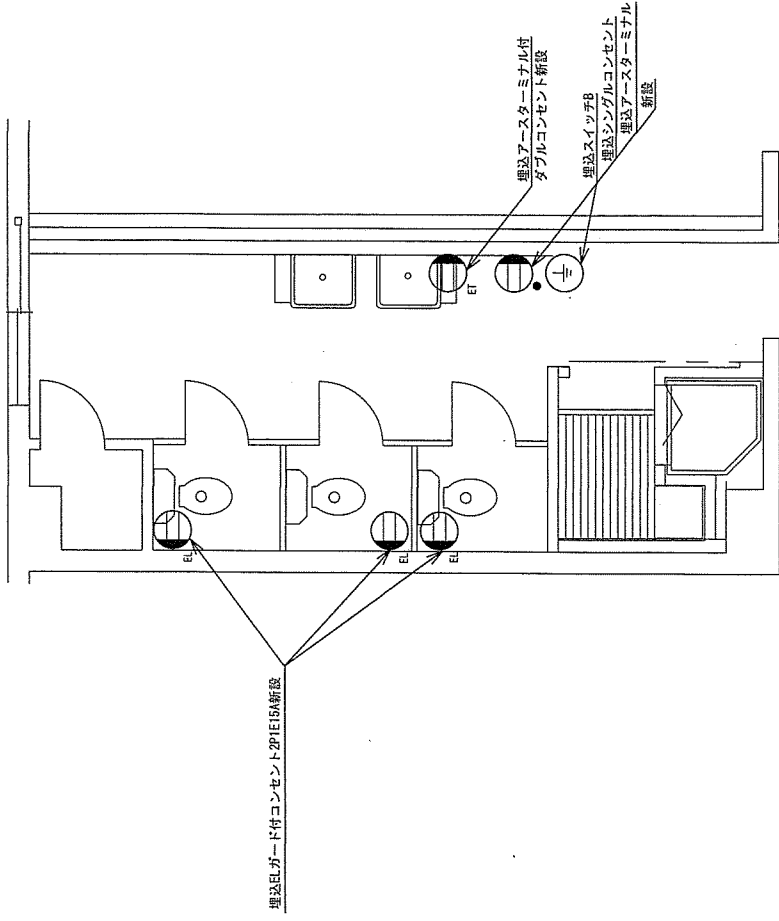

コンセント設備 (新設)



記号	名称	規格	数量	改修内容	備考
⊕	埋込アースターミナル付 ダブルコンセント	2P1E 15A×2 ET付	1	新設	
⊕	埋込ELガード付コンセント	2P1E 15A ELガード付	3	新設	
⊕	埋込スイッチB ・埋込シングルコンセント ・埋込アースターミナル	1P15A×1 2P1E15A×1	1	新設	

件名 1号建物2階女子便所改修工事

図面名 コンセント改修前後平面図


縮尺 1/50 図面番号 16/18

川内駐屯地業務隊 管理科 営繕班

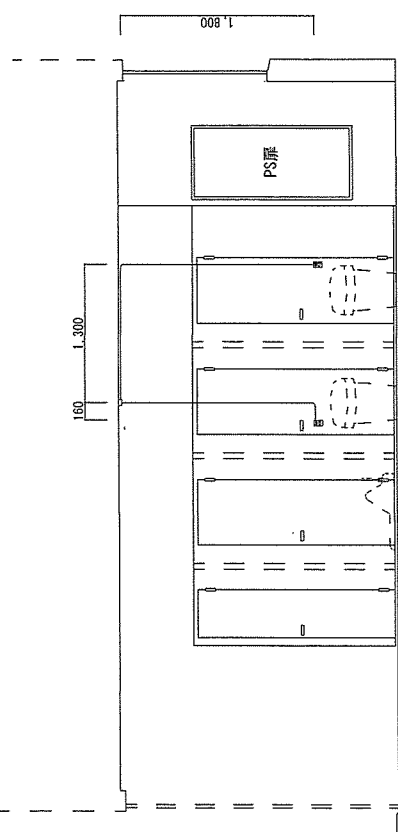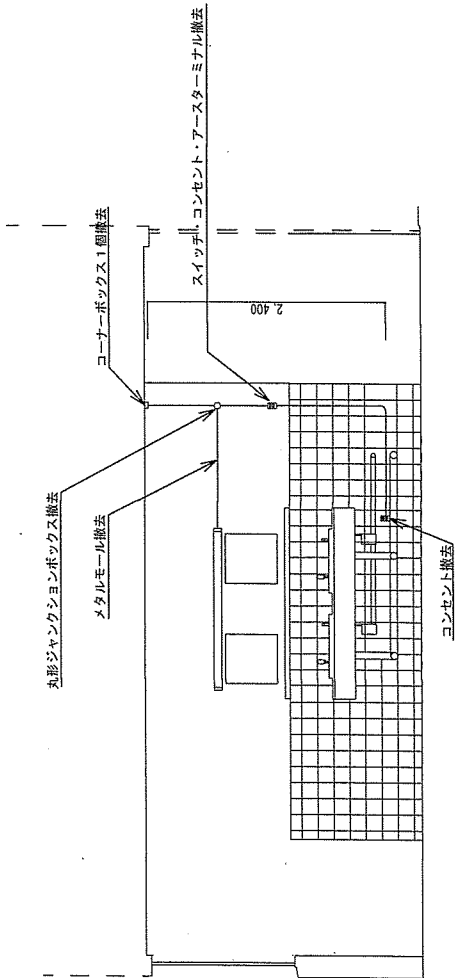


件名	1号建物2階女子便所改修工事		
図面名	電気配線等改修前図		
縮尺	1/50	図面番号	17/18
川内駐屯地業務隊 管理科 管繕班			

改修前

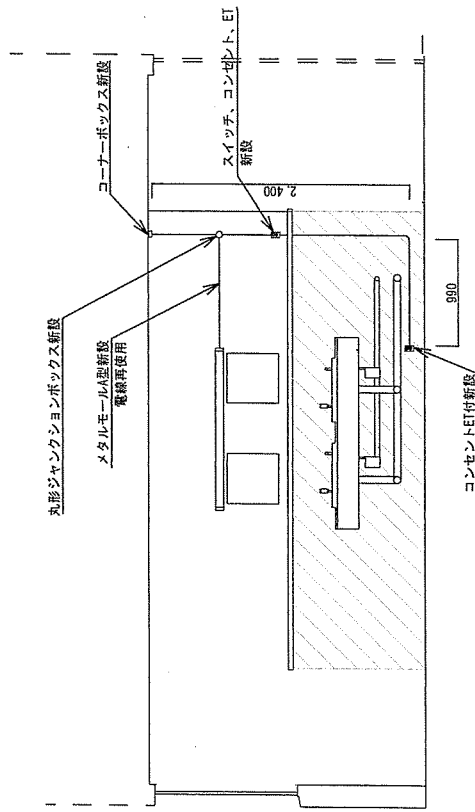

⊙ B

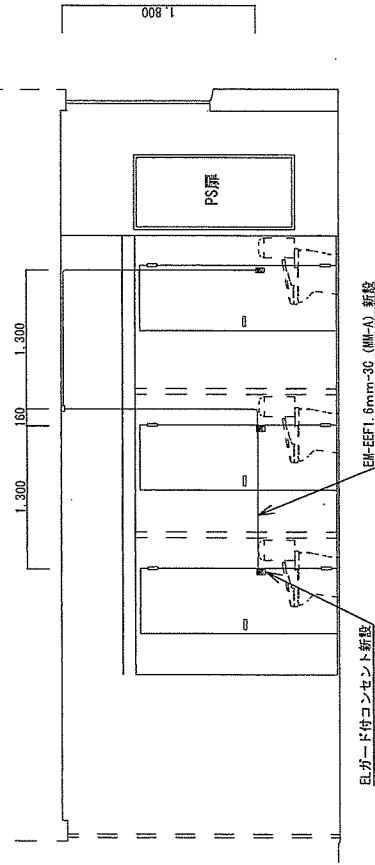

⊙ D

改修後

件名	1号建物2階女子便所改修工事		
図面名	電気配線等改修後図		
縮尺	1/50	図面番号	18/18
川内駐屯地業務隊 管理科 営繕班			