



駐屯地便所洋式化等改修工事

電	給排水
山崎	田

業務隊長	管理科長	営繕班長	営繕主任	管財	施設管理	工事企画
福	田	田	佐 野	野	森	野
件名	駐屯地便所洋式化等改修工事					
図面名	表紙					
縮尺	-	図面番号	1 / 3 2			
川内駐屯地業務隊 管理科 営繕班						

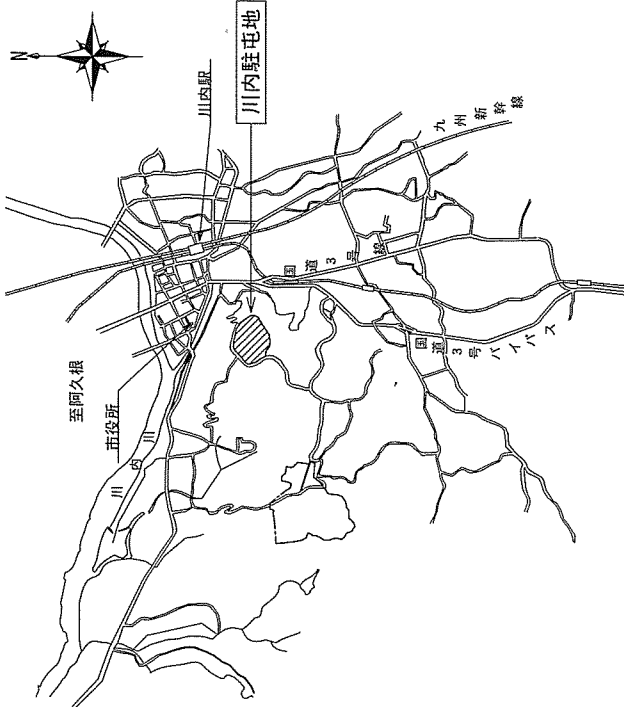


駐屯地案内図 S=1/X

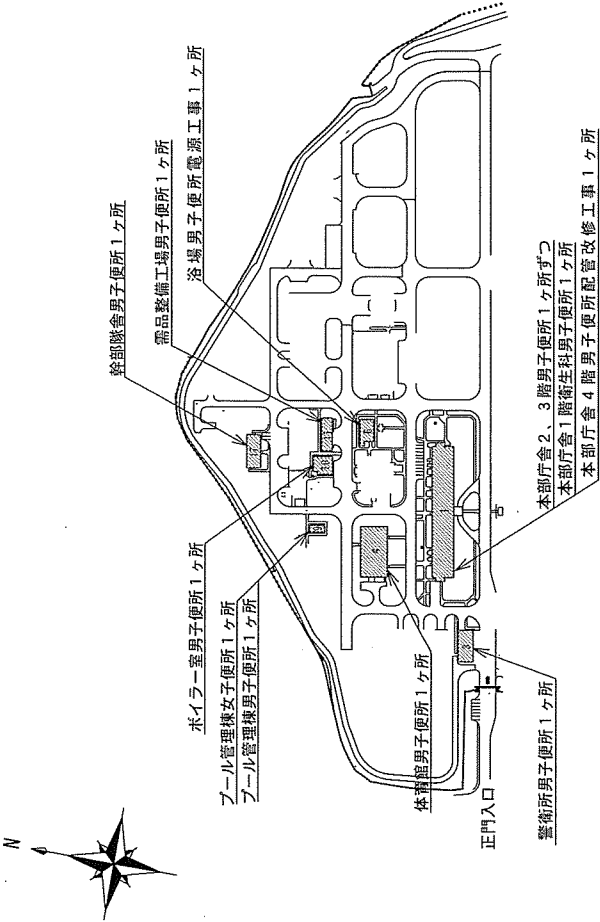

駐屯地配置図 S=1/4,000


施工箇所(医務室男子便所)

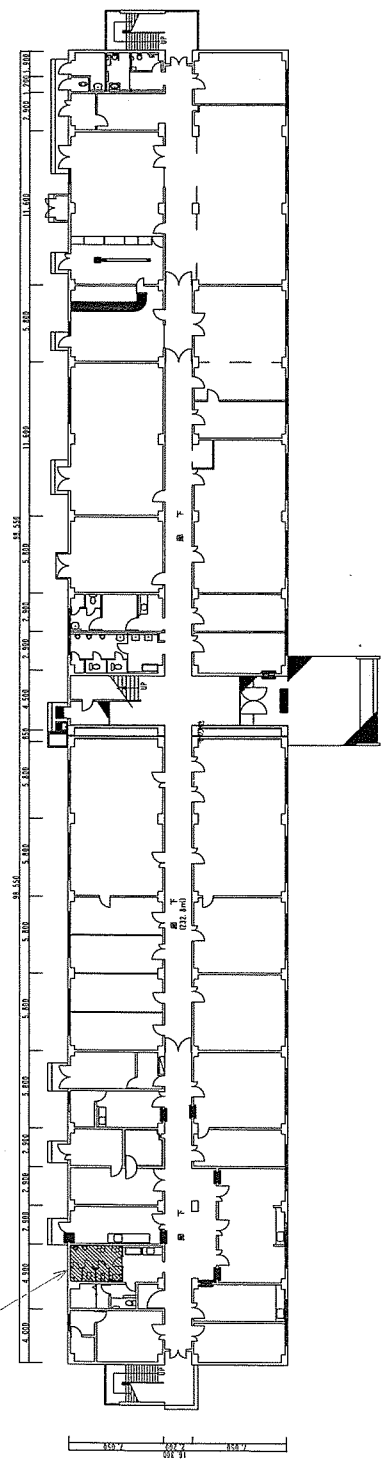

本部庁舎1階平面図 S=1/400


件名	駐屯地便所洋式化等改修工事		
図面名	案内図・配置図・平面図		
縮尺	図示	図面番号	3/32
川内駐屯地業務隊 管理科 宮織班			

施工箇所 (4階男子便所)

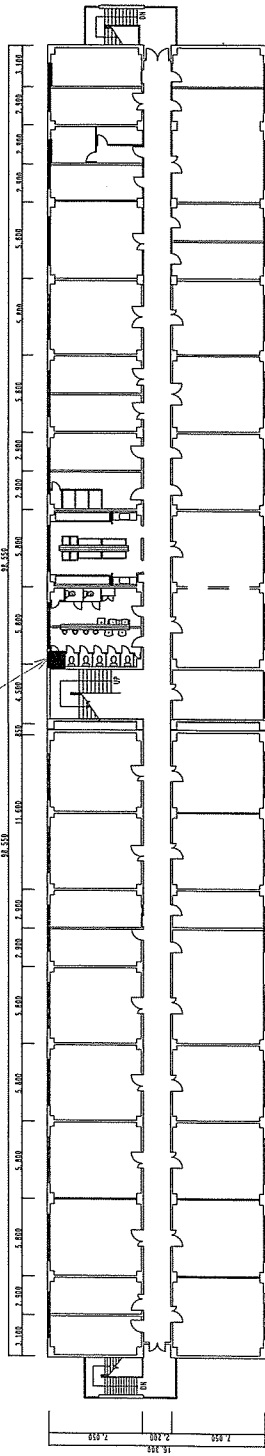


本部庁舎4階平面図 S=1/400

施工箇所 (3階男子便所)

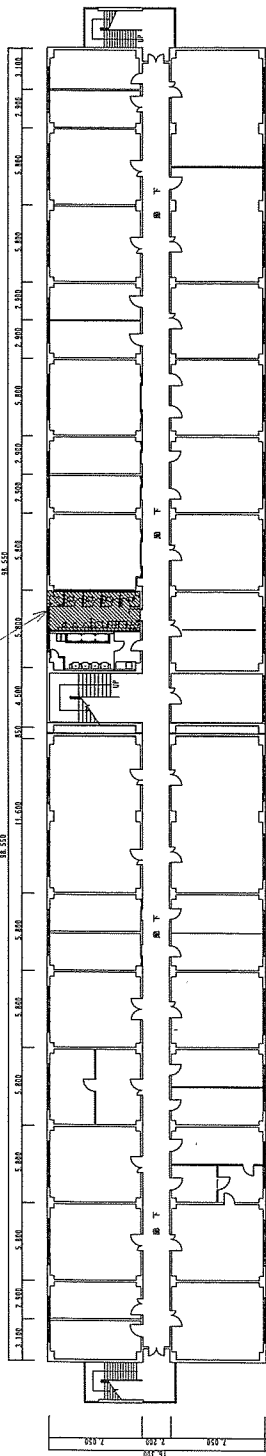


本部庁舎3階平面図 S=1/400

施工箇所 (2階男子便所)

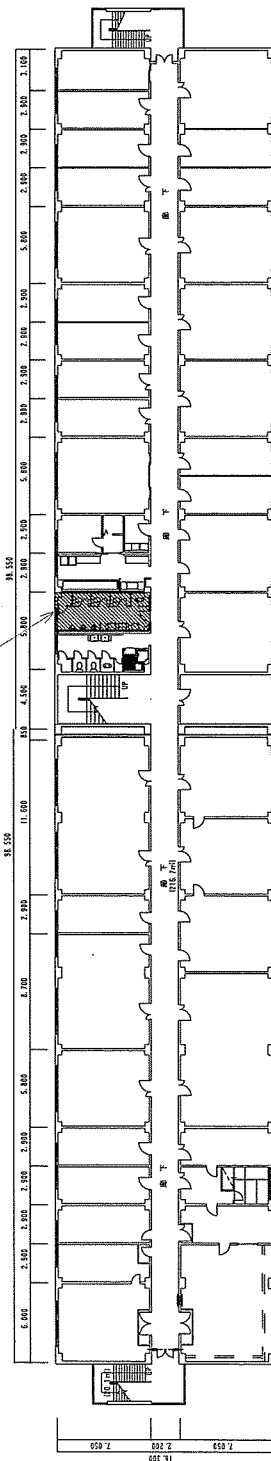

本部庁舎2階平面図 S=1/400



件名	駐屯地便所洋式化等改修工事		
図面名	平面図		
縮尺	図示	図面番号	4 / 3 2
川内駐屯地業務隊 管理科 営繕班			

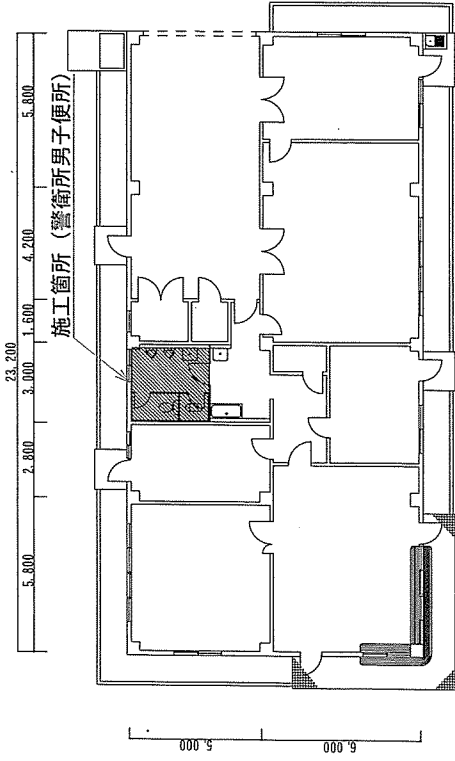

施工箇所 (警衛所男子便所)


施工箇所 (プール管理棟女子便所)

施工箇所 (プール管理棟男子便所)

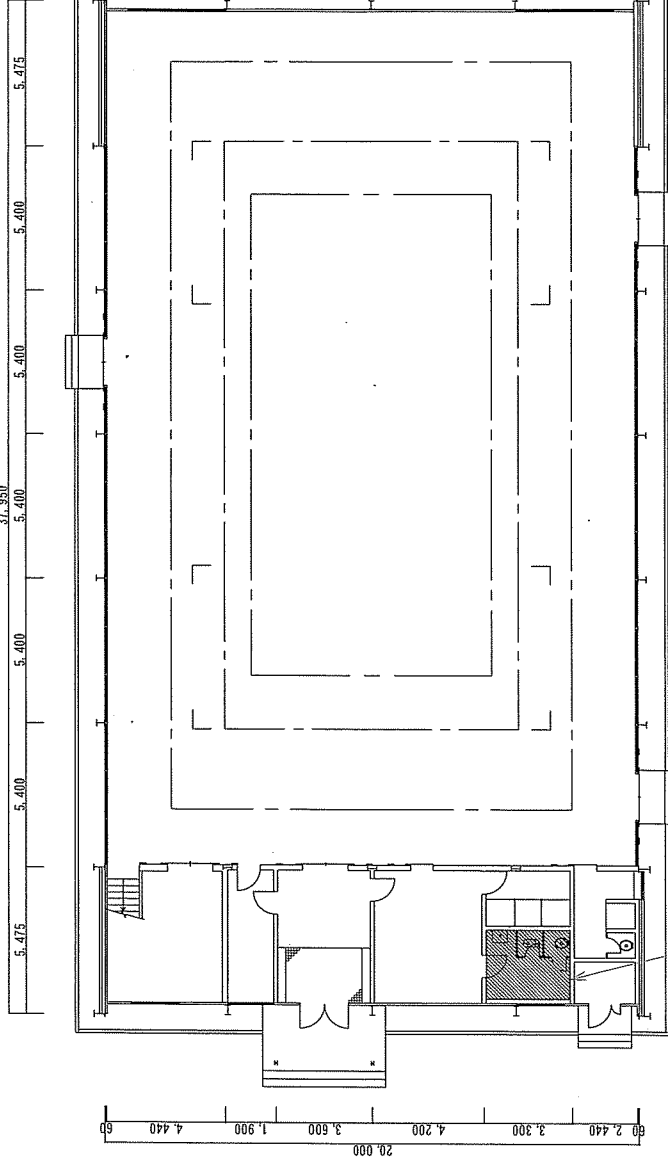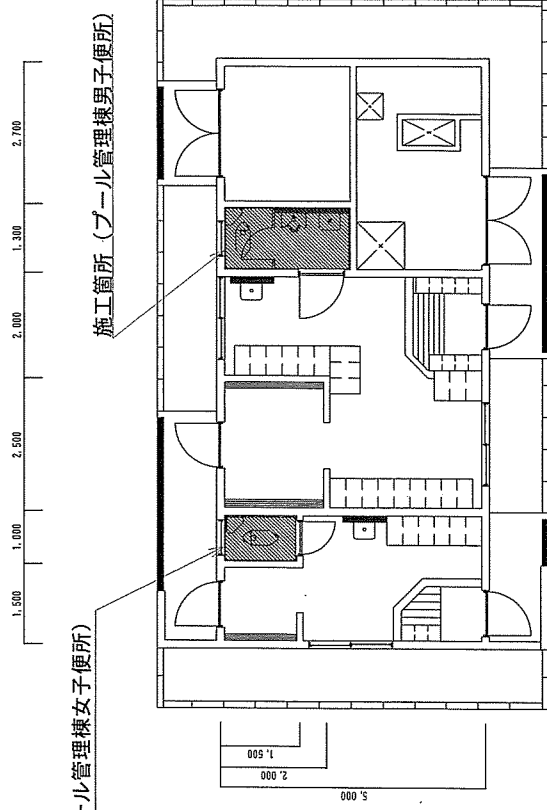

施工箇所 (体育館男子便所)


ボイラー室平面図 S=1/200

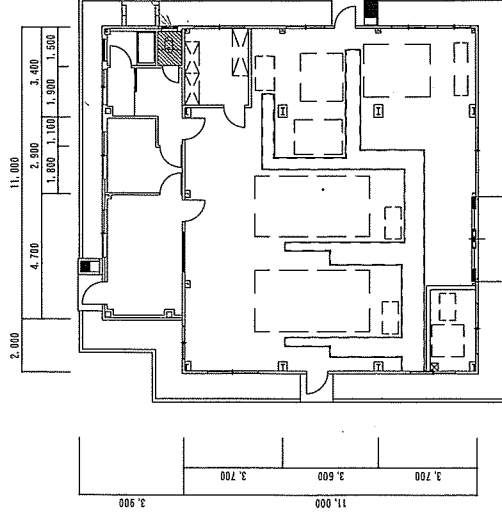

施工箇所 (ボイラー室男子便所)


件名	駐屯地便所洋式化等改修工事		
図面名	平面図		
縮尺	1/50	図面番号	5/32
川内駐屯地業務隊 管理科 営繕班			

1.300

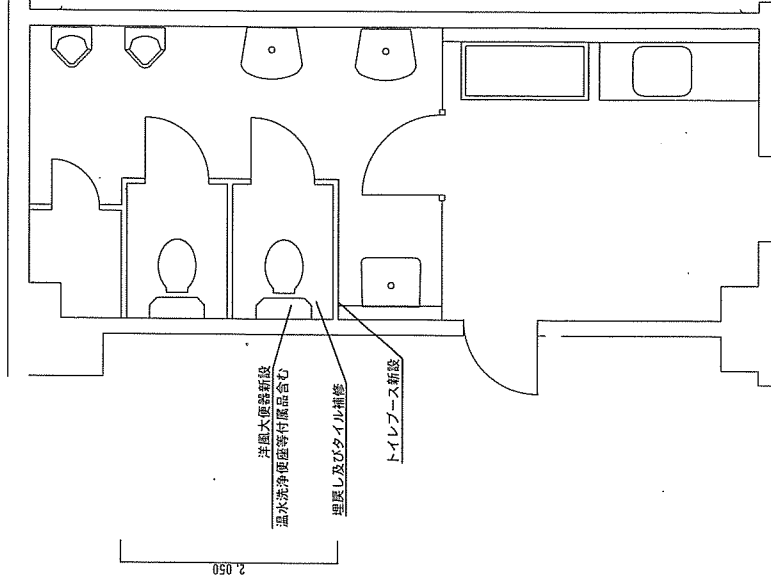

本部隊舎1階医務室トイレ改修後平面図 S=1/50

1.065

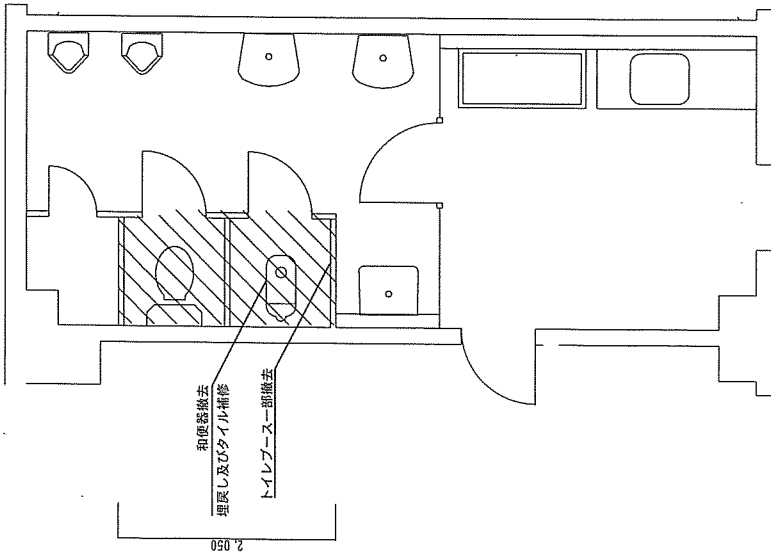


本部隊舎1階医務室トイレ改修前平面図 S=1/50

件名 駐屯地便所洋式化等改修工事


図面名 改修前後平面図

縮尺 1/50 図面番号 7/32

川内駐屯地業務隊 管理科 管理班

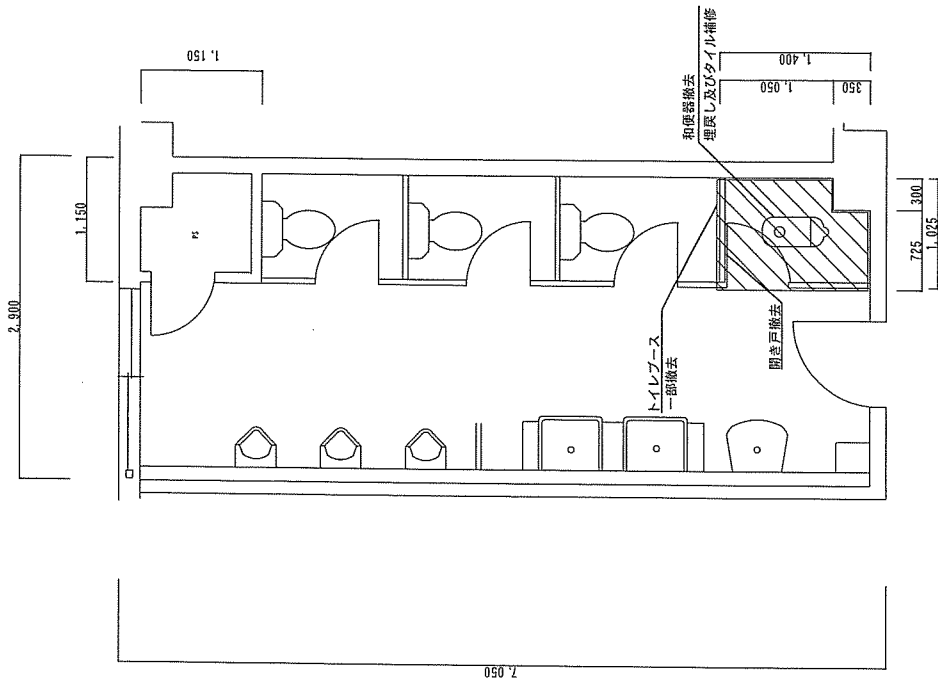


本部隊舎2階・3階男子トイレ改修前平面図 S=1/50

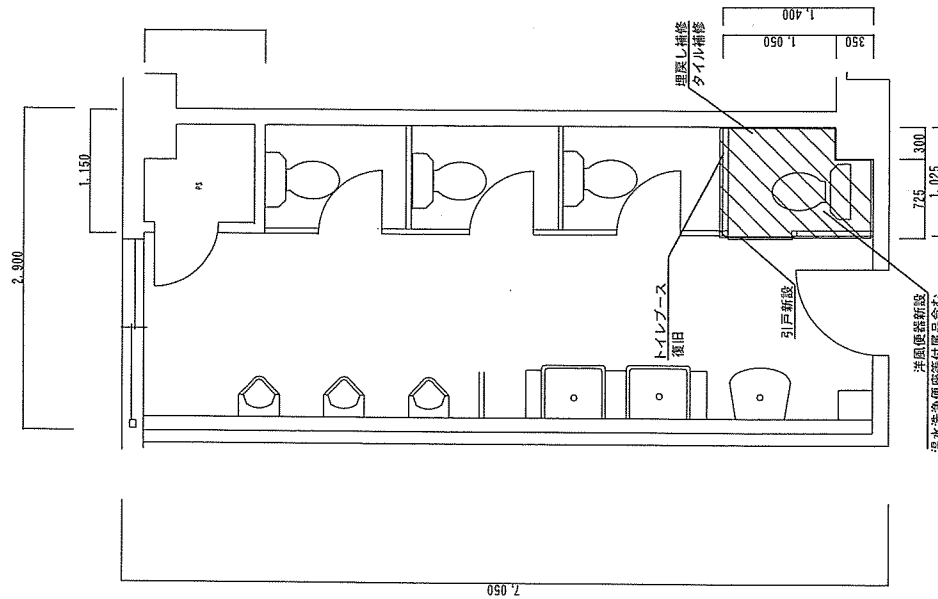


本部隊舎2階・3階男子トイレ改修後平面図 S=1/50

件名	駐屯地便所洋式化等改修工事		
図面名	改修前後平面図		
縮尺	1/50	図面番号	8/32
川内駐屯地業務隊 管理科 宮織班			

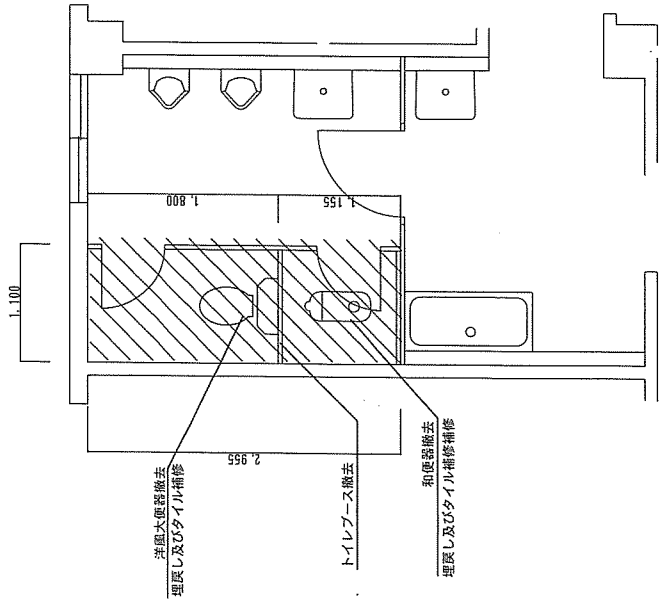


警衛所男子トイレ改修前平面図 S=1/50

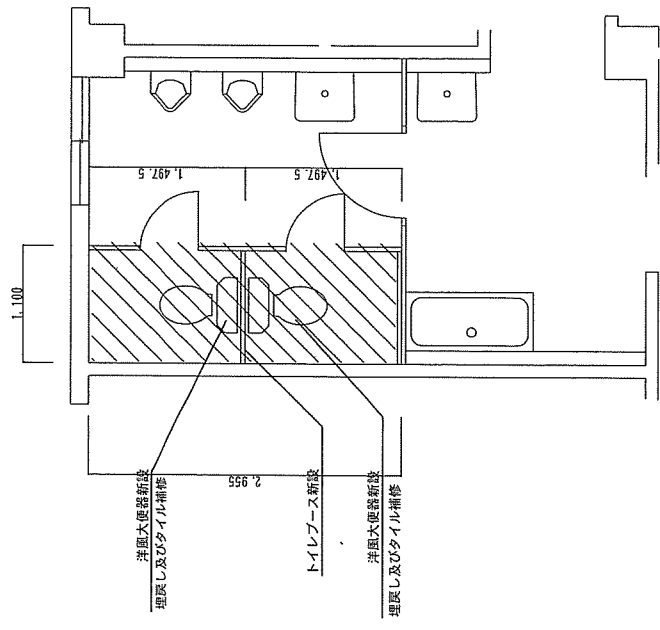


警衛所男子トイレ改修後平面図 S=1/50




件名	駐屯地便所洋式化等改修工事		
図面名	改修前後平面図		
縮尺	1/50	図面番号	9/32
川内駐屯地業務隊 管理科 営繕班			

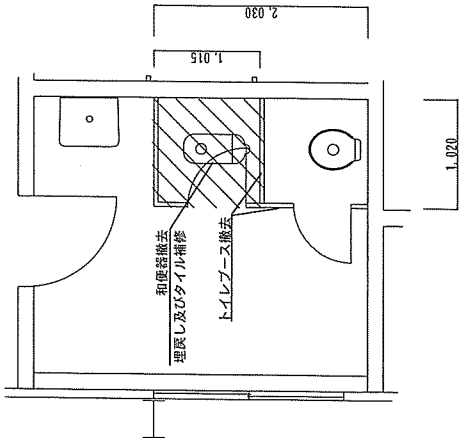


体育館男子トイレ改修前平面図 S=1/50

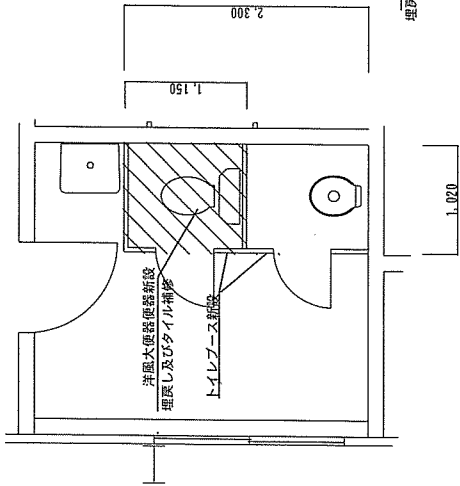

体育館男子トイレ改修後平面図 S=1/50

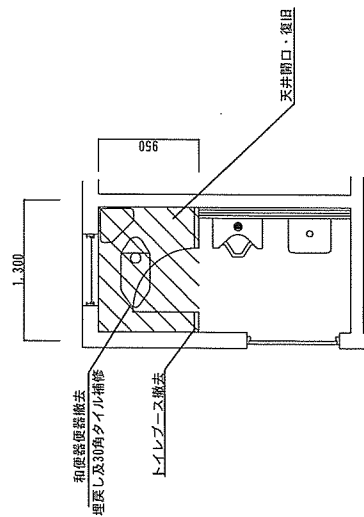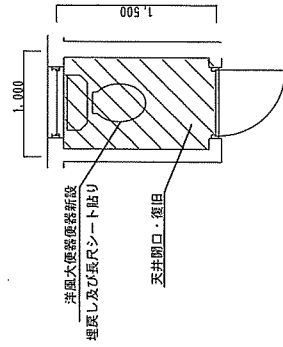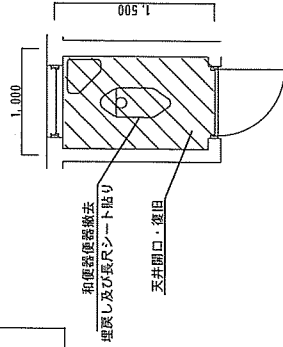

プール男子トイレ改修前平面図 S=1/50

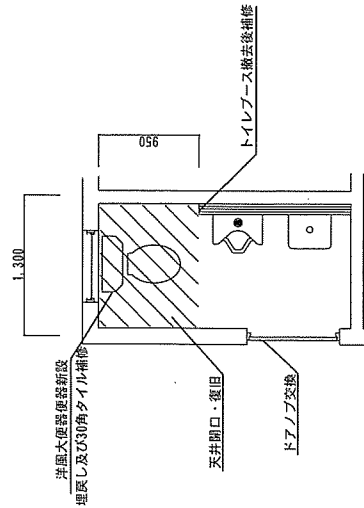

プール男子トイレ改修後平面図 S=1/50

プール女子トイレ改修前平面図 S=1/50


プール女子トイレ改修後平面図 S=1/50

件名 駐屯地便所洋式化等改修工事


図面名 改修前後平面図

縮尺 1/50 図面番号 10/32


川内駐屯地業務隊 管理科 管理班

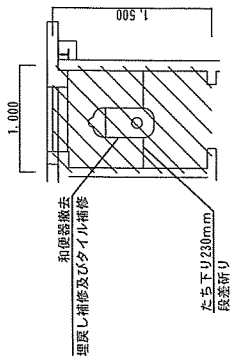


ボイラー室トイレ改修前平面図 S=1/50

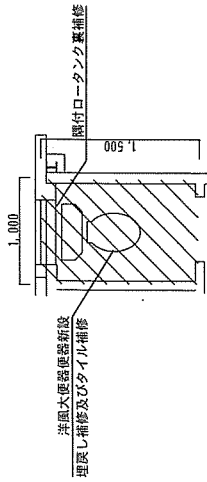


ボイラー室トイレ改修後平面図 S=1/50

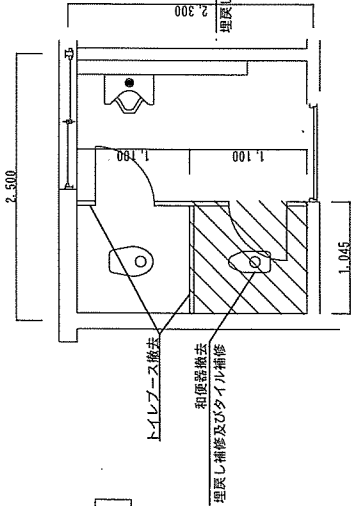


幹部隊舎トイレ改修前平面図 S=1/50

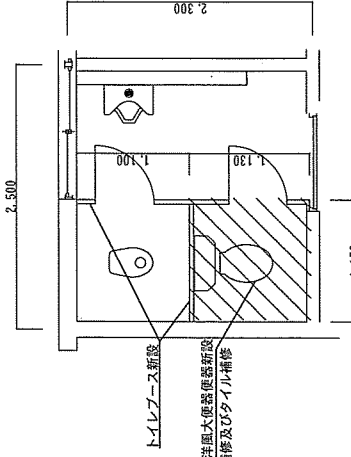

幹部隊舎トイレ改修後平面図 S=1/50

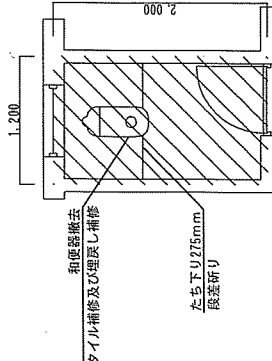

需品整備工場トイレ改修前平面図 S=1/50

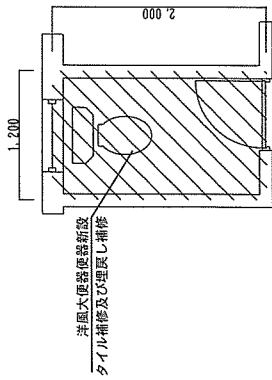


需品整備工場トイレ改修後平面図 S=1/50

件名 駐屯地便所洋式化等改修工事


図面名 改修前後平面図

縮尺 1/50 図面番号 11/32

川内駐屯地業務隊 管理科 営繕班

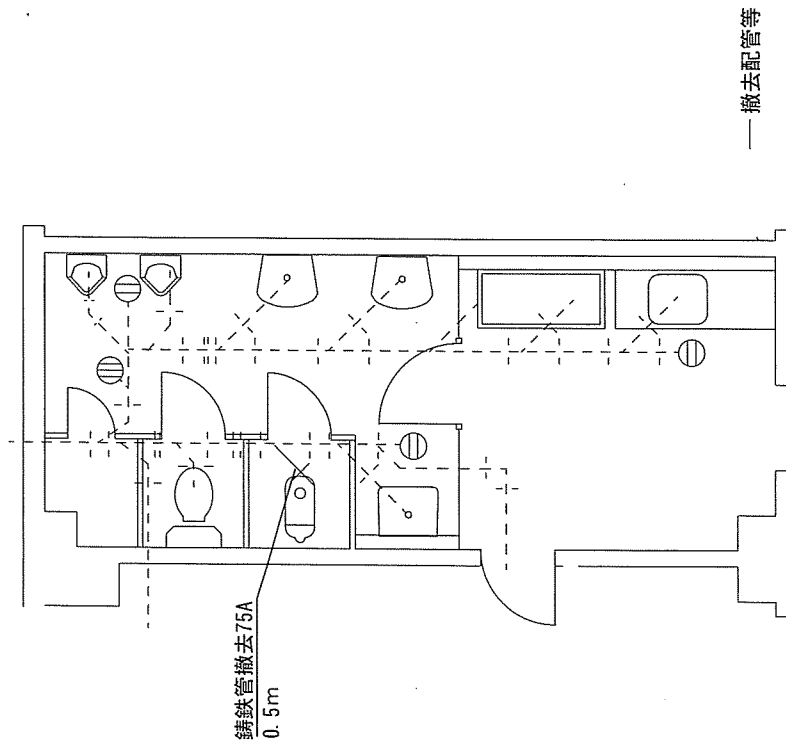

本部隊舎1階医務室トイレ改修前平面図 S=1/50

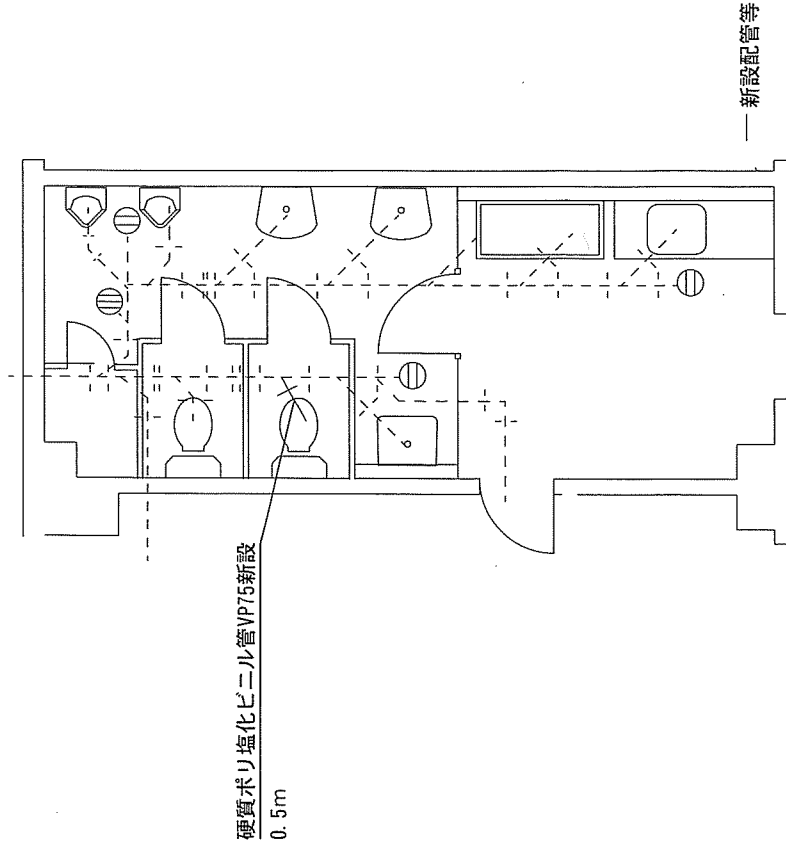


本部隊舎1階医務室トイレ改修前平面図 S=1/50

件名 駐屯地便所洋式化等改修工事


図面名 改修前後排水管平面図

縮尺 1/50 図面番号 12/32

川内駐屯地業務隊 管理科 営繕班


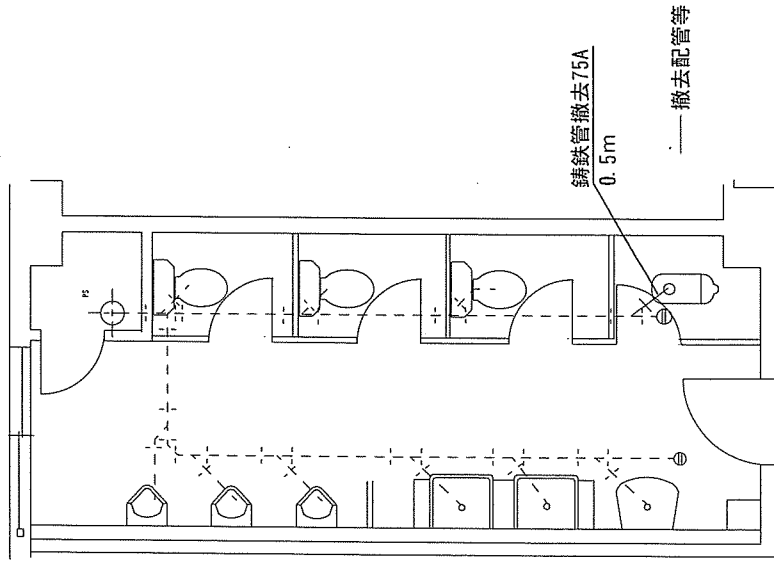


本部隊舎2階・3階男子トイレ改修前平面図 S=1/50

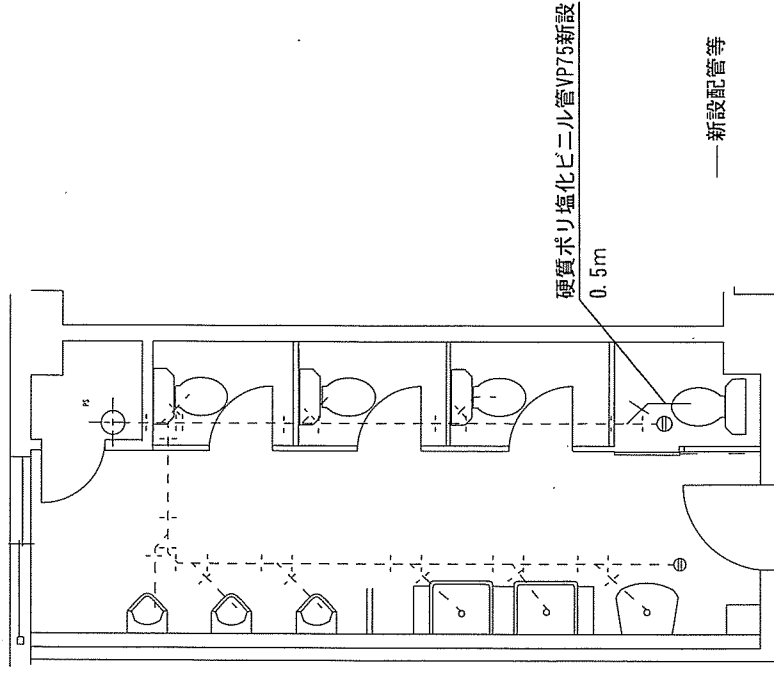


本部隊舎2階・3階男子トイレ改修後平面図 S=1/50


件名	駐屯地便所洋式化等改修工事		
図面名	改修前後排水管平面図		
縮尺	1/50	図面番号	13/32
川内駐屯地業務隊 管理科 営繕班			

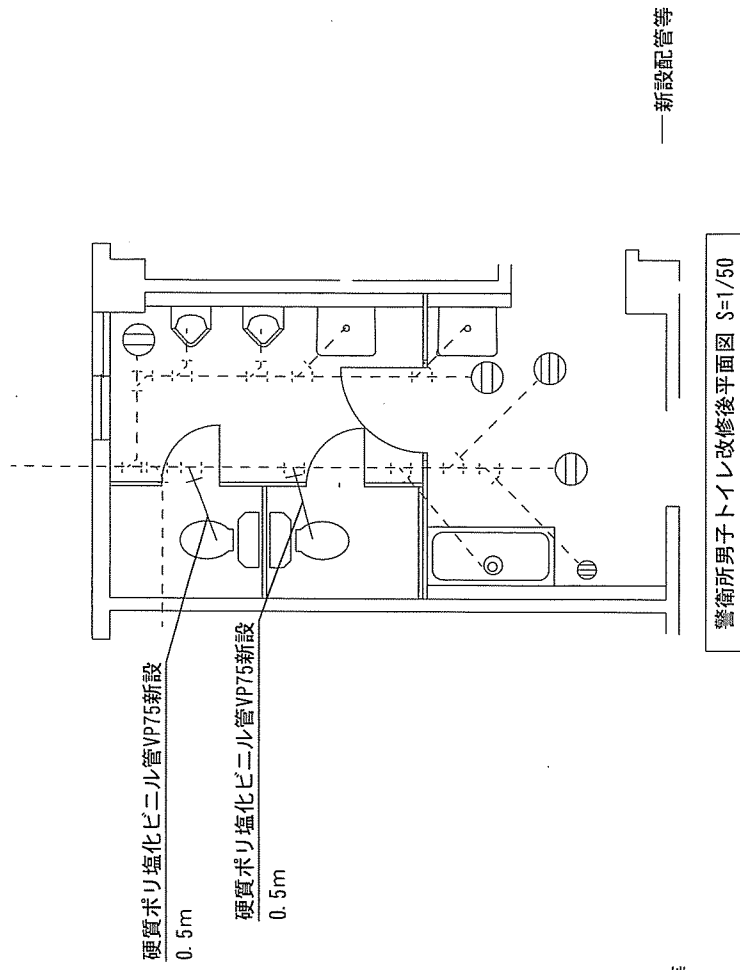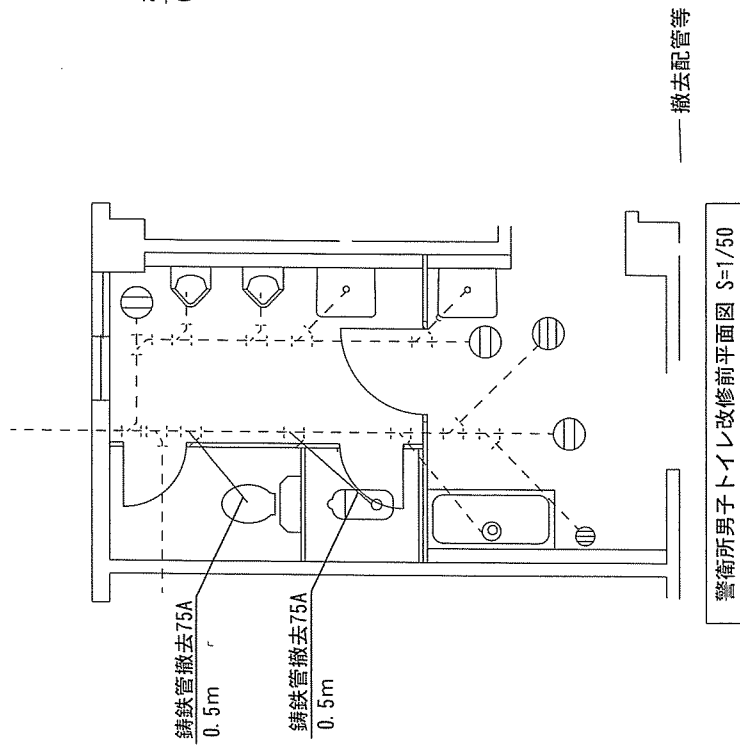



件名	駐屯地便所洋式化等改修工事		
図面名	改修前後排水管平面図		
縮尺	1/50	図面番号	14/32
川内駐屯地業務隊 管理科 管繕班			

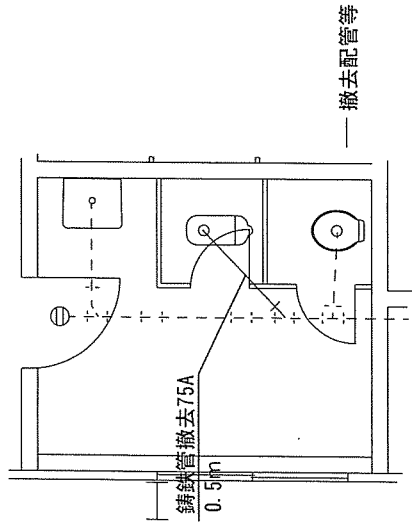


体育館男子トイレ改修前平面図 S=1/50

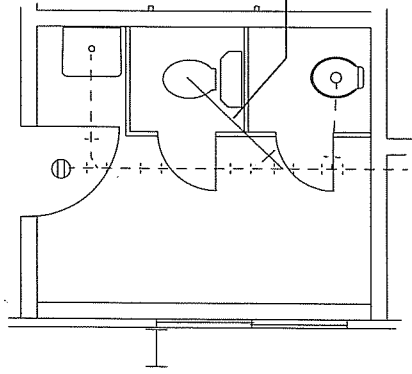


体育館男子トイレ改修後平面図 S=1/50

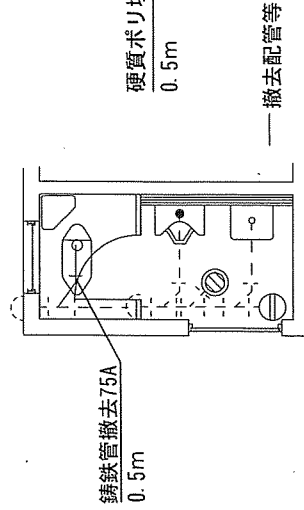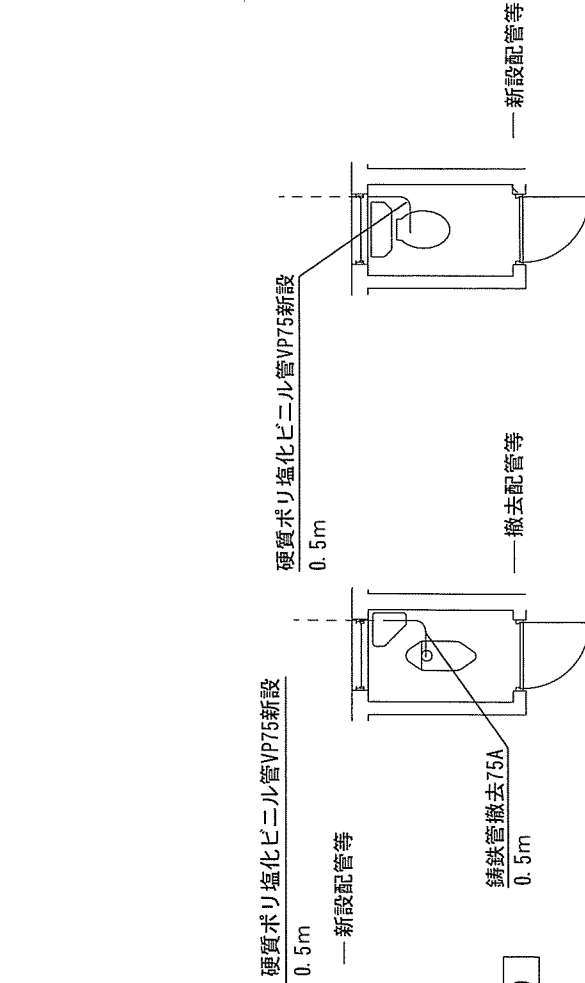

プール男子トイレ改修前平面図 S=1/50

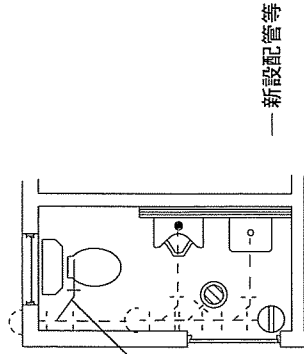


プール男子トイレ改修後平面図 S=1/50

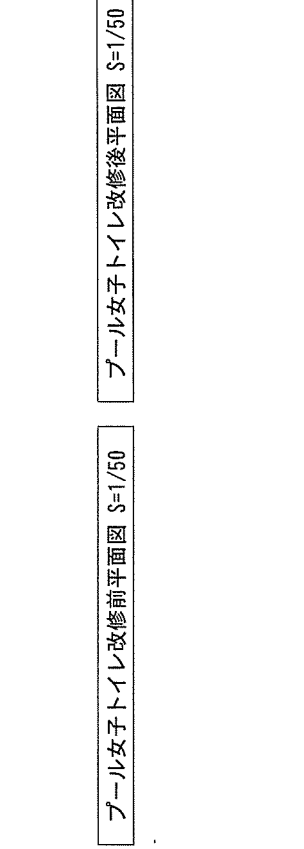

件名	駐屯地便所洋式化等改修工事		
図面名	改修前後排水管平面図		
縮尺	1/50	図面番号	15/32
川内駐屯地業務隊 管理科 管理班			


プール女子トイレ改修前平面図 S=1/50

プール女子トイレ改修後平面図 S=1/50

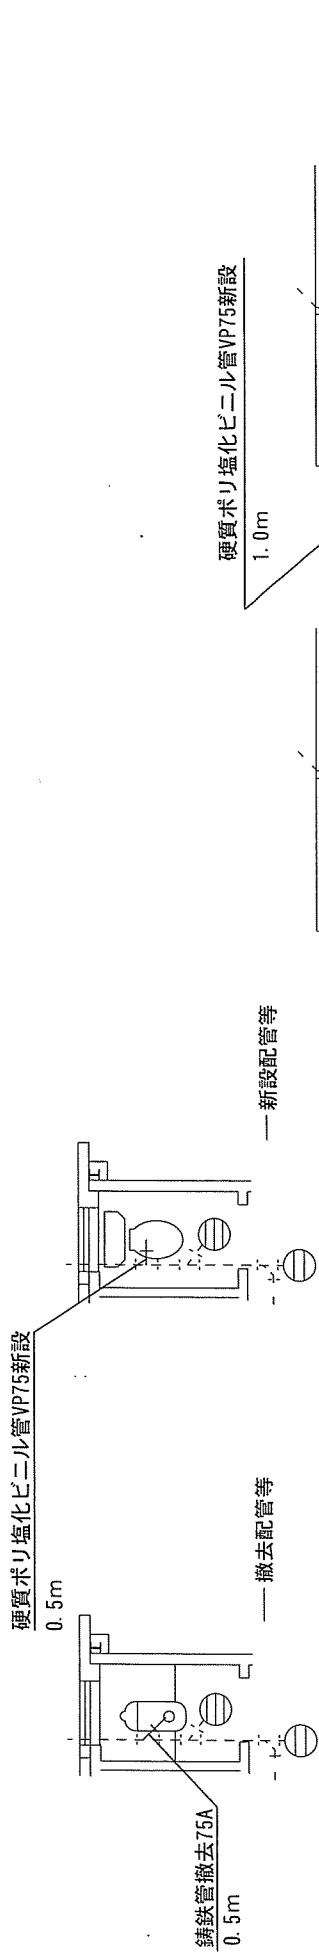


ボイラー室トイレ改修前平面図 S=1/50

ボイラー室トイレ改修後平面図 S=1/50

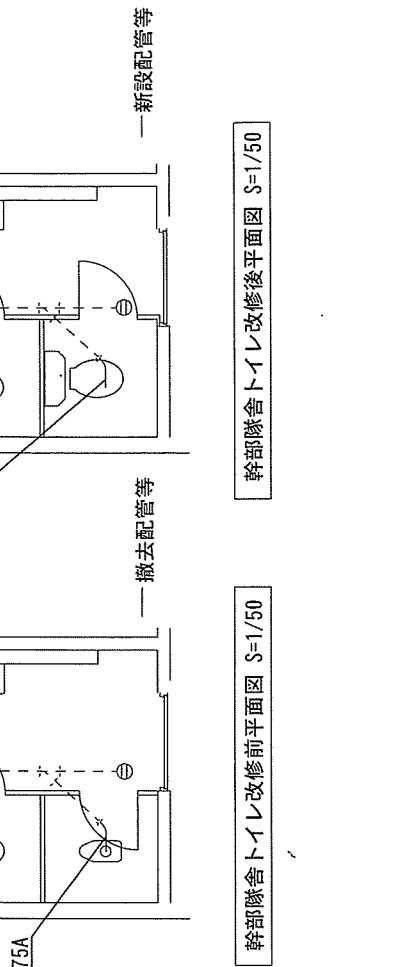


幹部隊舎トイレ改修前平面図 S=1/50

幹部隊舎トイレ改修後平面図 S=1/50

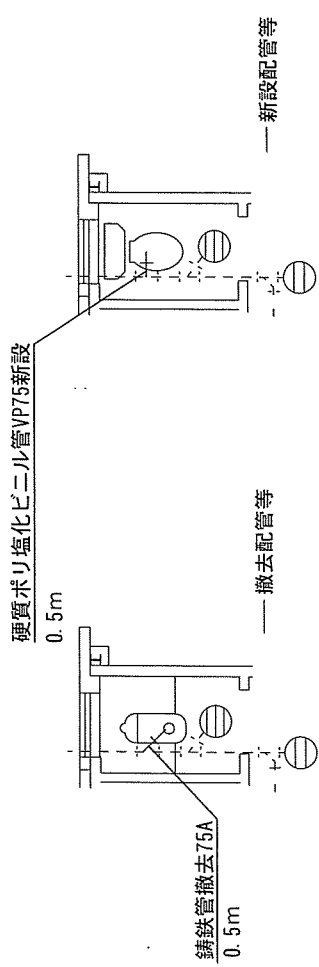

ボイラー室トイレ改修前平面図 S=1/50

ボイラー室トイレ改修後平面図 S=1/50

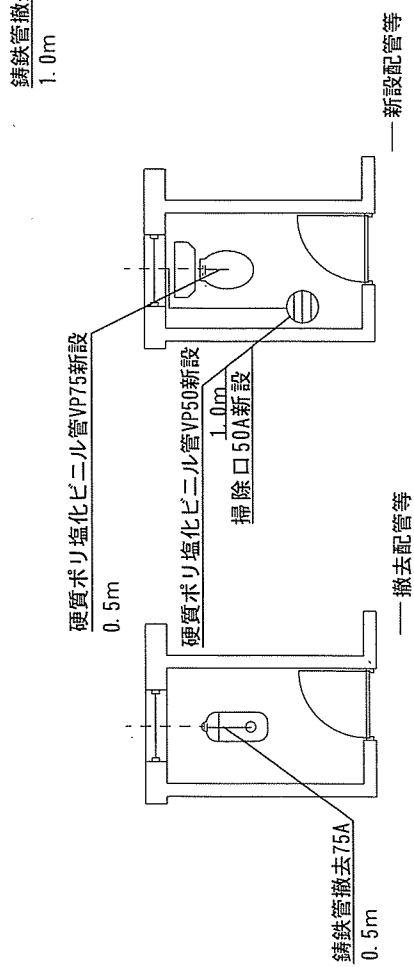

幹部隊舎トイレ改修前平面図 S=1/50


幹部隊舎トイレ改修後平面図 S=1/50




需品整備工場トイレ改修前平面図 S=1/50

需品整備工場トイレ改修後平面図 S=1/50

件名	駐屯地便所洋式化等改修工事		
図面名	改修前後排水管平面図		
縮尺	1/50	図面番号	16/32
川内駐屯地業務隊 管理科 営繕班			

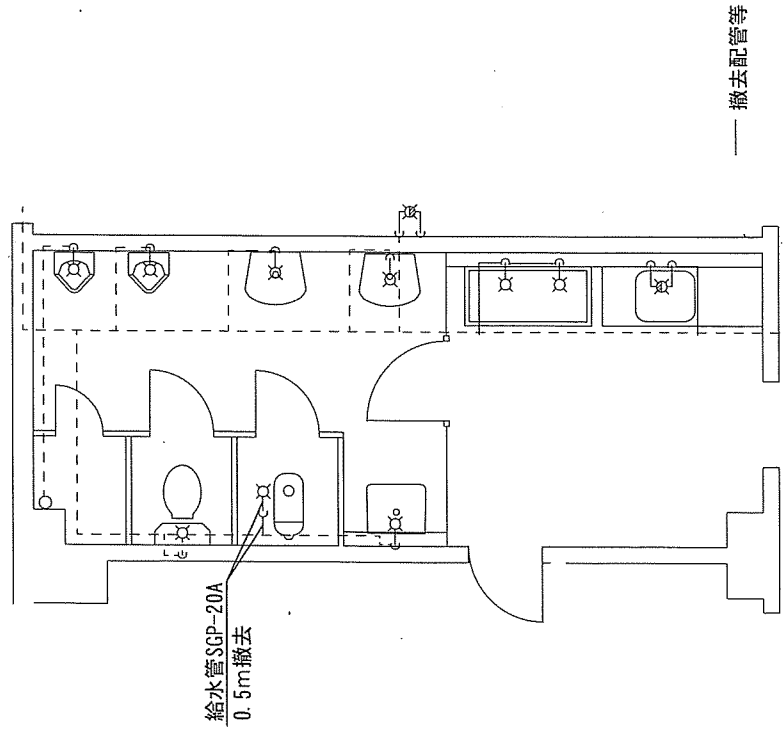

本部隊舎1階医務室トイレ改修前平面図 S=1/50

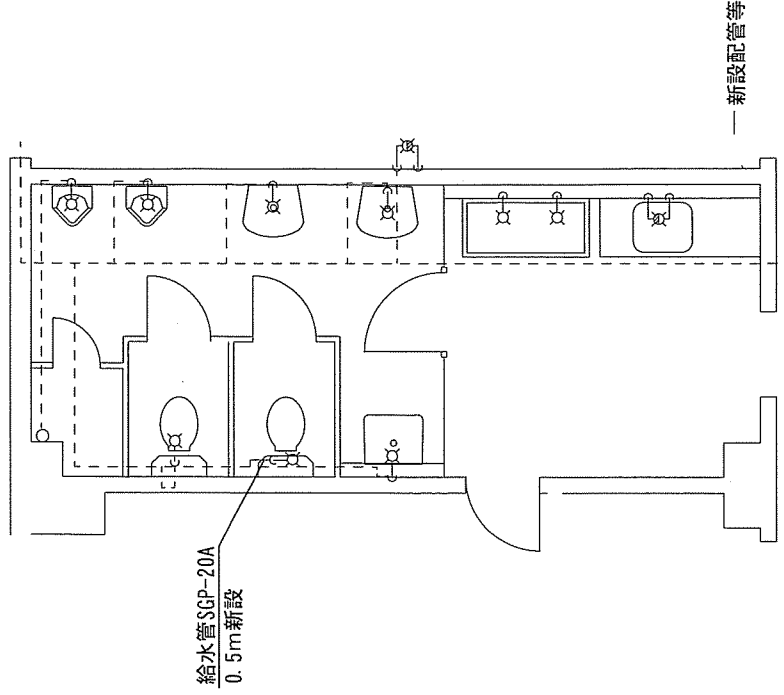


本部隊舎1階医務室トイレ改修後平面図 S=1/50

件名 駐屯地便所洋式化等改修工事


図面名 改修前後給水管平面図

縮尺 1/50 図面番号 17/32

川内駐屯地業務隊 管理科 管繕班

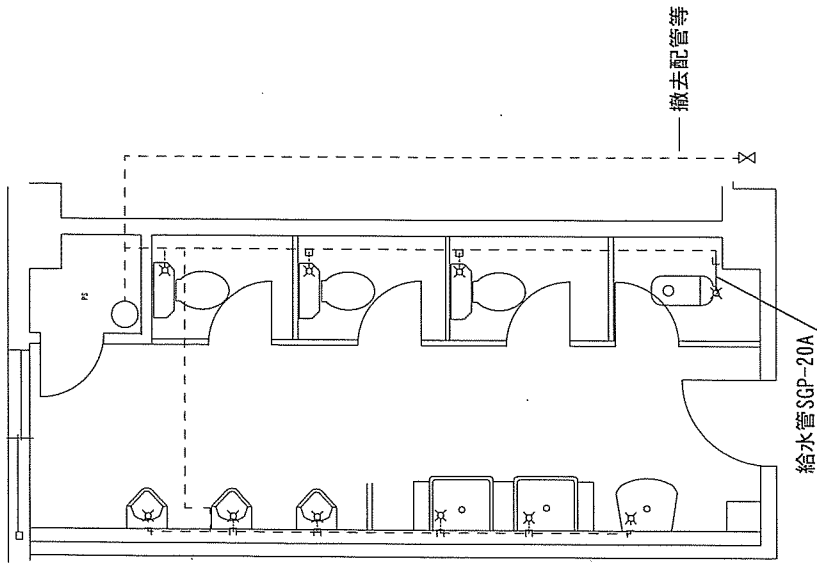

本部隊舎2階・3階男子トイレ改修前平面図 S=1/50

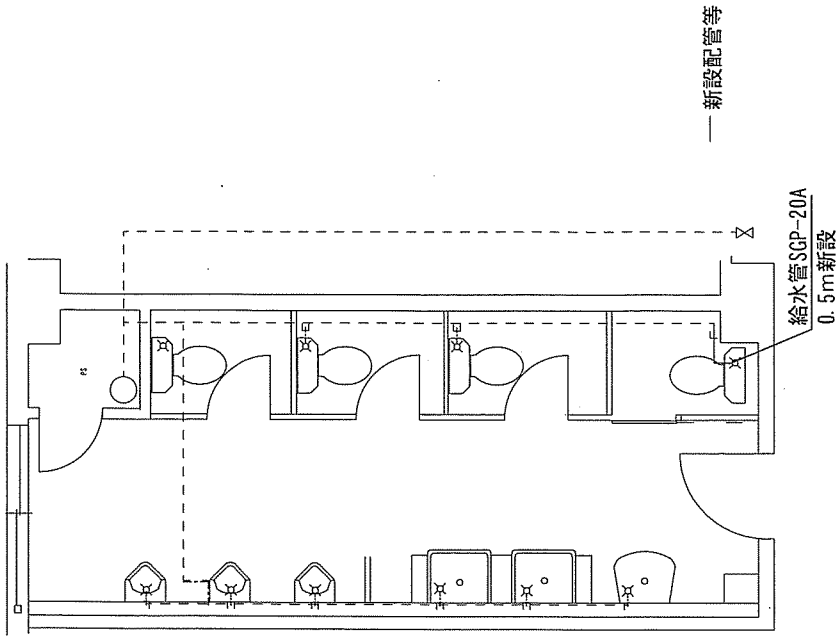



本部隊舎2階・3階男子トイレ改修後平面図 S=1/50

件名 駐屯地便所洋式化等改修工事


図面名 改修前後給水管平面図

縮尺 1/50 図面番号 18/32


川内駐屯地業務隊 管理科 営繕班

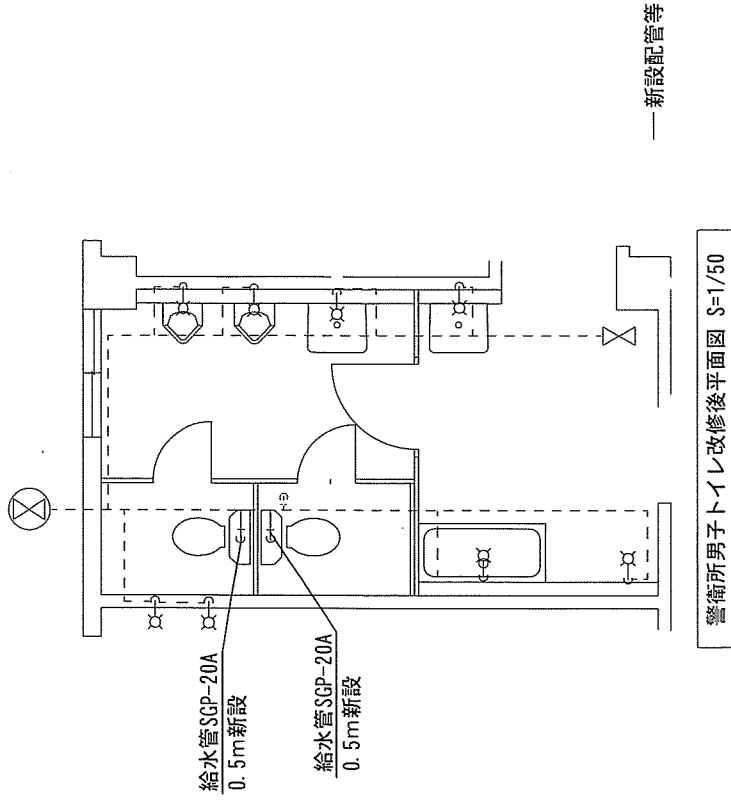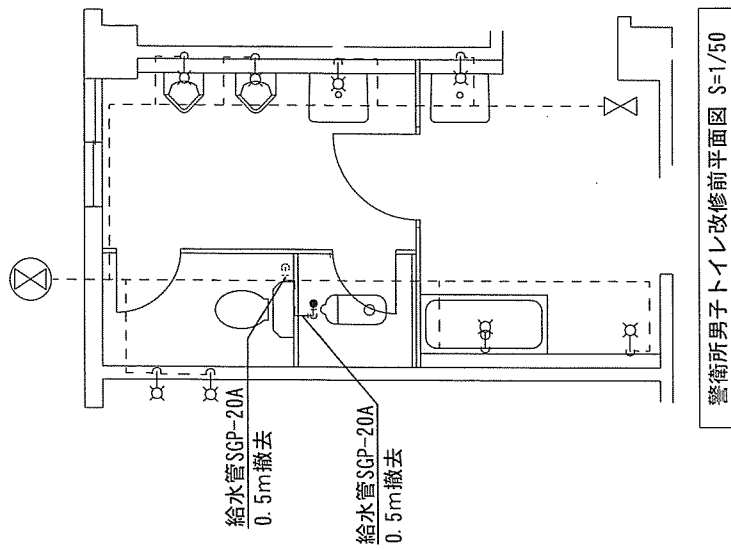


件名	駐屯地便所洋式化等改修工事		
図面名	改修前後給水管平面図		
縮尺	1/50	図面番号	19/32
川内駐屯地業務隊 管理科 営繕班			

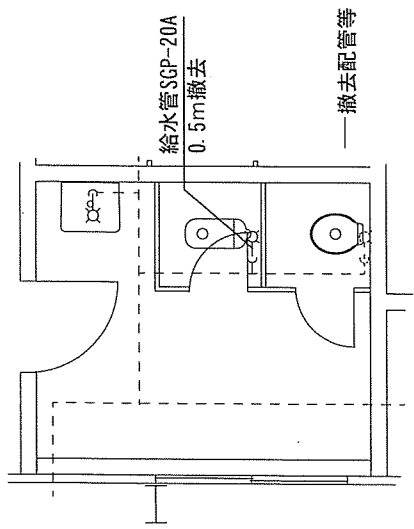


体育館男子トイレ改修前平面図 S=1/50

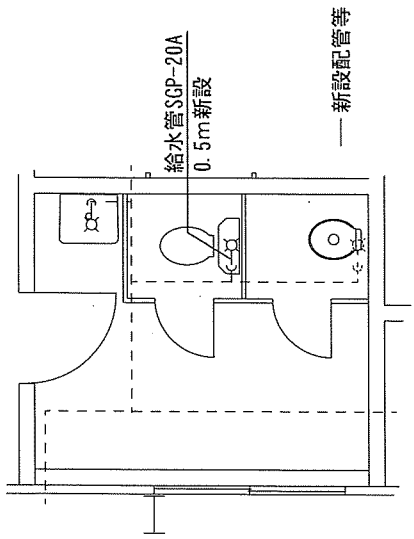


体育館男子トイレ改修後平面図 S=1/50

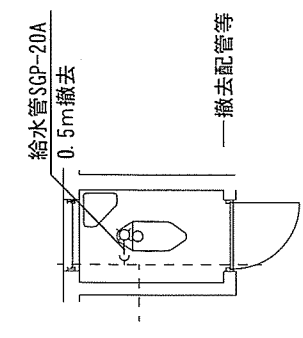


プール女子トイレ改修前平面図 S=1/50

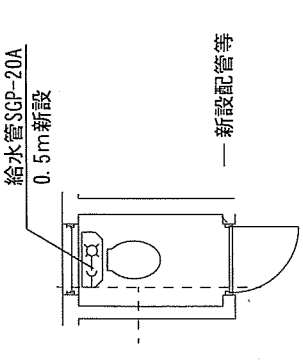

プール女子トイレ改修後平面図 S=1/50

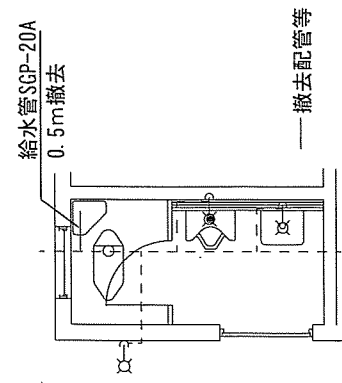


プール男子トイレ改修前平面図 S=1/50

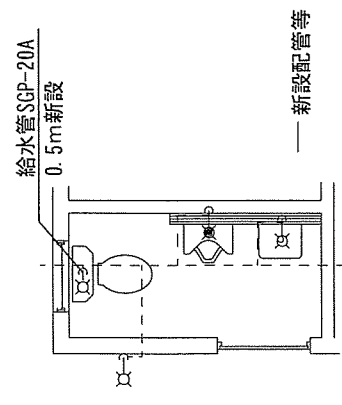


プール男子トイレ改修後平面図 S=1/50


件名	駐屯地便所洋式化等改修工事		
図面名	改修前後給水管平面図		
縮尺	1/50	図面番号	20/32
川内駐屯地業務隊 管理科 営繕班			

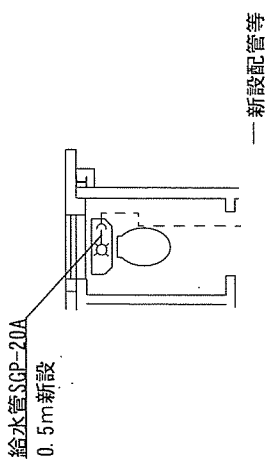


ポイラー室トイレ改修後平面図 S=1/50

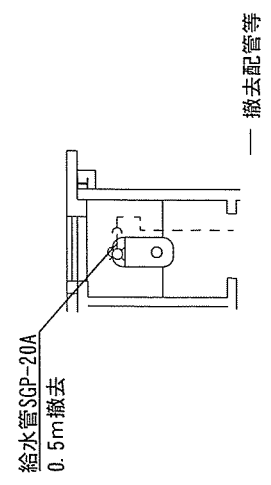

ポイラー室トイレ改修前平面図 S=1/50

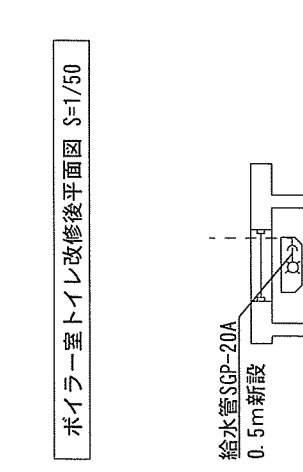

幹部隊舎トイレ改修前平面図 S=1/50

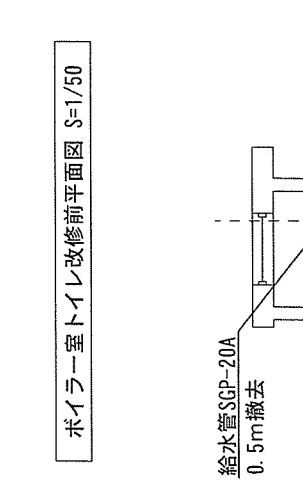


幹部隊舎トイレ改修後平面図 S=1/50

需品整備工場トイレ改修後平面図 S=1/50


需品整備工場トイレ改修前平面図 S=1/50

件名	駐屯地便所洋式化等改修工事		
図面名	改修前後給水管平面図		
縮尺	1/50	図面番号	21/32
川内駐屯地業務隊 管理科 営繕班			


800

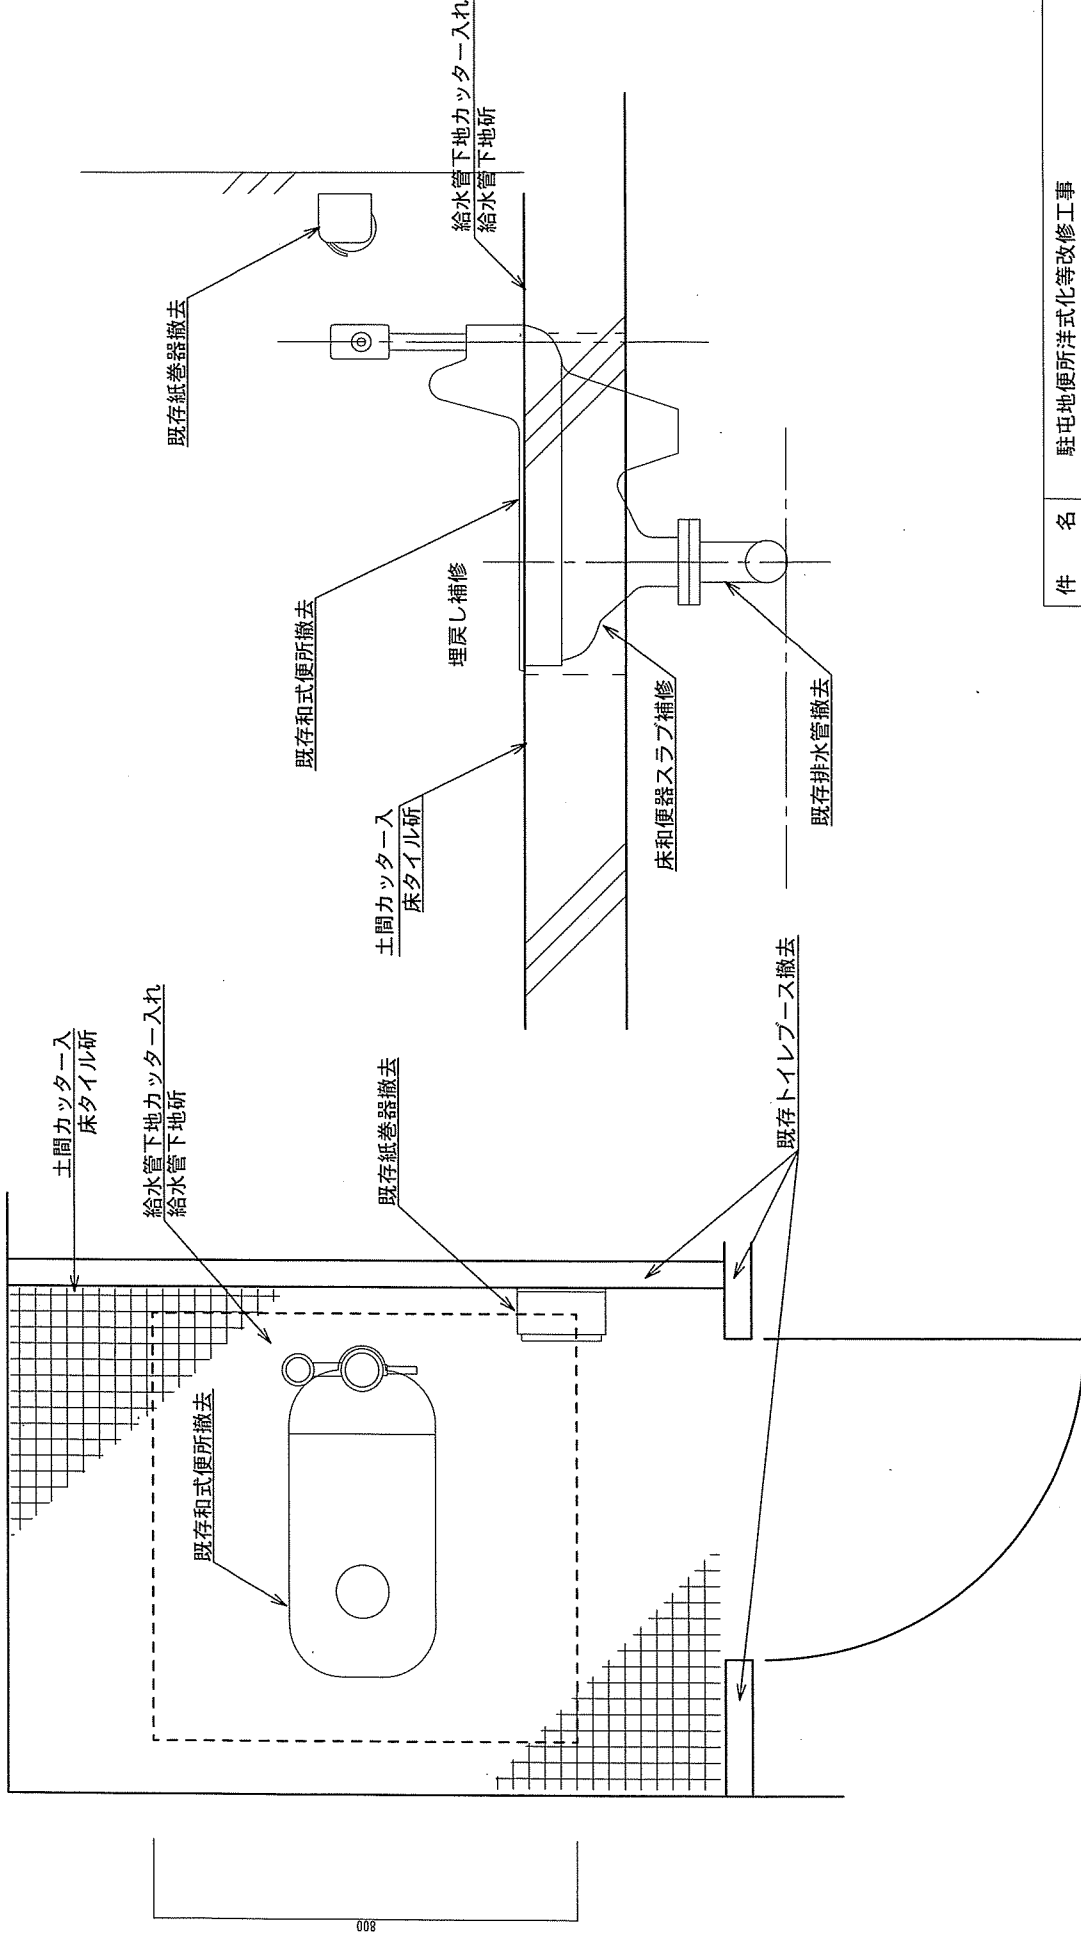

件名	駐屯地便所洋式化等改修工事		
図面名	和便器改修前標準図		
縮尺	1/10	図面番号	22/32
川内駐屯地業務隊 管理科 営繕班			

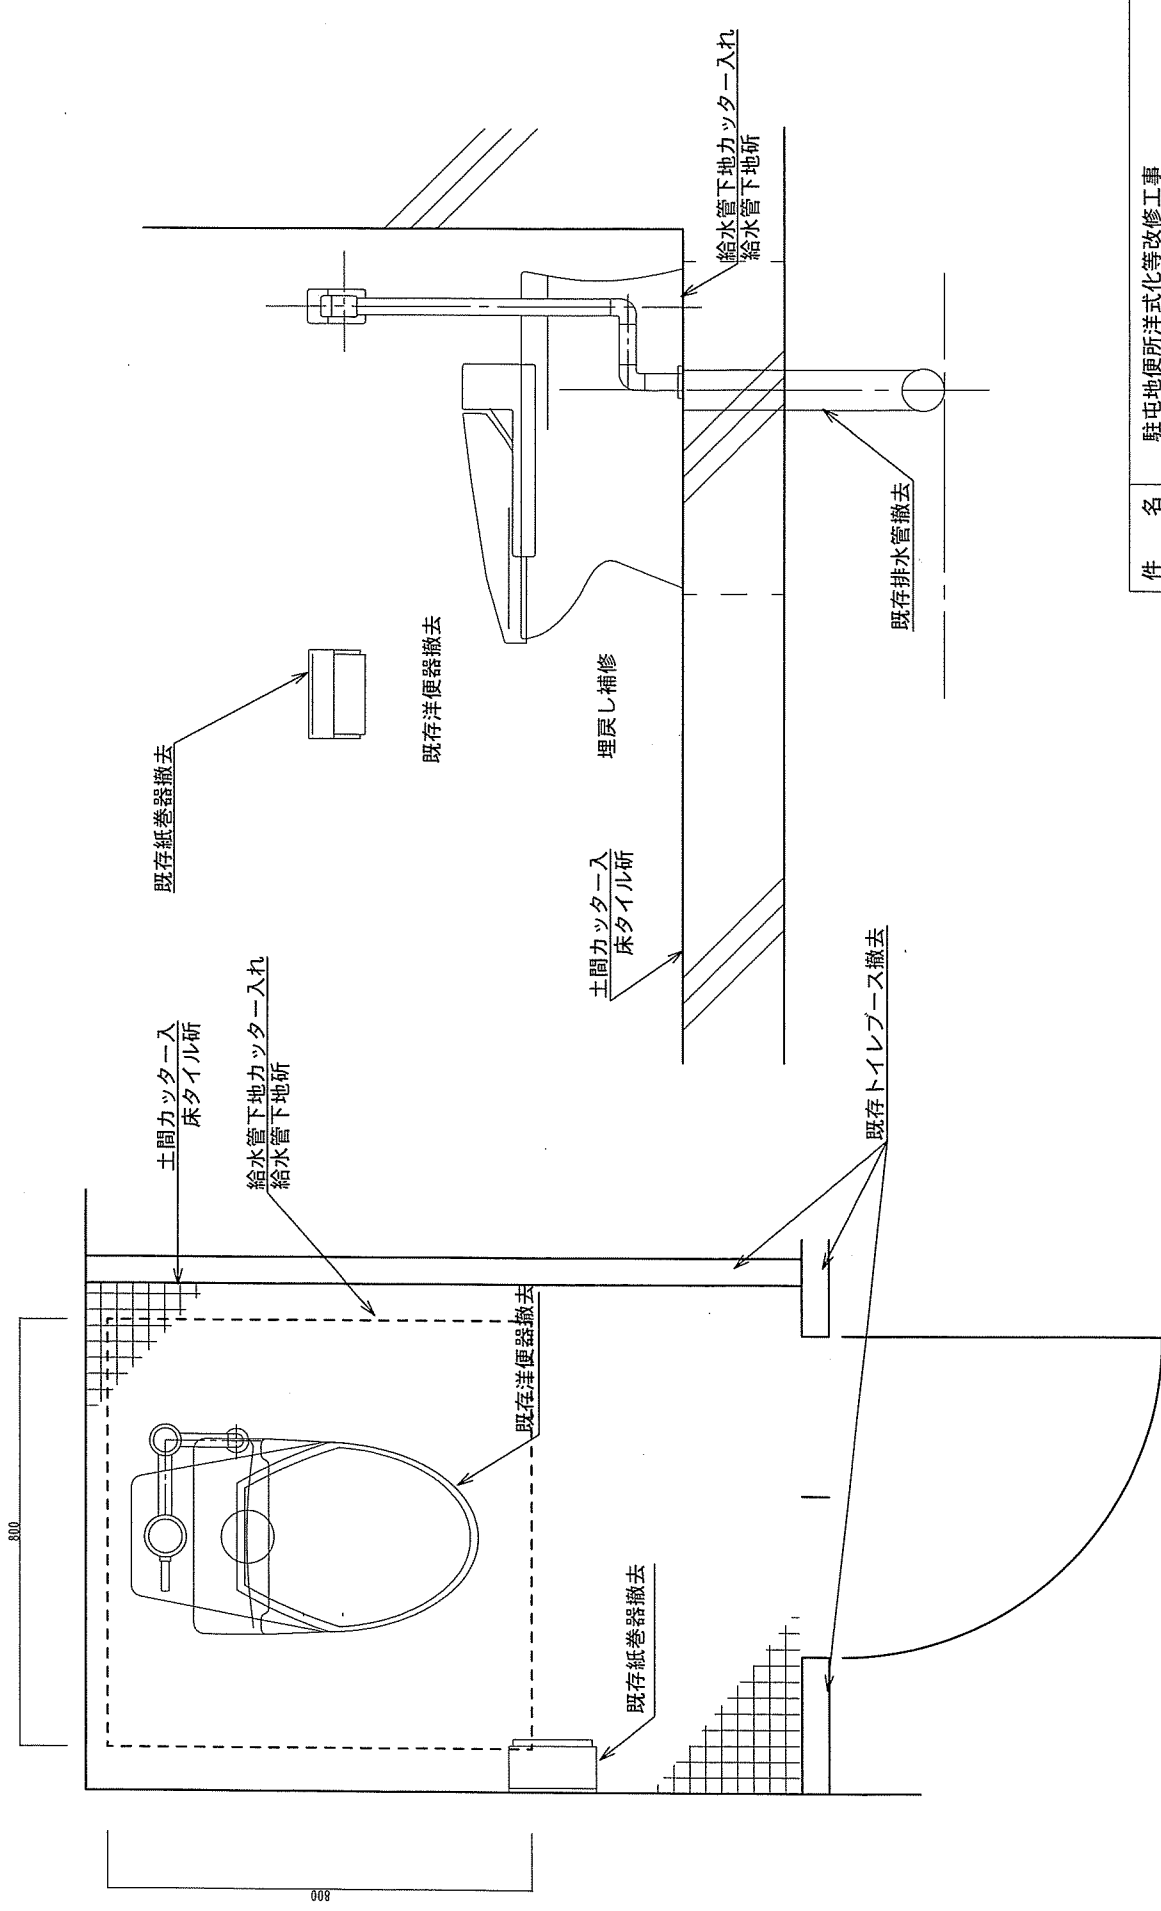


件名	駐屯地便所洋式化等改修工事		
図面名	洋式便所改修前標準図		
縮尺	1/10	図面番号	23/32
川内駐屯地業務隊 管理科 営繕班			

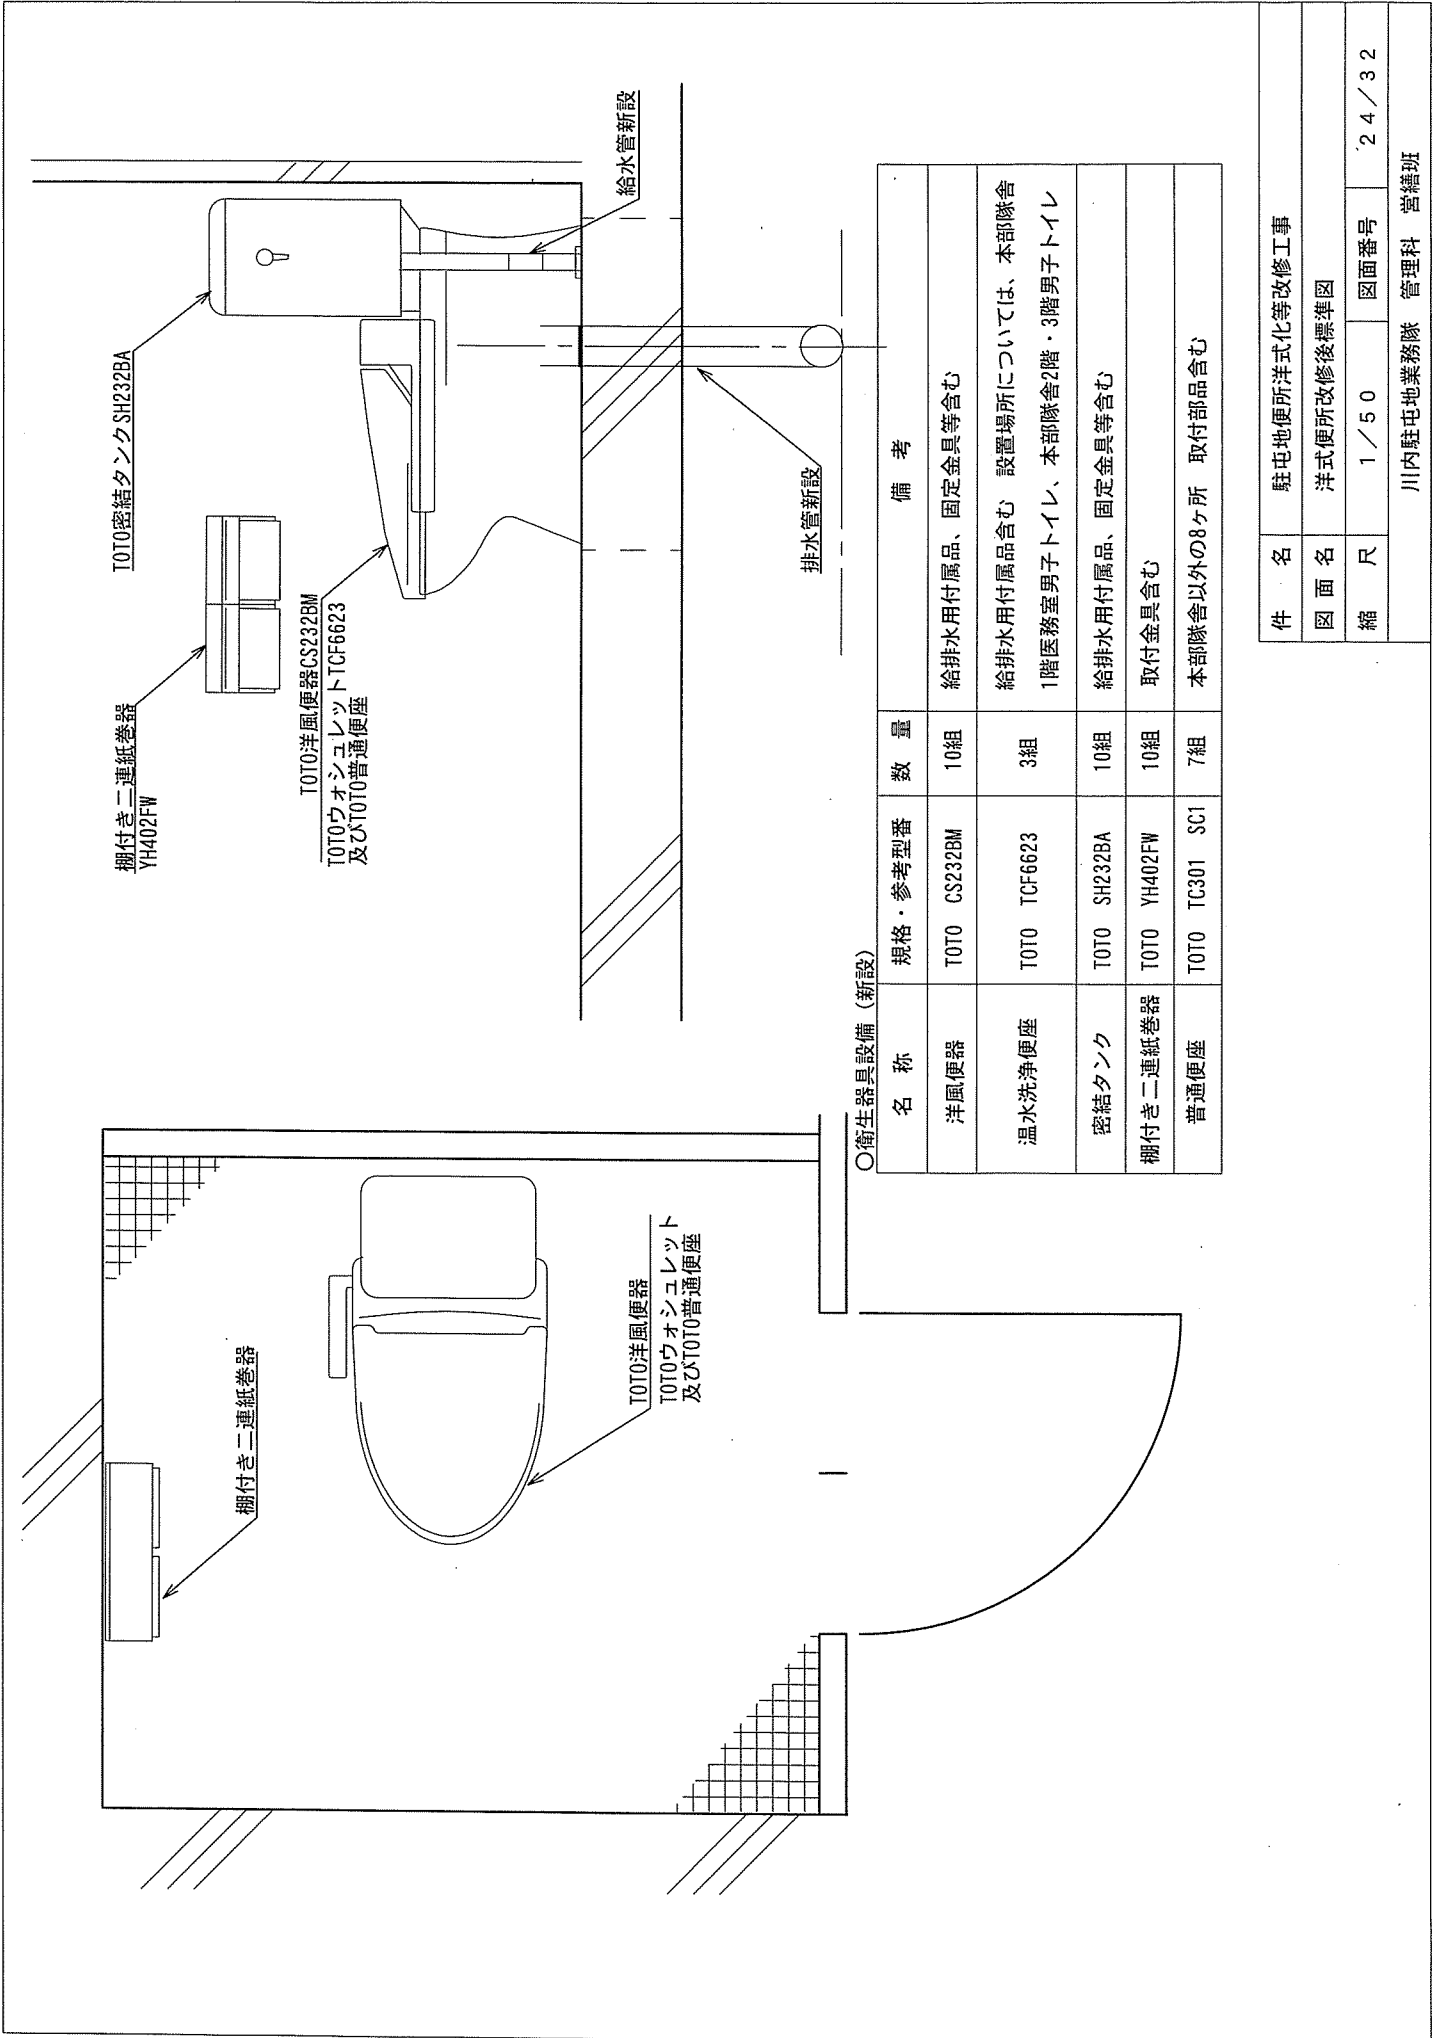


○衛生器具設備 (新設)

名称	規格・参考型番	数量	備考
洋風便器	TOTO CS232BM	10組	給排水用付属品、固定金具等含む
温水洗浄便座	TOTO TCF6623	3組	給排水用付属品含む 設置場所については、本部隊舎 1階医務室男子トイレ、本部隊舎2階・3階男子トイレ
密結タンク	TOTO SH232BA	10組	給排水用付属品、固定金具等含む
棚付き二連紙巻器	TOTO YH402FW	10組	取付金具含む
普通便座	TOTO TC301 SC1	7組	本部隊舎以外の8ヶ所 取付部品含む

件名	駐屯地便所洋式化等改修工事		
図面名	洋式便所改修後標準図		
縮尺	1/50	図面番号	24/32
川内駐屯地業務隊 管理科 営繕班			

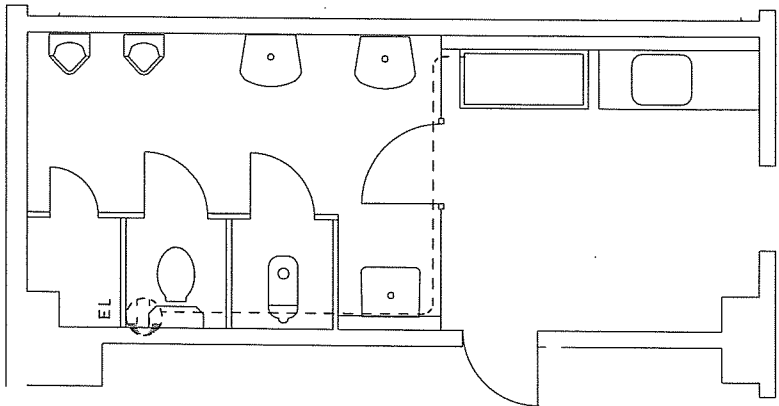

本部隊舎1階医務室トイレ改修前平面図 S=1/50

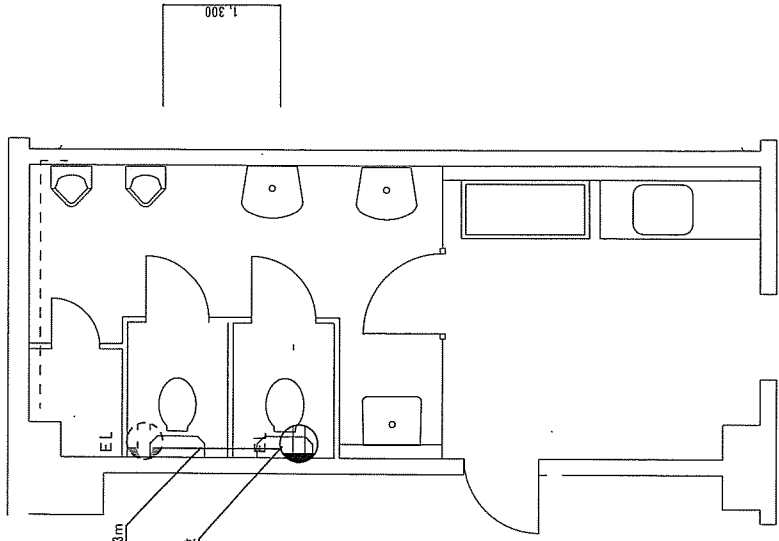



本部隊舎1階医務室トイレ改修後平面図 S=1/50

※EM-EFF1.6mm-30X1.3m、メタルモール型X1.3m
 既設コンセントから横引き接続
 埋込ELガード付コンセント15A125V新設

コンセント設備 (新設)

記号	名称	規格	数量	改修内容	備考
⊕EL	埋込ELガード付コンセント	15A 125V ELガード付	1	新設	

件名	駐屯地便所洋式化等改修工事		
図面名	コンセント改修前後平面図		
縮尺	1/50	図面番号	25/32
川内駐屯地業務隊 管理科 営繕班			

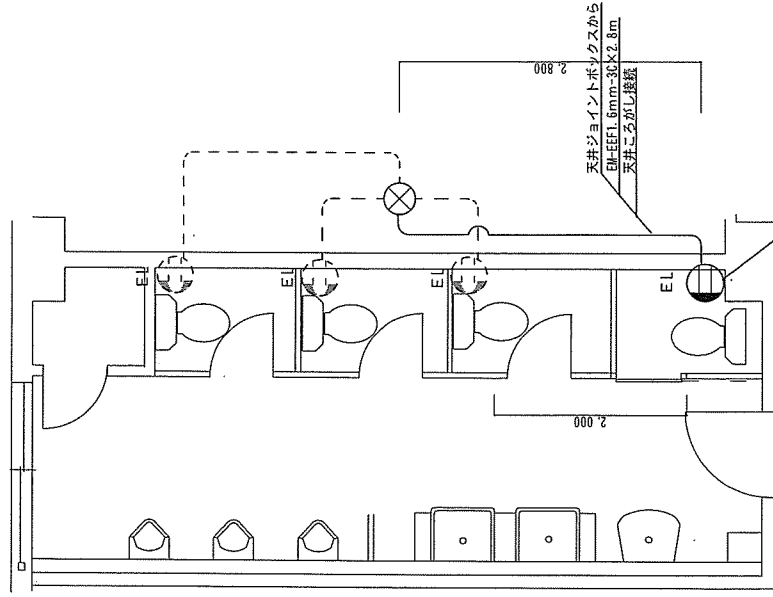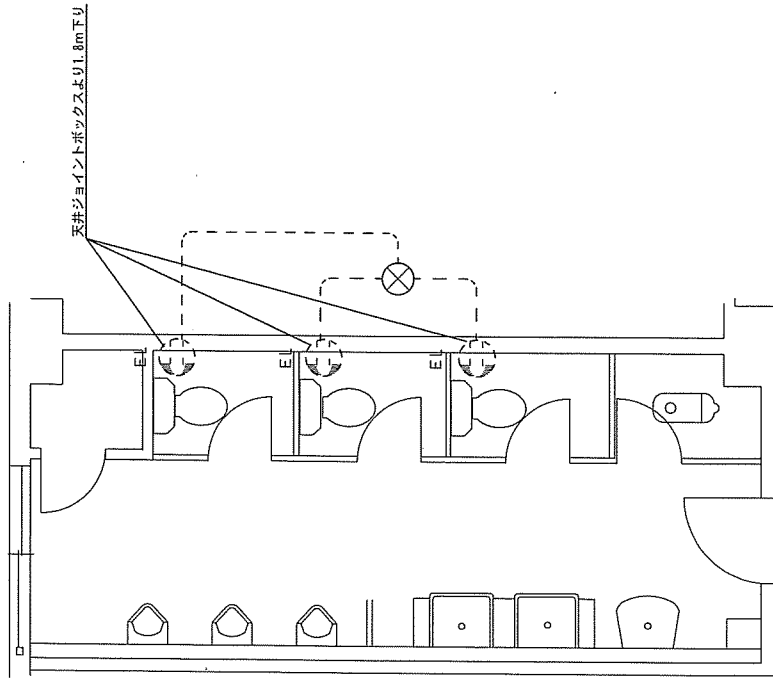

埋込ELガード付コンセント15A125V新設
 コーナーボックスX1から
 BM-EFF1.6mm-30x1.8m下り接続
 メタルモールA型1.8m


本部隊舎2階・3階男子トイレ改修後平面図 S=1/50

本部隊舎2階・3階男子トイレ改修前平面図 S=1/50


コンセント設備 (新設)

記号	名称	規格	数量	改修内容	数量内訳
EL	埋込ELガード付コンセント	15A 125V ELガード付	2	新設	本部隊舎2階男子トイレ×1 本部隊舎3階男子トイレ×1

件名	駐屯地便所洋式化等改修工事		
図面名	コンセント改修前後平面図		
縮尺	1/50	図面番号	26/32
川内駐屯地業務隊 管理科 営繕班			

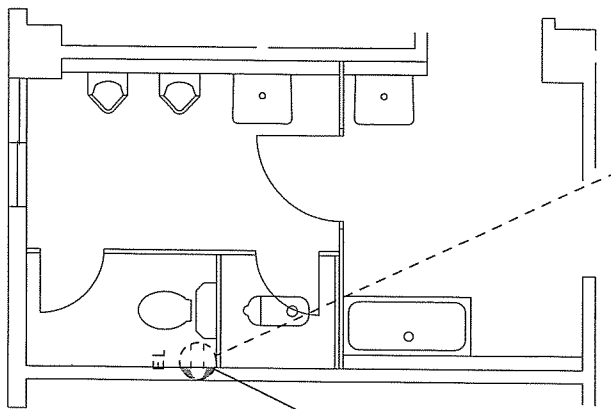

警衛所男子トイレ改修前平面図 S=1/50

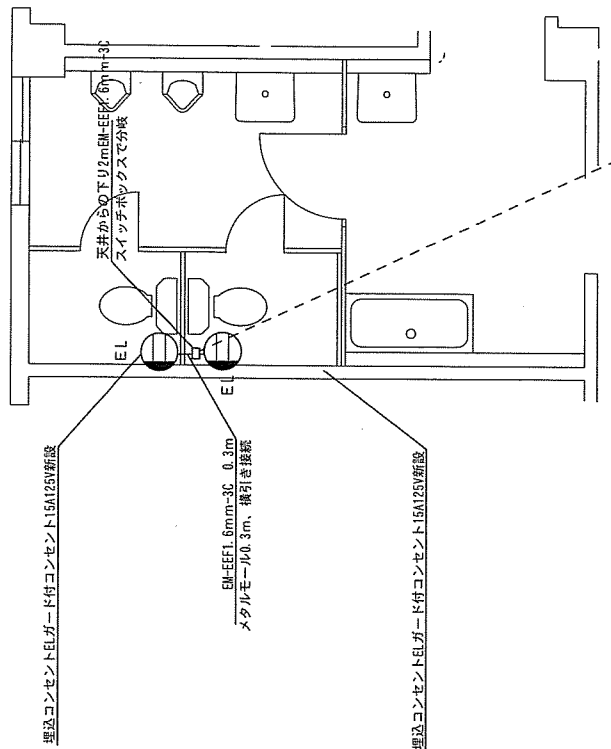

警衛所男子トイレ改修後平面図 S=1/50

コンセント設備 (新設)


記号	名称	規格	数量	改修内容	備考
⊕EL	埋込ELガード付コンセント	15A 125V ELガード付	2	新設	

件名 駐屯地便所洋式化等改修工事


図面名 コンセント改修前後平面図

縮尺 1/50 図面番号 27/32


川内駐屯地業務隊 管理科 営繕班

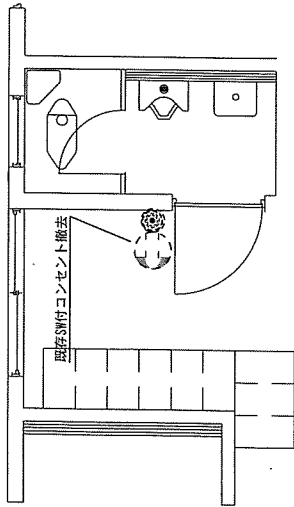


プール男子トイレ改修前平面図 S=1/50

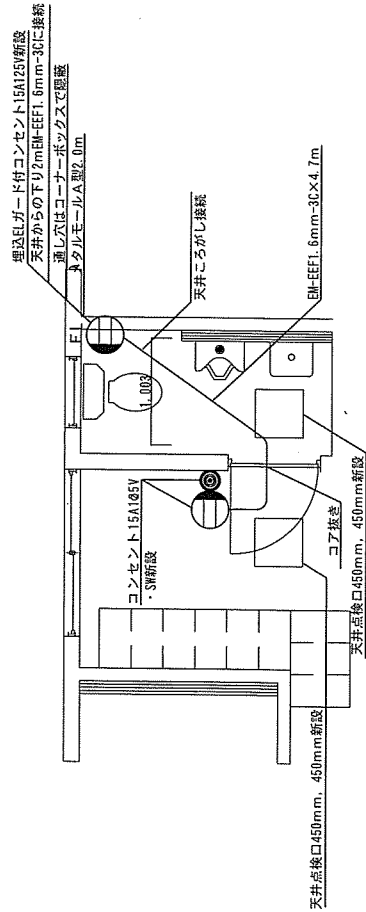


プール男子トイレ改修後平面図 S=1/50

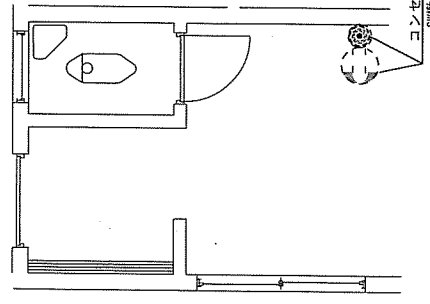


プール女子トイレ改修前平面図 S=1/50

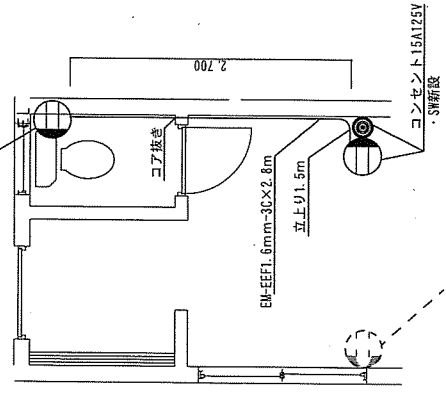

プール女子トイレ改修後平面図 S=1/50

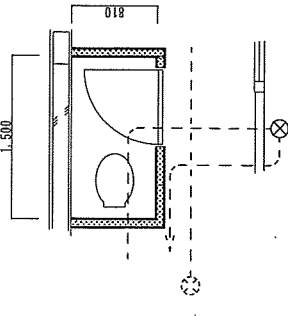

浴場トイレ改修前平面図 S=1/50

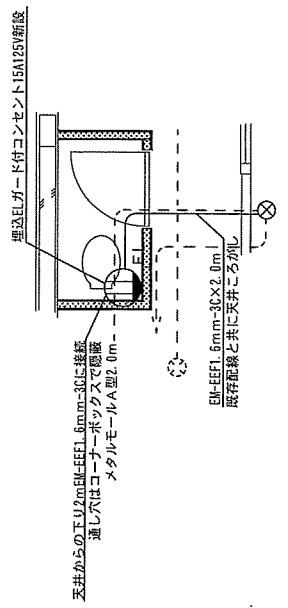


浴場トイレ改修後平面図 S=1/50

コンセント設備 (新設)

記号	名称	規格	数量	改修内容	数量内訳
EL	埋込ELガード付コンセント	15A 125V ELガード付	3	新設	プール男子トイレ×1 プール女子トイレ×1 浴場トイレ×1
	コンセント・SW	15A 125V×1口 SW1口	2	撤去・新設	プール男子トイレ×1 プール女子トイレ×1

件名	駐屯地便所洋式化等改修工事		
図面名	コンセント改修前後平面図		
縮尺	1/50	図面番号	28/32
川内駐屯地業務隊 管理科 営繕班			

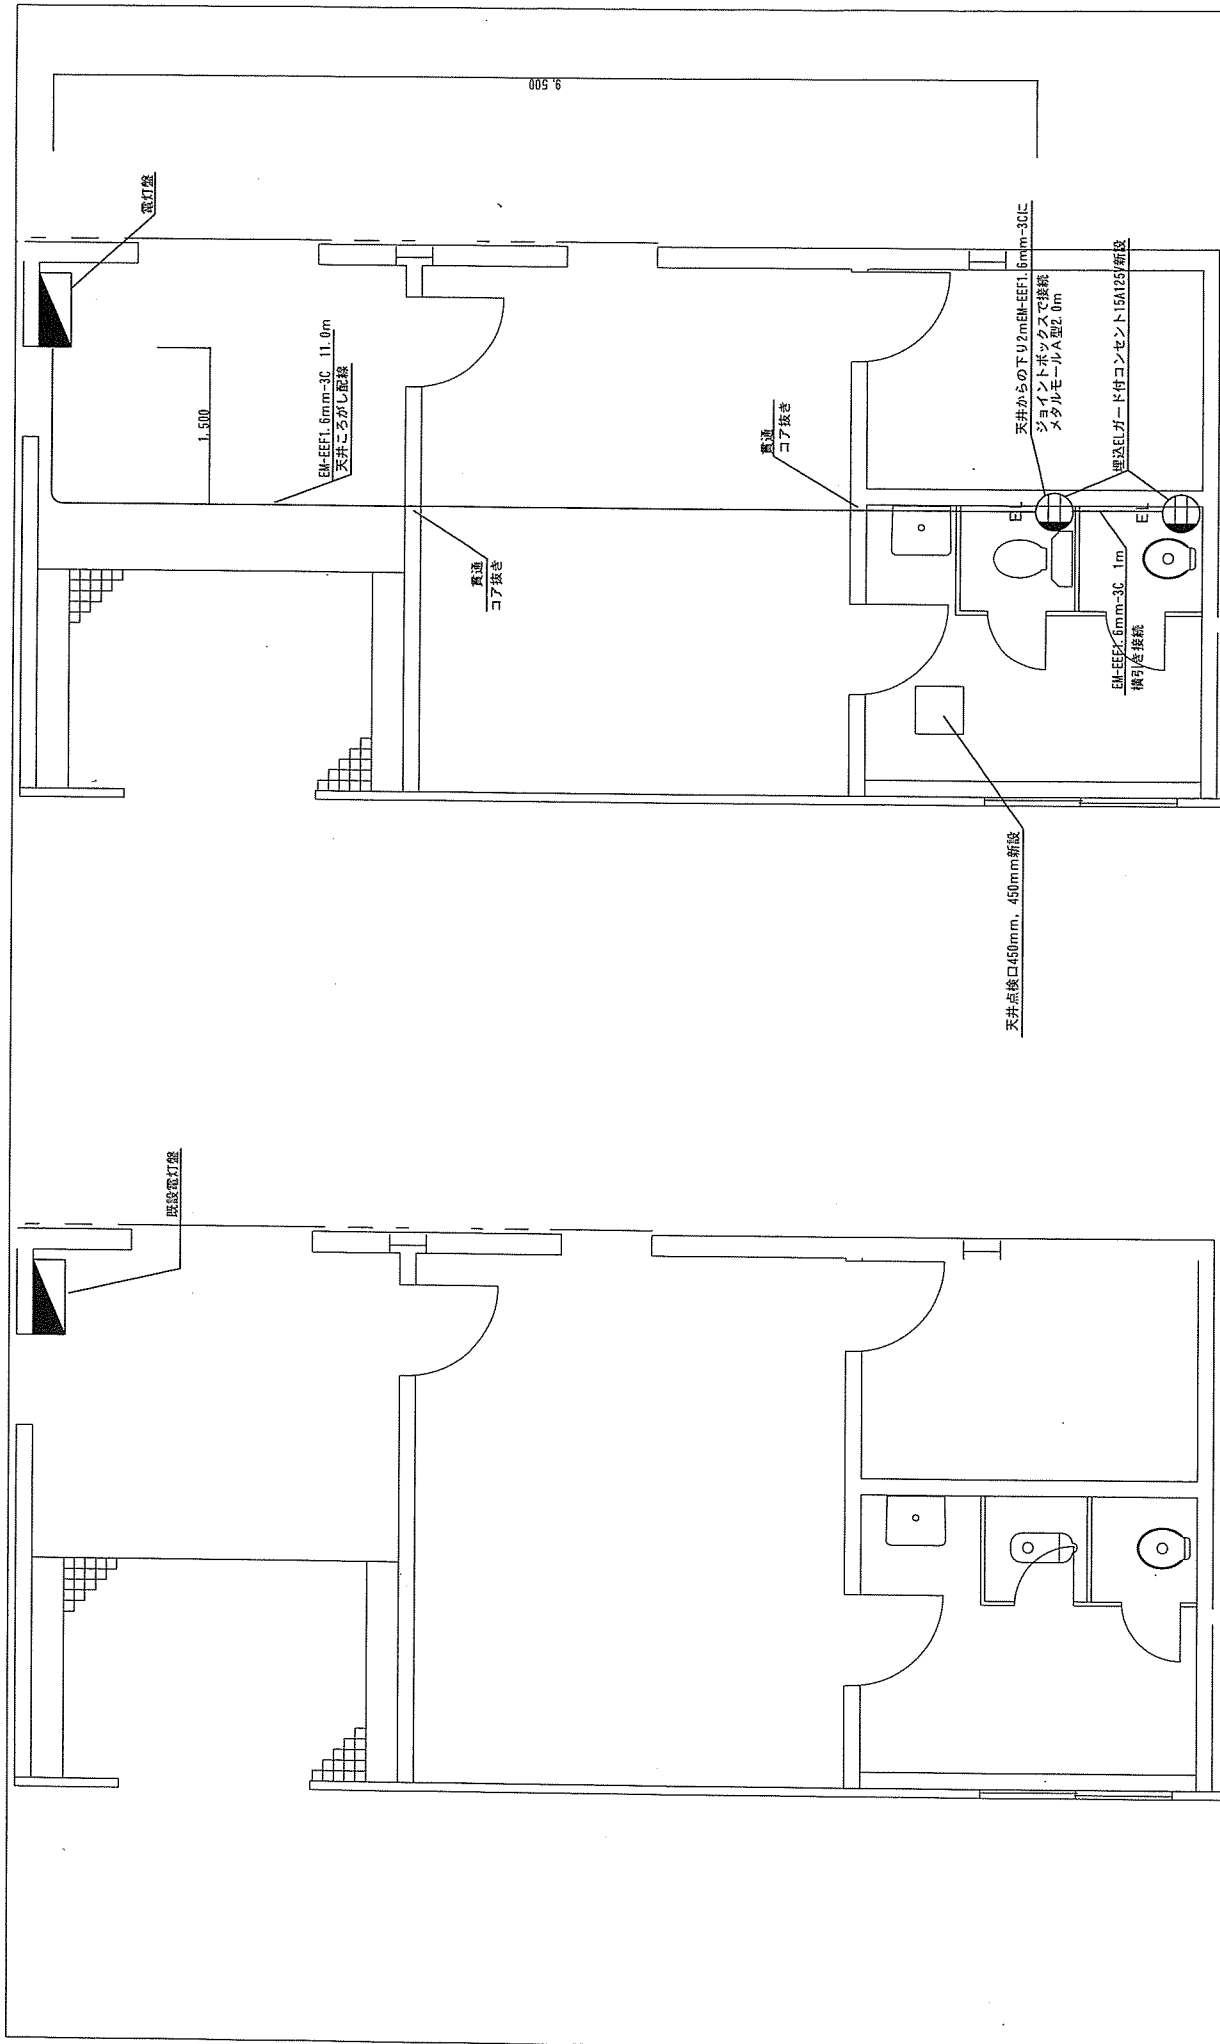


体育館男子トイレ改修前平面図 S=1/50

体育館男子トイレ改修前平面図 S=1/50


件名	駐屯地便所洋式化等改修工事		
図面名	コンセント改修前後平面図		
縮尺	1/50	図面番号	29/32
川内駐屯地業務隊 管理科 営繕班			

コンセント設備 (新設)	記号	名称	規格	数量	改修内容	備考
EL	埋込ELガード付コンセント	15A 125V ELガード付	2	新設	体育館男子トイレ×2	

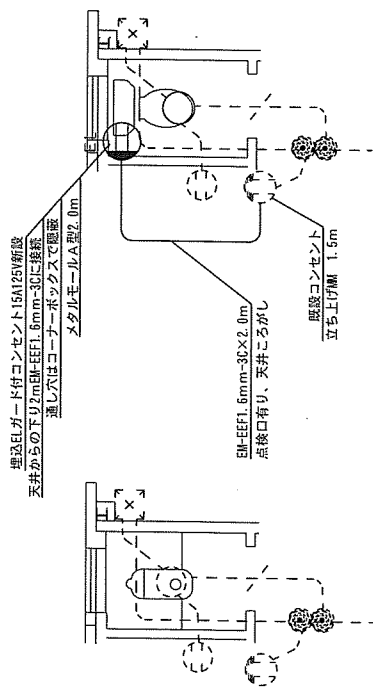


ボイラー室トイレ改修前平面図 S=1/50

ボイラー室トイレ改修後平面図 S=1/50

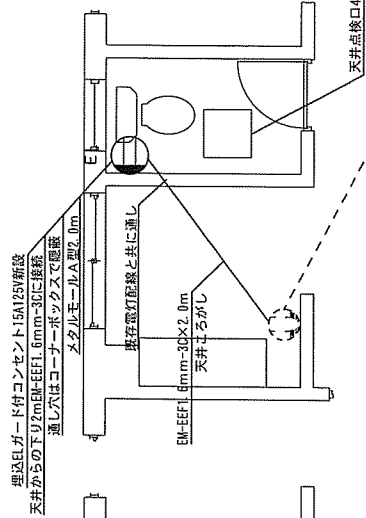


需品整備工場トイレ改修前平面図 S=1/50

需品整備工場トイレ改修後平面図 S=1/50

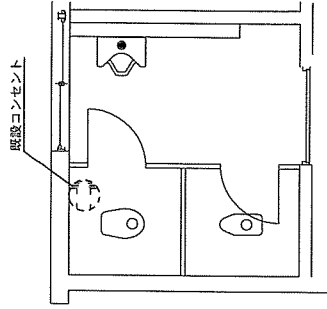

幹部隊舎トイレ改修前平面図 S=1/50

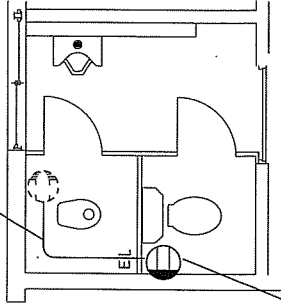







幹部隊舎トイレ改修後平面図 S=1/50

コンセント設備 (新設)

記号	名称	規格	数量	改修内容	備考
ⓔ	埋込ELガード付コンセント	15A 125V ELガード付	4	新設	ボイラー室トイレ×1 需品整備工場トイレ×1 幹部隊舎トイレ×2

※EM-EFF1.6mm-3C×21m、メタルモールA型×3本、ブッシング6個、浅型ボックス×4、コーナーボックス×3 含む

件名	駐屯地便所洋式化等改修工事		
図面名	コンセント改修前後平面図		
縮尺	1/50	図面番号	30/32
川内駐屯地業務隊 管理科 営繕班			

  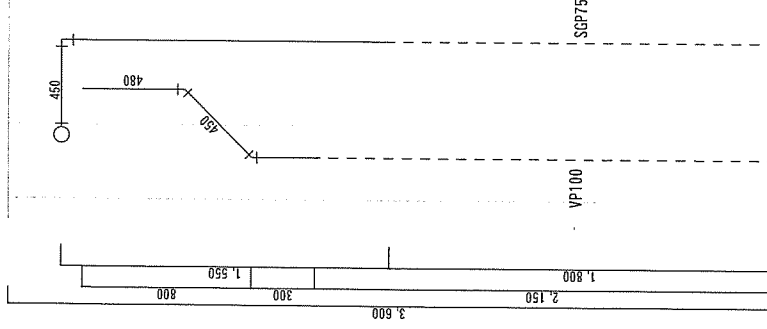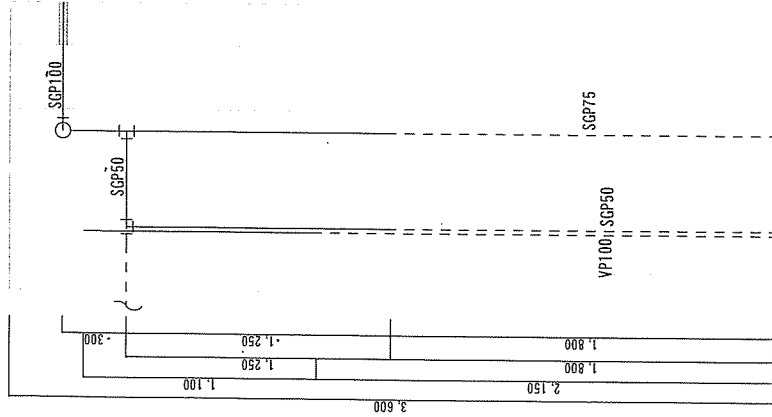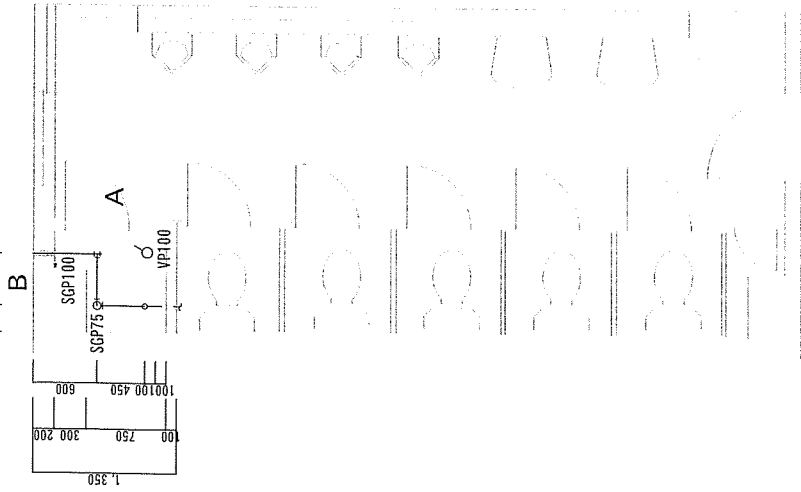 

本部隊舎4階男子トイレ通気管撤去平面図 S=1/50




パイプシャフト通気管A面撤去立面図 S=1/25

パイプシャフト通気管B面撤去立面図 S=1/25

凡例

通気管撤去	——
既設通気管	----

件名	駐屯地便所洋式化等改修工事		
図面名	本部隊舎4階男子トイレパイプシャフト通気管撤去図		
縮尺	1/50	図面番号	31/32
川内駐屯地業務隊 管理科 営繕班			

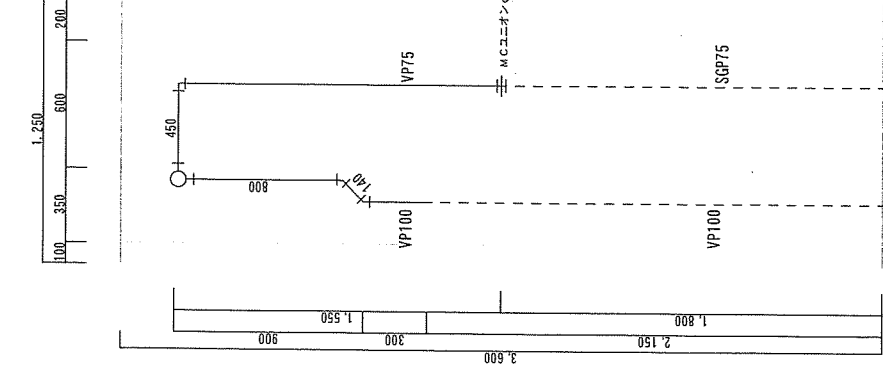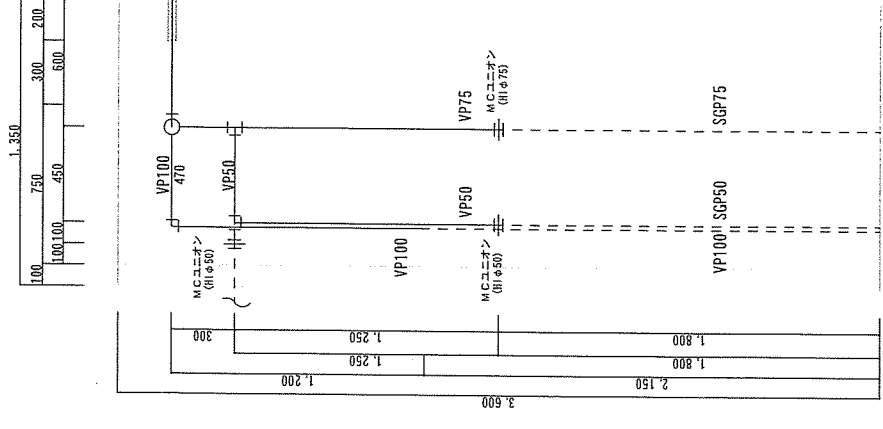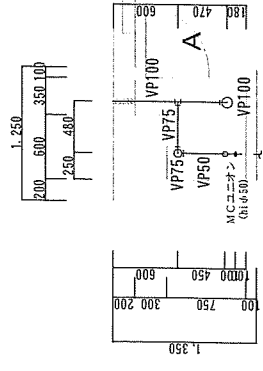

本部隊舎4階男子トイレ通気管新設平面図 S=1/50

パイプシャフト通気管A面新設立面図 S=1/25

パイプシャフト通気管B面新設立面図 S=1/25

凡例

通気管新設	——
既設通気管	----

件名	駐屯地便所洋式化等改修工事		
図面名	本部隊舎4階男子トイレパイプシャフト通気管新設図		
縮尺	1/50	図面番号	32/32
川内駐屯地業務隊 管理科 営繕班			