

体育館給湯器等取替

件名	体育館給湯器等取替			図面No.	1/3
図名	表紙			縮尺	—
業務隊長	管理科長	営繕班長	営繕係	管財係	設計者
陸上自衛隊都城駐屯地業務隊				令和8年1月 日	

仕様書

1 件名 体育館給湯器等取替

2 場所 宮崎県都城市久保原町1街区12号 陸上自衛隊都城駐屯地


3 概要 給湯器3台取替、その他付帯設備取替1式

4 一般事項

- (1) 本件において図面及び特記仕様書に記載なき事項は、次の国土交通省大臣官房官庁営繕部制定標準仕様書による。
 - ・公共建築工事標準仕様書(機械設備工事編)最新版
 - ・公共建築改修工事標準仕様書(機械設備工事編)最新版
- (2) 本件に際し疑義を生じた場合は、監督官と協議しその指示に従うものとする。
- (3) 本件に際し、仕様書に記載なき事項で取扱い上及び技術的に当然施工すべき事項については、請負者の責任において施工するものとする。
- (4) 本件に際し、他の構造物等に損傷を与えないよう十分注意するものとし、万一損傷を与えた場合は、請負者の責任において原形復旧するものとする。
- (5) 本件に際し、事故・火災防止及び第三者への被害等の安全管理には十分注意するものとし、万一災害等が発生した場合は、請負者の責任において処置するとともに、速やかに監督官に報告するものとする。
- (6) 本件に必要な電気及び水は請負者が負担するものとする。
- (7) 本件の作業写真は、作業前、作業中、作業後、主要な作業段階毎、隠蔽箇所、完成検査状況、すべての使用材料、発生材の搬入集積状況及び監督官の指示する箇所を撮影し、工事写真台帳(A4版)に整理の上、監督官に提出するものとする。
- (8) 本件に際し、監督官が指示した書類は速やかに作成し提出するものとする。
- (9) 本件に使用する材料は全て新品とし、監督官の検査を受け合格後使用するものとする。
- (10) 本件で発生する発生材は、金属類については重量を測定の上、発生材報告書・調書を作成し監督官に提出するものとし、金属類以外の発生材は請負業者の責任において駐屯地外へ搬出・適正に処分しマニフェスト(E)の写しを監督官に提出するものとする。
- (11) 作業終了時は、現場の清掃及び片付けを実施するものとする。
- (12) 本件で使用する給湯器等の仕様は次の参考品以上のもの(他社の製品を含む。)とし、同等品を使用する場合は、開札日前までに分任契約担当官へ「同等品判定依頼書(カタログ、承認図及び性能比較表を添付)」を提出し、分任契約担当官より「同等品判定結果通知書」を受領するものとする。


5 特記事項

- (1) 作業日時は、事前に監督官と調整の上、決定するものとする。
- (2) 取替終了後は、動作確認(試運転調整)を実施するものとする。
- (3) 機械設備工
給湯設備工
 - (ア) 32号FF方式業務用ガス給湯専用機
製造所: リンナイ 品番: RUXC-A3200FF(A) 又は同等以上のもの
 - (イ) 16号FF方式上方給排気ガス給湯専用機
製造所: リンナイ 品番: RUX-V1615SFFUA(A) 又は同等以上のもの
 - (ウ) 2本管直出給排気筒トップ
製造所: リンナイ 品番: FFTL-10-300 又は同等以上のもの
 - (エ) 給排気筒トップ(直排専用)
製造所: リンナイ 品番: TFW-110X75C-200C(K) 又は同等以上のもの
 - (オ) 操作部カバーセット
製造所: リンナイ 品番: RU-FFKC-V4 又は同等以上のもの
 - (カ) 台所リモコン
製造所: リンナイ 品番: MC-135(A) 又は同等以上のもの

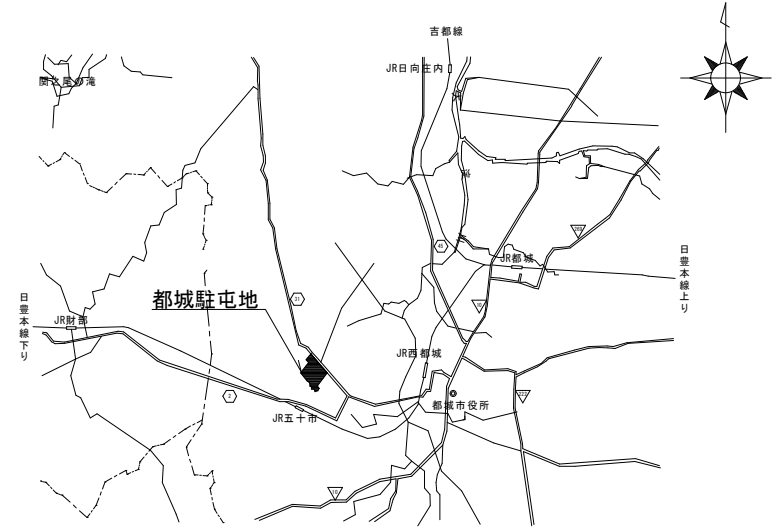


案内図

作業場所: 体育館2階

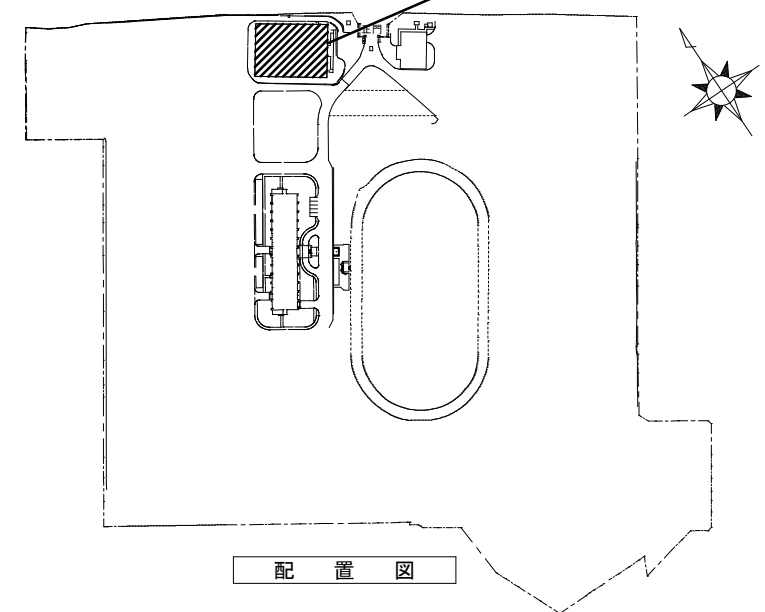

配置図

件名	体育館給湯器等取替	図面No.	2/3
図名	仕様書・案内図・配置図	縮尺	—
陸上自衛隊都城駐屯地業務隊		令和8年1月 日	

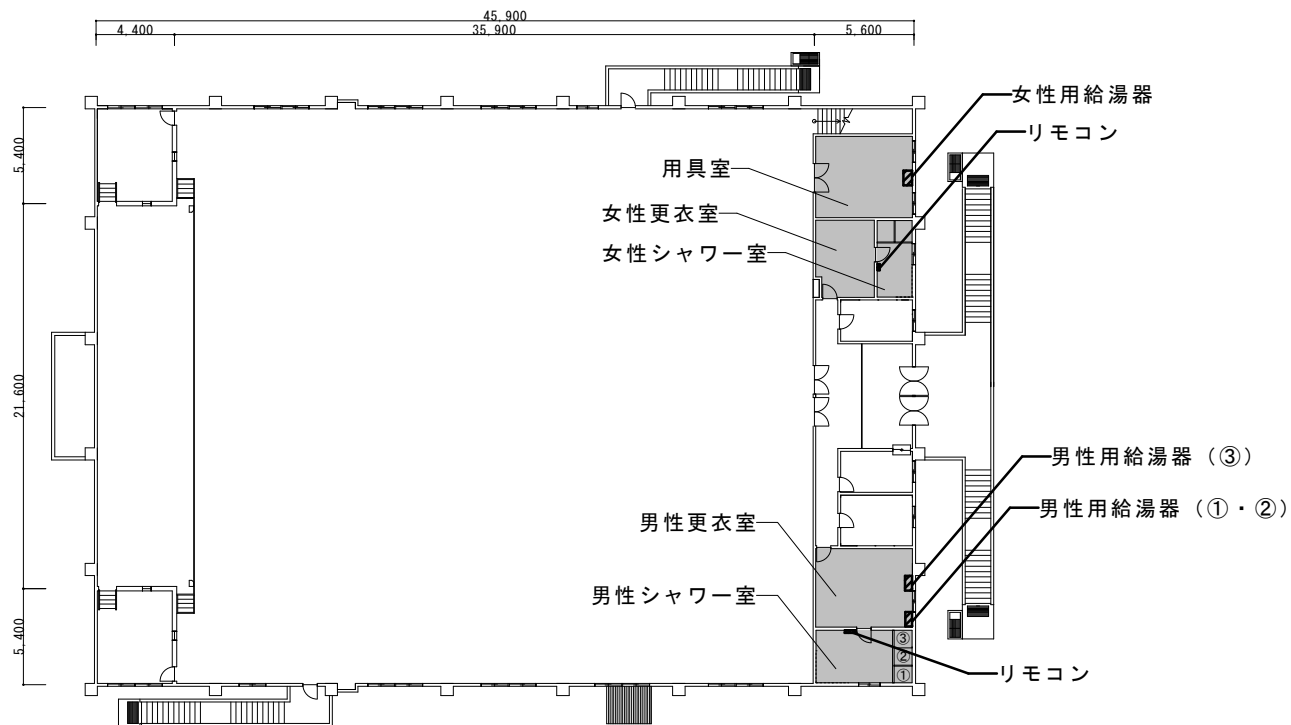

体育館 2階平面図

取替材料等一覧

名称・規格	施工内容	施工数量
リンナイ 32号FF方式業務用ガス給湯専用機 (RUXC-A3200FF (A))	撤去・新設	2台
リンナイ 16号FF方式上方給排気ガス給湯専用機 (RUX-V1615SFFUA (A))	撤去・新設	1台
2本管直出給排気筒トップ (FFTL-10-300)	撤去・新設	2組
給排気筒トップ (直排専用) (TFW-110X75C-200C (K))	撤去・新設	1組
操作部カバーセット (RU-FFKC-V4)	撤去・新設	1個
台所リモコン (MC-135 (A))	撤去・新設	2個
水フレキ0.5m (袋ナット・ラッキング補修含む)	撤去・新設	6本
LPG燃焼器用高専入り低圧ホース (20A)	撤去・新設	2本
LPG燃焼器用高専入り低圧ホース (15A)	撤去・新設	1本
既存ガス給湯器配管切り離し撤去	撤去	3台

※又は同等以上のもの

件名	体育館給湯器等取替	図面No.	3/3
図名	体育館2階平面図・取替材料等一覧	縮尺	—
陸上自衛隊都城駐屯地業務隊		令和8年1月 日	