

# 車両整備場等照明器具取替工事

件名	車両整備場等照明器具取替工事					図面No.	1/4
図名	表紙					縮尺	—
業務隊長	管理科長	営繕班長	工事企画	営繕係	管財	電気係	作成者
陸上自衛隊 都城駐屯地業務隊						令和7年 11月 4日	

# 仕様書

1 件名  
車両整備場等照明器具取替工事

2 場所  
宮崎県都城市久保原町1街区12号 陸上自衛隊都城駐屯地

3 概要  
車両整備場等照明器具のLED照明器具への取替及び撤去器具の分別

仕様	新設参考機種	数量
Hf32×2相当 耐圧防爆型 直付形 7,200lm ガード付	星和電機株式会社LZBP4850A00GJ2A-41	14
Hf32×2相当 耐圧防爆型 ハイ吊形 7,200lm ガード付	星和電機株式会社LZBP4850A00GJ2A-42	6
Hf32×2相当 耐圧防爆型 フラケット形 7,200lm ガード付	星和電機株式会社LZBP4850A00GJ2A-46	4
Hf32×2相当 密閉耐酸型 直付形 7,200lm	星和電機株式会社LCPB4850A000J2A-42	2
セラメタ灯360相当 耐圧防爆型 フラケット形 15,400lm ガード付	星和電機株式会社LZ1P7950A00GJ2A-46	7

## 4 一般事項

- 本件において図面及び特記仕様書に記載なき事項は、国土交通省大臣官房官庁営繕部監修の次の書類によるものとする。
  - 公共建築工事標準仕様書(電気設備工事編)最新版
  - 公共建築改修工事標準仕様書(電気設備工事編)最新版
- 本件に際し、仕様書に記載なき事項で取合い上及び技術的に当然実施すべき事項については、請負者の責任において実施するものとする。
- 本件に際し、他の構造物等に損傷を与えないよう十分注意するものとし、万一損傷を与えた場合は、請負者の責任において原形復旧するものとする。
- 本件に際し、事故・火災防止及び第三者への被害等の安全管理には十分注意するものとし、万一災害等が発生した場合は、請負者の責任において処置するとともに、速やかに監督官に報告するものとする。
- 本件に必要な電気及び水は請負者が負担するものとする。なお、官側の電気及び水を使用する場合は監督官の承認後使用すること。ただし、後日料金を徴収するものとする。
- 本件の写真は、施工前、施工中、施工後、主要な段階ごと、隠蔽箇所、完成検査状況、全ての使用材料及び監督官の指示する箇所を撮影し、写真台帳(A4版)に整理の上、監督官に2部提出するものとする。なお、写真データは完了後確実に破棄するものとする。
- 本件に際し、監督官が指示した書類は速やかに作成し提出するものとする。
- 本件に使用する材料は全て新品とし、監督官の検査を受け合格後使用するものとする。
- 作業終了時は、現場の清掃及び片付けを実施するものとする。
- 本件で発生する発生材は、重量測定後監督官が指定した場所に搬入集積し、発生材報告書・調書を作成し監督官に提出する。その他の産業廃棄物は、請負者の責任において適切に処分し、産業廃棄物管理票(A・E票)の写しを監督官に提出するものとする。
- 本仕様書に記載されている寸法等は近似値であるため、施工に先立ち原寸を確認するものとする。

## 5 提出書類

- 請負者は、契約後速やかに次の書類を監督官へ提出するものとする。
  - 施工計画書、施工体制台帳(建設業許可通知書の写しを含む。(下請負者共))、施工体系図、計画工程表、現場代理人通知書、承認図(納入仕様書)、その他監督官が指示した書類
- 請負者は、着工後速やかに着工届を監督官へ提出するものとする。
- 請負者は、完成後速やかに次の書類を監督官へ提出するものとする。
  - 完成届、実施工程表、工事写真台帳、出荷証明書、発生材報告書・調書、絶縁抵抗測定結果報告書その他監督官が指示した書類

## 6 特記事項

- 本工事に際し、設置器具は取替器具一覧表の「新設参考機種」と同等品以上(国内製品)の器具を使用すること。
- 工事の前後において、絶縁抵抗測定(回路毎)を実施し、測定結果を監督官に1部提出すること。

件名	車両整備場等照明器具取替工事	図面No.	2/4
図名	仕様書	縮尺	-
陸上自衛隊 都城駐屯地業務隊		令和7年 11月 4日	



塗装室	H=4500
【撤去】星和電機機LHZAB40946G	7
【新設】星和電機機LZIP7950A00GJ2A-46	



塗装室	H=2500
【撤去】星和電機機FZAB402466	4
【新設】星和電機機LZBP4850A00GJ2A-46	

塗装室 (ヒット)	
【撤去】松下電工機JF41151	2
【新設】星和電機機LZBP4850A00GJ2A-41	

充電室	CH=2600
【撤去】星和電機機ACAA45242	2
【新設】星和電機機LZBP4850A00GJ2A-42	

整備場 (ヒット)	
【撤去】松下電工機JF41151	3
【新設】星和電機機LZBP4850A00GJ2A-41	

油脂庫・ポンベ庫	CH=2400
【撤去】星和電機機FZAB402416	6
【新設】星和電機機LZBP4850A00GJ2A-42	

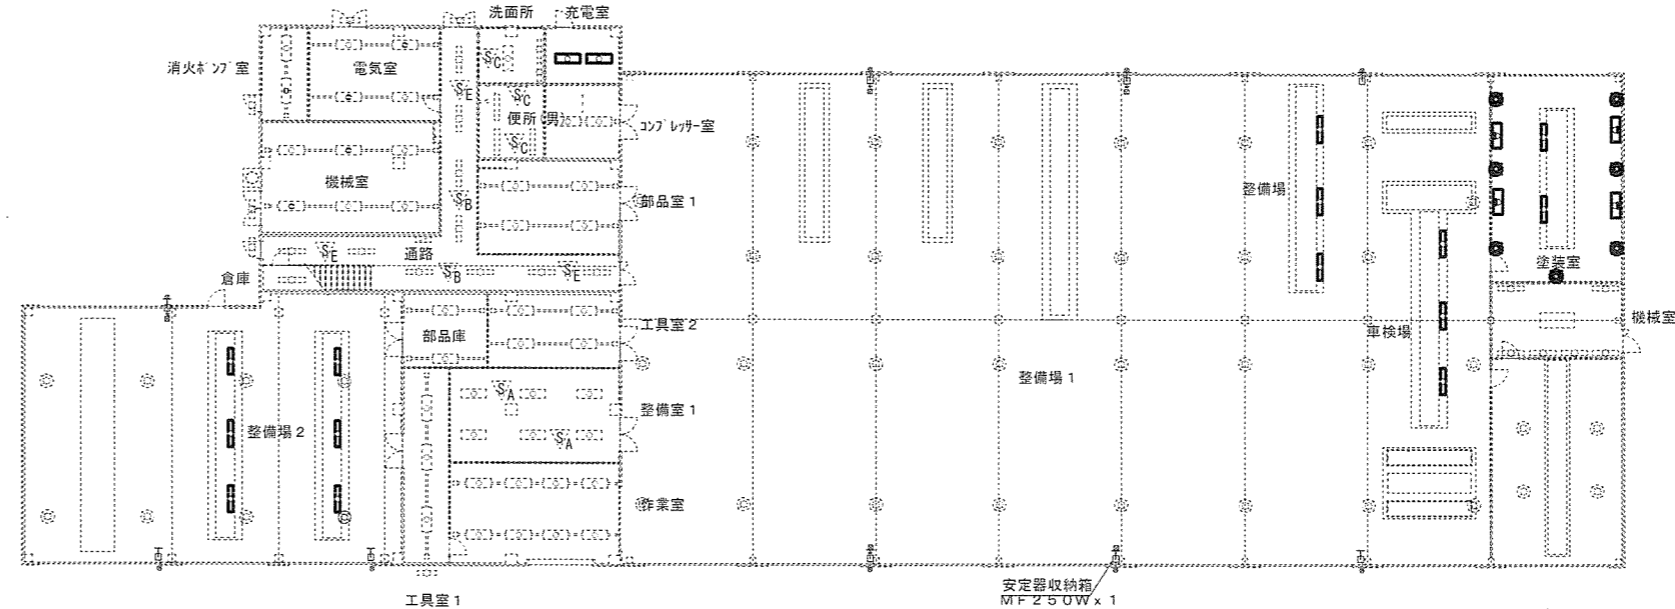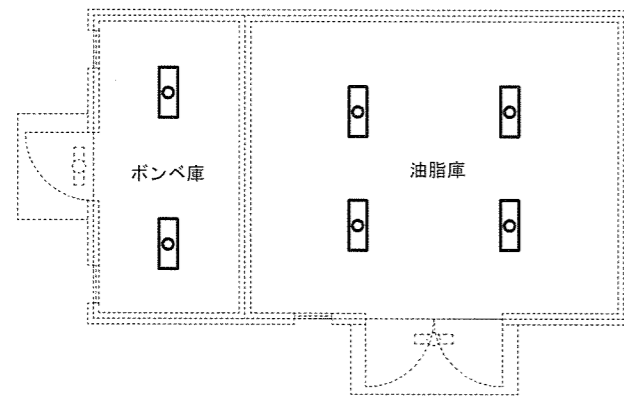

整備場 2 (ヒット)	
【撤去】松下電工機JF41151	6
【新設】星和電機機LZBP4850A00GJ2A-41	

車検場 (ヒット)	
【撤去】松下電工機JF41151	3
【新設】星和電機機LZBP4850A00GJ2A-41	

油脂庫平面図 S = 1/200

車両整備場平面図 S = 1/400

器具一覧表

記号	既設照明器具		新設照明器具		取付高さ	数量						
	仕様	既設品番	新設照明器具仕様	新設参考機種		合計	塗装室	車検場	整備場	充電室	整備場2	油脂庫
□○	FLR40×1 耐圧防爆型	松下電工機JF41151	Hf32×2相当 耐圧防爆型 7.200lm ガ-ト付	星和電機機LZBP4850A00GJ2A-41	ヒット内	14	2	3	3		6	
□○	FLR40×2 耐圧防爆型	星和電機機FZAB402416	Hf32×2相当 耐圧防爆型 7.200lm ガ-ト付	星和電機機LZBP4850A00GJ2A-42	ハイト吊り	6						6
□○	FLR40×2 耐圧防爆型	星和電機機FZAB402466	Hf32×2相当 耐圧防爆型 7.200lm ガ-ト付	星和電機機LZBP4850A00GJ2A-46	H=2.500	4	4					
□○	Hf32×2 密閉耐酸型	星和電機機ACAA45242	Hf32×2相当 密閉耐酸型 7.200lm	星和電機機LZBP4850A00GJ2A-42	ハイト吊り	2				2		
⊙	H400 耐圧防爆型水銀灯	星和電機機HZAB40946G	セラミック360相当 耐圧防爆型 15.400lm ガ-ト付	星和電機機LZIP7950A00GJ2A-46	H=5.000	7	7					

件名	車両整備場等照明器具取替工事	図面No.	4/4
図名	平面図・器具一覧表	縮尺	図示
陸上自衛隊 都城駐屯地業務隊		令和7年 11月 4日	