



令和7年度食厨空調機取替 (その2)

件名	令和7年度食厨空調機取替 (その2)		
図名	表紙		
縮尺	図示	年月日	7.11.13
業務隊長	管理科長	管繕班長	工事企画
			
			施設管理電気係長
			設計者
			
			別府駐屯地業務隊

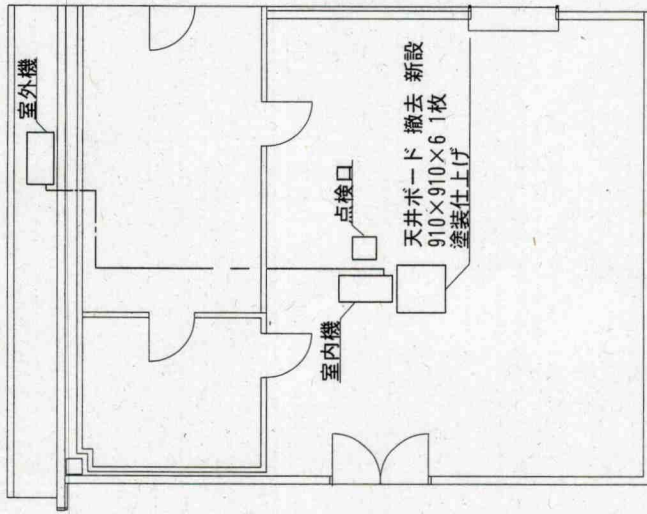

平面図 1/100

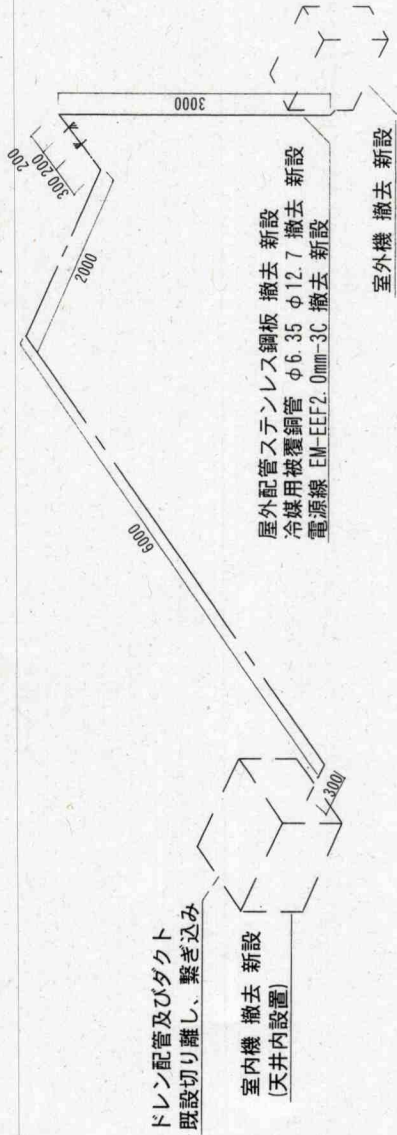

配管系統図 1/60

撤去空調機明細	
室内機	SR-AP45ST
室外機	SR-AP45CT
電圧	三相 200V
製造会社	日立

---	天井内配管
---	壁貫通配管
---	屋外配管

件名	令和7年度食厨空調機取替(その2)		
図名	平面図・配管系統図		
縮尺	図示	年月日	3 / 7.11.13
別	府	駐屯地	業務隊