

 
 
 
 



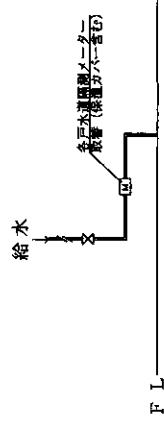
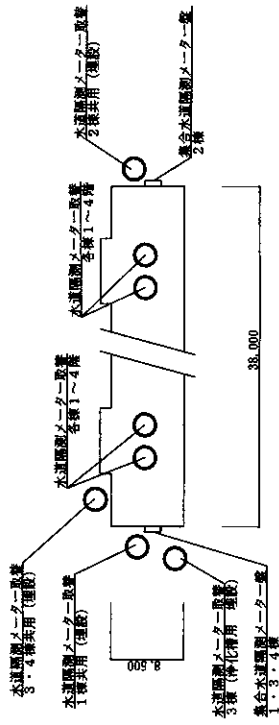
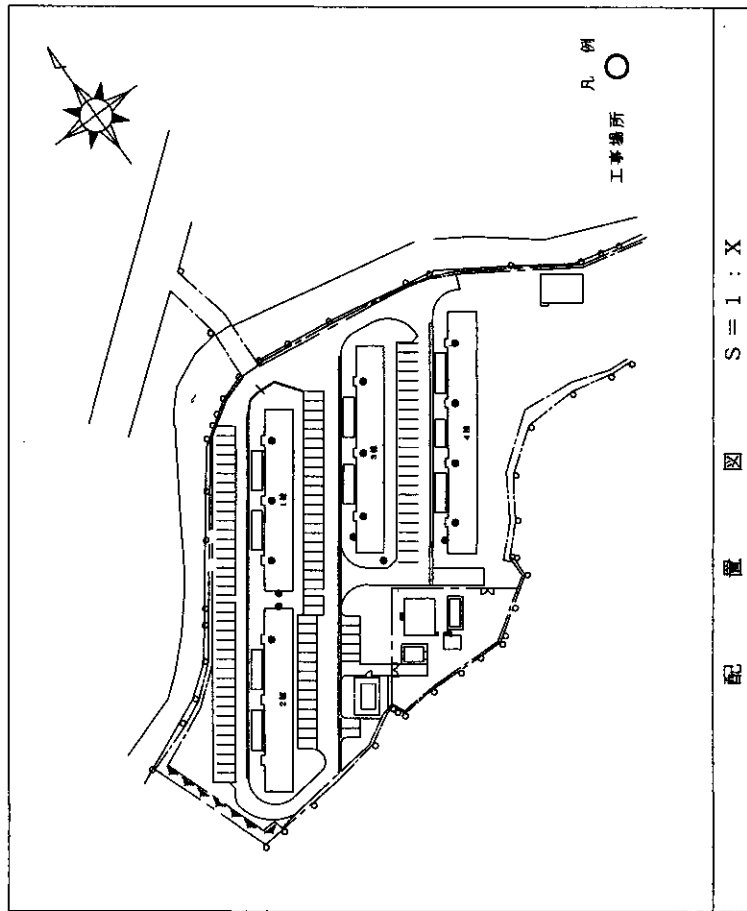


九日市宿舎水道隔測メータ一取替

件名 九日市宿舎水道隔測メータ一取替																		
図面名称 表紙																		
縮尺	-	図面番号	1/3	作成年月日	令和7年5月2日													
業務隊長		管理科長		営繕班長		施設管理		企画		管財		厚生科長		厚生班長		作成者		防衛技術官 藤山 修一
陸上自衛隊 玖珠駐屯地業務隊 管理科																		



件名	九日市宿舍水道隔測メーター取替		
図面名称	配置図・取替前後平面図・取替前後側面図		
縮尺	図示	図面番号	3 / 3
作成年月日	令和7年5月2日		
陸上自衛隊	玖珠駐屯地業務隊 管理科		