



 





# 仮設プレハブ靴洗い場設置

|   |   |   |   |   |   |   |   |
|---|---|---|---|---|---|---|---|
| 件名  | 仮設プレハブ靴洗い場設置  |   |   |   |   | 図面番号  | 1/3   |
| 図名  | 表紙  |   |   |   |   | 縮尺  | —   |
| 業務隊長  | 管理科長  | 當班班長  | 工事企画係長  | 施設管理  | 管財  | 給排水係長   | 設計者   |
|  |  |  |  |  |  |  |  |
| 陸上自衛隊湯布院駐屯地業務隊  |   |   |   |   |   | 令和7年3月19日   |   |

# 仕 様 書

1 件 名 仮設プレハブ靴洗い場設置

2 設置場所 陸上自衛隊湯布院駐屯地  
大分県由布市湯布院町川上941

3 役務概要



- (1) 靴洗い場新設 5箇所
- (2) コンクリート歩道新設 (t150) 1箇所
- (3) その他付帯工事一式

4 一般事項

- (1) 本役務は、本仕様書によるほか国土交通省大臣官房官庁営繕部監修「公共建築(改修)工事標準仕様書(建築工事編、機械設備工事編、電気設備工事編)、建築改修工事監理指針」、メーカー仕様、並びに関係諸法規によるものとする。
- (2) 請負者は作業範囲をバリエード等で囲い、立ち入り禁止の表示をする。なお、作業にあたっては火災予防、安全管理に十分注意を払うものとし、請負者の責任において万全な対策を講じるものとする。
- (3) 本役務において、既存施設等に損傷を与えた場合は請負者の負担において速やかに原状に復旧させるものとする。
- (4) 本仕様書に記載なき事項といえども、技術上当然実施すべき事項については、請負者の負担において実施するものとする。
- (5) 請負者は、契約後速やかに係官とスケジュール等の打ち合わせを行い、工程表を提出するものとする。
- (6) 本仕様書及び現地の状況を基に請負者において承認図(設計図書)を作成し、あらかじめ係官の承認を得たのちに、各種申請等の手続きを行うものとする。
- (7) 本仕様書及び作業に際し、疑義を生じた場合は、係官と協議のうえ実施するものとする。
- (8) 本役務の写真は、施工前・施工中・施工後の他、係官の指示する箇所を撮影し、工事写真帳(A4タテ)に整理して提出するものとする。
- (9) 本役務において必要な電力及び給水等は、請負者にて準備することを基本とする。
- (10) 作業可能日は平日を基本とするが、やむを得ず休日作業が必要となった際は事前に係官と調整を行うものとする。
- (11) 一日の作業終了時は、現場の清掃及び整理整頓、片付けを実施するものとする。
- (12) 本役務で生じた産業廃棄物は、請負者の責任において関係諸法令に基づき適正に処分するものとする。なお、掘削残土は、設置の際に埋め戻しで使用するものは現場仮置きとし、それ以外は産業廃棄物と同様に適正に処分するものとする。
- (13) 請負者は、作業において駐屯地内に入り出す者を取りまとめ、事前に作業員名簿を提出するものとする。


5 特記事項

- (1) 給水配管及び雨水配管は、直近の位置で既設管と接続するものとする。
- (2) 管路を敷設する際には、埋設管に十分注意して実施するものとする。
- (3) 給水配管及び雨水配管を既設配管に接続する際に、既存施設の断水等が必要になる場合は、あらかじめ係官と日時を調整し、必要最低限の時間内で行うものとする。

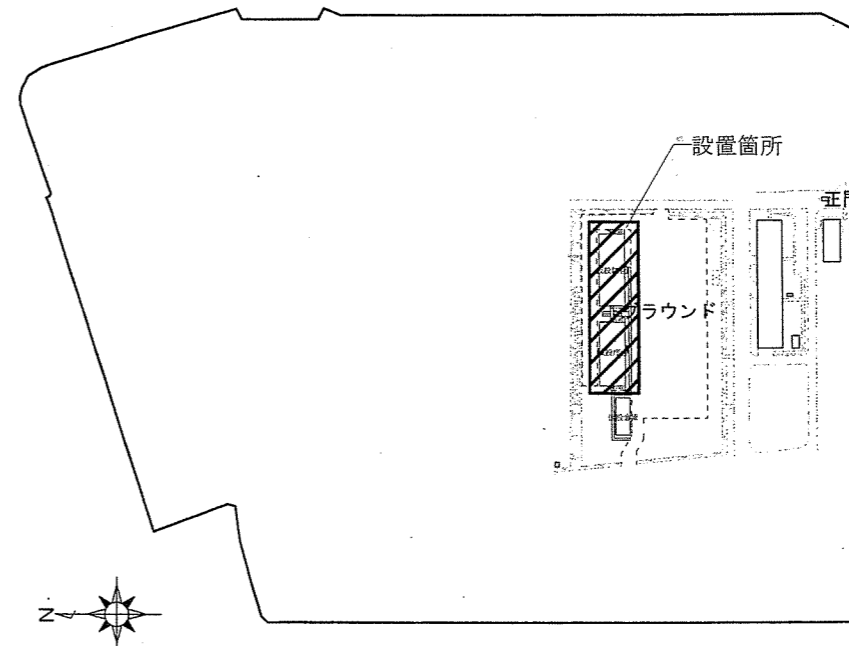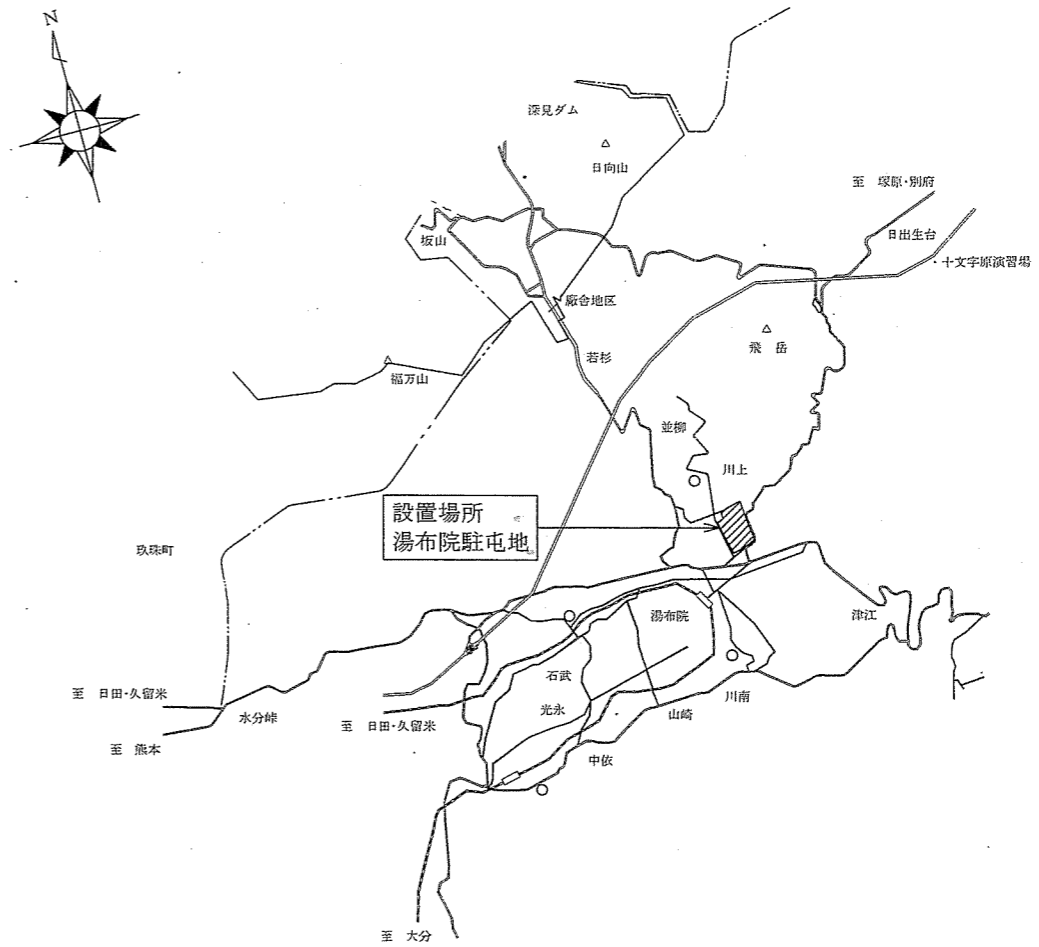


|                |              |           |     |
|----------------|--------------|-----------|-----|
| 件名             | 仮設プレハブ靴洗い場設置 | 図面番号      | 2/3 |
| 図名             | 仕様書          | 縮尺        | 図示  |
| 陸上自衛隊湯布院駐屯地業務隊 |              | 令和7年3月19日 |     |


- 靴洗い場新設 (5箇所)
- 給水管新設 (H1VP20A)
- 仕切弁新設 (GV20A)
- 雨水管新設 (VU50A)

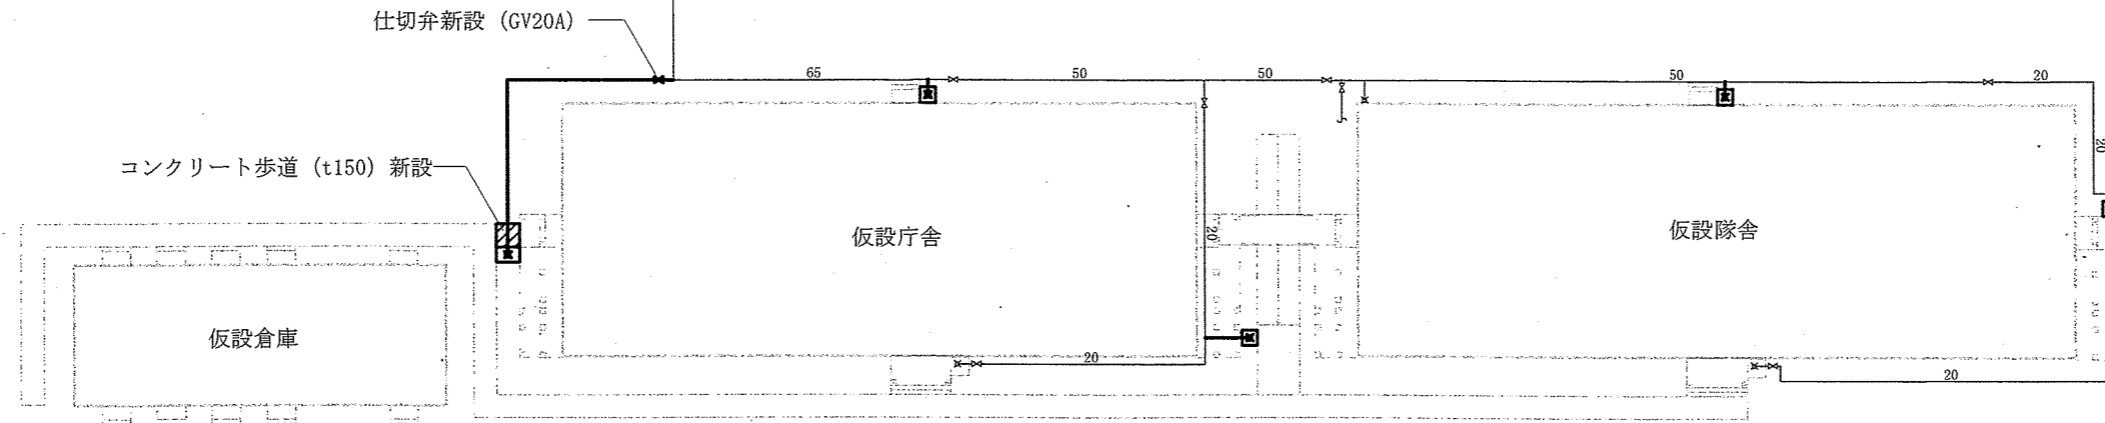

給水設備平面図 (1/500)

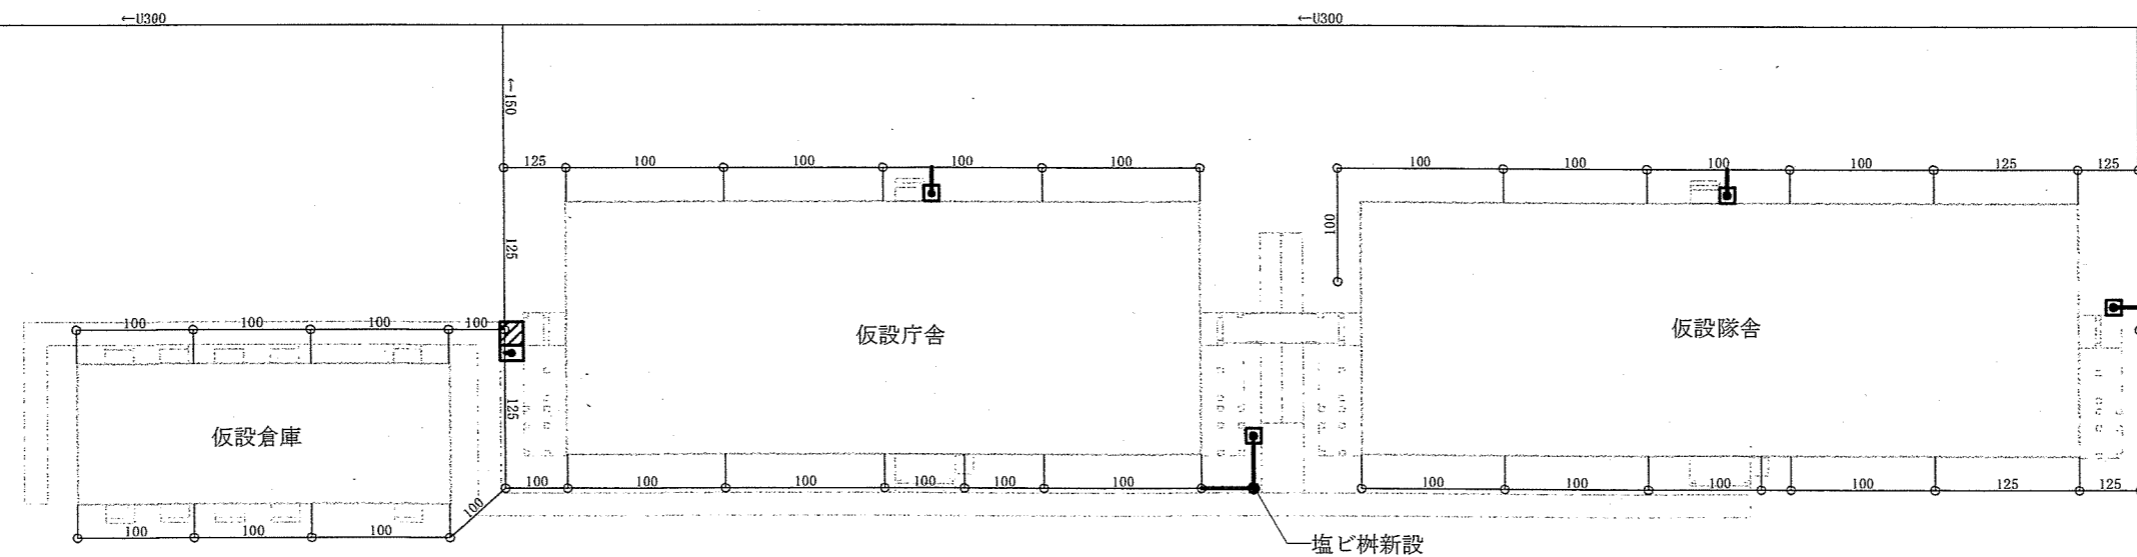

雨水排水設備平面図 (1/500)

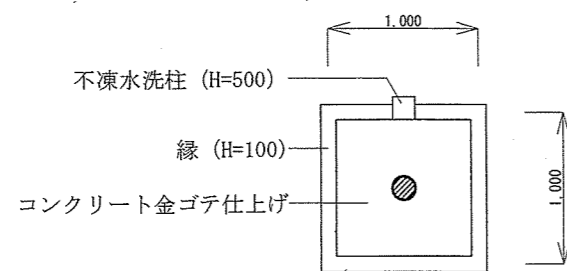

靴洗い場標準図 (1/50)

|                |               |           |     |
|----------------|---------------|-----------|-----|
| 件名             | 仮設プレハブ靴洗い場設置  | 図面番号      | 3/3 |
| 図名             | 設備平面図、靴洗い場標準図 | 縮尺        | 図示  |
| 陸上自衛隊湯布院駐屯地業務隊 |               | 令和7年3月19日 |     |