




 



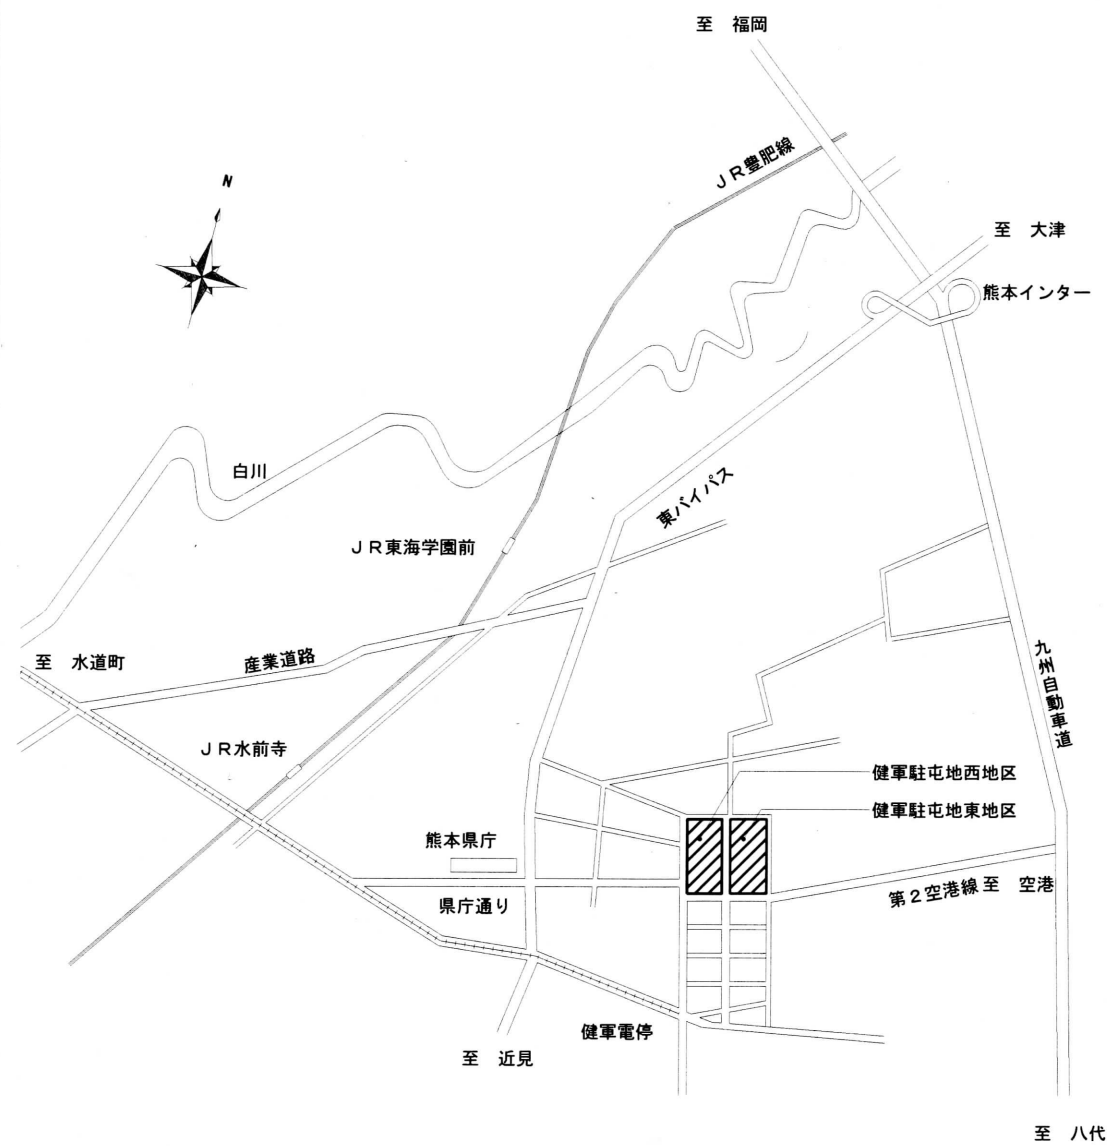


# 健軍照明設備改修工事


図 面 目 録		
番号	図 面 名 称	縮 尺
1	図面表紙	
2	電気設備特記仕様書	
3	案内・配置図	
4	219号建物照明設備平面図(新設・撤去)	1/100
5	220号建物照明設備平面図(新設・撤去)	1/100
6	215号建物照明設備平面図(新設・撤去)	1/100
7	218号建物照明設備平面図(新設・撤去)	1/100
8	212・213号建物照明設備平面図(新設・撤去)	1/100
9	消火ポンプ室照明設備平面図(新設・撤去) 参考数量表	1/100

件 名	健軍照明設備改修工事						図面番号	
図面名称	図面表紙						1 / 9	
業務隊長	管理科長	営繕班長	企画主任	管財主任	営繕陸曹	施設係	電気係長	電気係
								
健軍駐屯地業務隊管理科営繕班							令和7年6月30日	





案内図

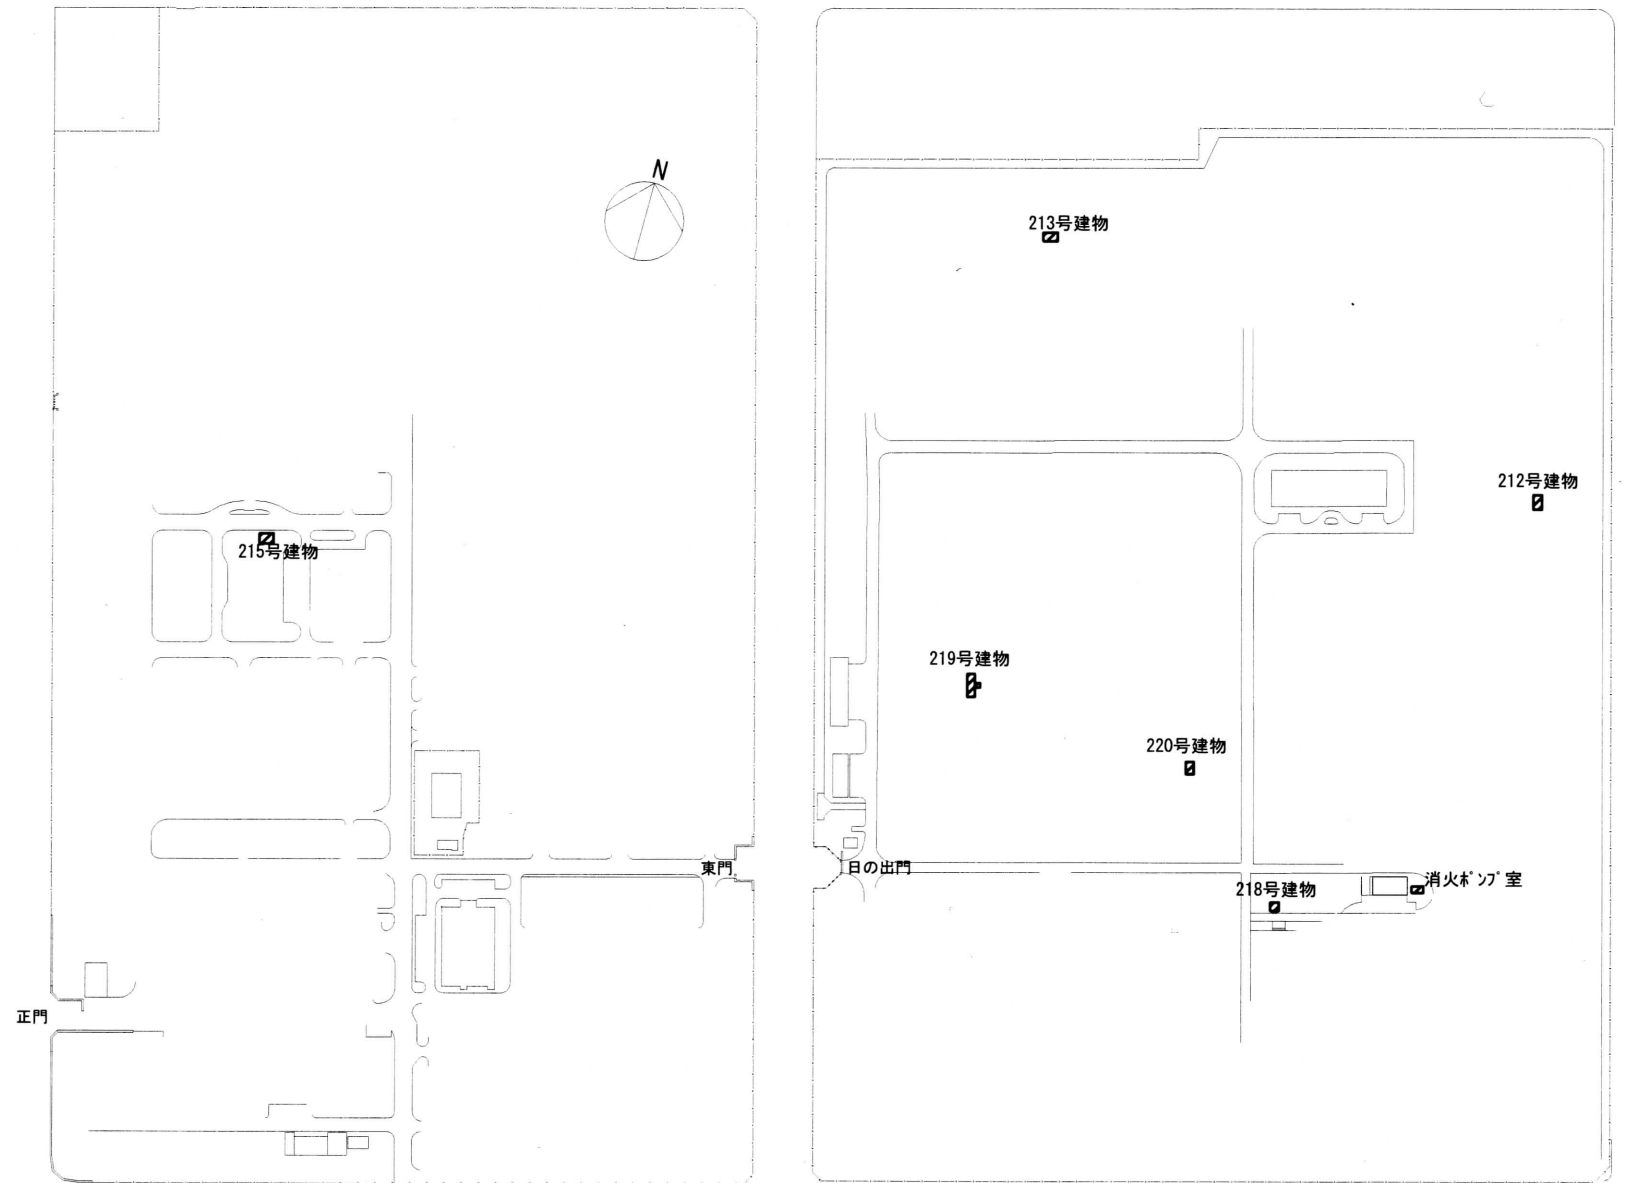

配置図


 工事場所

件名	健軍照明設備改修工事	図面番号	3 / 9
図面名称	案内・配置図	縮尺	
健軍駐屯地業務隊管理科営繕班			令和7年6月30日

219号建物照明器具凡例(新設)						
記号	器具形式	数量	器具寸法	高さ	電圧	取付穴
	SP-1 EX1CL1042ASA9-16 カト' EX1CLG02岩崎電気同等品	4台	W398	H167	100~242V	BOX取付
	LBF3MP/RP-2-06LN	1台	W580	H100	100~242V	ホ'ル400
	SP-2 LZUB0101411H 星和電機同等品	1台	W264	H395	100V	BOX取付

保管庫A		器具仕様
取付高さ	2,400	
SP-1 EX1CL1042ASA9-16 カト' EX1CLG02 岩崎電気同等品	4台	防爆型
SP-2 LZUB0101411H ホ'ルPB-101星和電機同等品	1台	防爆型 C型誘導灯

外壁		器具仕様
取付高さ	2,400	
LBF3MP/RP-2-06LN	1台	ウォールライト

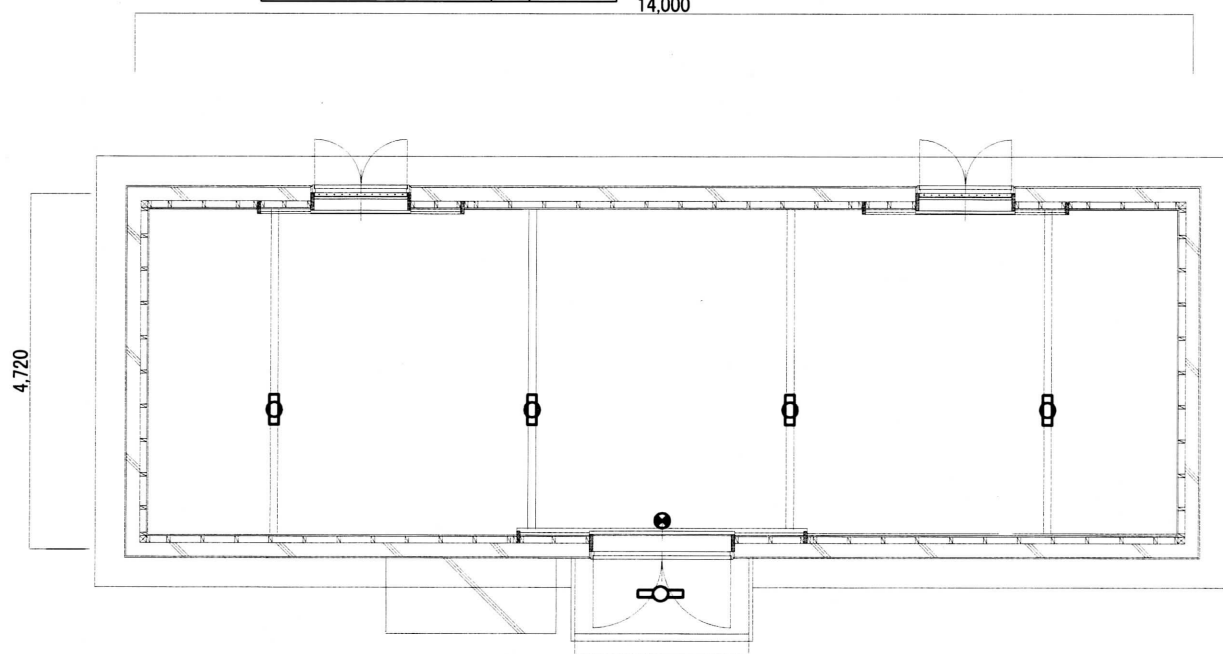


219号建物照明設備平面図(新設) S=1/100

219号建物照明器具凡例(撤去)						
記号	器具形式	数量	器具寸法	高さ	電圧	取付穴
	XJEX4270Z (ハ' ナソニック) 32W2灯	4台	1350×277	H167	100~242V	直付1250
	FBF2RP-201	1台	W655	H107	100V	ホ'ル400
	UZAB021411H(星和電機) C型誘導灯	1台	W264	H395	100V	BOX取付

保管庫A		器具仕様
取付高さ	2,400	
XJEX4270Z (ハ' ナソニック) 32W2灯	4台	防爆型
UZAB021411H(星和電機) C型誘導灯	1台	防爆型 C型誘導灯

外壁		器具仕様
取付高さ	2,400	
FBF2RP-201	1台	ウォールライト

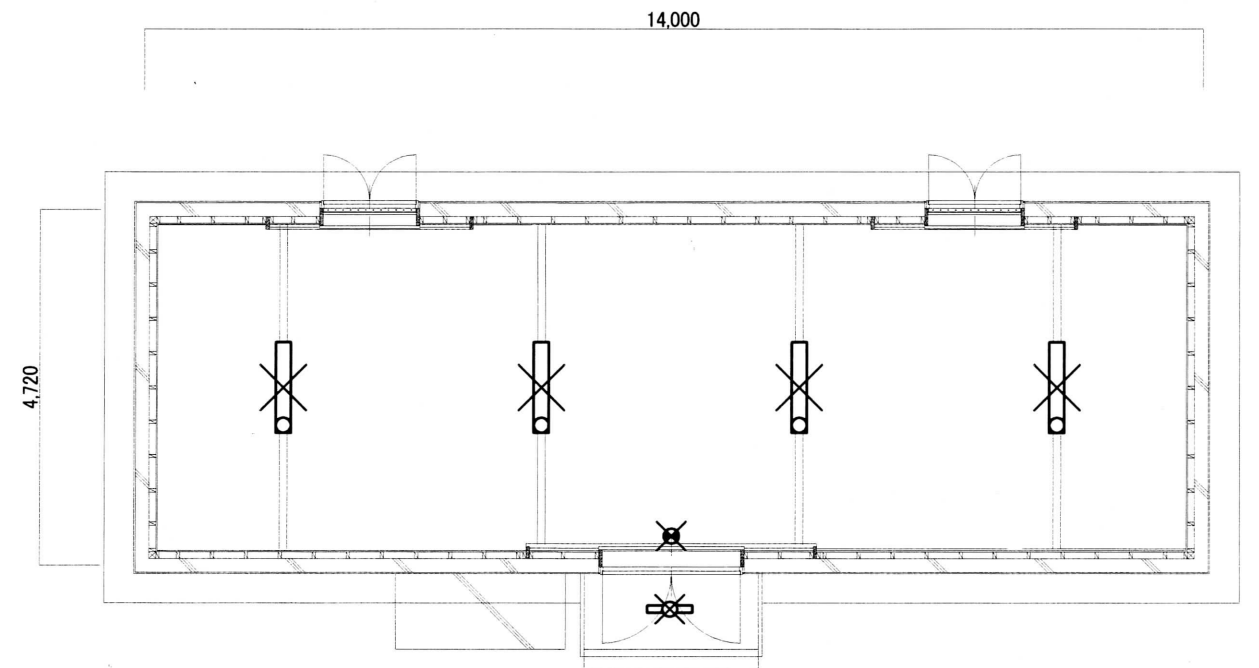

219号建物照明設備平面図(撤去) S=1/100


SP-1	防爆形LED照明器具	SP-2	防爆形LED誘導灯
EX1CL1042ASA9-16 カト' EX1CLG02 岩崎電気同等品		LZUB0101411H 表示ハ' 示PB-101 星和電機同等品	
保管庫A	Hf32W2灯相当直付形 60000h 5000K 60201m 電圧100~242 落下防止ワケ付	保管庫A	避難口C級 片面 LEDランプ・表示ハ' 示込 電圧100V

件名	健軍照明設備改修工事	図面 番号	4 9
図面名称	219号建物照明設備平面図(新設・撤去)	縮 尺	1/100
健軍駐屯地業務隊管理科営繕班			令和7年6月30日

220号建物照明器具凡例(新設)						
記号	器具形式	数量	器具寸法	高さ	電圧	取付穴
	SP-1 EX1CL1042ASA9-16 ｶｰﾄﾞ EX1CLG02岩崎電気同等品	2台	W398	H167	100~242V	BOX取付
	LBF3MP/RP-2-06LN	1台	W580	H100	100~242V	ホﾙﾄ400

保管庫B		器具仕様
取付高さ	2,400	
SP-1 EX1CL1042ASA9-16 ｶｰﾄﾞ EX1CLG02 岩崎電気同等品	2台	防爆型

外壁		器具仕様
取付高さ	2,400	
LBF3MP/RP-2-06LN	1台	ウオールライト

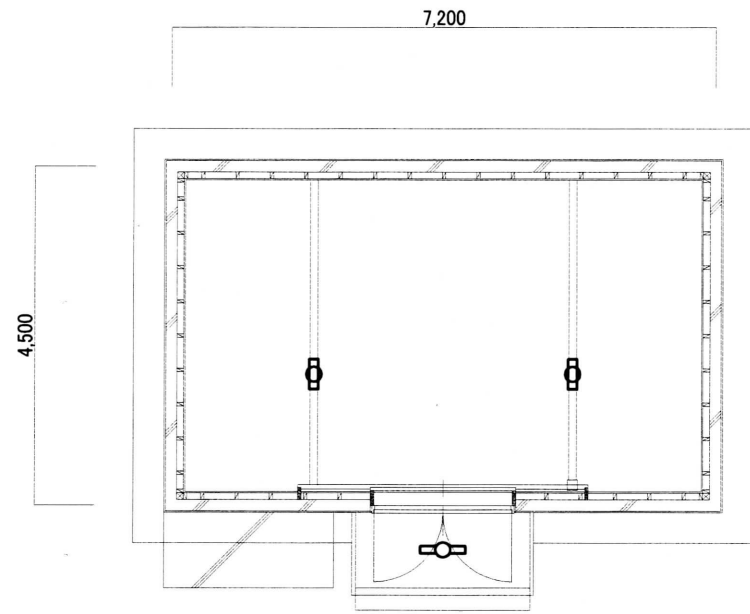


220号建物照明設備平面図(新設) S=1/100

220号建物照明器具凡例(撤去)						
記号	器具形式	数量	器具寸法	高さ	電圧	取付穴
<del></del>	<del>XJEX4270Z (ﾊﾞｯｼﾞﾆｯｸ) 32W2灯</del>	<del>2台</del>	<del>1350 x 277</del>	<del>H167</del>	<del>100~242V</del>	<del>直付1250</del>
<del></del>	<del>FBF2RP-201</del>	<del>1台</del>	<del>W655</del>	<del>H107</del>	<del>100V</del>	<del>ホﾙﾄ400</del>

保管庫B		器具仕様
取付高さ	2,400	
<del>XJEX4270Z (ﾊﾞｯｼﾞﾆｯｸ) 32W2灯</del>	<del>2台</del>	<del>防爆型</del>

外壁		器具仕様
取付高さ	2,400	
<del>FBF2RP-201</del>	<del>1台</del>	<del>ウオールライト</del>

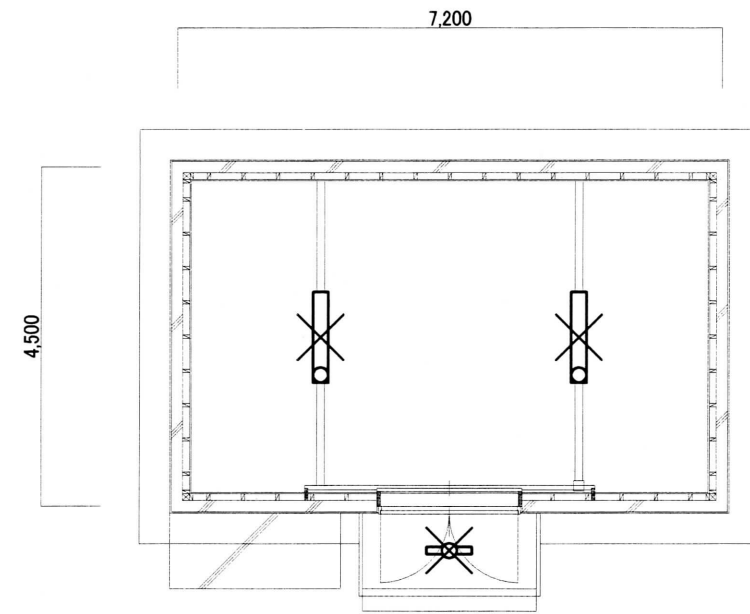


220号建物照明設備平面図(撤去) S=1/100

SP-1	防爆形LED照明器具
EX1CL1042ASA9-16 ｶｰﾄﾞ EX1CLG02 岩崎電気同等品	
Hf32W2灯相当直付形 60000h 5000K 60201m 電圧100~242 落下防止ﾌﾞｯｼﾞ付	
保管庫B	

件名	健軍照明設備改修工事	図面番号	5 9
図面名称	220号建物照明設備平面図(新設・撤去)	縮尺	1/100
健軍駐屯地業務隊管理科営繕班			令和7年6月30日

215号建物照明器具凡例(新設)						
記号	器具形式	数量	器具寸法	高さ	電圧	取付穴
	LSS1-4-30LN	3台	1225×80	H47	100~242V	ホト800
	LSS1-4-30LN	1台	1225×80	H47	100~242V	ホト800
	LSS1-4-65LN	1台	1225×80	H47	100~242V	ホト800
	K1-LSS9-4-65LN	2台	1225×80	H53	100~242V	ホト 600/800
	LBF3MP/RP-2-06LN	1台	W580	H100	100~242V	ホト400
	ST1-FBF22-C C型LED誘導灯	1台				BOX取付

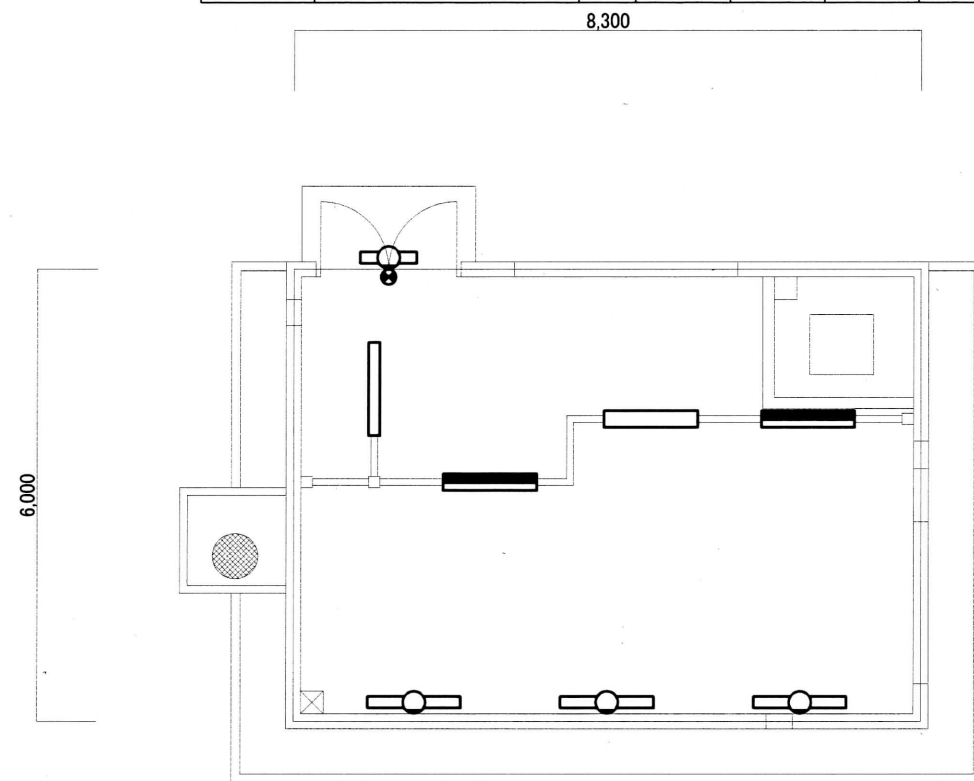


機械室		器具仕様
レースメイ吊り高さ	2,700	
LSS1-4-30LN	1台	直付型
LSS1-4-65LN	1台	直付型
K1-LSS9-4-65LN	2台	直付型

機械室		器具仕様
壁面取付高さ		
LSS1-4-30LN	3台	直付型
ST1-FBF22-C	1台	直付型

外壁		器具仕様
壁面取付高さ	GL+2,400	
LBF3MP/RP-2-06LN	1台	ウォールライト

215号建物照明設備平面図(新設) S=1/100

215号建物照明器具凡例(撤去)						
記号	器具形式	数量	器具寸法	高さ	電圧	取付穴
	FBS5-321	3台	1227×59	H115	200V	ホト800
	FSR2-321	1台	1227×150	H82	200V	ホト800
	FSR2-322	1台	1227×150	H76	200V	ホト800
	K1-FSR2-322 PH	2台	1227×150	H76	200V	ホト800
	FRF2RP-201	1台	W655	H107	100V	ホト400
	SH1-FBF20-C C型誘導灯	1台	147×160	H48	100V	壁面

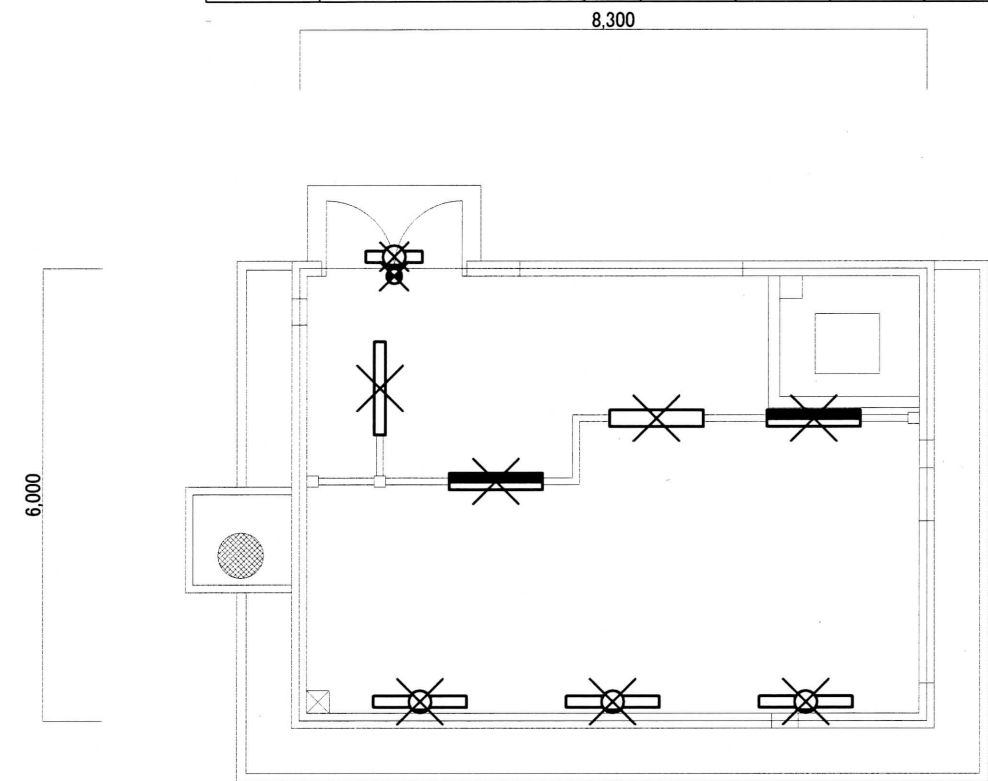

機械室		器具仕様
レースメイ吊り高さ	2,700	
FSR2-321	1台	反射笠付
FSR2-322	1台	反射笠付
K1-FSR2-322	2台	反射笠付

機械室		器具仕様
壁面取付高さ		
FBS5-321	3台	片反射笠付
SH1-FBF20-C	1台	直付型

外壁		器具仕様
壁面取付高さ	GL+2,400	
FRF2RP-201	1台	ウォールライト


215号建物照明設備平面図(撤去) S=1/100

件名	健軍照明設備改修工事	図面番号	6/9
図面名称	215号建物照明設備平面図(新設・撤去)	縮尺	1/100
健軍駐屯地業務隊管理科営繕班			令和7年6月30日

218号建物照明器具凡例(新設)						
記号	器具形式	数量	器具寸法	高さ	電圧	取付穴
	SP-3 EXILF421SA9U1-0 ｶﾞｰﾄﾞ EXIFG22 岩崎電気同等品	4台	1416×169	H312	100~242V	直付800
	LBF3MP/RP-2-06LN	1台	W580	H100	100~242V	ホﾙﾄ400

保管庫C		器具仕様
取付高さ	2,600	
SP-3 EXILF421SA9U1-0 ｶﾞｰﾄﾞ EXIFG22 岩崎電気同等品		4台 防爆型

外壁		器具仕様
取付高さ	GL+2,600	
LBF3MP/RP-2-06LN		1台 ウォールライト

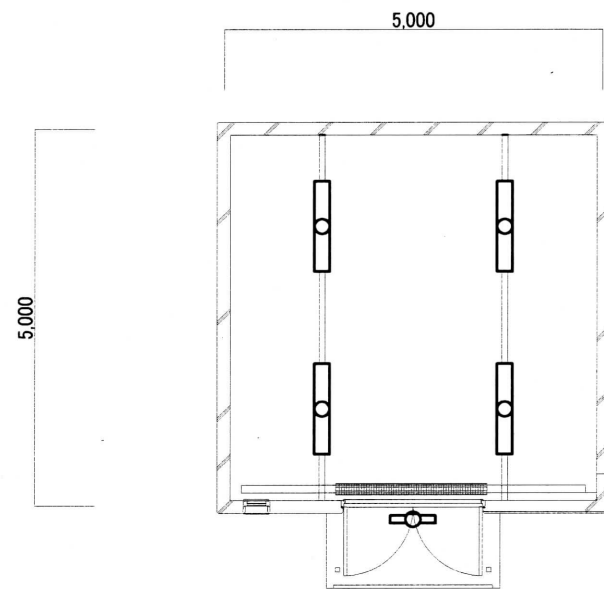


218号建物照明設備平面図(新設) S=1/100

218号建物照明器具凡例(撤去)						
記号	器具形式	数量	器具寸法	高さ	電圧	取付穴
	EXIHF421EFU9-0(岩崎電気) 32W2灯	4台	1420×170	H320	100~242V	直付800
	FRF2RP-201	1台	W655	H107	100V	ホﾙﾄ400

保管庫C		器具仕様
取付高さ	2,600	
EXIHF421EFU9-0(岩崎電気) 32W2灯		4台 防爆型

外壁		器具仕様
取付高さ	GL+2,600	
FRF2RP-201		1台 ウォールライト

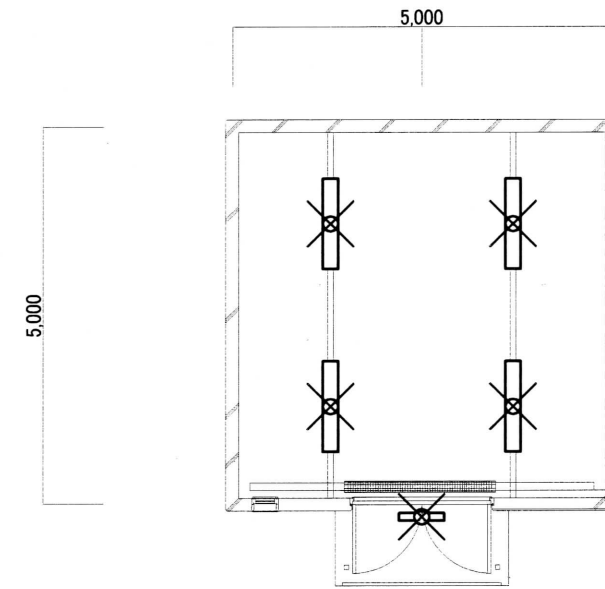


218号建物照明設備平面図(撤去) S=1/100

SP-3	防爆形LED照明器具
EXILF421SA9U1-0 ｶﾞｰﾄﾞ EXIFG22 岩崎電気同等品	
Hf32W2灯相当直付形 60000h 5000K 7550lm 電圧100~242 既設対応形 ｽﾀﾝﾀﾞｰﾄﾞ800	
保管庫A	

件名	健軍照明設備改修工事	図面番号	7/9
図面名称	218号建物照明設備平面図(新設・撤去)	縮尺	1/100
健軍駐屯地業務隊管理科営繕班			令和7年6月30日

212・213号建物照明器具凡例(新設)						
記号	器具形式	数量	器具寸法	高さ	電圧	取付穴
	LSS1-4-30LN	11台	1225×80	H47	100~242V	ホト800
	LBF3MP/RP-4-20	5台	1120×109	H99	100~242V	ホト600/800
	LBF3MP/RP-2-06LN	4台	W580	H100	100~242V	ホト400

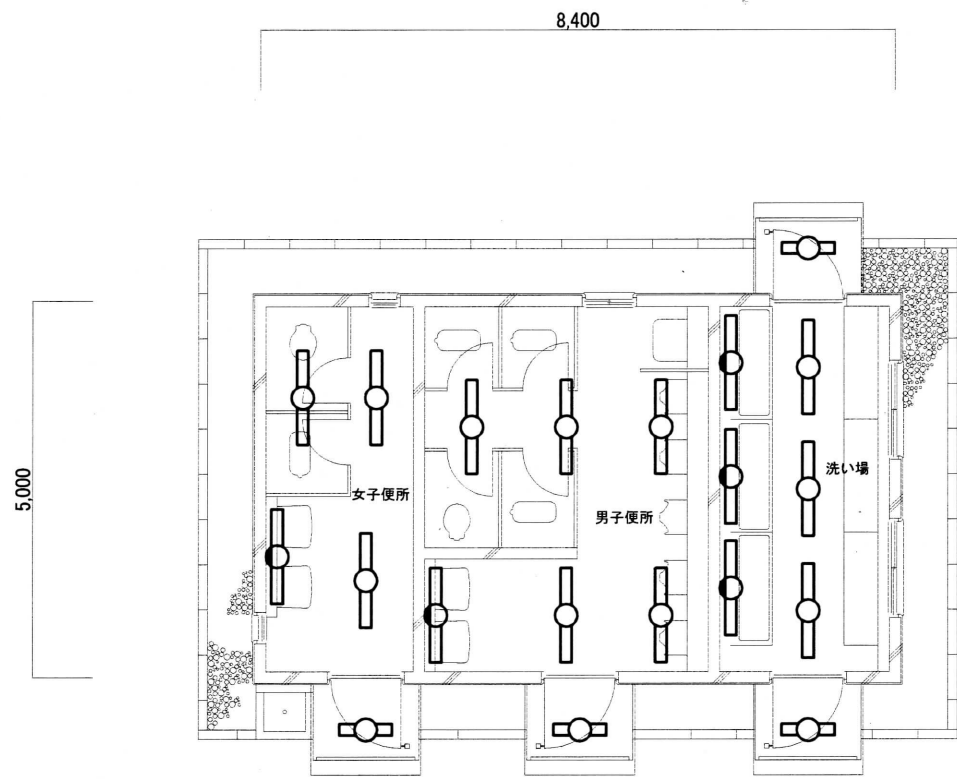

男子便所			埋込寸法
天井高さ	3,000		
LSS1-4-30LN	5台	150×1235	
LBF3MP/RP-4-20	1台	ﾌﾞﾗｯｸﾄ	


洗い場			埋込寸法
天井高さ	3,000		
LSS1-4-30LN	3台	150×1235	
LBF3MP/RP-4-20	3台	ﾌﾞﾗｯｸﾄ	

女子便所			埋込寸法
天井高さ	3,000		
LSS1-4-30LN	3台	150×1235	
LBF3MP/RP-4-20	1台	ﾌﾞﾗｯｸﾄ	

庇		器具仕様
LBF3MP/RP-2-06LN	4台	防湿防雨型

212・213号建物照明設備平面図(新設)S=1/100

212・213号建物照明器具凡例(撤去)						
記号	器具形式	数量	器具寸法	高さ	電圧	取付穴
	FSS9-321-PN	11台	1250×120	H88	100V	ホト800
	FBF6-401	5台	1275×108	H133	100V	ホト600/800
	FBF2RP-201	4台	W655	H107	100V	ホト400

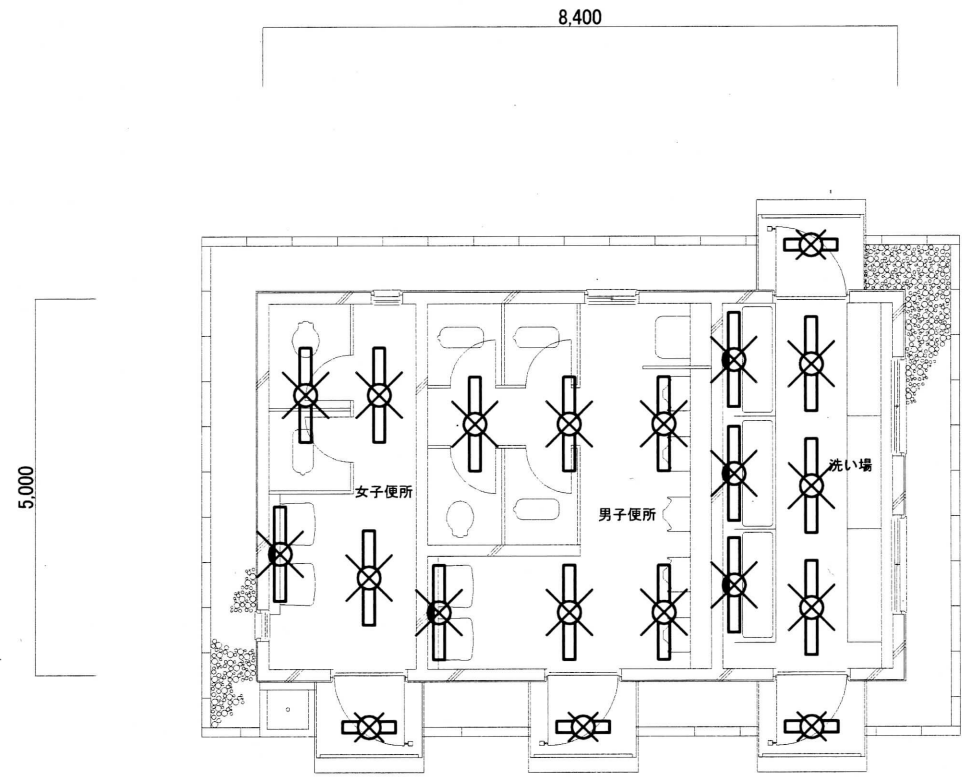

男子便所			埋込寸法
天井高さ	3,000		
FSS9-321-PN	5台	150×1235	
FBF6-401	1台	ﾌﾞﾗｯｸﾄ	

洗い場			埋込寸法
天井高さ	3,000		
FSS9-321-PN	3台	150×1235	
FBF6-401	3台	ﾌﾞﾗｯｸﾄ	

女子便所			埋込寸法
天井高さ	3,000		
FSS9-321-PN	3台	150×1235	
FBF6-401	1台	ﾌﾞﾗｯｸﾄ	


庇		器具仕様
FBF2RP-201	4台	防湿防雨型

212・213号建物照明設備平面図(撤去)S=1/100

件名	健軍照明設備改修工事	図面番号	8/9
図面名称	212・213号建物照明設備平面図(新設・撤去)	縮尺	1/100
健軍駐屯地業務隊管理科営繕班			令和7年6月30日

消火ポンプ室照明器具凡例(新設)						
記号	器具形式	数量	器具寸法	高さ	電圧	取付穴
	LSS9MP/RP-4-64	1台	1227×150	79	100~242V	ホト800

消火ポンプ室		器具仕様
取付高さ	2,000	
LSS9MP/RP-4-64	1台	防湿型

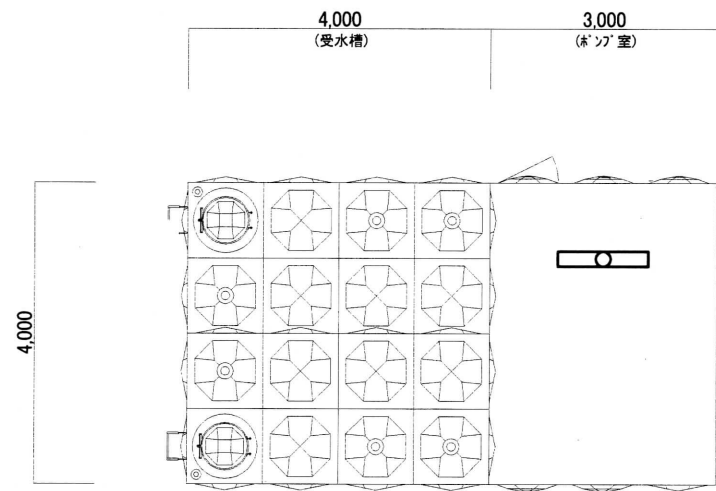


消火ポンプ室照明設備平面図(新設) S=1/100

新設参考数量表		撤去参考数量表	
SP-1 EXICL1042ASA9-16	6台	XJEX4270Z (ハナソニック) 32W2灯	6台
ガート EXICLG02 岩崎電気同等品		UZAB021411H(星和電機) C型誘導灯	1台
SP-2 LZUB0101411H	1台	FBF2RP-201	12台
ハナソニック MPB-101 星和電機同等品		EX1HF421EFU9-0(岩崎電気) 32W2灯	4台
LBF3MP/RP-2-06LN	12台	32W2灯防湿型 笠付	1台
SP-3 EX1LF421SA9U1-0	4台	FBS5-321	3台
ガート EX1FG22 岩崎電気同等品		FSR2-321	1台
LSS9MP/RP-4-64	1台	FSR2-322	1台
LSS1-4-30LN	26台	K1-FSR2-322 PH	2台
LSS1-4-65LN	1台	SH1-FBF20-C C型誘導灯	1台
K1-LSS9-4-65LN	2台	FSS9-321-PN	22台
ST1-FBF22-C C型LED誘導灯	1台	FBF6-401	10台
LBF3MP/RP-4-20	10台		

消火ポンプ室照明器具凡例(撤去)						
記号	器具形式	数量	器具寸法	高さ	電圧	取付穴
	XJEX4270Z (ハナソニック) 32W2灯	1台	1250×150	86	100~242V	ホト800

消火ポンプ室		器具仕様
取付高さ	2,000	
32W2灯防湿型 笠付	1台	防湿型

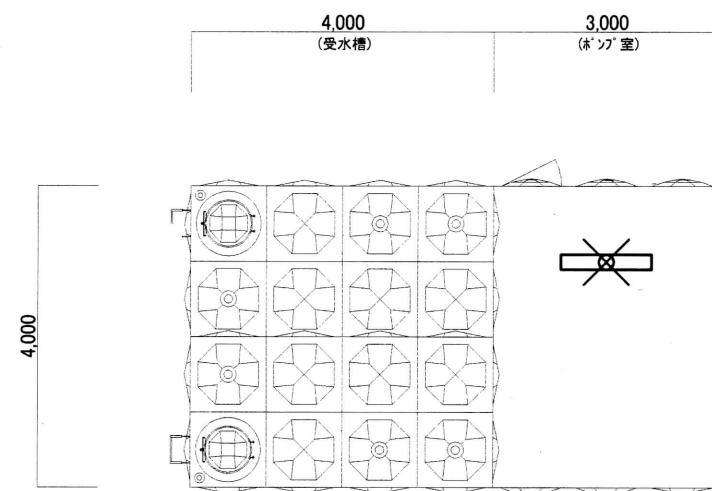

消火ポンプ室照明設備平面図(撤去) S=1/100

件名	健軍照明設備改修工事	図面番号	9 / 9
図面名称	消火ポンプ室照明設備平面図(新設・撤去) 参考数量表	縮尺	1 / 100
健軍駐屯地業務隊管理科営繕班			令和7年6月30日