

仕 様 書

1 件 名：ボイラー部品交換工事

2 場 所：春日市小倉東1丁目61番地（自衛隊福岡病院敷地内）

3 概 要：炉筒煙管ボイラー（型式：RE-25FⅡ タクマ製）の部品交換及び燃焼調整 1基

4 一般事項

- (1) 本工事は仕様書及び国土交通省大臣官房庁営繕部監修「公共建築工事・公共建築改修工事標準仕様書」（設備工事編）（現行版）及びメーカー仕様、監督官の指示に基づき施工する。
- (2) 施工中疑義を生じた場合は、すべて監督官と協議して施工する。
- (3) 仕様書、設計図に明記なき事項については、監督官の指示による他、技術的に当然施工すべき事項については、請負者の責任において実施するものとする。
- (4) 施工に伴い、他の施設、物品等に汚染又は、損傷を与えた場合は、監督官に報告し、指示に従い速やかに現状に復すること。
- (5) 使用材料は、監督官の検査を受け、合格品のみを使用すること。
- (6) 撤去作業による発生材は、監督官が指定する発生材置場へ運ぶこと。
- (7) 現場の責任者は、火気に充分注意し、作業員の安全対策を図り、危害予防に注意すること。
- (8) 施工は、病院業務に支障のないように実施すること。支障が出た場合、直ちに作業を中止し、監督官の指示を受け実施すること。
- (9) 施工に伴い使用した光熱水料は徴収する。施工に使用した機器のリスト及びその使用時間を記した表を提出すること。
- (10) 施工写真は、材料検査及び、施工前、中、後並びに監督官の指示する箇所を撮影し、写真帳（A4版）に整理し、提出すること。
- (11) 作業に際しては、火災予防に留意して施工する。
尚、病院敷地内は全面禁煙である。
- (12) 請負業者は全作業を自社で実施できない場合（下請業者を使用する場合）施工体制台帳を作成し、工事開始前までに監督官の承認を得ること。

5 特記事項

- (1) 実施項目は以下のとおり。

ア 空燃カム及びリンケージの部品交換	1式
イ パーナーコントローラーの交換及びそれに伴う配線等の改修	1式
ウ 試運転及び燃焼調整	1式
- (2) 部品交換する品目及び数量は特記仕様書3/3の一覧表のとおり。

6 完成検査


完成検査は、検査官、監督官及び請負業者立会のもと実施し、動作確認及び書類の確認をもって、合格とする。

7 提出書類は以下のとおり。

- (1) 実施工程表
- (2) 工事日誌
- (3) 現場代理人等通知書
- (4) 着工届、完成届
- (5) 工事材料搬入報告書
- (6) 完成通知書、引渡書
- (7) 工事写真
- (8) 試運転、燃焼調整結果報告書（様式随意）
- (9) その他監督官が指示した書類。




案内図 S=1:X

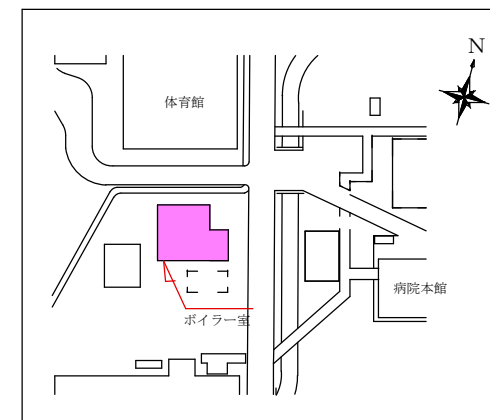

配置図 S=1:X

件名	ボイラー部品交換工事		
図名	特記仕様書、配置図		
縮尺	—	図面 番号	1/3
春日駐屯地営繕班	日付	R7.9.3	

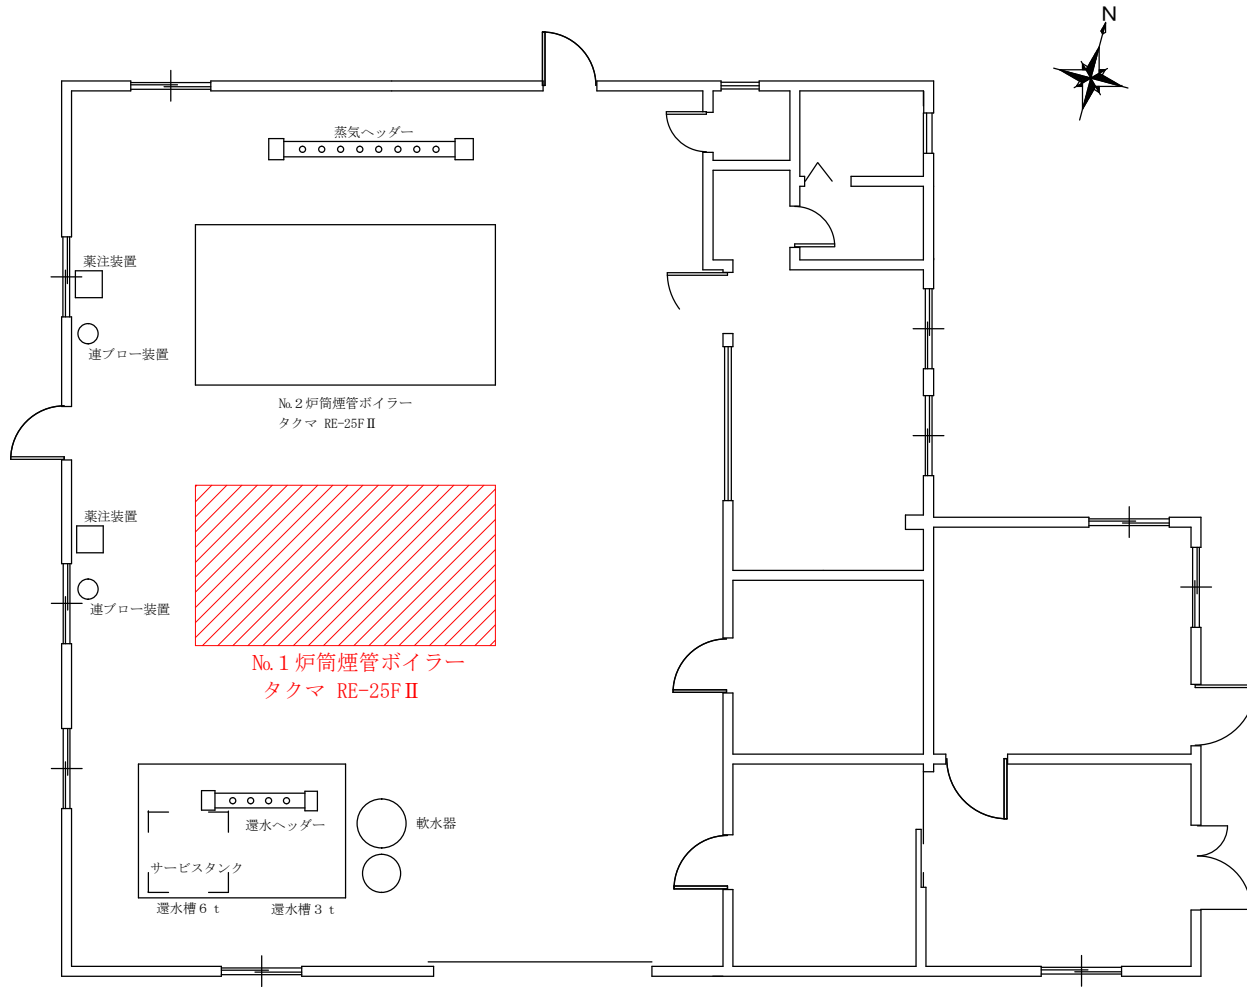


ボイラー室平面図 S=1:80

件名	ボイラー部品交換工事		
図名	ボイラー室平面図		
縮尺	1:80	図面番 番号	2/3
春日駐屯地営繕班		日付	R7.9.3

交換部品一覧表

No.	品名・仕様	数量
1	空燃カムSET UXX - 1052-00	1個
2	空燃カムレバーユニット (VR-1用) UXX - 1053-00	1個
3	中間軸 φ20×250L UXX - 1069-00	1個
4	中間軸受 D型 / 20φ用 UXX - 1051-00	2個
5	カラー 20φ用 UXX - 1050-00	2個
6	レバー φ20×135L×6t×φ9 UXX - 1048-00	1個
7	レバー φ20×38W×165L×φ9 UXX - 1087-00	2個
8	レバー φ10×13.2×135L UXX - 1047-00	1個
9	連結棒 (φ8×650L 片側M8×30L) UXX - 1071-00	1個
10	連結棒 (φ10×450L×片側M×30K) UXX - 1057-00	1個
11	連結棒 (φ8×300L 片側M8×30L) UXX - 1072-00	1個
12	ボールジョイント D10×M8×9T UXX - 1055-00	1個
13	角ジョイント φ8×M6 UXX - 1031-00	2個
14	リングボール M8×21.5×9T UXX - 1054-00	3個
15	指針 φ20×45L UXX - 1083-00	1個
16	油量調節弁 (1813-02D) VXX - 1008-00	1個
17	バーナーコントローラー ASB-BC-R35C2L0500	1個
18	サブベース Z46300-0216	1個
19	サージアブソーバ Z46300-0245	1個

※バーナーコントローラーは既設型式：R4780C（生産終了品）をASB-BC-R35C2L0500（現行品）に交換。

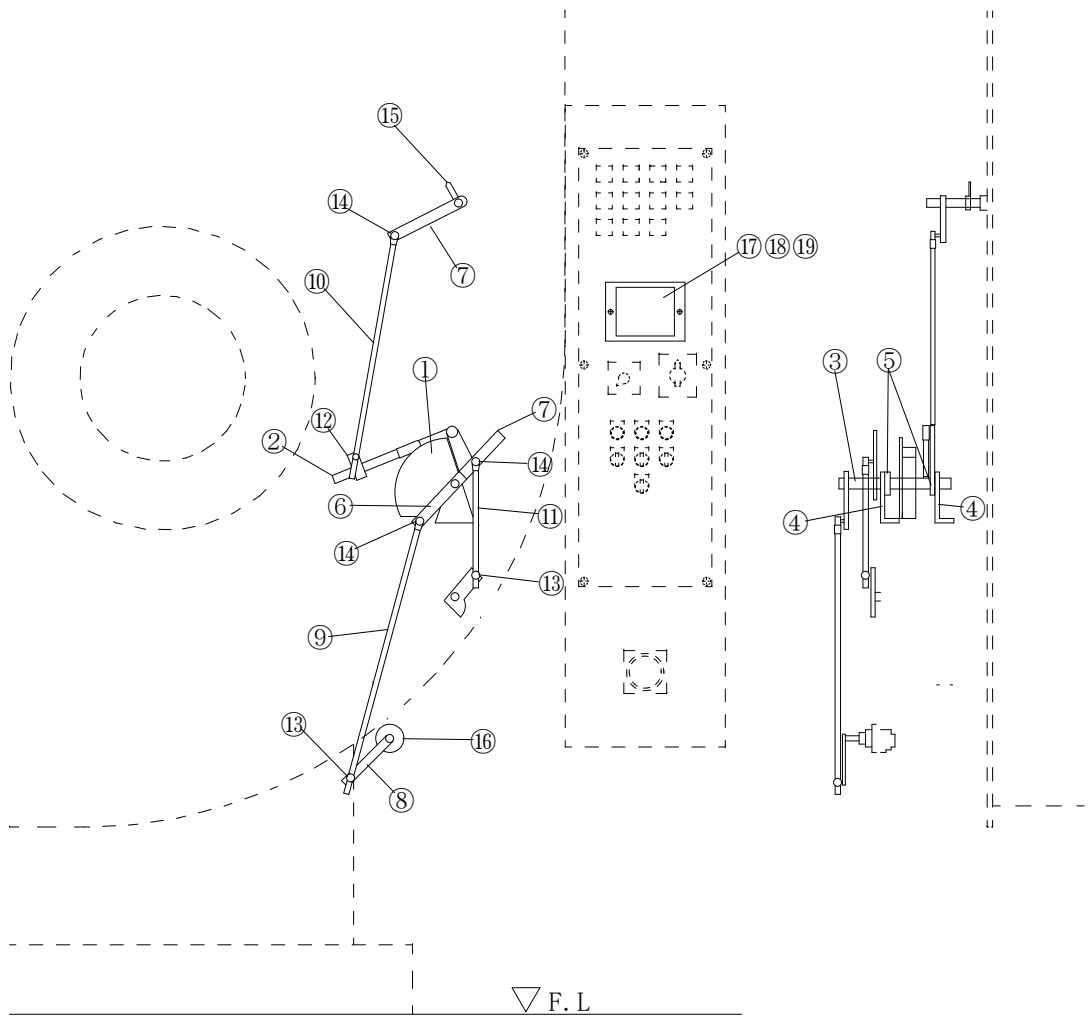

件名	ボイラー部品交換工事		
図名	交換部品、数量		
縮尺	1 : X	図面 番号	3/3
春日駐屯地営繕班		日付	R7.9.3