

令和8年6月3日

分任契約担当官  
陸上自衛隊大村駐屯地  
第363会計隊大村派遣隊長 新谷 国洋

第363会計隊大村派遣隊におけるオープンカウンター方式による見積り依頼について

- 1 本リストは、オープンカウンター方式実施要項に基づく手続きが必要です。
- 2 本方式は、随意契約を前提とした見積り依頼であり、有効な見積り書をもって申し込みをした者のうち、予定価格の制限の範囲内で最低の価格の見積り書をもって申し込みをした者を契約の相手方とします。

3 件名リスト

一連 番号	件名	納入（履行） 場所	納期 （履行期限）	見積り依頼書 公表日	見積り書 提出期限	見積り合わせの 日時	防衛省競争 参加資格	備考
12	大村駐屯地消防用設備 等点検役務	大村駐屯地	9.3.31	8.6.3	8.6.9（火）1130	8.6.9（火）1130	無	
	以下余白							

- 4 仕様書の交付場所、契約条項等を示す場所、問合せ先及び提出先  
〒856-8516  
住所長崎県大村市西乾馬場町416  
契約機関名：第363会計隊大村派遣隊 契約班（担当：新谷（美））  
電話番号：0957-52-2131（内線347）  
仕様に関する事項：業務隊管理科 担当 浦中（内線318）  
メール：363fin\_omuradet\_wafin\_wa@inet.gsdf.mod.go.jp（メール送付の旨を電話にてご連絡下さい）

# 大村駐屯地消防用設備等点検役務

件名	大村駐屯地消防用設備等点検役務									
図面名称	表紙									
縮尺	—	図面番号	1 / 4	作成年月日	令和8年6月1日					
業務隊長	管理科長	営繕班長	営繕主任	水道係長	電気係長	科付専門官	工事企画係	管財係	作成者	
									防衛技官 浦中 琉汰	
陸上自衛隊 大村駐屯地業務隊 管理科										

# 仕 様 書

1 件 名 大村駐屯地消防用設備等点検役務

2 役務場所 長崎県大村市西乾馬場町416 陸上自衛隊 大村駐屯地

3 役務概要

- (1) 移動式粉末消火設備（15台）・・・年2回（機器点検・総合点検）
- (2) 火災通報装置（1台）・・・年2回（機器点検・総合点検）
- (3) 避難器具（6台）・・・年2回（機器点検・総合点検）
- (4) 連結送水管（1式）・・・年1回（耐圧試験）

4 一般共通事項

- (1) 本役務は、本仕様書によるほか、建築保全業務共通仕様書（令和5年版）により実施し、本仕様書に記載なき事項といえども、役務完了に必要な点検整備は、請負業者の負担において実施するものとする。
- (2) 本役務において自衛隊側の電気・水道水を使用した場合、請負業者はその使用料を負担するものとする。
- (3) 写真は、役務作業状況等を示す写真を撮影し、工事アルバムに整理して係官に1部提出するものとする。
- (4) 役務作業場所及び指定された場所以外の立ち入りは禁止するものとする。
- (5) 本役務に際し、駐屯地内の施設等に損傷を与えた場合は、請負業者側の責任において速やかに原形に復旧させるものとする。
- (6) 請負者または現場代理人は、契約後速やかに作業実施日を担当官と調整し、工程表を担当官に提出する。
- (7) 駐屯地の諸規則を遵守して役務を行うものとする。
- (8) その他疑義が生じた場合は、担当官と調整の上実施するものとする。

5 特記事項

- (1) 本役務は、消防法の点検要領に基づき実施するものとする。
- (2) 本役務において、点検結果報告書を作成し、担当官に2部提出するものとする。
- (3) 本役務で点検を実施する移動式消火設備は下表のとおり。

建物番号	製造者	仕様・型式等	数量
108	初田製作所	MSCP-75B	1
108	日本ドライケミカル	PAN-100EMX	1
145	初田製作所	HDA-75RD	9
147	初田製作所	MSCP-75B	4

- (4) 本役務で点検を実施する火災通報装置は下表のとおり。

建物番号	製造者	仕様・型式等	数量
116	パナソニック	BGF1181 火通-042号	1



- (5) 本役務で点検を実施する連結送水管は下表のとおり。

建物番号	製造者	仕様・型式等	数量
137	横井製作所	口径65A 送水圧力0.8MPa	1


- (6) 本役務で点検を実施する避難器具は下表のとおり。

建物番号	設置階	種別	製造者	区分	型式番号	長さ	数量
137	2階	はしご	城田鉄工(株)	金属製つり下げ式	は第19-7号	4.6m	1
	3階	はしご	城田鉄工(株)	金属製つり下げ式	は第28-5号	8.5m	1
	4階	緩降機	オリロー(株)	可搬式(1人用)	降第28-1号	12.0m	1
	5階	緩降機	オリロー(株)	可搬式(1人用)	降第28-1号	16.0m	1
	6階	緩降機	オリロー(株)	可搬式(1人用)	降第28-1号	19.0m	1
	7階	緩降機	オリロー(株)	可搬式(1人用)	降第28-1号	22.0m	1


- (7) 本役務の実施時時期については機器点検を6月、総合点検を12月を基準とする。  
また、連結送水管の耐圧試験は年1回実施するものとする。

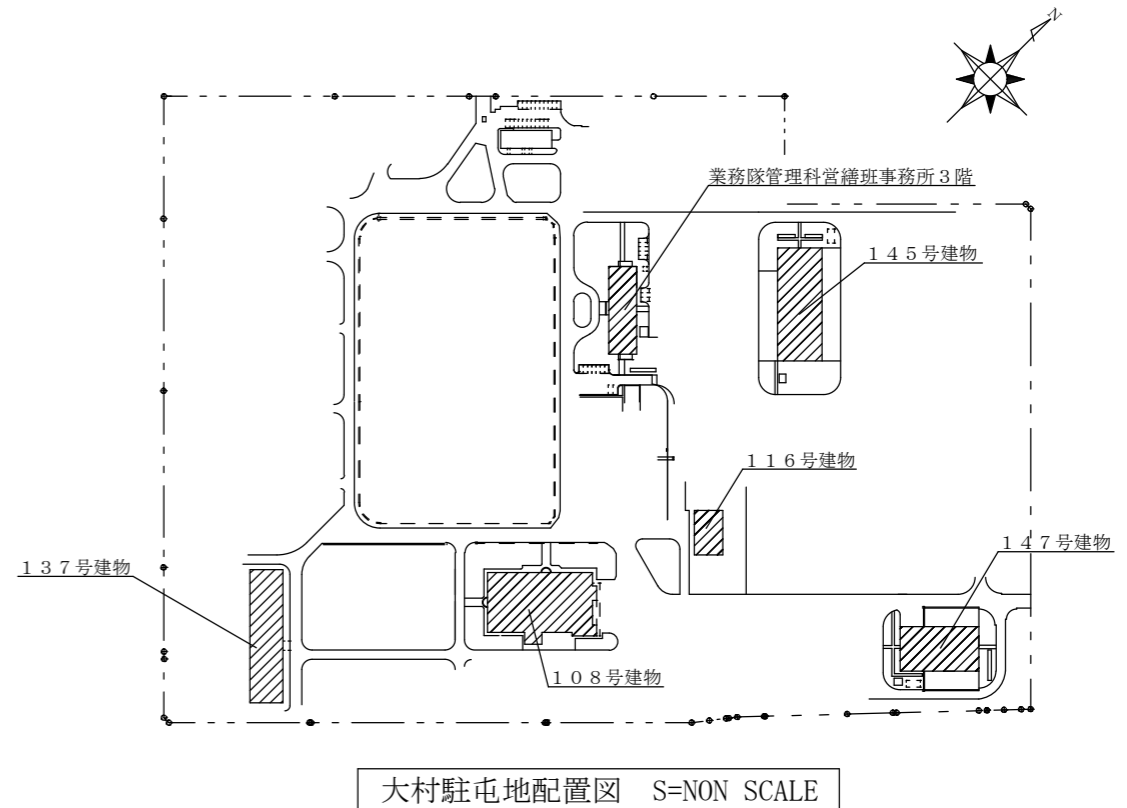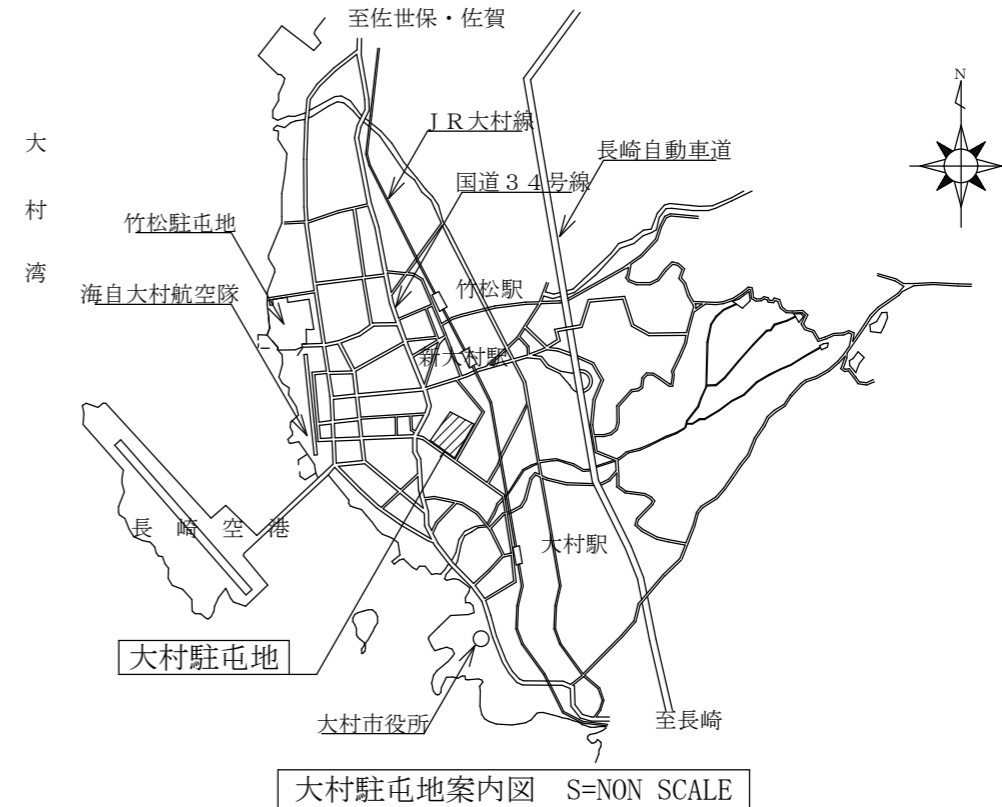


件名	大村駐屯地消防用設備等点検役務				
図面名称	仕様書・案内図・配置図				
縮尺	図示	図面番号	2 / 4	作成年月日	令和8年6月1日
陸上自衛隊 大村駐屯地業務隊 管理科					

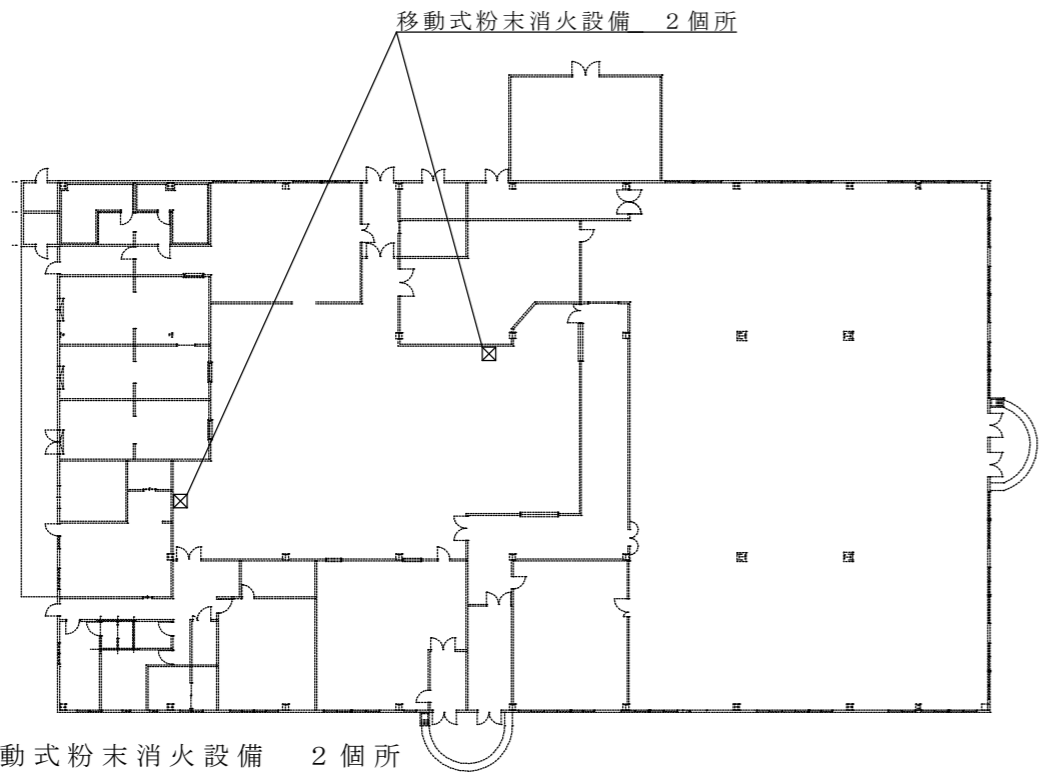


108号建物 S=1:500

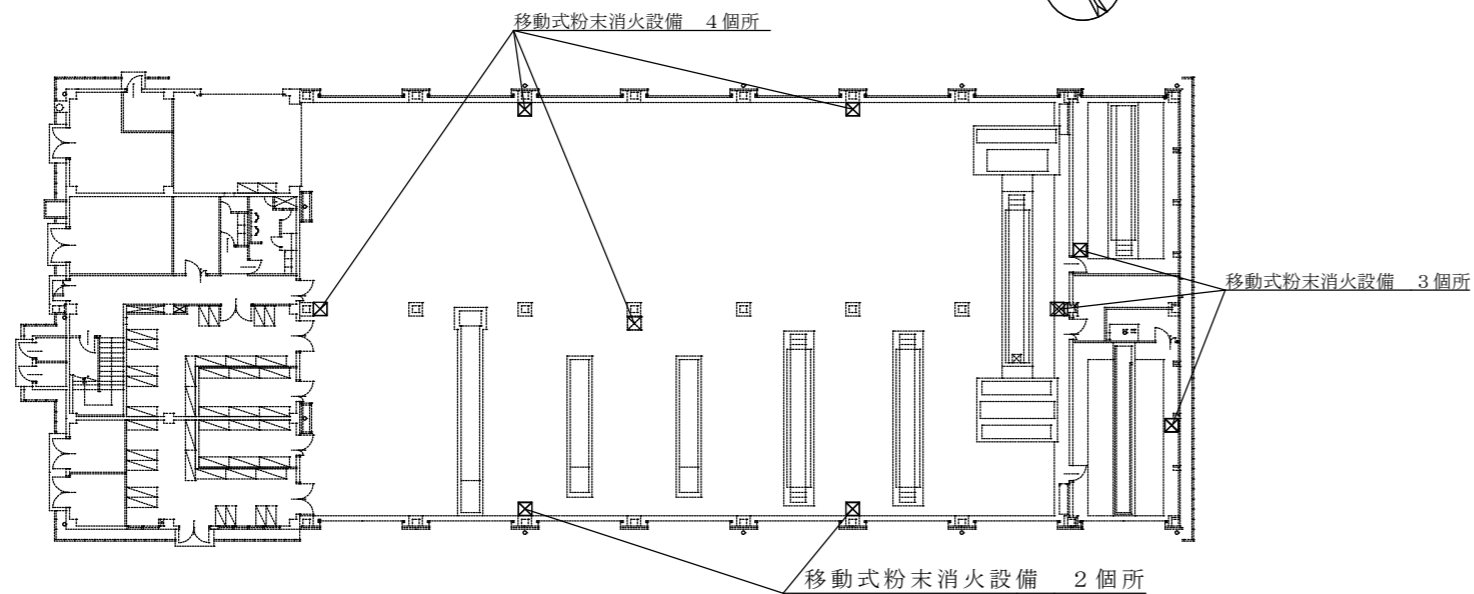

145号建物 S=1:400

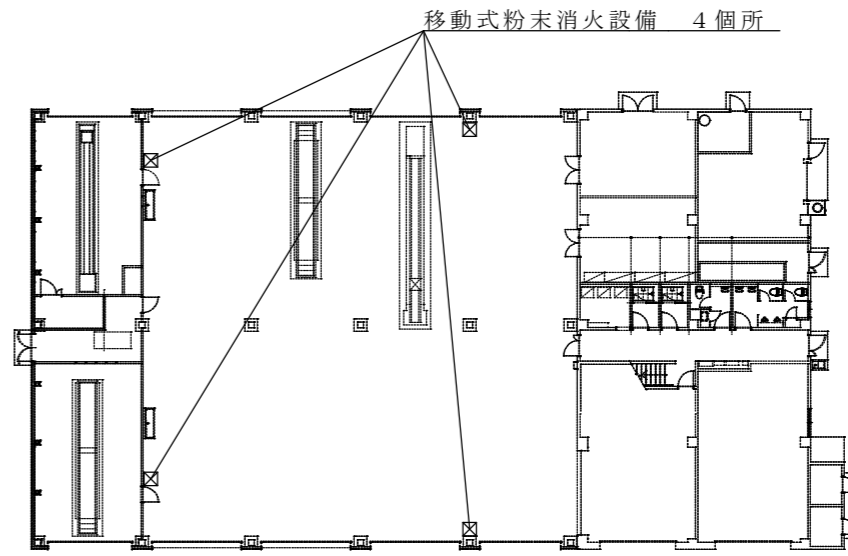


147号建物 S=1:450

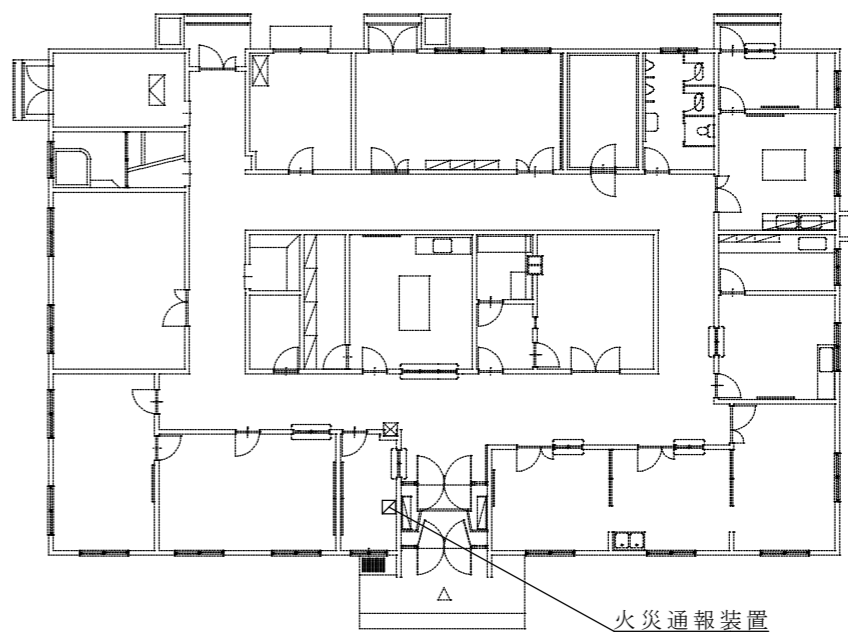


116号医務室 S=1:250


件名	大村駐屯地消防用設備等点検役務				
図面名称	建物平面図				
縮尺	図示	図面番号	3 / 4	作成年月日	令和8年6月1日
陸上自衛隊 大村駐屯地業務隊 管理科					

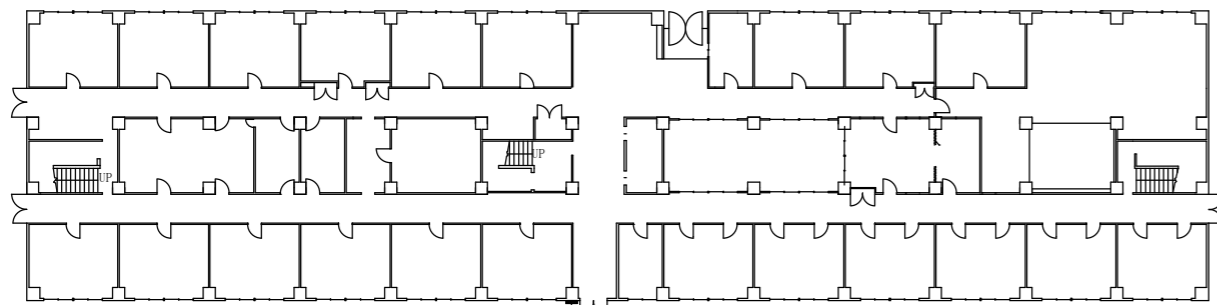


137号建物1階平面図 S=1:500

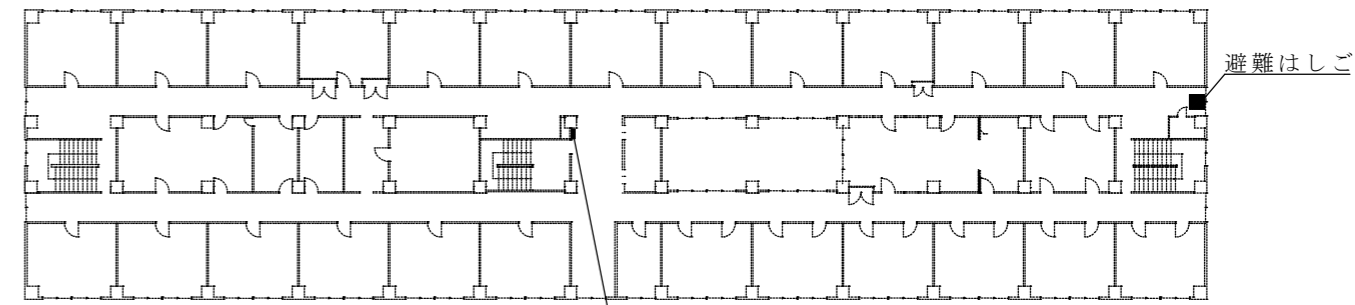

137号建物2・3階平面図 S=1:500

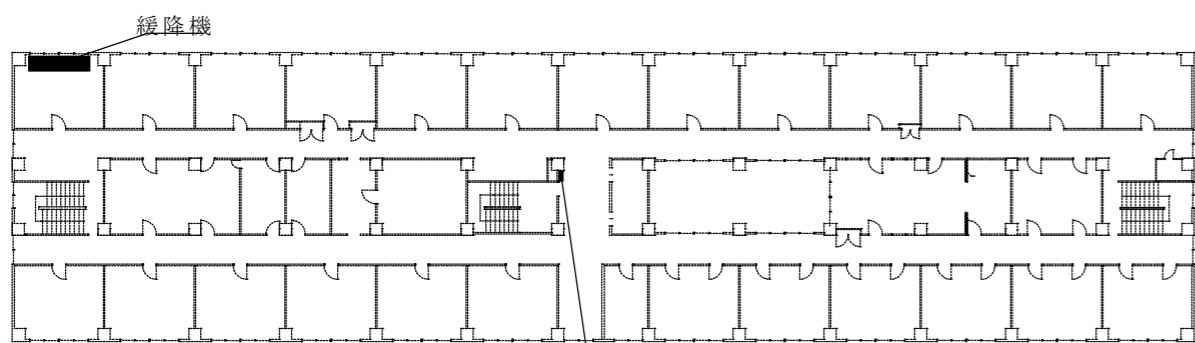

137号建物4～6階平面図 S=1:500

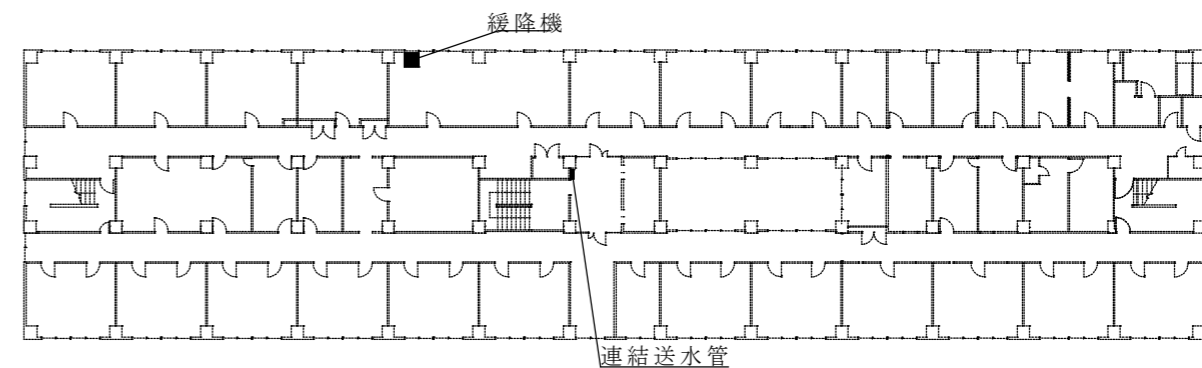

137号建物7階平面図 S=1:500

件名	大村駐屯地消防用設備等点検役務				
図面名称	建物平面図				
縮尺	図示	図面番号	4 / 4	作成年月日	令和8年6月1日
	陸上自衛隊 大村駐屯地業務隊 管理科				