

仕 様 書

3号建物非常警報設備操作部交換役務

仕様書番号

営8-14

作成年月日

令和8年5月22日

作成者

中央輸送隊 管理科

1 適用範囲

この仕様書については、陸上自衛隊横浜駐屯地で実施する「3号建物非常警報設備操作部交換役務」について適用する。

2 所在地及び対象施設

所在地

神奈川県横浜市保土ヶ谷区岡沢町273番地

対象施設

3号建物 1F

3 役務概要

非常警報設備操作部交換 . . . 1台

4 一般事項

- (1) 本仕様書は3号建物非常警報設備操作部交換役務について適用する。
- (2) 本役務は、本仕様書によるほか国土交通省制定「公共建築工事標準仕様書(電気設備工事編)」(最新版)、消防法並びに関係法令による。
- (3) 本仕様書及び図面に疑義が生じた場合には、監督官と協議を行い指示に従うこと。
- (4) 役務実施に際して、隊員及び部外者等に障害等を与えた場合又は施設等に損傷を与えた場合は、請負者の責任において補償及び復旧すること。
- (5) 現場の収まり等により軽微な変更の必要性が生じた時は、監督官と調整しその都度指示に従うこと。ただし請負金額・工期等の変更は行わないものとする。
- (6) 使用材料は仮設材を除きすべて新品とし、監督官の検査を受け合格したものを使用すること。
- (7) 請負業者は現場代理人等を指定し、関係法令に基づき現場の管理を十分に行い防災に努めること。
- (8) 役務場所及び許可された場所以外への無断立入等は厳禁とする。
- (9) 役務写真は、着手前・作業中・完成及び隠蔽となる箇所・主要な段階の役務状況・使用材料・その他監督官の指示するものをサービス版サイズで整理し、1部を提出すること。
- (10) 役務に必要な申請及び提出書類は官側の示す様式で作成し提出すること。
- (11) 役務に伴う発生材については、金属と非金属に分別し、金属類は横浜駐屯地内の官側の指定する場所へ搬入・集積し非金属類は請負者が適切に処理すること。

| | | | |
|------|-------------------|------|-------|
| 件名 | 3号建物非常警報設備操作部交換役務 | 縮尺 | |
| 図面名称 | 仕様書 | 図面番号 | 1 / 3 |


- (12) 役務に際して作業現場の後片付け及び清掃を行うこと。
- (13) 役務に使用する電気及び水等は請負業者にて準備すること。
- (14) 役務完了後、監督官の指示する書類等を提出し、検査官の検査を受け検査合格をもって完了とする。ただし、不合格の場合は、速やかに不備事項の手直しを行い再検査を受けるものとする。

5 特記事項


- (1) 本役務で交換する対象機器については下記のとおりとする。

| 品 名 | 規 格 | 数 量 | 備 考 |
|--------------|---------------------|-----|---------|
| 撤去：非常警報設備操作部 | ニッタン HP-1LA-A-E | 1台 | / |
| 新設：非常警報設備操作部 | ニッタン HP-1LF-05-1 | 1台 | 同等品以上含む |

- (2) 所轄消防署への申請等の届出手続きが必要となった際は、請負業者の責任で行うこととし、それに係る費用を負担すること。
- (3) 役務に関する作業者は、対象設備に関する甲種消防設備士の有資格者及び電気工事士の有資格者とし、資格者の写しを監督官に提示すること。
- (4) 配線等の接続については、適合する端子又はコネクタを使用すること。また、接続箇所には、符号又は番号を表示するものとする。
- (5) 作業後、接地抵抗及び絶縁抵抗試験を実施し、試験成績表を提出すること。
- (6) 横浜駐屯地案内図については、下図のとおりとする。

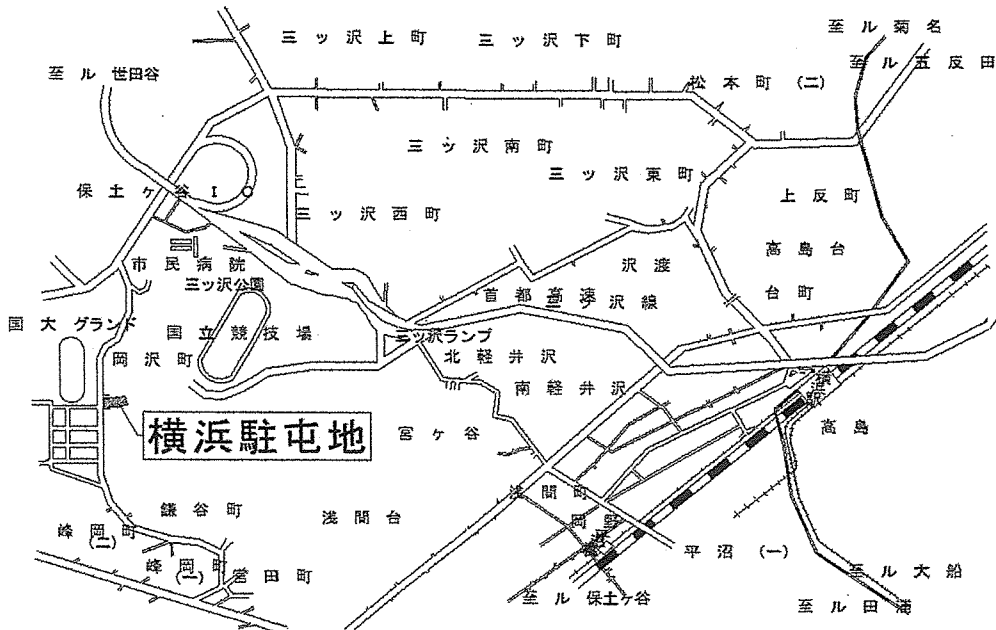


| | | | |
|------|-------------------|------|-------|
| 件 名 | 3号建物非常警報設備操作部交換役務 | 縮 尺 | / |
| 図面名称 | 仕様書 | 図面番号 | 2 / 3 |

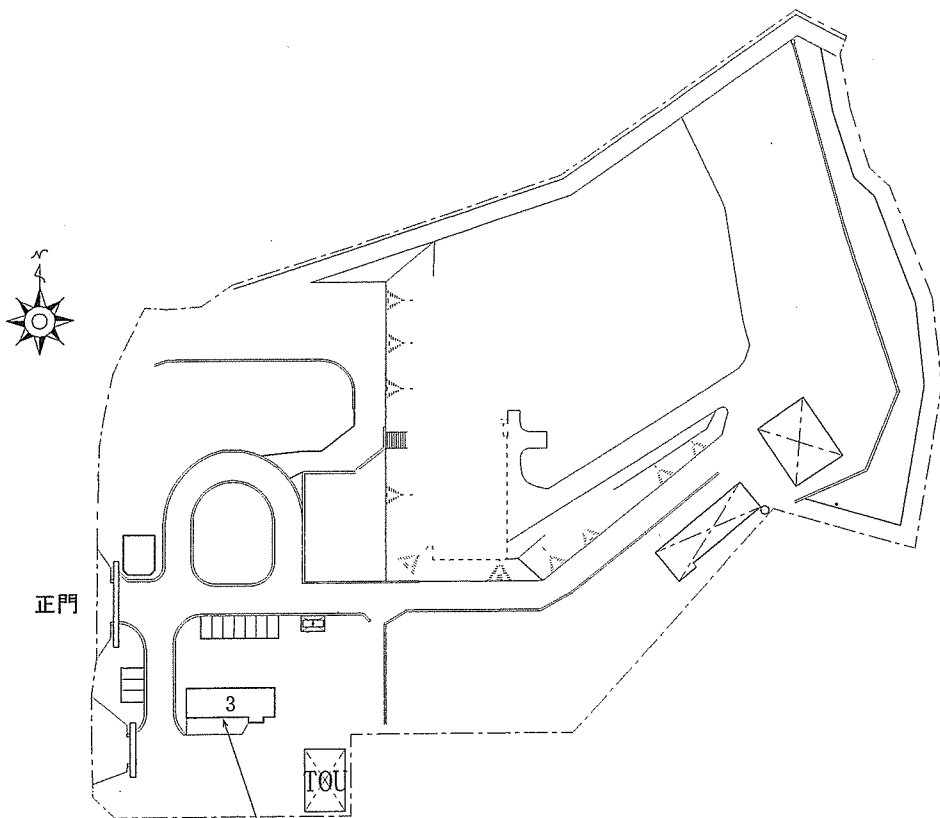

該当建物 (3号建物)

駐屯地配置図 1 : X

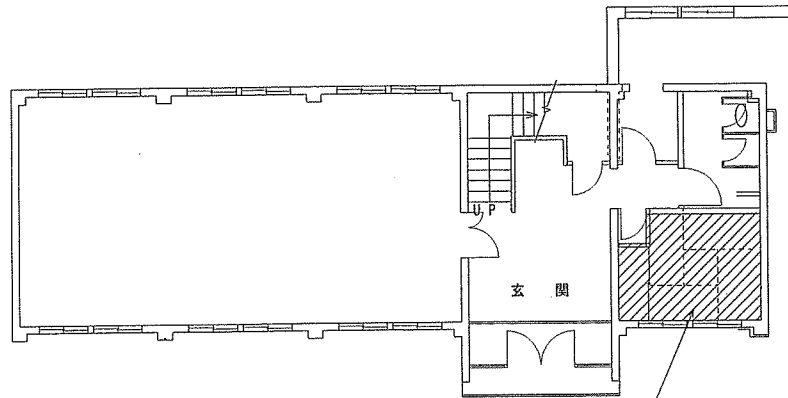

該当箇所 (処理隊更衣室)

3号建物1F平面図 1 : X

| 対象機器名称 | 規格等 | 数量 | 備考 |
|--------------|------------------|----|---------|
| 撤去：非常警報設備操作部 | ニッタン HP-1LA-A-E | 1台 | |
| 新設：非常警報設備操作部 | ニッタン HP-1LF-05-1 | 1台 | 同等品以上含む |

| | | | |
|------|-------------------|------|-------|
| 件名 | 3号建物非常警報設備操作部交換役務 | 図面番号 | 3 / 3 |
| 図面名称 | 駐屯地配置図、平面図 | 縮尺 | |